

CORNER LOFTS

VERKOOPTTEKENINGEN

>
PROJECT
3130

>
DOC NR
VK000

>
STATUS
DEFINITIEF

>
DATUM
17.01.2025


>
REVISIE

TYPE KOMT VOOR BIJ BOUWNUMMERS:

01.01 - 1e verdieping

02.01 - 2e verdieping

TYPE 1

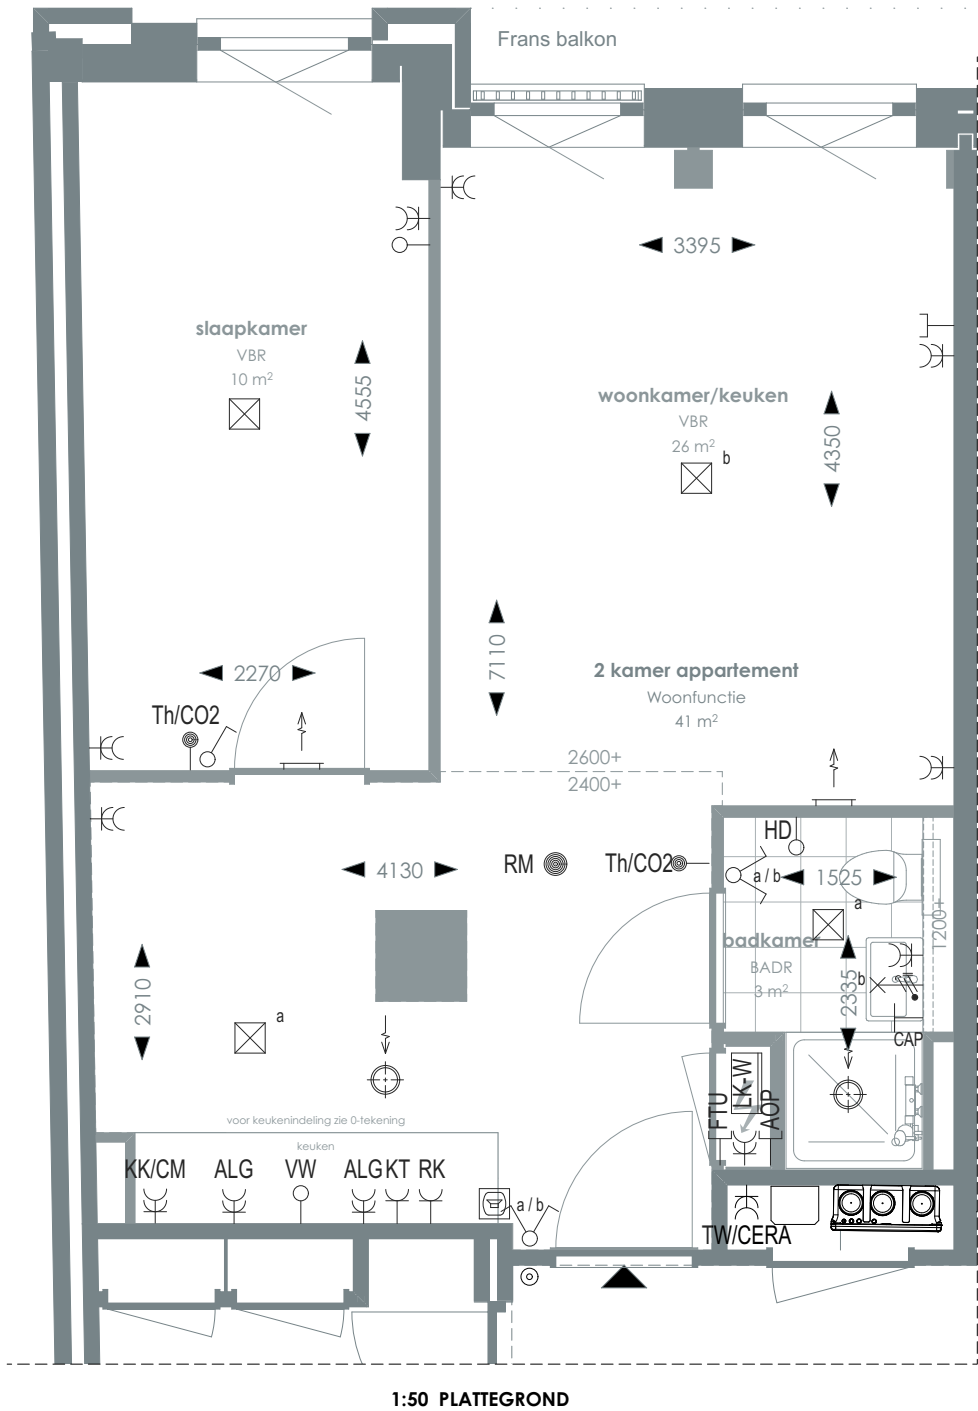

1:50 PLATTEGROND

RENVOOI

	Videofoon		Rookmelder		Enkelvoudige, dubbele wandcontactdoos
	Centraal aardpunt		Enkelpolige, serie schakelaar		Media
	Onbedraad, bedraad aansluitpunt		Radiator		Toevoerventilatie (wand) Verwarming/koeling
	Verdeelkast t.b.v. licht en kracht installatie		Bel drukknop aangesloten op videofoon		Afzuigventilatie (wand)
	Centraaldoos		Cera ventilatiesysteem Tapwater afleverzet		Afzuigventilatie (plafond)

AOP	Abonnee Overname Punt	FTU	Fiber Termination Unit	RK	Recirculatiekap 2250 mm +vl
CAP	Centraal aardpunt	HD	Loze leiding aansluiting elektrische handdoekradiator (kopersoptie)	RM	Rookmelder
CERA	Ventilatie unit	KT	Kooktoestel 100 mm +vl	TW	Tapwater 1500 mm +vl
TH/CO2	CO2-opnemer / Thermostaat 1500 mm +vl	KK/CM	Koelkast / Combi oven magnetron	VW	Vaatwasser 100 mm +vl
Overige hoogtes schakelmateriaal:					
-Wandcontactdozen & aansluitpunten algemeen 300mm +vl					
-Schakelaars 1050mm +vl					
-Wandcontactdozen boven aanrecht en wastafel					
-Aansluitpunt wandverlichting 1800mm +vl					
-Wandcontactdoos recirculatiekap 2250mm +vl					
-Videofoon en bedrukker 1500mm +vl					

SYMBOLEN

	Meterkast		Toilet
	Entree		Wastafel & planchet vl+1.200
	Vloerregelwerk		Douchebak
	Plafondovergang		

> Voor positie appartement zie overzichtstekeningen


CORNER LOFTS
DEN HAAG

>
VERKOOPTEKENINGEN
2 KAMER APPARTEMENT TYPE 1

>	>
DOC NR	STATUS
VK001	DEFINITIEF

>	>	>
DATUM	SCHAAL	PROJECT
17.01.2025	1:50	3130
>	>	
REVISIE	FORMAAT	
	A3	



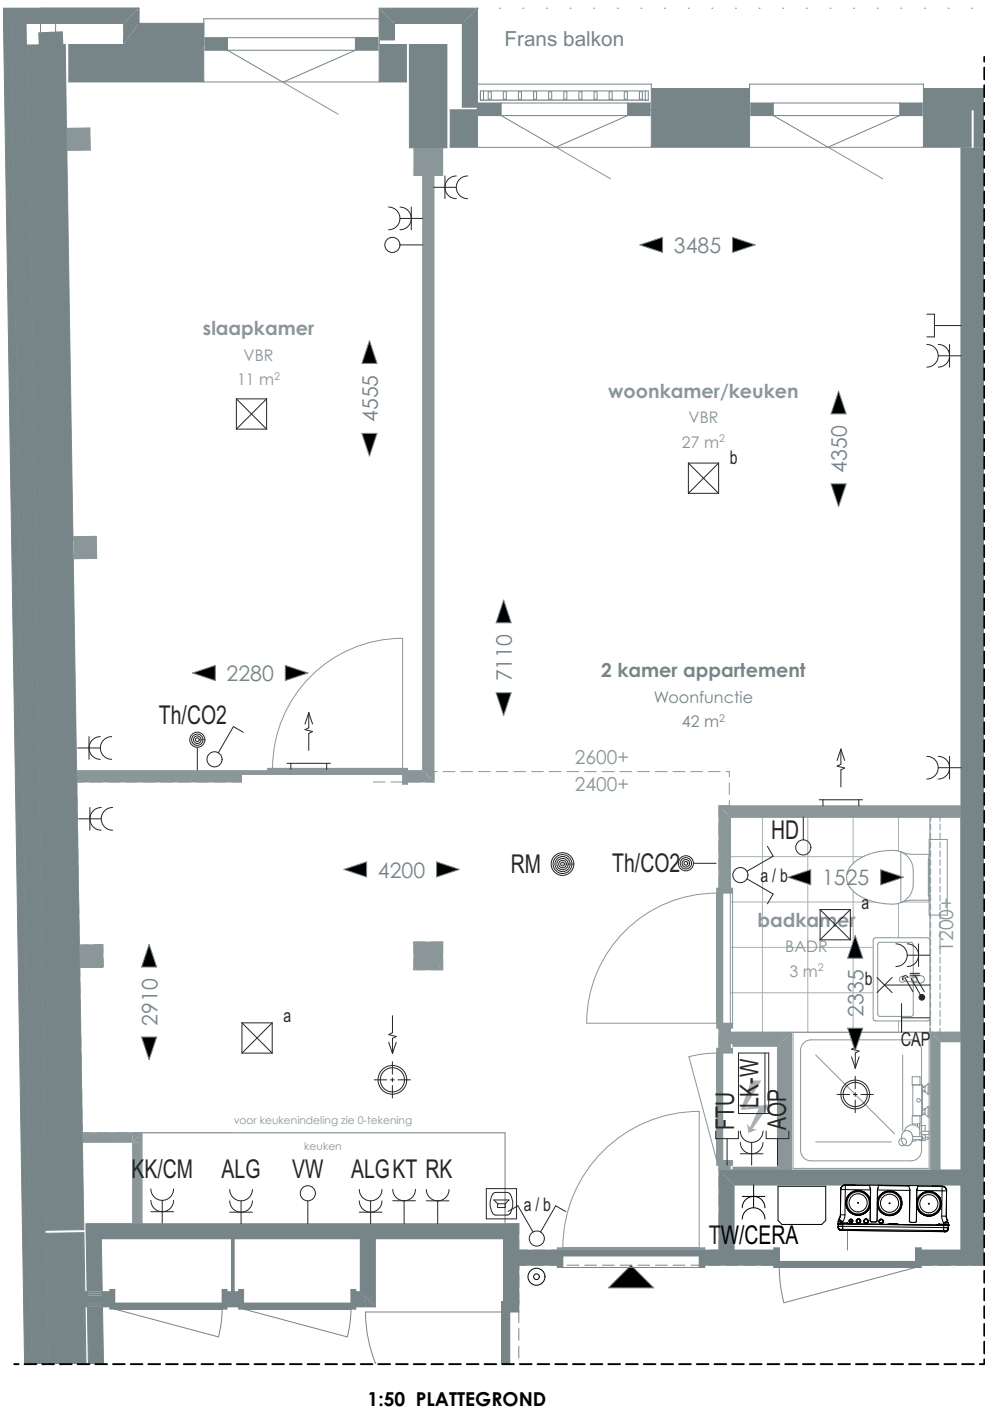

RENVOOI

	Videofoon		Rookmelder		Enkelvoudige, dubbele wandcontactdoos
	Centraal aardpunt		Enkelpolige, serie schakelaar		Media
	Onbedraad, bedraad aansluitpunt		Radiator		Toevoerventilatie (wand) Verwarming/koeling
	Verdeelkast t.b.v. licht en kracht installatie		Bel drukknop aangesloten op videfoon		Afzuigventilatie (wand)
	Centraaldoos		Cera ventilatiesysteem Tapwater afleverzet		Afzuigventilatie (plafond)

AOP	Abonnee Overname Punt	FTU	Fiber Termination Unit	RK	Recirculatiekap 2250 mm +vl
CAP	Centraal aardpunt	HD	Loze leiding aansluiting elektrische handdoekradiator (kopersoptie)	RM	Rookmelder
CERA	Ventilatie unit	KT	Kooktoestel 100 mm +vl	TW	Tapwater 1500 mm +vl
TH/CO2	CO2-opnemer / Thermostaat 1500 mm +vl	KK/CM	Koelkast / Combi oven magnetron	VW	Vaatwasser 100 mm +vl
Overige hoogtes schakelmateriaal:					
-Wandcontactdozen & aansluitpunten algemeen 300mm +vl					
-Schakelaars 1050mm +vl					
-Wandcontactdozen boven aanrecht en wastafel					
-Aansluitpunt wandverlichting 1800mm +vl					
-Wandcontactdoos recirculatiekap 2250mm +vl					
-Videfoon en beeldrukker 1500mm +vl					

SYMBOLEN

	Meterkast		Toilet
	Entree		Wastafel & planchet vl+1.200
	Vloerregelwerk		Douchebak
	Plafondovergang		

Voor positie appartement zie overzichtstekeningen

CORNER LOFTS
DEN HAAG

VERKOOPTEKENINGEN
2 KAMER APPARTEMENT TYPE 1A

DOC NR
VK001A

STATUS
DEFINITIEF

DATUM
17.01.2025

SCHAAL
1:50

PROJECT
3130

REVISIE

FORMAAT
A3




TYPE KOMT VOOR BIJ BOUWNUMMERS:

01.02 - 1e verdieping

02.02 - 2e verdieping

TYPE 2

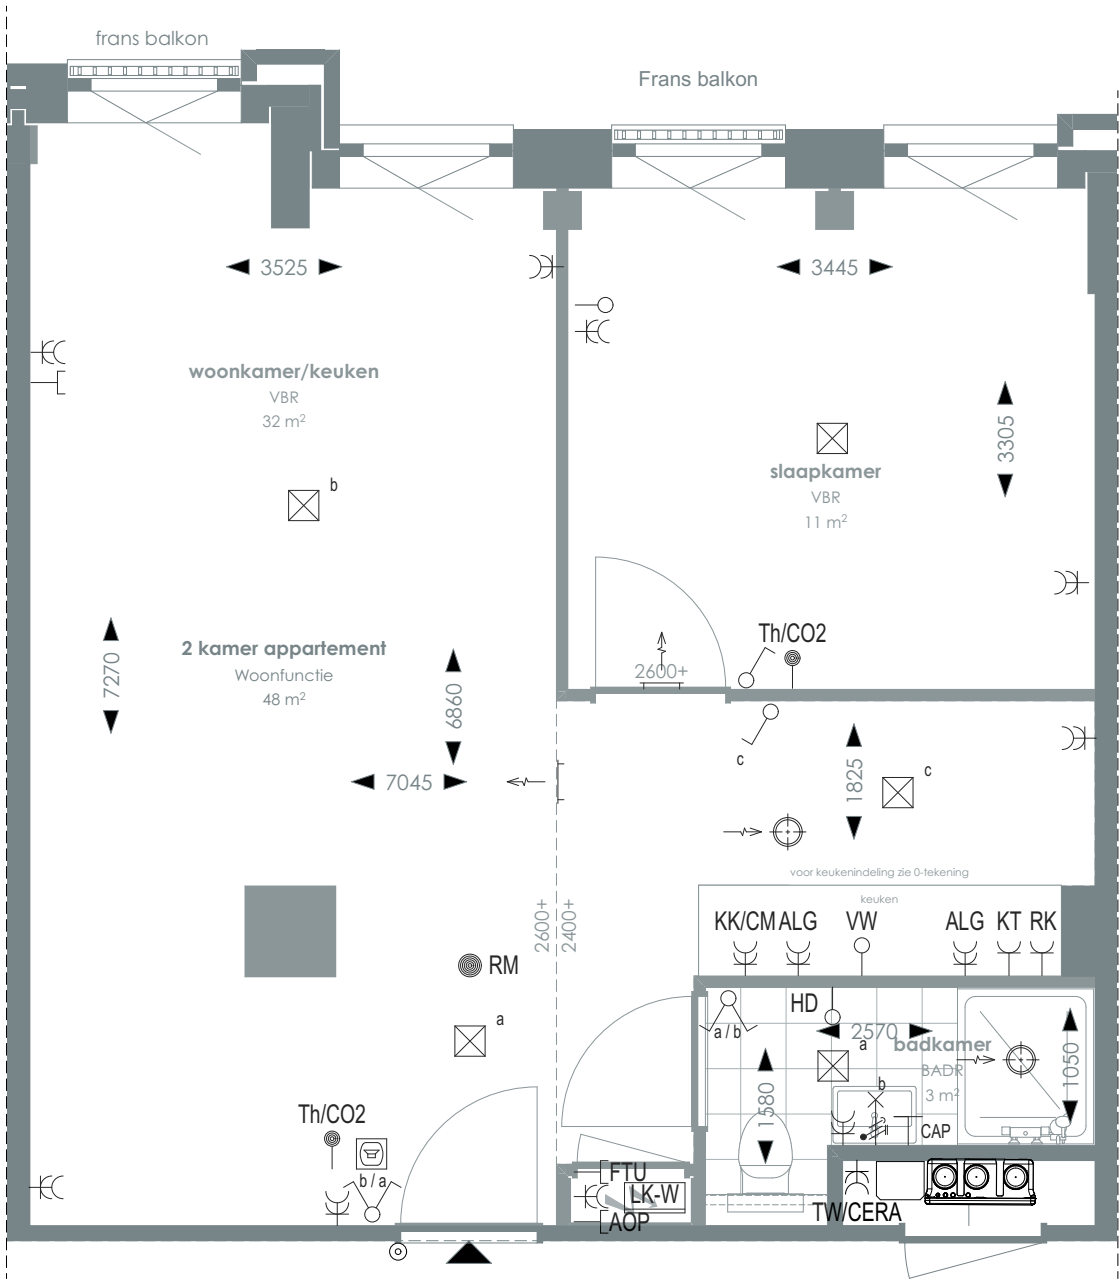

1:50 PLATTEGROND

RENVOOI

	Videofoon		Rookmelder		Enkelvoudige, dubbele wandcontactdoos
	Centraal aardpunt		Enkelpolige, serie schakelaar		Media
	Onbedraad, bedraad aansluitpunt		Radiator		Toevoerventilatie (wand) Verwarming/koeling
	Verdeelkast t.b.v. licht en kracht installatie		Bel drukknop aangesloten op videofoon		Afzuigventilatie (wand)
	Centraaldoos		Cera ventilatiesysteem Tapwater afleverzet		Afzuigventilatie (plafond)

AOP	Abonnee Overname Punt	FTU	Fiber Termination Unit	RK	Recirculatiekap 2250 mm +vi
CAP	Centraal aardpunt	HD	Loze leiding aansluiting elektrische handdoekradiator (kopersoptie)	RM	Rookmelder
CERA	Ventilatie unit	KT	Kooktoestel 100 mm +vi	TW	Tapwater 1500 mm +vi
TH/CO2	CO2-opnemer / Thermostaat 1500 mm +vi	KK/CM	Koelkast / Combi oven magnetron	VW	Vaatwasser 100 mm +vi
Overige hoogtes schakelmateriaal:					
-Wandcontactdozen & aansluitpunten algemeen 300mm +vi					
-Schakelaars 1050mm +vi					
-Wandcontactdozen boven aanrecht en wastafel					
-Aansluitpunt wandverlichting 1800mm +vi					
-Wandcontactdoos recirculatiekap 2250mm +vi					
-Videofoon en beeldrukker 1500mm +vi					

SYMBOLEN

	Meterkast		Toilet
	Entree		Wastafel & planchet vi+1.200
	Vloerregelwerk		Douchebak
	Plafondovergang		

CORNER LOFTS
DEN HAAG


VERKOOPTEKENINGEN
2 KAMER APPARTEMENT TYPE 2

>	>	
DOC NR	STATUS	
VK002	DEFINITIEF	
>	>	>
DATUM	SCHAAL	PROJECT
17.01.2025	1:50	3130
>	>	
REVISIE	FORMAAT	
	A3	



TYPE KOMT VOOR BIJ BOUWNUMMERS:
03.02 - 3e verdieping

TYPE 2A

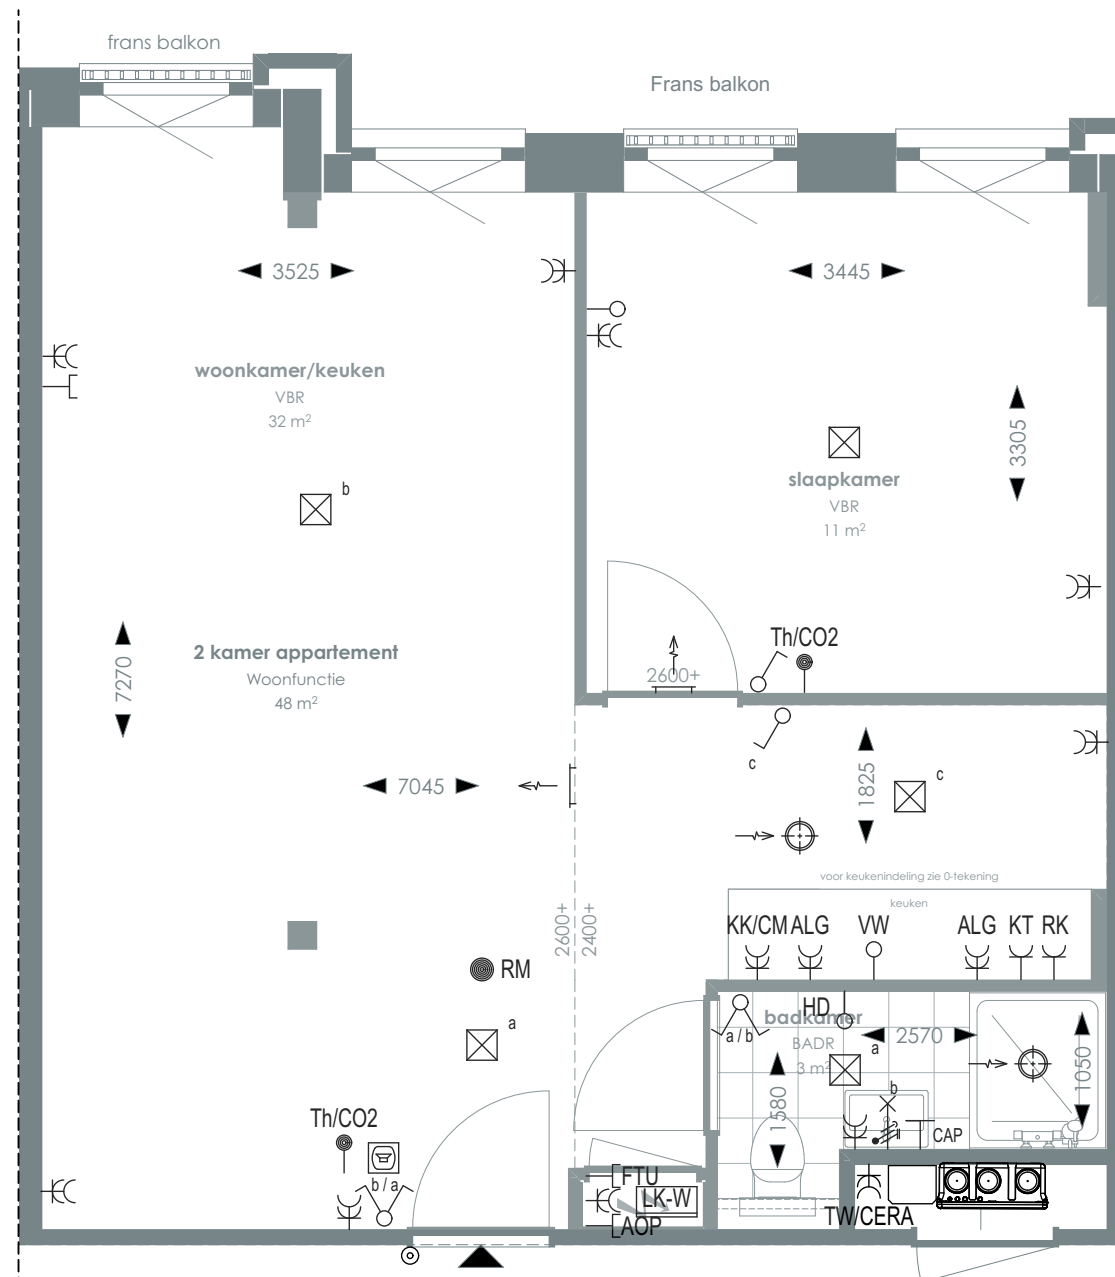

1:50 PLATTEGROND



➤ Voor positie appartement zie overzichtstekeningen

CORNER LOFTS

DEN HAAG

VERKOOPTEKENINGEN
2 KAMER APPARTEMENT TYPE 2A

> **DOC NR**
VK002A

> DATUM 17.01.2025	> SCHAAL 1:50	> PROJECT 3130
------------------------------	-------------------------	--------------------------

REVISIE

**CL. CORNER
LOFTS.**

>
RENOVOOI

	Videofoon		Rookmelder		Enkelvoudige, dubbele wandcontactdoos
	Centraal aardpunt		Enkelpolige, serie schakelaar		Media
	Onbedraad, bedraad aansluitpunt		Radiator		Toevoerventilatie (wand)
	Verdeelkast t.b.v. licht en kracht installatie		Bel drukknop aangesloten op videofoon		Verwarming/koeling
	Centraaldoos		Atzuigventilatie (wand)		Atzuigventilatie (plafond)
			Inp water (nietveilig)		
			Vervangingsventilatiesysteem		

AOP	Abonnee Overname Punt	FTU	Fiber Termination Unit	RK	Recirculatiekap 2250 mm +vl
CAP	Centraal aardpunt	HD	Loze leiding aansluiting elektrische handdoekradiator (kopersoptie)	RM	Roommelder
CERA	Ventilatie unit	KT	Kooktoestel 100 mm +vl	TW	Tapwater 1500 mm +vl
TH/CO2	CO2-opnemer / Thermostaat 1500 mm +vl	KK/CM	Koelkast / Combi oven magnetron	VW	Vaatwasser 100 mm +vl

Overige hoogtes schakelmateriaal:		-Aansluitpunt wandverlichting 1800mm +vl
-Wandcontactdozen & aansluitpunten algemeen 300mm +vl		-Wandcontactdoos recirculatiekap 2250mm +vl
-Schakelaars 1050mm +vl		-Videofoon en beeldruiker 1500mm +vl
-Wandcontactdozen boven aanrecht en wastafel		

> SYMBOLEN


	Meterkast		Toliet
	Entree		Wastafel & planchet vi+1.200
	Vloertegelwerk		Douchebak
	Plafondovergang		

TYPE KOMT VOOR BIJ BOUWNUMMERS:

01.03 - 1e verdieping

02.03 - 2e verdieping

TYPE 3

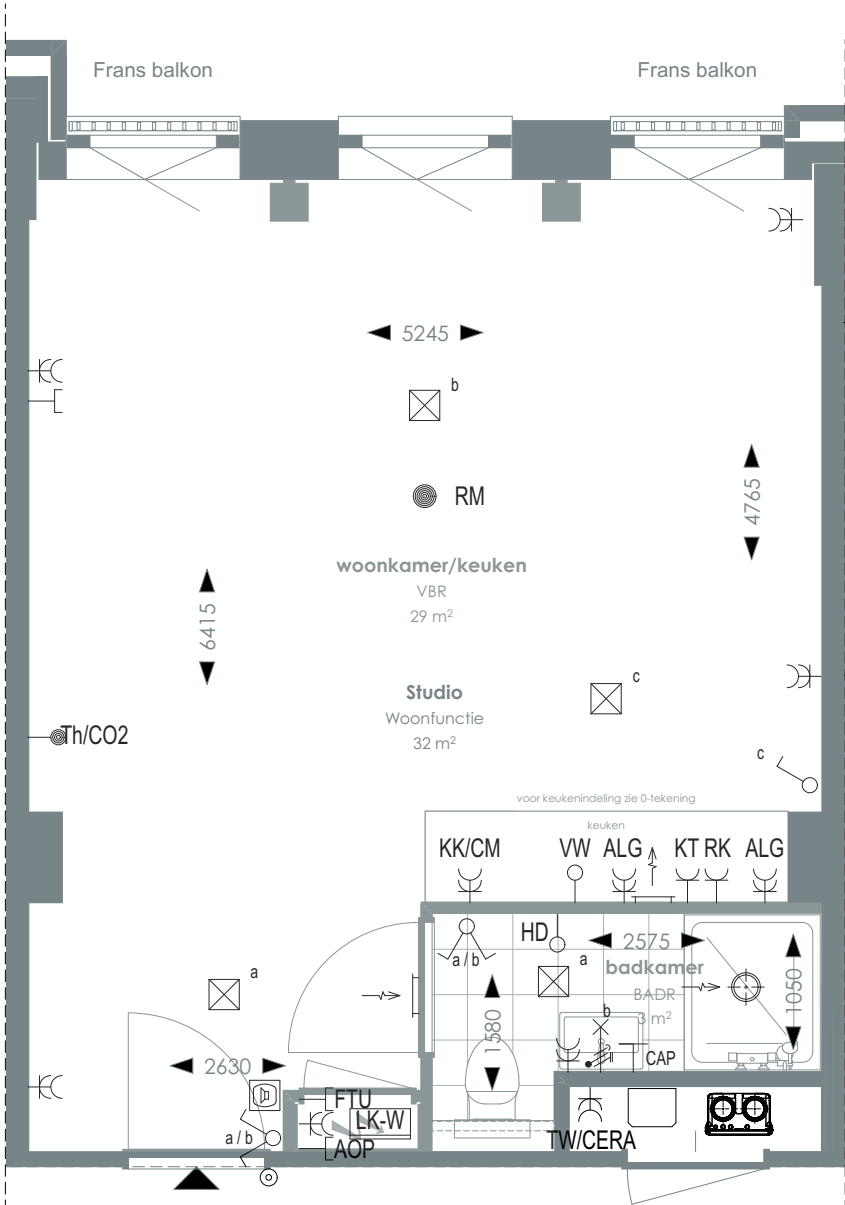

1:50 PLATTEGROND

RENVOOI

	Videofoon		Rookmelder		Enkelvoudige, dubbele wandcontactdoos
	Centraal aardpunt		Enkelpolige, serie schakelaar		Media
	Onbedraad, bedraad aansluitpunt		Radiator		Toevoerventilatie (wand)
	Verdeelkast t.b.v. licht en kracht installatie		Bel drukknop aangesloten op videfoon		Afzuigventilatie (wand)
	Centraaldoos		Cera ventilatiesysteem Tapwater afleverzet		Afzuigventilatie (plafond)

AOP	Abonnee Overname Punt	FTU	Fiber Termination Unit	RK	Recirculatiekap 2250 mm +vl
CAP	Centraal aardpunt	HD	Loze leiding aansluiting elektrische handdoekradiator (kopersoptie)	RM	Rookmelder
CERA	Ventilatie unit	KT	Kooktoestel 100 mm +vl	TW	Tapwater 1500 mm +vl
TH/CO2	CO2-opnemer / Thermostaat 1500 mm +vl	KK/CM	Koelkast / Combi oven magnetron	VW	Vaatwasser 100 mm +vl
Overige hoogtes schakelmateriaal: -Wandcontactdozen & aansluitpunten algemeen 300mm +vl -Schakelaars 1050mm +vl -Wandcontactdozen boven aanrecht en wastafel -Aansluitpunt wandverlichting 1800mm +vl -Wandcontactdoos recirculatiekap 2250mm +vl -Videfoon en beeldrukker 1500mm +vl					

SYMBOLEN

	Meterkast		Toilet
	Entree		Wastafel & planchet vl+1.200
	Vloeregelwerk		Douchebak
	Plafondovergang		

> Voor positie appartement zie overzichtstekeningen

CORNER LOFTS

DEN HAAG

> VERKOOPTEKENINGEN
STUDIO TYPE 3

> DOC NR
VK003

> STATUS
DEFINITIEF

> DATUM
17.01.2025

> SCHAAL
1:50

> PROJECT
3130


> REVISIE

> FORMAAT
A3



TYPE KOMT VOOR BIJ BOUWNUMMERS:
03.03 - 3e verdieping

TYPE 3A

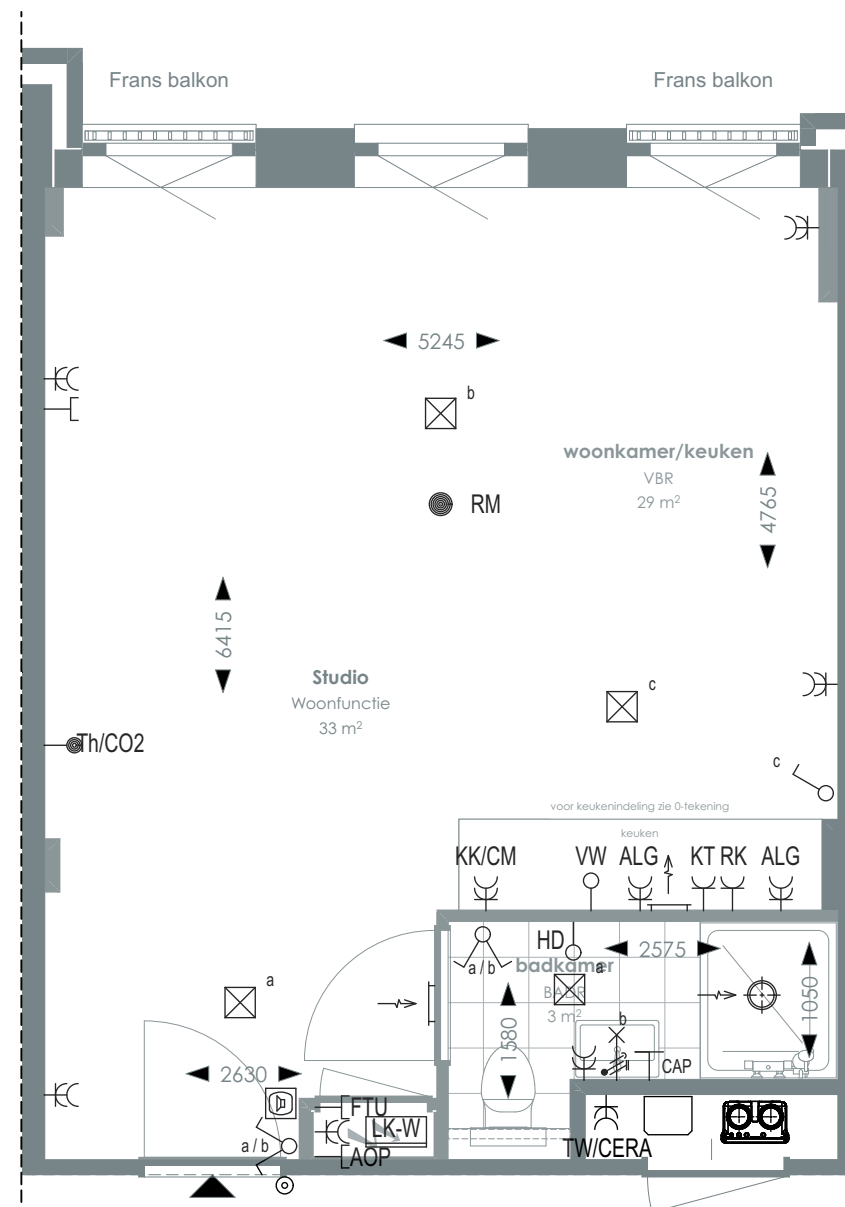

1:50 PLATTEGROND



➤ Voor positie appartement zie overzichtstekeningen

CORNER LOFTS

DEN HAAG

VERKOOPTEKENINGEN
STUDIO TYPE 3A

>
DOC NR
VK003A

>
STATUS
DEFINITIEF

>
DATUM
17.01.2025

➤
SCHAAL
1:50

>
PROJECT
3130

➤
REVISIE

>
FORMAAT
A3

>
RENVOOI

>
SYMBOLEN

	Videofoon		Rookmelder		Enkelvoudige, dubbele wandcontactdoos
	Centraal aardpunt		Enkelpolige, serie schakelaar		Media
	Onbedraad, bedraad aansluitpunt		Radiator		Toevoerventilatie (wand) Verwarming/koeling
	Verdeelkast t.b.v. licht en kracht installatie		Bel drukknop aangesloten op videofoon		Afzuigventilatie (wand)
	Centraaldoos		Open ventilatiesysteem tapwater (nietverwarmd)		Afzuigventilatie (plafond)

AOP	Abonnee Overname Punt	FTU	Fiber Termination Unit	RK	Recirculatiekap 2250 mm +vl
CAP	Centraal aardpunt	HD	Loze leiding aansluiting elektrische handdoekradiator (kopersoptie)	RM	Rookmelder
CERA	Ventilatie unit	KT	Kooktoestel 100 mm +vl	TW	Tapwater 1500 mm +vl
TH/CO2	CO2-opnemer / Thermostaat 1500 mm +vl	KK/CM	Koelkast / Combi oven magnetron	VW	Vaatwasser 100 mm +vl

Overige hoogtes schakelmateriaal:		-Aansluitpunt wandverlichting 1800mm +vl
-Wandcontactdozen & aansluitpunten algemeen 300mm +vl		-Wandcontactdoos recirculatiekap 2250mm +vl
-Schakelaars 1050mm +vl		-Videofoon en beeldruiker 1500mm +vl
-Wandcontactdozen boven aanrecht en wastafel		

	Meterkast		Toilet
	Entree		Wastafel & planchet vi+1.200
	Vloertegelwerk		Douchebak
	Plafondovergang		




TYPE KOMT VOOR BIJ BOUWNUMMERS:

01.04 - 1e verdieping

02.04 - 2e verdieping

TYPE 4

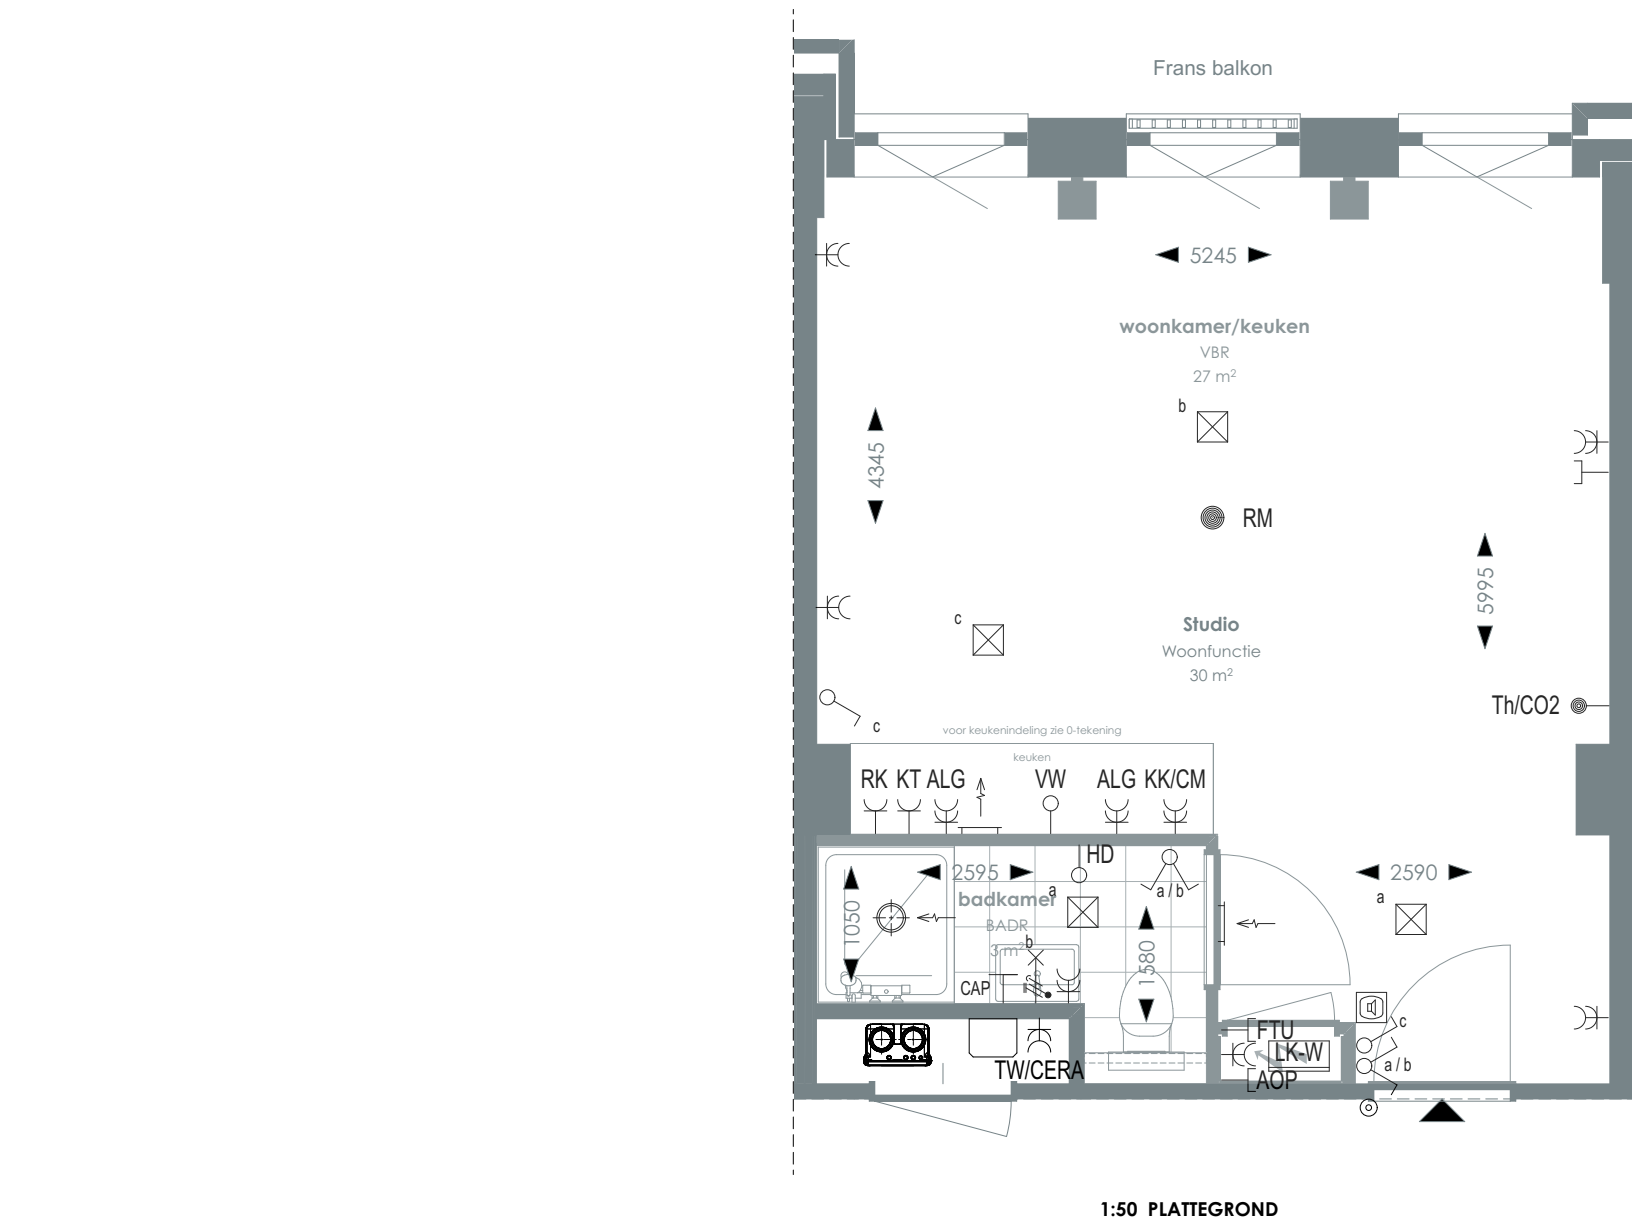

1:50 PLATTEGROND

RENOVOOI

	Videofoon		Rookmelder		Enkelvoudige, dubbele wandcontactdoos
	Centraal aardpunt		Enkelpolige, serie schakelaar		Media
	Onbedraad, bedraad aansluitpunt		Radiator		Toevoerventilatie (wand) Verwarming/koeling
	Verdeelkast t.b.v. licht en kracht installatie		Bel drukknop aangesloten op videofoon		Afzuigventilatie (wand)
	Centraaldoos		Cera ventilatiesysteem Tapwater afleverzet		Afzuigventilatie (plafond)

AOP	Abonnee Overname Punt	FTU	Fiber Termination Unit	RK	Recirculatiekap 2250 mm +vl
CAP	Centraal aardpunt	HD	Loze leiding aansluiting elektrische handdoekradiator (kopersoptie)	RM	Rookmelder
CERA	Ventilatie unit	KT	Kooktoestel 100 mm +vl	TW	Tapwater 1500 mm +vl
TH/CO2	CO2-opnemer / Thermostaat 1500 mm +vl	KK/CM	Koelkast / Combi oven magnetron	VW	Vaatwasser 100 mm +vl
Overige hoogtes schakelmateriaal:					
-Wandcontactdozen & aansluitpunten algemeen 300mm +vl					
-Schakelaars 1050mm +vl					
-Wandcontactdozen boven aanrecht en wastafel					
-Aansluitpunt wandverlichting 1800mm +vl					
-Wandcontactdoos recirculatiekap 2250mm +vl					
-Videofoon en beeldrukker 1500mm +vl					

SYMBOLEN

	Meterkast		Toilet
	Entree		Wastafel & planchet vl+1.200
	Vloerregelwerk		Douchebak
	Plafondovergang		

> Voor positie appartement zie overzichtstekeningen

CORNER LOFTS
DEN HAAG

>
VERKOOPTEKENINGEN
STUDIO TYPE 4

>
DOC NR
VK004

>
STATUS
DEFINITIEF

>
DATUM
17.01.2025

>
SCHAAL
1:50

>
PROJECT
3130


>
REVISIE

>
FORMAAT
A3



TYPE KOMT VOOR BIJ BOUWNUMMERS:
03.04 - 3e verdieping

TYPE 4A

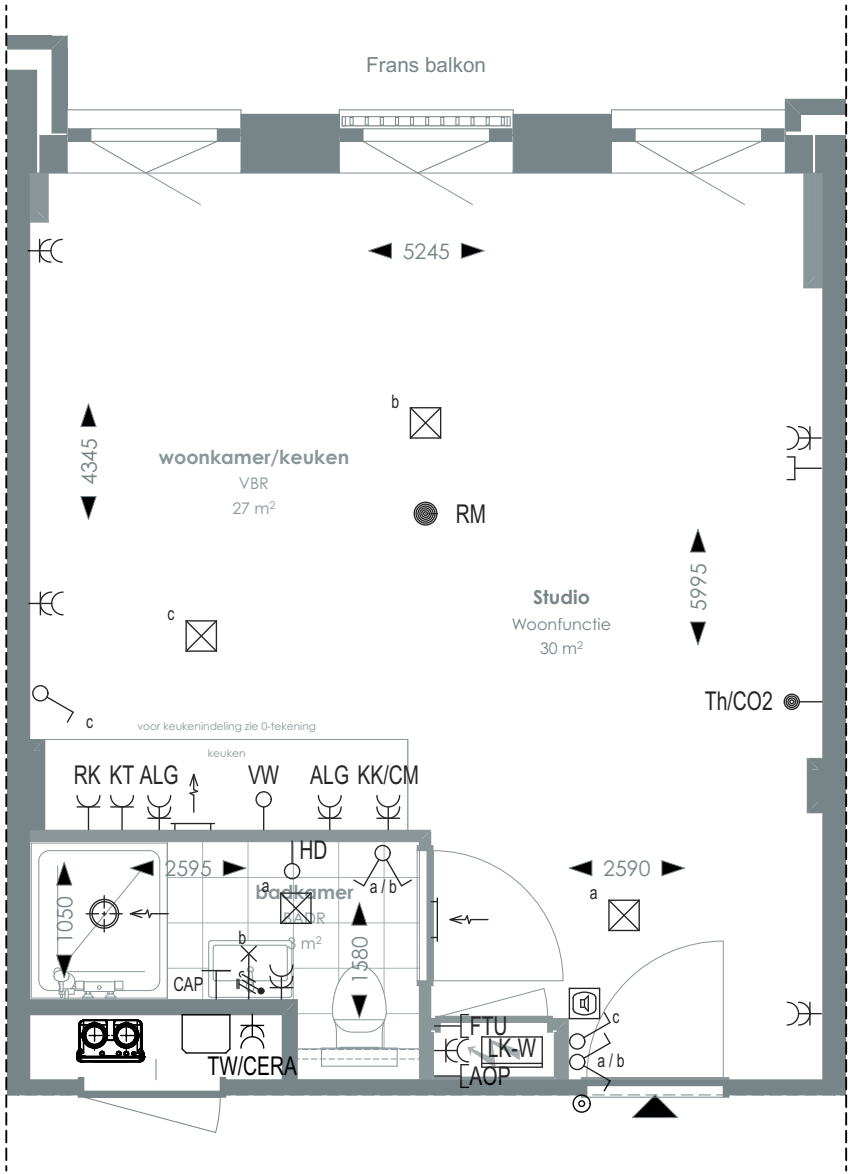

1:50 PLATTEGROND



> Voor positie appartement zie overzichtstekeningen

CORNER LOFTS
DEN HAAG

>
VERKOOPTEKENINGEN
STUDIO TYPE 4A

>
DOC NR
VK004A

>
STATUS
DEFINITIEF

>
DATUM
17.01.2025

>
SCHAAL
1:50

>
PROJECT
3130

>
REVISIE

>
FORMAAT
A3

RENVOOI

- Videofoon
- Centraal aardpunt
- Onbedraad, bedraad aansluitpunt
- Verdeelkast t.b.v. licht en kracht installatie
- Centraaldoos
- Rookmelder
- Enkelpolige, serie schakelaar
- Radiator
- Bel drukknop aangesloten op videofoon
- Cera ventilatiesysteem Tapwater afleverset
- Enkelvoudige, dubbele wandcontactdoos
- Media
- Toevoerventilatie (wand) Verwarming/koeling Afzuigventilatie (wand)
- Afzuigventilatie (plafond)

- AOP**

Abonnee Overname Punt
- CAP**

Centraal aardpunt
- CERA**

Ventilatie unit
- TH/CO2**

CO2-opnemer / Thermostaat 1500 mm +vl
- FTU**

Fiber Termination Unit
- HD**

Loze leiding aansluiting elektrische handdoekradiator (kopersoptie)
- KT**

Kooktoestel 100 mm +vl
- KK/CM**

Koelkast / Combi oven magnetron
- RK**

Recirculatiekap 2250 mm +vl
- RM**

Rookmelder
- TW**

Tapwater 1500 mm +vl
- VW**

Vaatwasser 100 mm +vl
- Overige hoogtes schakelmateriaal:**

-Wandcontactdozen & aansluitpunten algemeen 300mm +vl
-Schakelaars 1050mm +vl
-Wandcontactdozen boven aanrecht en wastafel
- Aansluitpunt wandverlichting 1800mm +vl

-Wandcontactdoos recirculatiekap 2250mm +vl

-Videofoon en beeldrukker 1500mm +vl

SYMBOLEN

- Meterkast
- Entree
- Vloertegelwerk
- Plafondovergang
- Toilet
- Wastafel & planchet vl+1.200
- Douchebak




TYPE KOMT VOOR BIJ BOUWNUMMERS:

01.05 - 1e verdieping

02.05 - 2e verdieping

TYPE 5

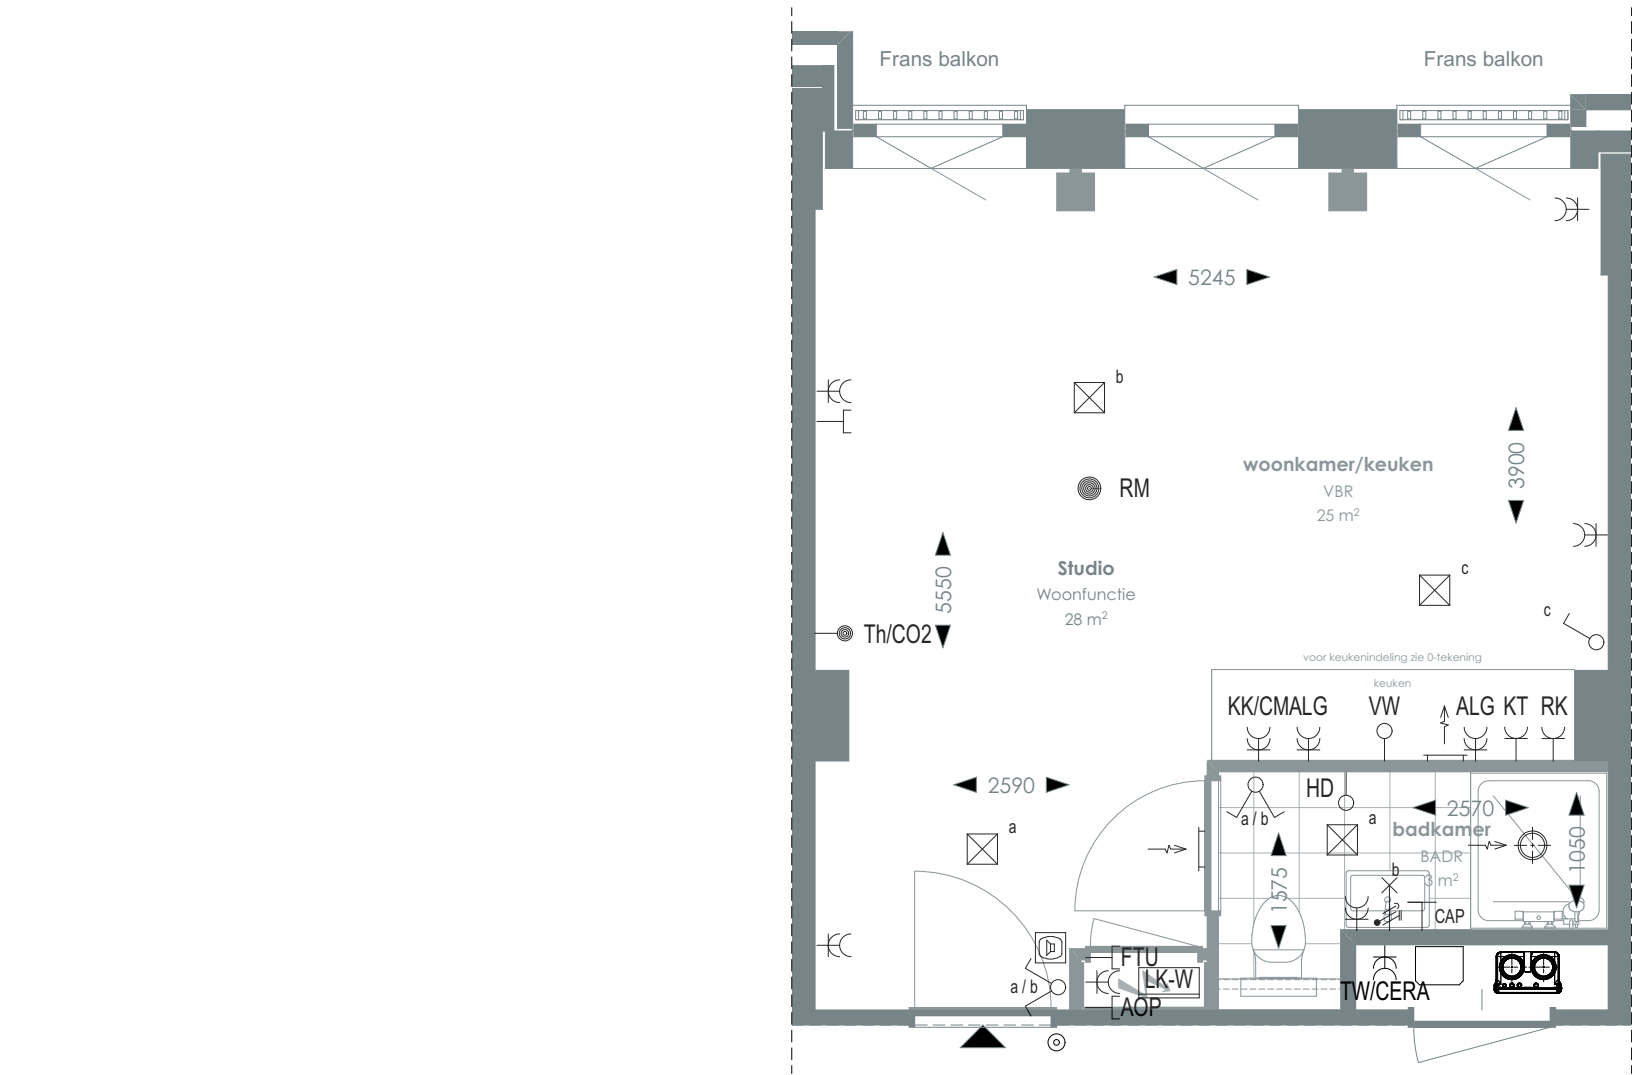

1:50 PLATTEGROND

RENVOOI

	Videofoon		Rookmelder		Enkelvoudige, dubbele wandcontactdoos
	Centraal aardpunt		Enkelpolige, serie schakelaar		Media
	Onbedraad, bedraad aansluitpunt		Radiator		Toevoerventilatie (wand)
	Verdeelkast t.b.v. licht en kracht installatie		Bel drukknop aangesloten op videofoon		Afzuigventilatie (wand)
	Centraaldoos		Cera ventilatiesysteem Tapwater afleverzet		Afzuigventilatie (plafond)

AOP	Abonnee Overname Punt	FTU	Fiber Termination Unit	RK	Recirculatiekap 2250 mm +vl
CAP	Centraal aardpunt	HD	Loze leiding aansluiting elektrische handdoekradiator (kopersoptie)	RM	Rookmelder
CERA	Ventilatie unit	KT	Kooktoestel 100 mm +vl	TW	Tapwater 1500 mm +vl
TH/CO2	CO2-opnemer / Thermostaat 1500 mm +vl	KK/CM	Koelkast / Combi oven magnetron	VW	Vaatwasser 100 mm +vl
Overige hoogtes schakelmateriaal:					
-Wandcontactdozen & aansluitpunten algemeen 300mm +vl					
-Schakelaars 1050mm +vl					
-Wandcontactdozen boven aanrecht en wastafel					
-Aansluitpunt wandverlichting 1800mm +vl					
-Wandcontactdoos recirculatiekap 2250mm +vl					
-Videofoon en beeldrukker 1500mm +vl					

SYMBOLEN

	Meterkast		Toilet
	Entree		Wastafel & planchet vl+1.200
	Vloerregelwerk		Douchebak
	Plafondovergang		

> Voor positie appartement zie overzichtstekeningen

CORNER LOFTS

DEN HAAG

> VERKOOPTEKENINGEN
STUDIO TYPE 5

> DOC NR
VK005

> STATUS
DEFINITIEF

> DATUM
17.01.2025

> SCHAAL
1:50

> PROJECT
3130


> REVISIE

> FORMAAT
A3



TYPE KOMT VOOR BIJ BOUWNUMMERS:
03.05 - 3e verdieping

TYPE 5A

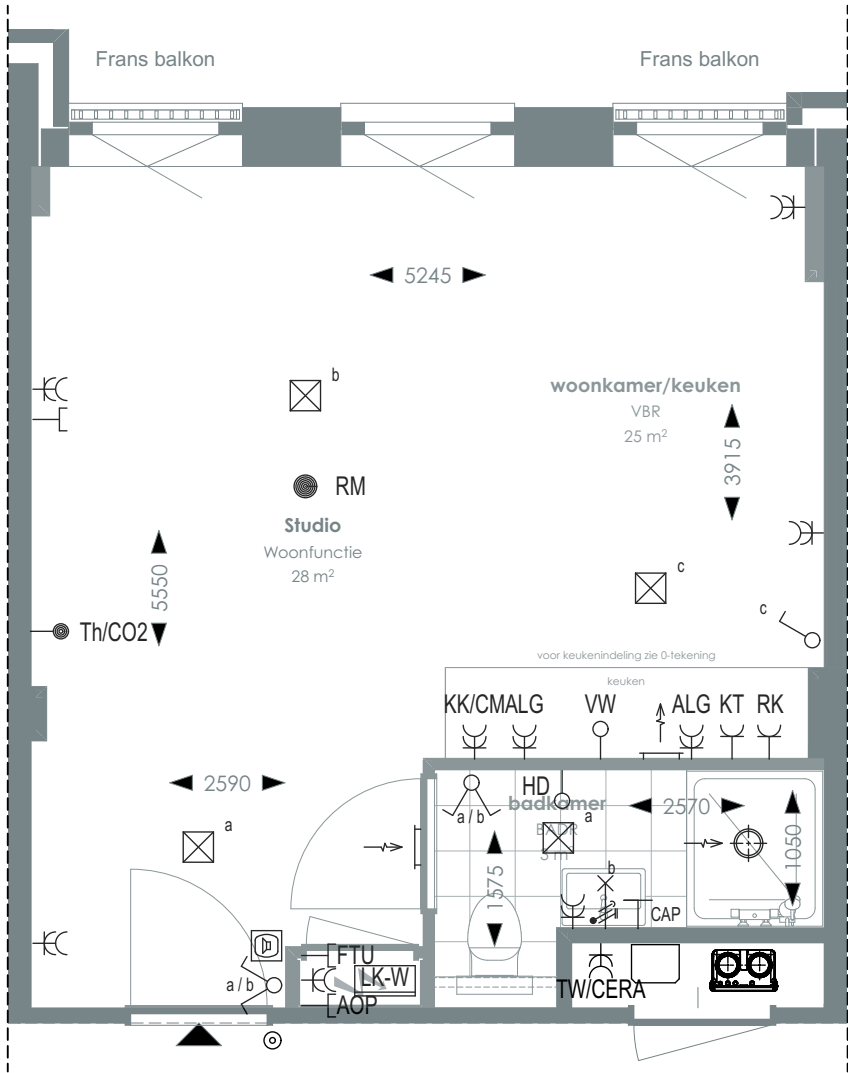

1:50 PLATTEGROND

RENVOOI

	Videofoon		Rookmelder		Enkelvoudige, dubbele wandcontactdoos
	Centraal aardpunt		Enkelpolige, serie schakelaar		Media
	Onbedraad, bedraad aansluitpunt		Radiator		Toevoerventilatie (wand) Verwarming/koeling
	Verdeelkast t.b.v. licht en kracht installatie		Bel drukknop aangesloten op videfoon		Afzuigventilatie (wand)
	Centraaldoos		Cera ventilatiesysteem Tapwater afleverzet		Afzuigventilatie (plafond)

AOP	Abonnee Overname Punt	FTU	Fiber Termination Unit	RK	Recirculatiekap 2250 mm +vl
CAP	Centraal aardpunt	HD	Loze leiding aansluiting elektrische handdoekradiator (kopersoptie)	RM	Rookmelder
CERA	Ventilatie unit	KT	Kooktoestel 100 mm +vl	TW	Tapwater 1500 mm +vl
TH/CO2	CO2-opnemer / Thermostaat 1500 mm +vl	KK/CM	Koelkast / Combi oven magnetron	VW	Vaatwasser 100 mm +vl
Overige hoogtes schakelmateriaal: -Wandcontactdozen & aansluitpunten algemeen 300mm +vl -Schakelaars 1050mm +vl -Wandcontactdozen boven aanrecht en wastafel -Aansluitpunt wandverlichting 1800mm +vl -Wandcontactdoos recirculatiekap 2250mm +vl -Videfoon en beeldrukker 1500mm +vl					

SYMBOLEN

	Meterkast		Toilet
	Entree		Wastafel & planchet vl+1.200
	Vloerregelwerk		Douchebak
	Plafondovergang		

> Voor positie appartement zie overzichtstekeningen

CORNER LOFTS
DEN HAAG

>
VERKOOPTEKENINGEN
STUDIO TYPE 5A

>
DOC NR
VK005A

>
STATUS
DEFINITIEF

>
DATUM
17.01.2025

>
SCHAAL
1:50

>
PROJECT
3130

>
REVISIE

>
FORMAAT
A3




TYPE KOMT VOOR BIJ BOUWNUMMERS:

01.06 - 1e verdieping

02.06 - 2e verdieping

TYPE 6

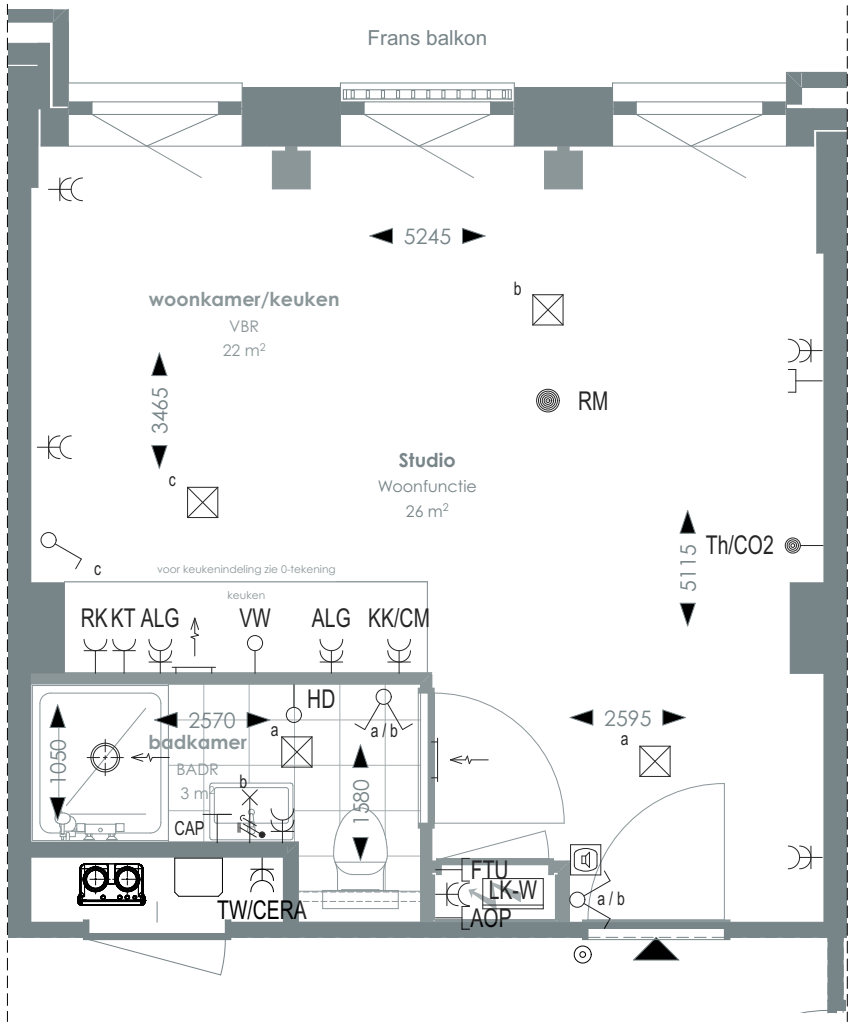

1:50 PLATTEGROND

RENVOOI

	Videofoon		Rookmelder		Enkelvoudige, dubbele wandcontactdoos
	Centraal aardpunt		Enkelpolige, serie schakelaar		Media
	Onbedraad, bedraad aansluitpunt		Radiator		Toevoerventilatie (wand) Verwarming/koeling
	Verdeelkast t.b.v. licht en kracht installatie		Bel drukknop aangesloten op videfoon		Afzuigventilatie (wand)
	Centraaldoos		Cera ventilatiesysteem Tapwater afleverzet		Afzuigventilatie (plafond)

AOP	Abonnee Overname Punt	FTU	Fiber Termination Unit	RK	Recirculatiekap 2250 mm +vl
CAP	Centraal aardpunt	HD	Loze leiding aansluiting elektrische handdoekradiator (kopersoptie)	RM	Rookmelder
CERA	Ventilatie unit	KT	Kooktoestel 100 mm +vl	TW	Tapwater 1500 mm +vl
TH/CO2	CO2-opnemer / Thermostaat 1500 mm +vl	KK/CM	Koelkast / Combi oven magnetron	VW	Vaatwasser 100 mm +vl
Overige hoogtes schakelmateriaal: -Wandcontactdozen & aansluitpunten algemeen 300mm +vl -Schakelaars 1050mm +vl -Wandcontactdozen boven aanrecht en wastafel -Aansluitpunt wandverlichting 1800mm +vl -Wandcontactdoos recirculatiekap 2250mm +vl -Videfoon en beeldrukker 1500mm +vl					

SYMBOLEN

	Meterkast		Toilet
	Entree		Wastafel & planchet vl+1.200
	Vloerlegelwerk		Douchebak
	Plafondovergang		

CORNER LOFTS
DEN HAAG

VERKOOPTEKENINGEN
STUDIO TYPE 6


DOC NR VK006	STATUS DEFINITIEF
------------------------	-----------------------------

DATUM 17.01.2025	SCHAAL 1:50	PROJECT 3130
REVISIE	FORMAAT A3	



TYPE KOMT VOOR BIJ BOUWNUMMERS:
03.06 - 3e verdieping

TYPE 6A

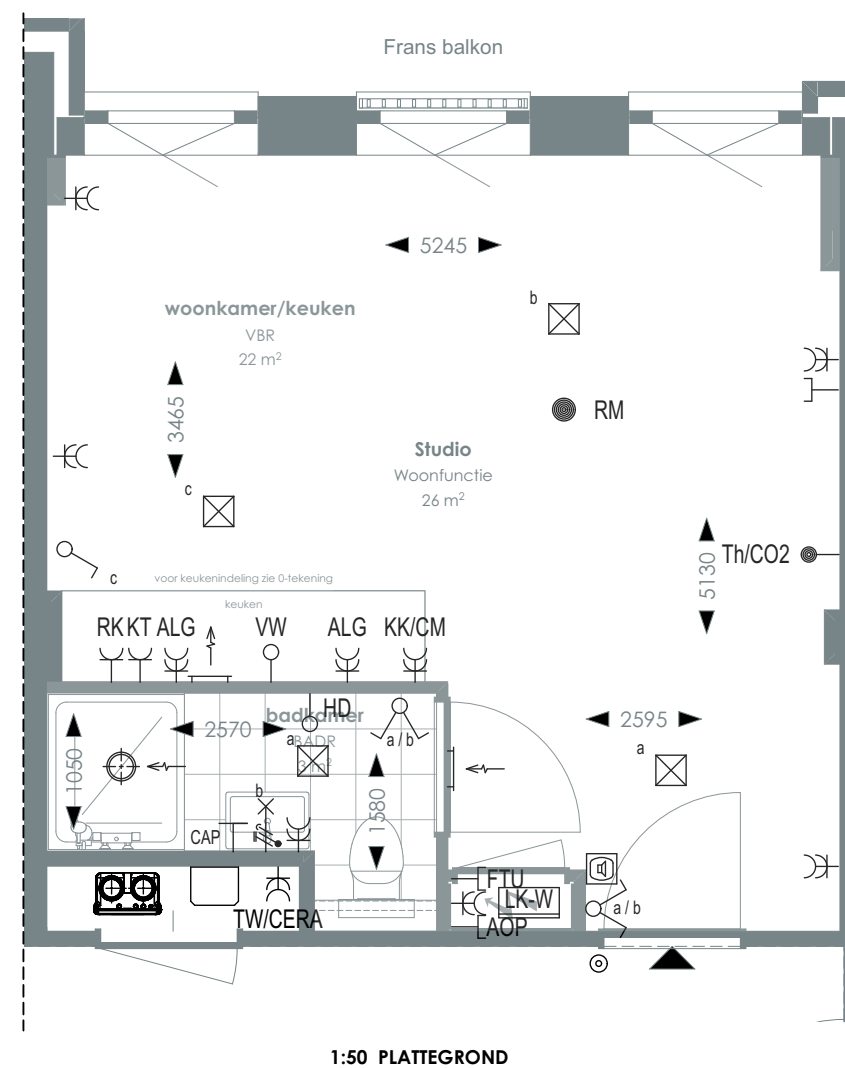

➤ Voor positie appartement zie overzichtstekeningen

CORNER LOFTS

DEN HAAG

›
VERKOOPTEKENINGEN
STUDIO TYPE 6A

>
DOC NR
VK006A

>
STATUS
DEFINITIEF

>
DATUM
17.01.2025

➤
SCHAAL
1:50

>
PROJECT
3130

➤
REVISIE

>
FORMAAT
A3

>
RENVOOI

SYMBOLEN

	Videofoon		Rookmelder		Enkelvoudige, dubbele wandcontactdoos
	Centraal aardpunt		Enkelpolige, serie schakelaar		Media
	Onbedraad, bedraad aansluitpunt		Radiator		Toevoerventilatie (wand) Verwarming/koeling
	Verdeelkast t.b.v. licht en kracht installatie		Bel drukknop aangesloten op videofoon		Afzuigventilatie (wand)
	Centraaldoos		Cera ventilatiesysteem Tapwater afvoerset		Afzuigventilatie (plafond)

AOP	Abonnee Overname Punt	FTU	Fiber Termination Unit	RK	Recirculatiekap 2250 mm +vl
CAP	Centraal aardpunt	HD	Loze leiding aansluiting elektrische handdoekradiator (kopersoptie)	RM	Rookmelder
CERA	Ventilatie unit	KT	Kooktoestel 100 mm +vl	TW	Tapwater 1500 mm +vl
TH/CO2	CO2-opnemer / Thermostaat 1500 mm +vl	KK/CM	Koelkast / Combi oven magnetron	VW	Vaatwasser 100 mm +vl

Overige hoogtes schakelmateriaal:		-Aansluitpunt wandverlichting 1800mm +vl
-Wandcontactdozen & aansluitpunten algemeen 300mm +vl		-Wandcontactdoos recirculatiekap 2250mm +vl
-Schakelaars 1050mm +vl		-Videofoon en beeldrukker 1500mm +vl
-Wandcontactdozen boven aanrecht en wastafel		

	Meterkast		Toilet
	Entree		Wastafel & planchet vi+1.200
	Vloertegelwerk		Douchebak
	Plafondovergang		




TYPE KOMT VOOR BIJ BOUWNUMMERS:

01.07 - 1e verdieping

02.07 - 2e verdieping

TYPE 7

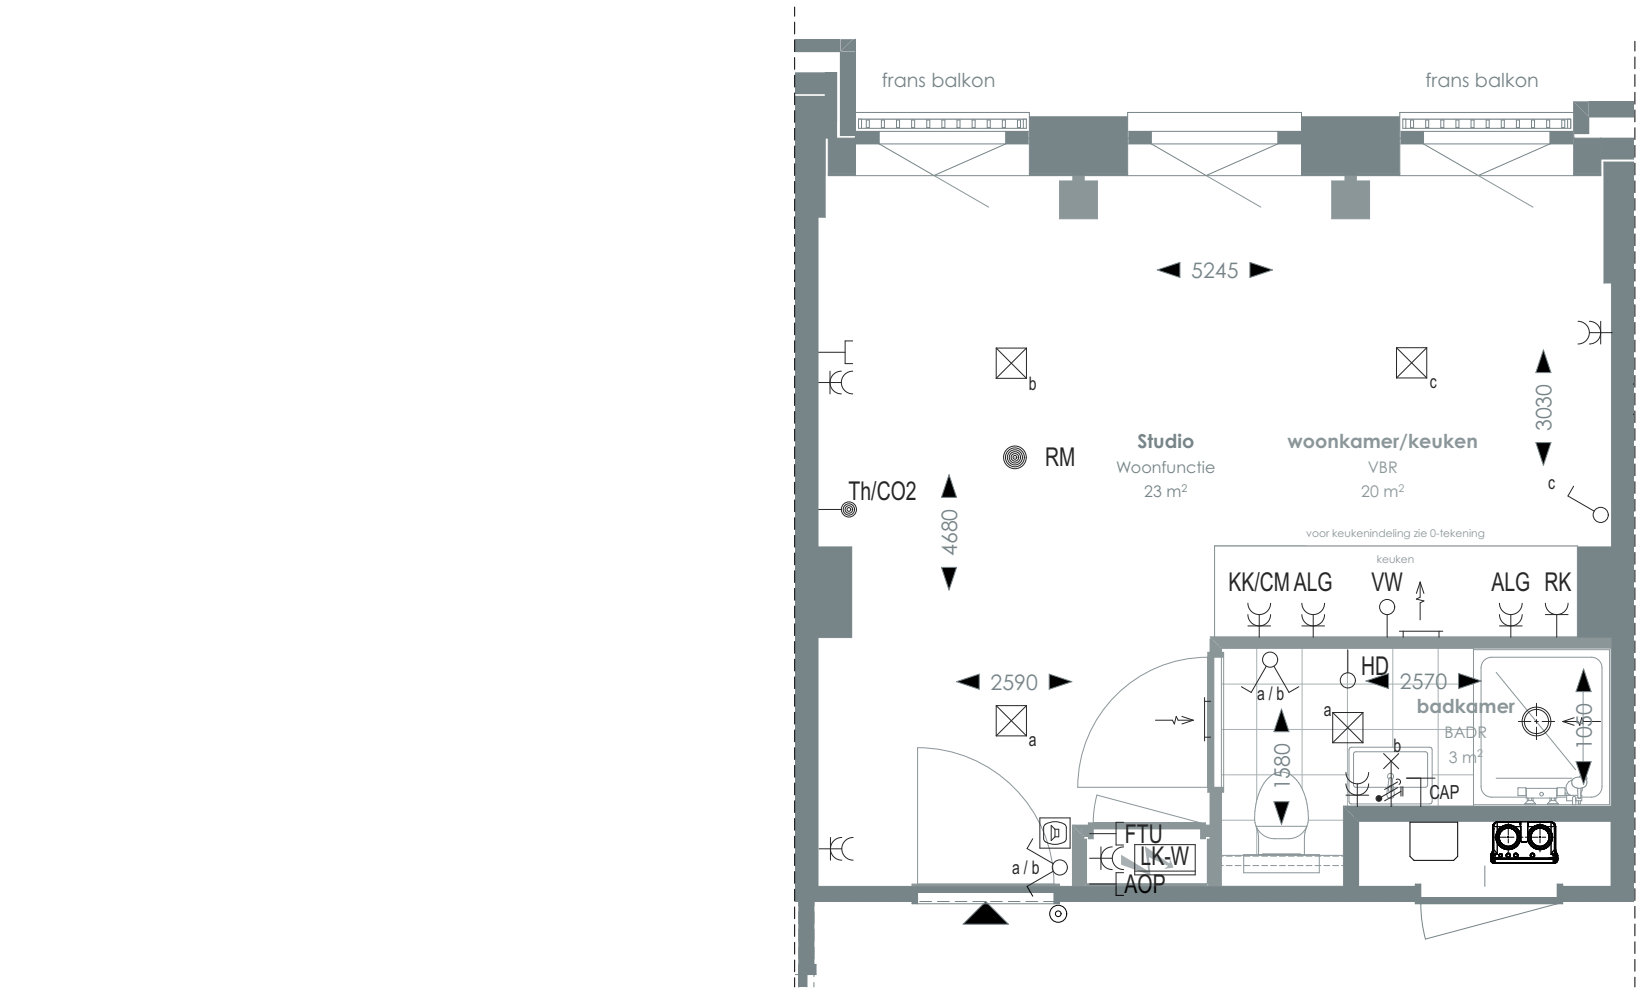

1:50 PLATTEGROND

RENVOOI

	Videofoon		Rookmelder		Enkelvoudige, dubbele wandcontactdoos
	Centraal aardpunt		Enkelpolige, serie schakelaar		Media
	Onbedraad, bedraad aansluitpunt		Radiator		Toevoerventilatie (wand) Verwarming/koeling
	Verdeelkast t.b.v. licht en kracht installatie		Bel drukknop aangesloten op videofoon		Afzuigventilatie (wand)
	Centraaldoos		Cera ventilatiesysteem Tapwater afleverzet		Afzuigventilatie (plafond)

AOP	Abonnee Overname Punt	FTU	Fiber Termination Unit	RK	Recirculatiekap 2250 mm +vl
CAP	Centraal aardpunt	HD	Loze leiding aansluiting elektrische handdoekradiator (kopersoptie)	RM	Rookmelder
CERA	Ventilatie unit	KT	Kooktoestel 100 mm +vl	TW	Tapwater 1500 mm +vl
TH/CO2	CO2-opnemer / Thermostaat 1500 mm +vl	KK/CM	Koelkast / Combi oven magnetron	VW	Vaatwasser 100 mm +vl
Overige hoogtes schakelmateriaal:					
-Wandcontactdozen & aansluitpunten algemeen 300mm +vl					
-Schakelaars 1050mm +vl					
-Wandcontactdozen boven aanrecht en wastafel					
-Aansluitpunt wandverlichting 1800mm +vl					
-Wandcontactdoos recirculatiekap 2250mm +vl					
-Videofoon en beeldrukker 1500mm +vl					

SYMBOLEN

	Meterkast		Toilet
	Entree		Wastafel & planchet vl+1.200
	Vloertegelwerk		Douchebak
	Plafondovergang		

Voor positie appartement zie overzichtstekeningen

CORNER LOFTS

DEN HAAG

VERKOOPTEKENINGEN
STUDIO TYPE 7

DOC NR
VK007

STATUS
DEFINITIEF

DATUM
17.01.2025

SCHAAL
1:50

PROJECT
3130


REVISIE

FORMAAT
A3



TYPE KOMT VOOR BIJ BOUWNUMMERS:
03.07 - 3e verdieping

TYPE 7A

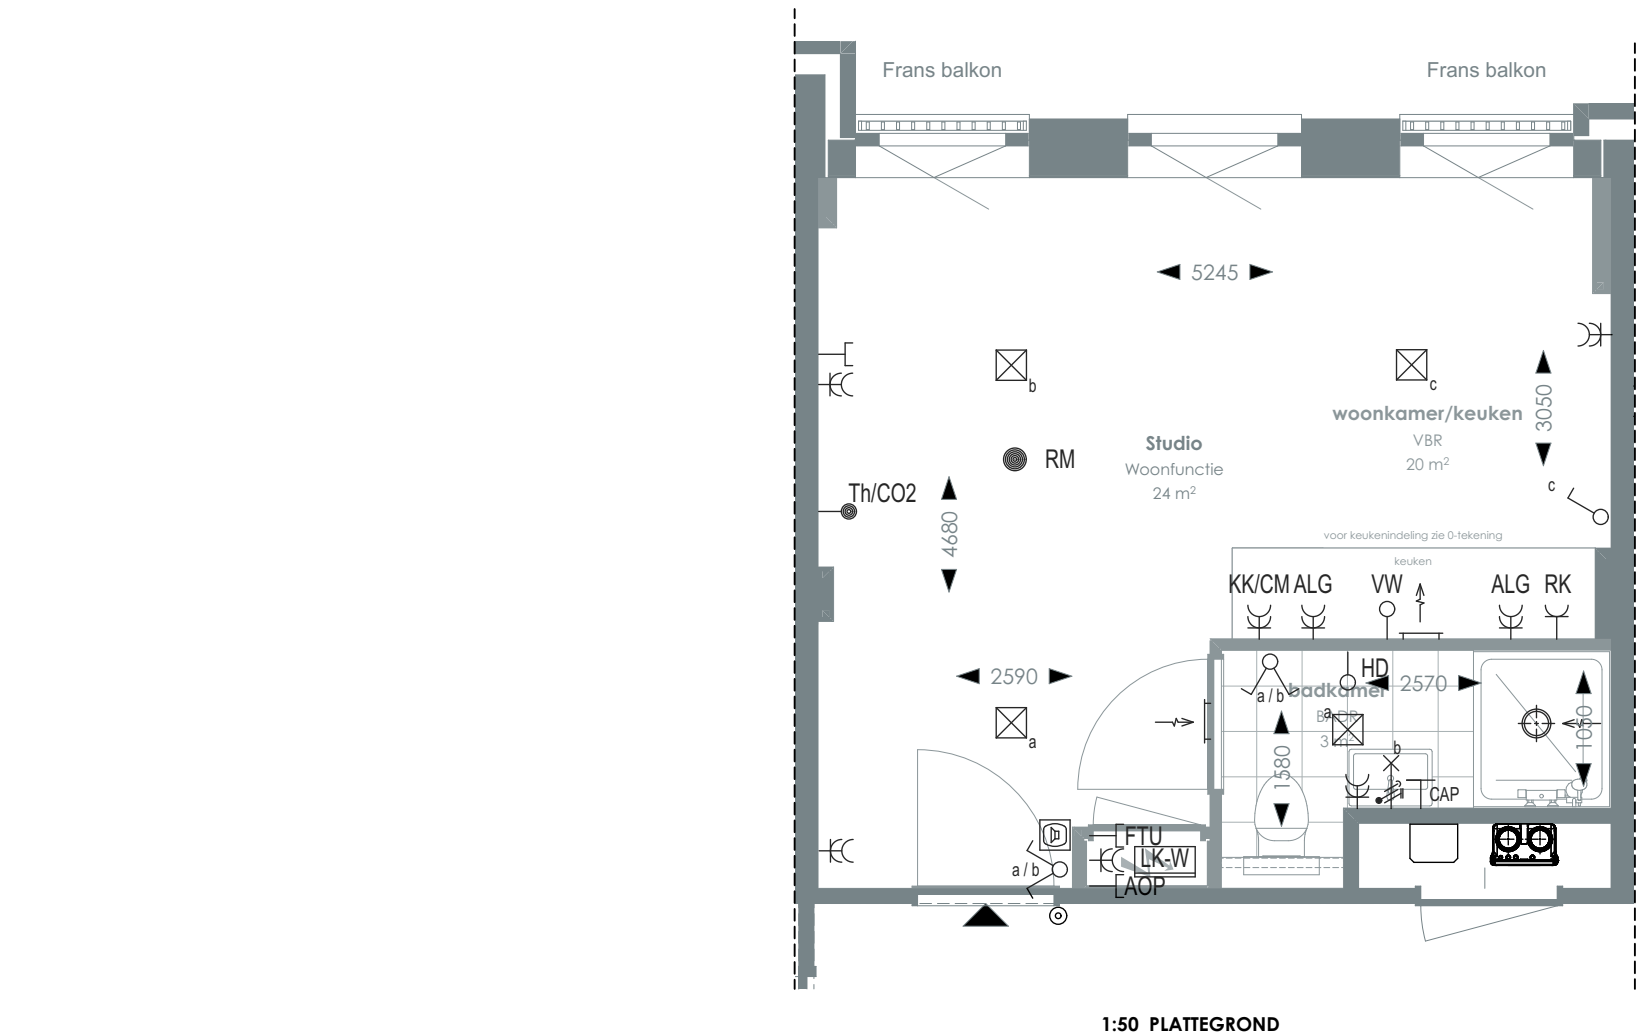

1:50 PLATTEGROND

RENVOOI

	Videofoon		Rookmelder		Enkelvoudige, dubbele wandcontactdoos
	Centraal aardpunt		Enkelpolige, serie schakelaar		Media
	Onbedraad, bedraad aansluitpunt		Radiator		Toevoerventilatie (wand) Verwarming/koeling
	Verdeelkast t.b.v. licht en kracht installatie		Bel drukknop aangesloten op videfoon		Afzuigventilatie (wand)
	Centraaldoos		Cera ventilatiesysteem Tapwater afleverzet		Afzuigventilatie (plafond)

AOP	Abonnee Overname Punt	FTU	Fiber Termination Unit	RK	Recirculatiekap 2250 mm +vl
CAP	Centraal aardpunt	HD	Loze leiding aansluiting elektrische handdoekradiator (kopersoptie)	RM	Rookmelder
CERA	Ventilatie unit	KT	Kooktoestel 100 mm +vl	TW	Tapwater 1500 mm +vl
TH/CO2	CO2-opnemer / Thermostaat 1500 mm +vl	KK/CM	Koelkast / Combi oven magnetron	VW	Vaatwasser 100 mm +vl
Overige hoogtes schakelmateriaal:					
-Wandcontactdozen & aansluitpunten algemeen 300mm +vl					
-Schakelaars 1050mm +vl					
-Wandcontactdozen boven aanrecht en wastafel					
-Aansluitpunt wandverlichting 1800mm +vl					
-Wandcontactdoos recirculatiekap 2250mm +vl					
-Videfoon en beeldrukker 1500mm +vl					

SYMBOLEN

	Meterkast		Toilet
	Entree		Wastafel & planchet vl+1.200
	Vloerregelwerk		Douchebak
	Plafondovergang		



> Voor positie appartement zie overzichtstekeningen

CORNER LOFTS
DEN HAAG

>
VERKOOPTEKENINGEN
STUDIO TYPE 7A

>
DOC NR
VK007A

>
STATUS
DEFINITIEF

>
DATUM
17.01.2025

>
SCHAAL
1:50

>
PROJECT
3130

>
REVISIE

>
FORMAAT
A3




TYPE KOMT VOOR BIJ BOUWNUMMERS:

01.08 - 1e verdieping

02.08 - 2e verdieping

TYPE 8

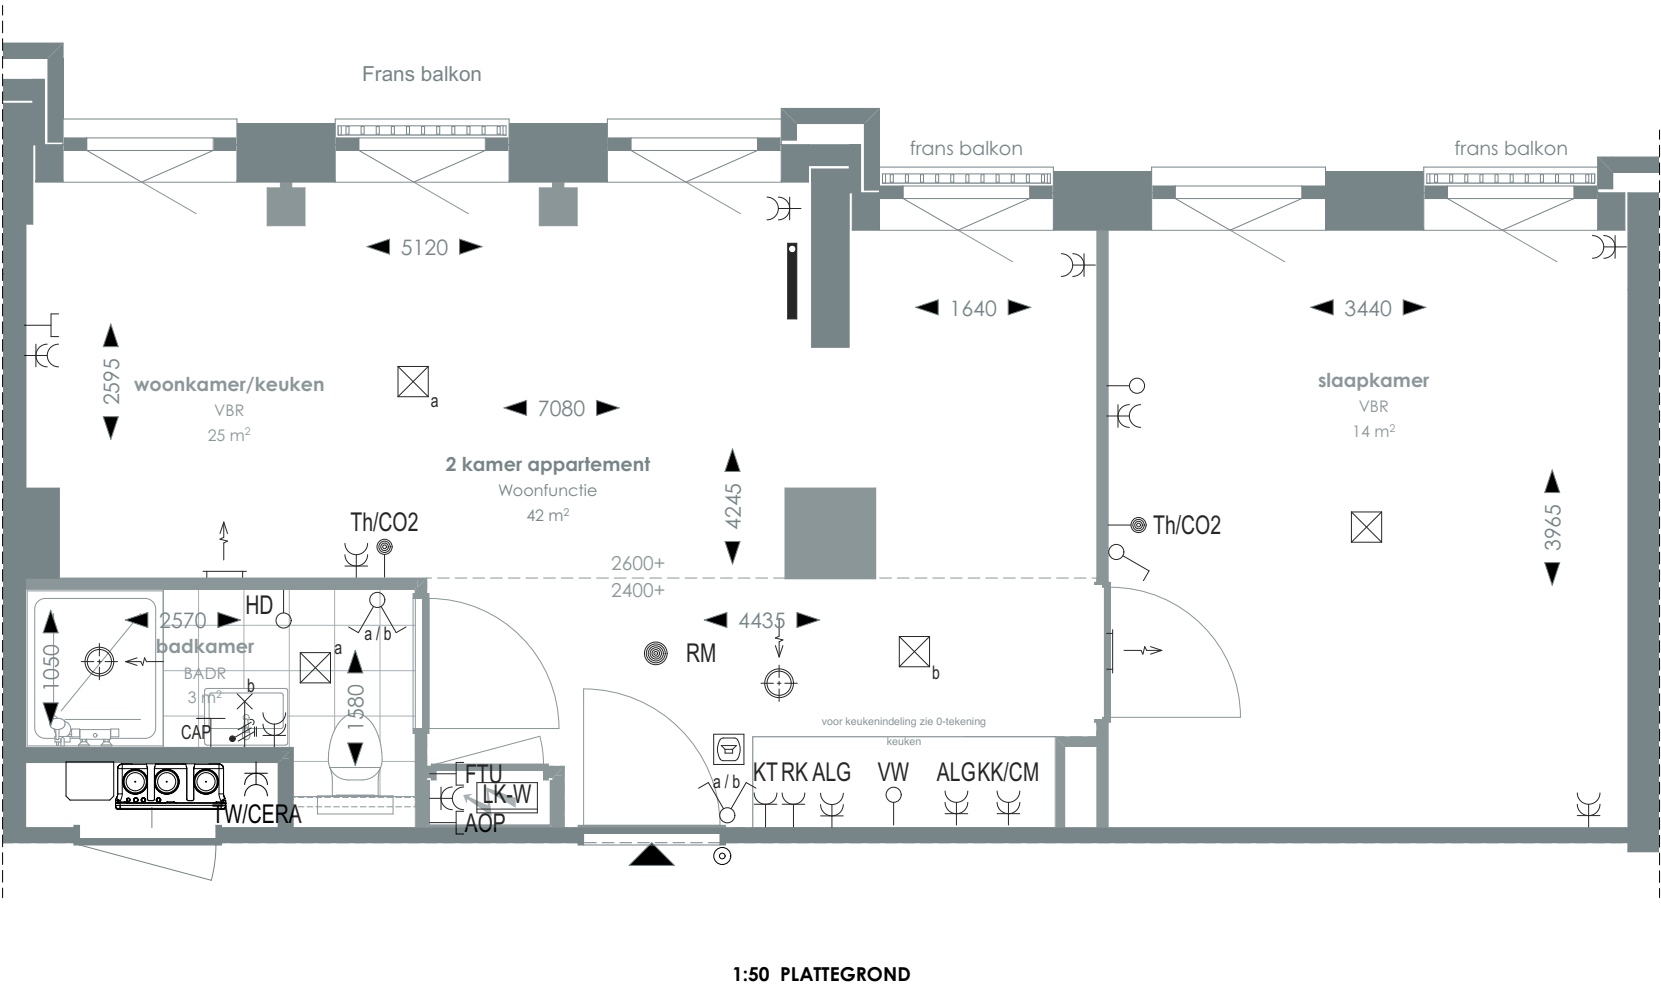

> Voor positie appartement zie overzichtstekeningen

CORNER LOFTS

DEN HAAG

VERKOOPTEKENINGEN

2 KAMER APPARTEMENT TYPE 8

> **DOC NR**
VK008

> **STATUS**
DEFINITIEF

> **DATUM**
17.01.2025

> **SCHAAL**
1:50

> **PROJECT**
3130

> **REVISIE**

> **FORMAAT**
A3

> **RENVOOI**


	Videofoon		Rookmelder		Enkelvoudige, dubbele wandcontactdoos
	Centraal aardpunt		Enkelpolige, serie schakelaar		Media
	Onbedraad, bedraad aansluitpunt		Radiator		Toevoerventilatie (wand) Verwarming/koeling
	Verdeelkast t.b.v. licht en kracht installatie		Bel drukknop aangesloten op videofoon		Afzuigventilatie (wand)
	Centraaldoos		Cera ventilatiesysteem Tapwater afleverzet		Afzuigventilatie (plafond)

AOP	Abonnee Overname Punt	FTU	Fiber Termination Unit	RK	Recirculatiekap 2250 mm +vl
CAP	Centraal aardpunt	HD	Loze leiding aansluiting elektrische handdoekradiator (kopersoptie)	RM	Rookmelder
CERA	Ventilatie unit	KT	Kooktoestel 100 mm +vl	TW	Tapwater 1500 mm +vl
TH/CO2	CO2-opnemer / Thermostaat 1500 mm +vl	KK/CM	Koelkast / Combi oven magnetron	VW	Vaatwasser 100 mm +vl
Overige hoogtes schakelmateriaal:					
-Wandcontactdozen & aansluitpunten algemeen 300mm +vl			-Aansluitpunt wandverlichting 1800mm +vl		
-Schakelaars 1050mm +vl			-Wandcontactdoos recirculatiekap 2250mm +vl		
-Wandcontactdozen boven aanrecht en wastafel			-Videofoon en beeldruker 1500mm +vl		

> **SYMBOLEN**

	Meterkast		Toilet
	Entree		Wastafel & planchet vl+1.200
	Vloerregelwerk		Douchebak
	Plafondovergang		



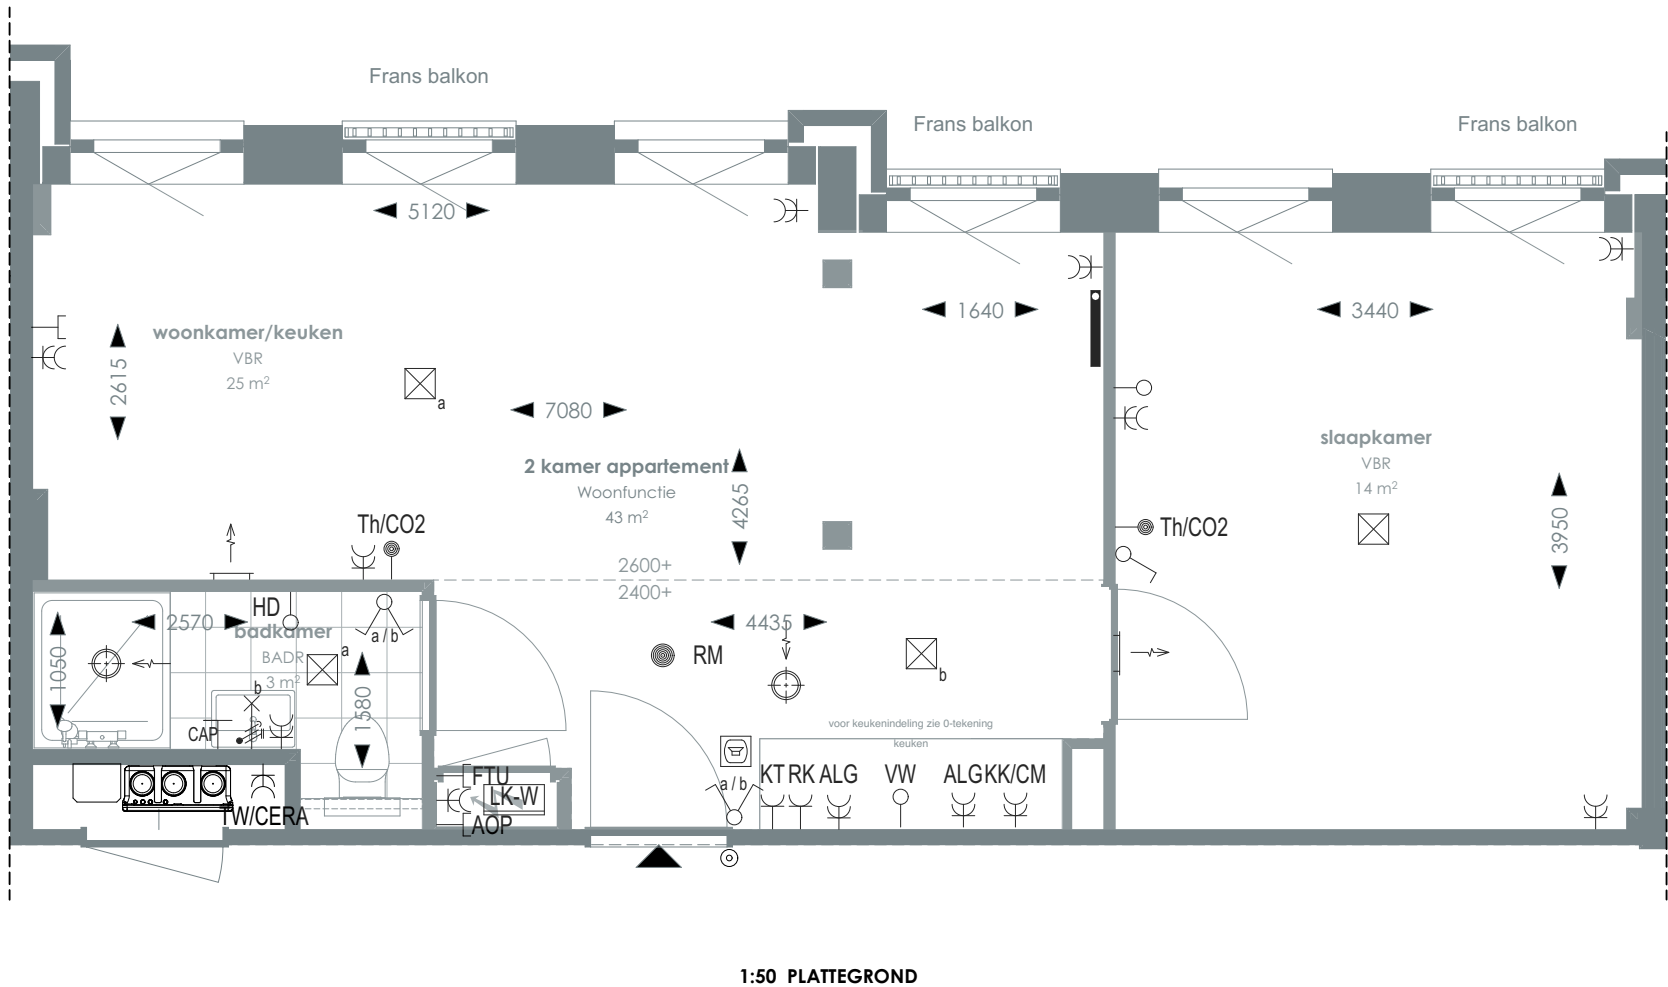

> Voor positie appartement zie overzichtstekeningen

CORNER LOFTS
DEN HAAG

>
VERKOOPTEKENINGEN
2 KAMER APPARTEMENT TYPE 8A

>
DOC NR
VK008A

>
STATUS
DEFINITIEF

>
DATUM
17.01.2025

>
SCHAAL
1:50

>
PROJECT
3130

>
REVISIE

>
FORMAAT
A3

>
RENVOOI

	Videofoon		Rookmelder		Enkelvoudige, dubbele wandcontactdoos
	Centraal aardpunt		Enkelpolige, serie schakelaar		Media
	Onbedraad, bedraad aansluitpunt		Radiator		Toevoerventilatie (wand) Verwarming/koeling
	Verdeelkast t.b.v. licht en kracht installatie		Bel drukknop aangesloten op videofoon		Afzuigventilatie (wand)
	Centraaldoos		Cera ventilatiesysteem Tapwater afleverzet		Afzuigventilatie (plafond)

AOP	Abonnee Overname Punt	FTU	Fiber Termination Unit	RK	Recirculatiekap 2250 mm +vl
CAP	Centraal aardpunt	HD	Loze leiding aansluiting elektrische handdoekradiator (kopersoptie)	RM	Rookmelder
CERA	Ventilatie unit	KT	Kooktoestel 100 mm +vl	TW	Tapwater 1500 mm +vl
TH/CO2	CO2-opnemer / Thermostaat 1500 mm +vl	KK/CM	Koelkast / Combi oven magnetron	VW	Vaatwasser 100 mm +vl
Overige hoogtes schakelmateriaal:					
-Wandcontactdozen & aansluitpunten algemeen 300mm +vl					
-Schakelaars 1050mm +vl					
-Wandcontactdozen boven aanrecht en wastafel					
-Aansluitpunt wandverlichting 1800mm +vl					
-Wandcontactdoos recirculatiekap 2250mm +vl					
-Videofoon en beeldrukker 1500mm +vl					

>
SYMBOLLEN

	Meterkast		Toilet
	Entree		Wastafel & planchet vl+1.200
	Vloerregelwerk		Douchebak
	Plafondovergang		




TYPE KOMT VOOR BIJ BOUWNUMMERS:

01.09 - 1e verdieping

02.09 - 2e verdieping

TYPE 9

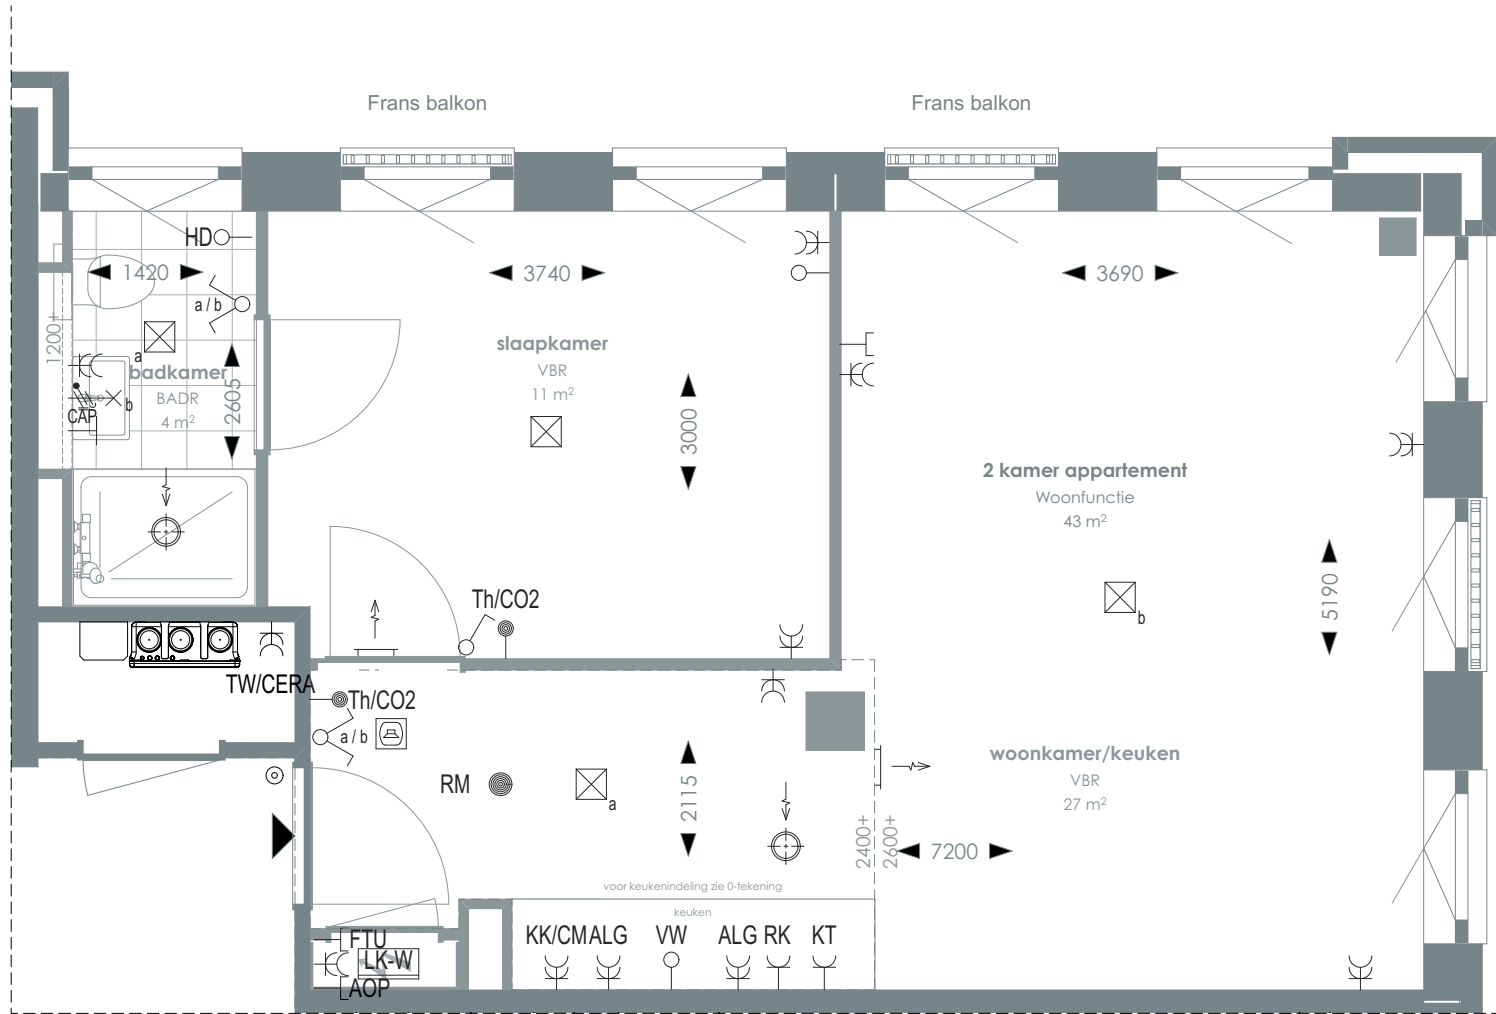

1:50 PLATTEGROND

RENVOOI

- Videofoon
- Centraal aardpunt
- Onbedraad, bedraad aansluitpunt
- Verdeelkast t.b.v. licht en kracht installatie
- Centraaldoos

- Rookmelder
- Enkelpolige, serie schakelaar
- Radiator
- Bel drukknop aangesloten op videofoon
- Cera ventilatiesysteem Tapwater afleverset

- Enkelvoudige, dubbele wandcontactdoos
- Media
- Toevoerventilatie (wand) Verwarming/koeling
- Afzuigventilatie (wand)
- Afzuigventilatie (plafond)

- AOP Abonnee Overname Punt
- CAP Centraal aardpunt
- CERA Ventilatie unit
- TH/CO2 CO2-opnemer / Thermostaat 1500 mm +vl

Overige hoogtes schakelmateriaal:
-Wandcontactdozen & aansluitpunten algemeen 300mm +vl
-Schakelaars 1050mm +vl
-Wandcontactdozen boven aanrecht en wastafel

- FTU Fiber Termination Unit
- HD Loze leiding aansluiting elektrische handdoekradiator (kopersoptie)
- KT Kooktoestel 100 mm +vl
- KK/CM Koelkast / Combi oven magnetron
- RK Recirculatiekap 2250 mm +vl
- RM Rookmelder
- TW Tapwater 1500 mm +vl
- VW Vaatwasser 100 mm +vl

-Aansluitpunt wandverlichting 1800mm +vl
-Wandcontactdoos recirculatiekap 2250mm +vl
-Videofoon en beeldrukker 1500mm +vl

SYMBOLEN

- Meterkast
- Entree
- Vloerregelwerk
- Plafondovergang

- Toilet
- Wastafel & planchet vl+1.200
- Douchebak



> Voor positie appartement zie overzichtstekeningen

CORNER LOFTS

DEN HAAG

VERKOOPTEKENINGEN

2 KAMER APPARTEMENT TYPE 9

> **DOC NR**
VK009

> **STATUS**
DEFINITIEF

> **DATUM**
17.01.2025

> **SCHAAL**
1:50

> **PROJECT**
3130


> **REVISIE**

> **FORMAAT**
A3



TYPE KOMT VOOR BIJ BOUWNUMMERS:
03.09 - 3e verdieping

TYPE 9A

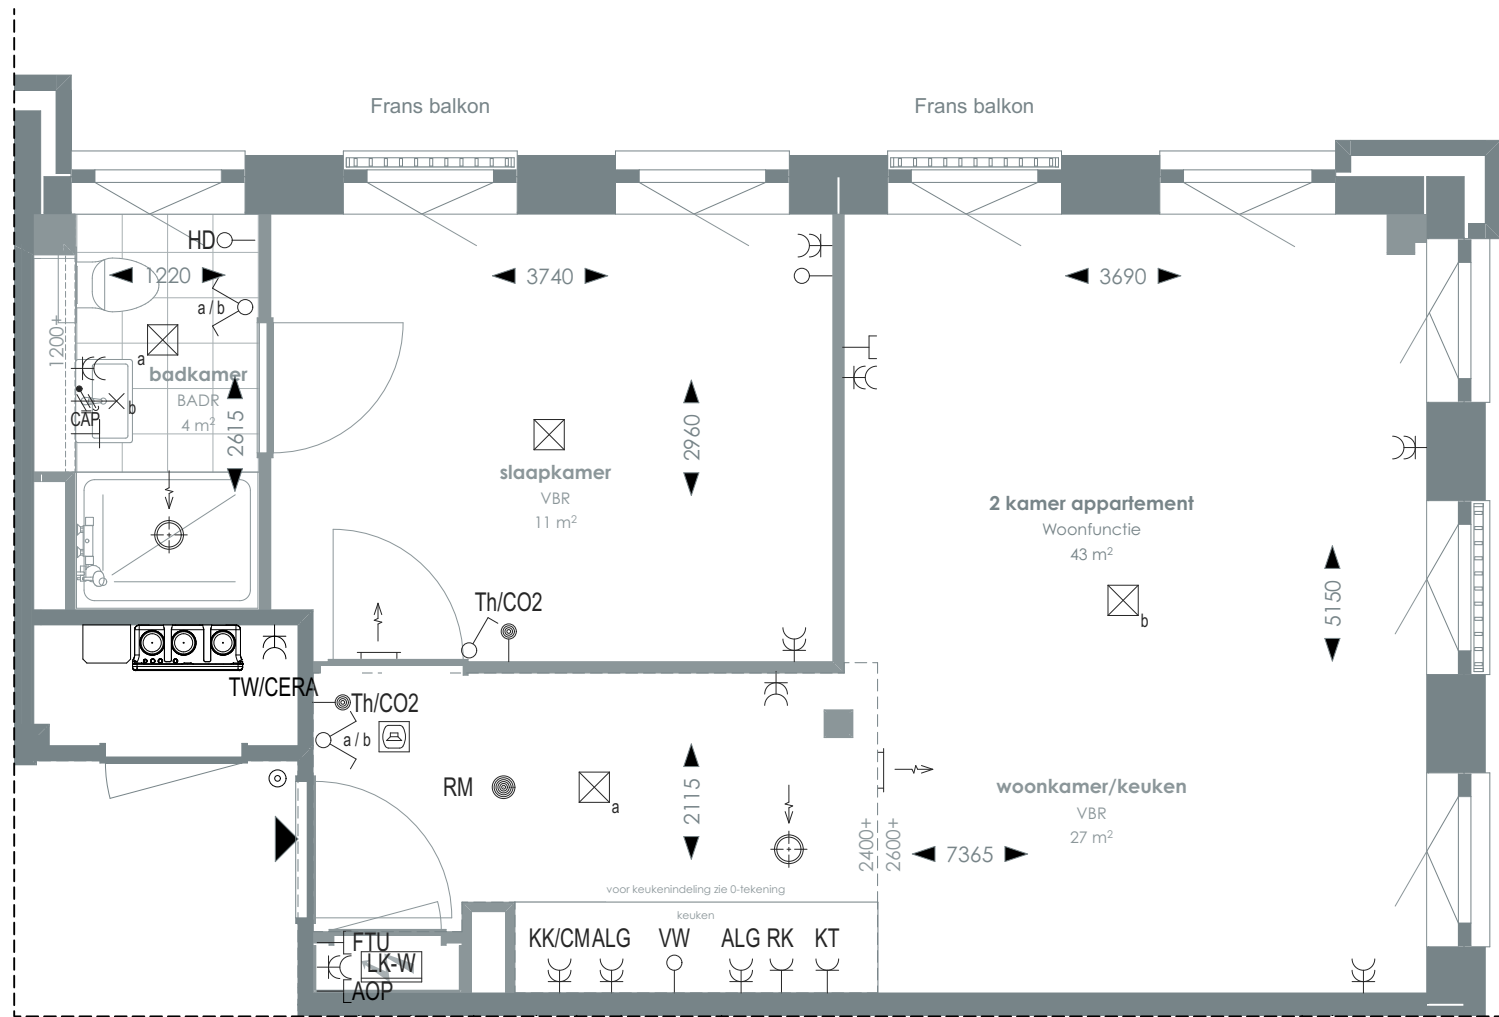

1:50 PLATTEGROND

RENVOOI

- Videofoon
- Centraal aardpunt
- Onbedraad, bedraad aansluitpunt
- Verdeelkast t.b.v. licht en kracht installatie
- Centraaldoos

- Rookmelder
- Enkelpolige, serie schakelaar
- Radiator
- Bel drukknop aangesloten op videofoon
- Cera ventilatiesysteem Tapwater afleverset

- Enkelvoudige, dubbele wandcontactdoos
- Media
- Toevoerventilatie (wand) Verwarming/koeling
- Afzuigventilatie (wand)
- Afzuigventilatie (plafond)

- AOP Abonnee Overname Punt
- CAP Centraal aardpunt
- CERA Ventilatie unit
- TH/CO2 CO2-opnemer / Thermostaat 1500 mm +vl

Overige hoogtes schakelmateriaal:
-Wandcontactdozen & aansluitpunten algemeen 300mm +vl
-Schakelaars 1050mm +vl
-Wandcontactdozen boven aanrecht en wastafel

- FTU Fiber Termination Unit
- HD Loze leiding aansluiting elektrische handdoekradiator (kopersoptie)
- KT Kooktoestel 100 mm +vl
- KK/CM Koelkast / Combi oven magnetron
- RK Recirculatiekap 2250 mm +vl
- RM Rookmelder
- TW Tapwater 1500 mm +vl
- VW Vaatwasser 100 mm +vl

-Aansluitpunt wandverlichting 1800mm +vl
-Wandcontactdoos recirculatiekap 2250mm +vl
-Videofoon en beeldrukker 1500mm +vl

SYMBOLEN

- Meterkast
- Entree
- Vloerregelwerk
- Plafondovergang

- Toilet
- Wastafel & planchet vl+1.200
- Douchebak



Voor positie appartement zie overzichtstekeningen

CORNER LOFTS
DEN HAAG

VERKOOPTEKENINGEN
2 KAMER APPARTEMENT TYPE 9A

DOC NR
VK009A

STATUS
DEFINITIEF

DATUM
17.01.2025

SCHAAL
1:50

PROJECT
3130

REVISIE


FORMAAT
A3



TYPE KOMT VOOR BIJ BOUWNUMMERS:

- 01.10 - 1e verdieping
- 02.10 - 2e verdieping

TYPE 10

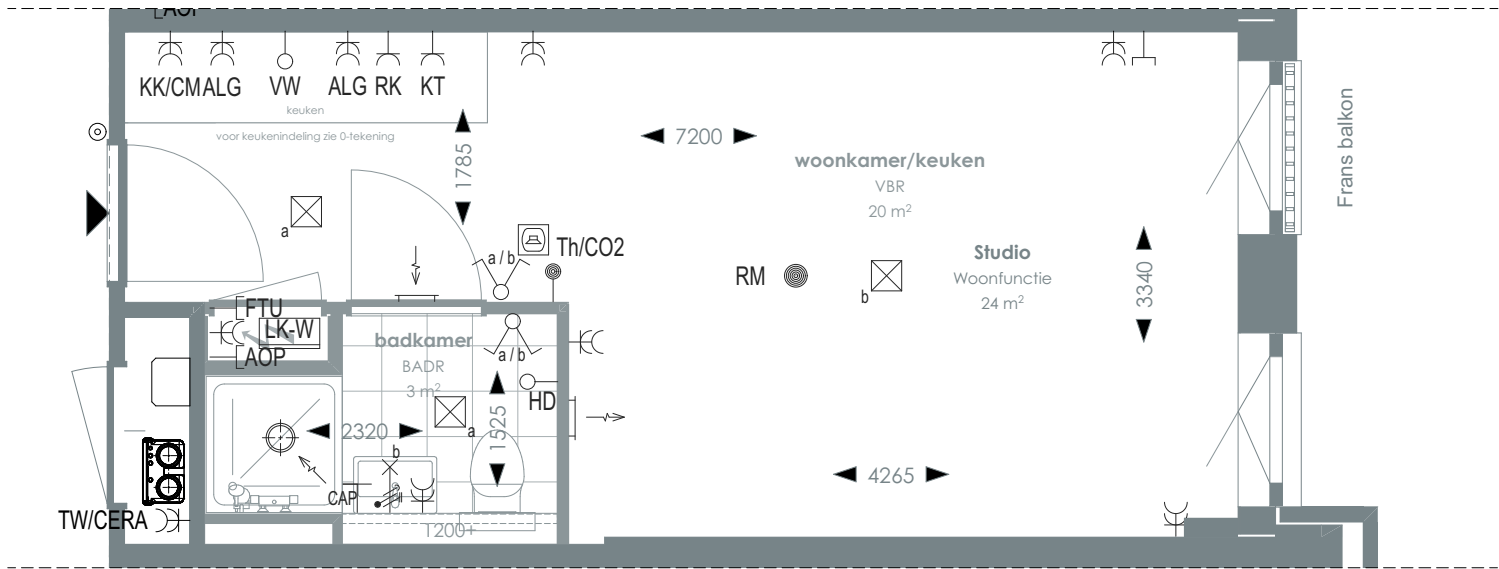

1:50 PLATTEGROND



> Voor positie appartement zie overzichtstekeningen

CORNER LOFTS

DEN HAAG

>
VERKOOPTEKENINGEN
STUDIO TYPE 10

>
DOC NR
VK010
>
STATUS
DEFINITIEF

>
DATUM
17.01.2025
>
SCHAAL
1:50
>
PROJECT
3130

>
REVISIE
>
FORMAAT
A3

>
RENVOOI

- | | | | | | |
|--|--|--|--|--|---|
| | Videofoon | | Rookmelder | | Enkelvoudige, dubbele wandcontactdoos |
| | Centraal aardpunt | | Enkelpolige, serie schakelaar | | Media |
| | Onbedraad, bedraad aansluitpunt | | Radiator | | Toevoerventilatie (wand) Verwarming/koeling |
| | Verdeelkast t.b.v. licht en kracht installatie | | Bel drukknop aangesloten op videfoon | | Afzuigventilatie (wand) |
| | Centraaldoos | | Cera ventilatiesysteem Tapwater afleverzet | | Afzuigventilatie (plafond) |

- | | | | | | |
|---------------|---------------------------------------|--------------|---|-----------|-----------------------------|
| AOP | Abonnee Overname Punt | FTU | Fiber Termination Unit | RK | Recirculatiekap 2250 mm +vl |
| CAP | Centraal aardpunt | HD | Loze leiding aansluiting elektrische handdoekradiator (kopersoptie) | RM | Rookmelder |
| CERA | Ventilatie unit | KT | Kooktoestel 100 mm +vl | TW | Tapwater 1500 mm +vl |
| TH/CO2 | CO2-opnemer / Thermostaat 1500 mm +vl | KK/CM | Koelkast / Combi oven magnetron | VW | Vaatwasser 100 mm +vl |
- Overige hoogtes schakelmateriaal:**
-Wandcontactdozen & aansluitpunten algemeen 300mm +vl
-Schakelaars 1050mm +vl
-Wandcontactdozen boven aanrecht en wastafel
-Aansluitpunt wandverlichting 1800mm +vl
-Wandcontactdoos recirculatiekap 2250mm +vl
-Videfoon en beeldrukker 1500mm +vl


>
SYMBOLEN

- | | | | |
|--|-----------------|--|------------------------------|
| | Meterkast | | Toilet |
| | Entree | | Wastafel & planchet vl+1.200 |
| | Vloertegelwerk | | Douchebak |
| | Plafondovergang | | |



TYPE KOMT VOOR BIJ BOUWNUMMERS:
03.10 - 3e verdieping

TYPE 10A

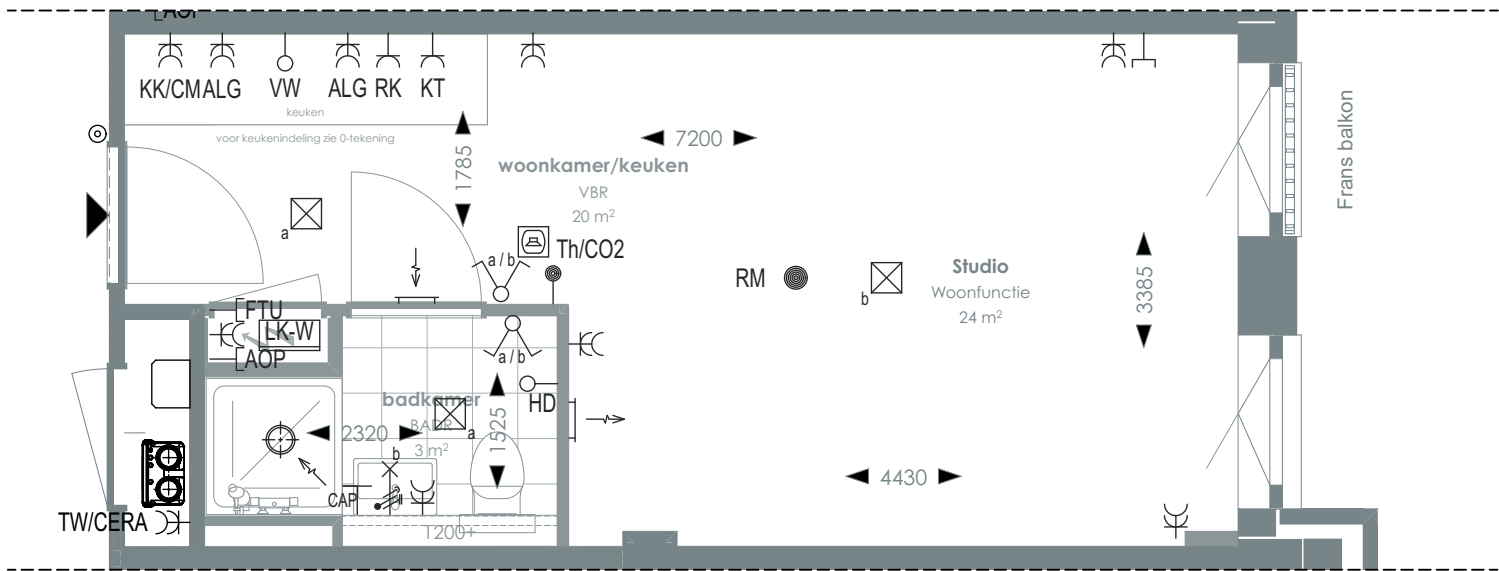

1:50 PLATTEGROND



> Voor positie appartement zie overzichtstekeningen

CORNER LOFTS
DEN HAAG

>
VERKOOPTEKENINGEN
STUDIO TYPE 10A

>
DOC NR
VK010A

>
STATUS
DEFINITIEF

>
DATUM
17.01.2025

>
SCHAAL
1:50

>
PROJECT
3130

>
REVISIE

>
FORMAAT
A3

>
RENVOOI

- Videofoon
- Centraal aardpunt
- Onbedraad, bedraad aansluitpunt
- Verdeelkast t.b.v. licht en kracht installatie
- Centraaldoos
- Rookmelder
- Enkelpolige, serie schakelaar
- Radiator
- Bel drukknop aangesloten op videofoon
- Cera ventilatiesysteem Tapwater afleverset
- Enkelvoudige, dubbele wandcontactdoos
- Media
- Toevoerventilatie (wand) Verwarming/koeling
- Afzuigventilatie (wand)
- Afzuigventilatie (plafond)

- AOP**

Abonnee Overname Punt
- CAP**

Centraal aardpunt
- CERA**

Ventilatie unit
- TH/CO2**

CO2-opnemer / Thermostaat 1500 mm +vl
- FTU**

Fiber Termination Unit
- HD**

Loze leiding aansluiting elektrische handdoekradiator (kopersoptie)
- KT**

Kooktoestel 100 mm +vl
- KK/CM**

Koelkast / Combi oven magnetron
- RK**

Recirculatiekap 2250 mm +vl
- RM**

Rookmelder
- TW**

Tapwater 1500 mm +vl
- VW**

Vaatwasser 100 mm +vl
- Overige hoogtes schakelmateriaal:**

-Wandcontactdozen & aansluitpunten algemeen 300mm +vl
-Schakelaars 1050mm +vl
-Wandcontactdozen boven aanrecht en wastafel
- FTU**

Fiber Termination Unit
- HD**

Loze leiding aansluiting elektrische handdoekradiator (kopersoptie)
- KT**

Kooktoestel 100 mm +vl
- KK/CM**

Koelkast / Combi oven magnetron
- RK**

Recirculatiekap 2250 mm +vl
- RM**

Rookmelder
- TW**

Tapwater 1500 mm +vl
- VW**

Vaatwasser 100 mm +vl
- Aansluitpunt wandverlichting 1800mm +vl
-Wandcontactdoos recirculatiekap 2250mm +vl
-Videofoon en beeldrukker 1500mm +vl**

>
SYMBOLLEN

- Meterkast
- Entree
- Vloertegelwerk
- Plafondovergang
- Toilet
- Wastafel & planchet vl+1.200
- Douchebak




TYPE KOMT VOOR BIJ BOUWNUMMERS:

01.11 - 1e verdieping

02.11 - 2e verdieping

TYPE 11

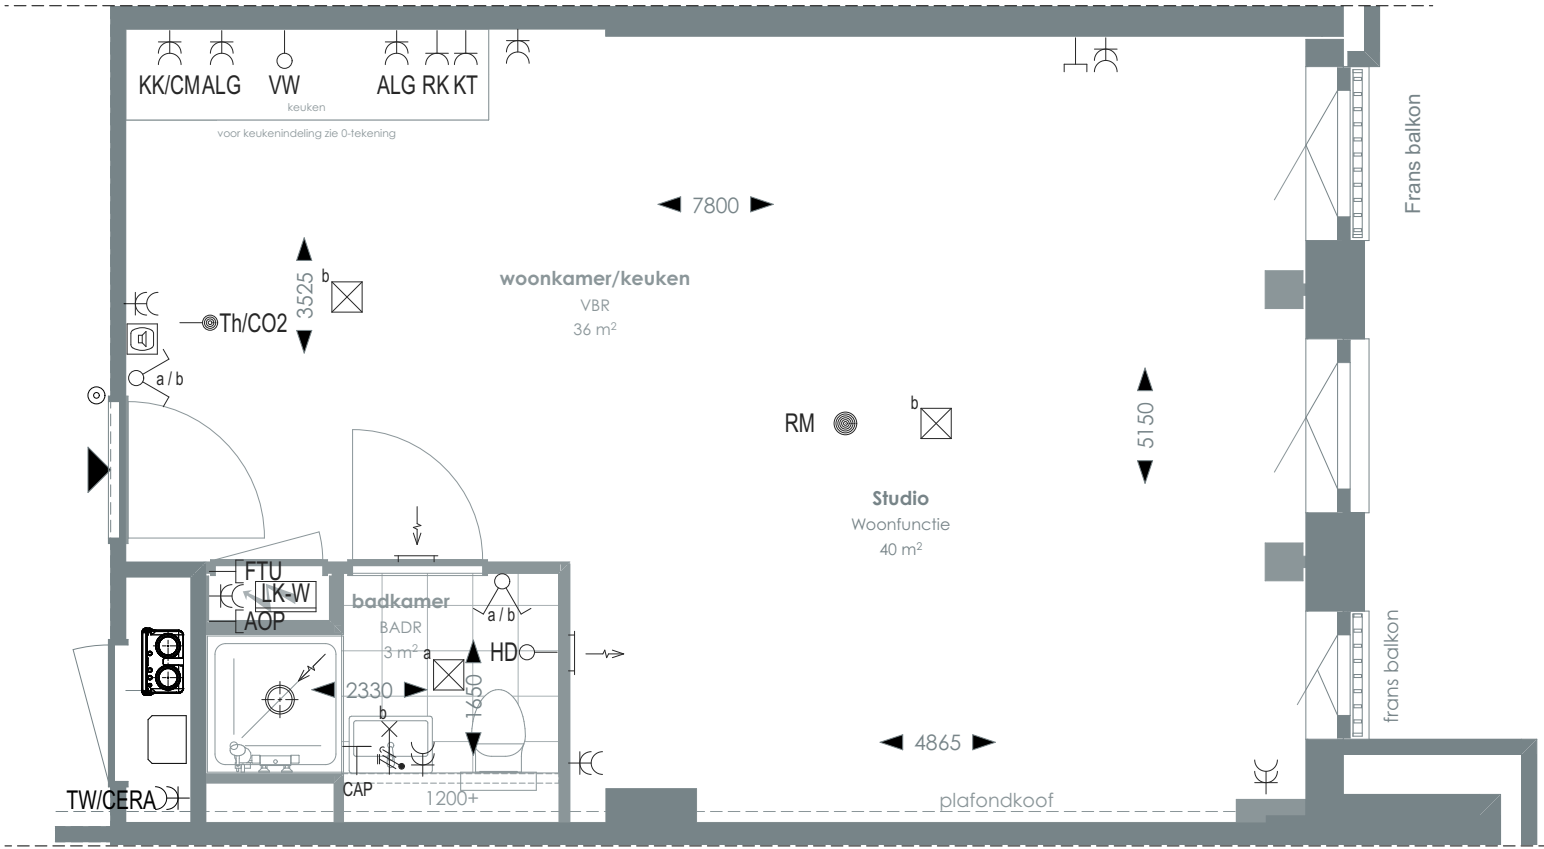

1:50 PLATTEGROND

RENOVOOI

	Videofoon		Rookmelder		Enkelvoudige, dubbele wandcontactdoos
	Centraal aardpunt		Enkelpolige, serie schakelaar		Media
	Onbedraad, bedraad aansluitpunt		Radiator		Toevoerventilatie (wand) Verwarming/koeling
	Verdeelkast t.b.v. licht en kracht installatie		Bel drukknop aangesloten op videofoon		Afzuigventilatie (wand)
	Centraaldoos		Cera ventilatiesysteem Tapwater afleverzet		Afzuigventilatie (plafond)

AOP	Abonnee Overname Punt	FTU	Fiber Termination Unit	RK	Recirculatiekap 2250 mm +vl
CAP	Centraal aardpunt	HD	Loze leiding aansluiting elektrische handdoekradiator (kopersoptie)	RM	Rookmelder
CERA	Ventilatie unit	KT	Kooktoestel 100 mm +vl	TW	Tapwater 1500 mm +vl
TH/CO2	CO2-opnemer / Thermostaat 1500 mm +vl	KK/CM	Koelkast / Combi oven magnetron	VW	Vaatwasser 100 mm +vl
Overige hoogtes schakelmateriaal:					
-Wandcontactdozen & aansluitpunten algemeen 300mm +vl					
-Schakelaars 1050mm +vl					
-Wandcontactdozen boven aanrecht en wastafel					
-Aansluitpunt wandverlichting 1800mm +vl					
-Wandcontactdoos recirculatiekap 2250mm +vl					
-Videofoon en beeldrukker 1500mm +vl					

SYMBOLEN

	Meterkast		Toilet
	Entree		Wastafel & planchet vl+1.200
	Vloertegelwerk		Douchebak
	Plafondovergang		

> Voor positie appartement zie overzichtstekeningen

CORNER LOFTS
DEN HAAG

>
VERKOOPTEKENINGEN
STUDIO TYPE 11

>
DOC NR
VK011

>
STATUS
DEFINITIEF

>
DATUM
17.01.2025

>
SCHAAL
1:50

>
PROJECT
3130


>
REVISIE

>
FORMAAT
A3



TYPE KOMT VOOR BIJ BOUWNUMMERS:
03.11 - 3e verdieping

TYPE 11A

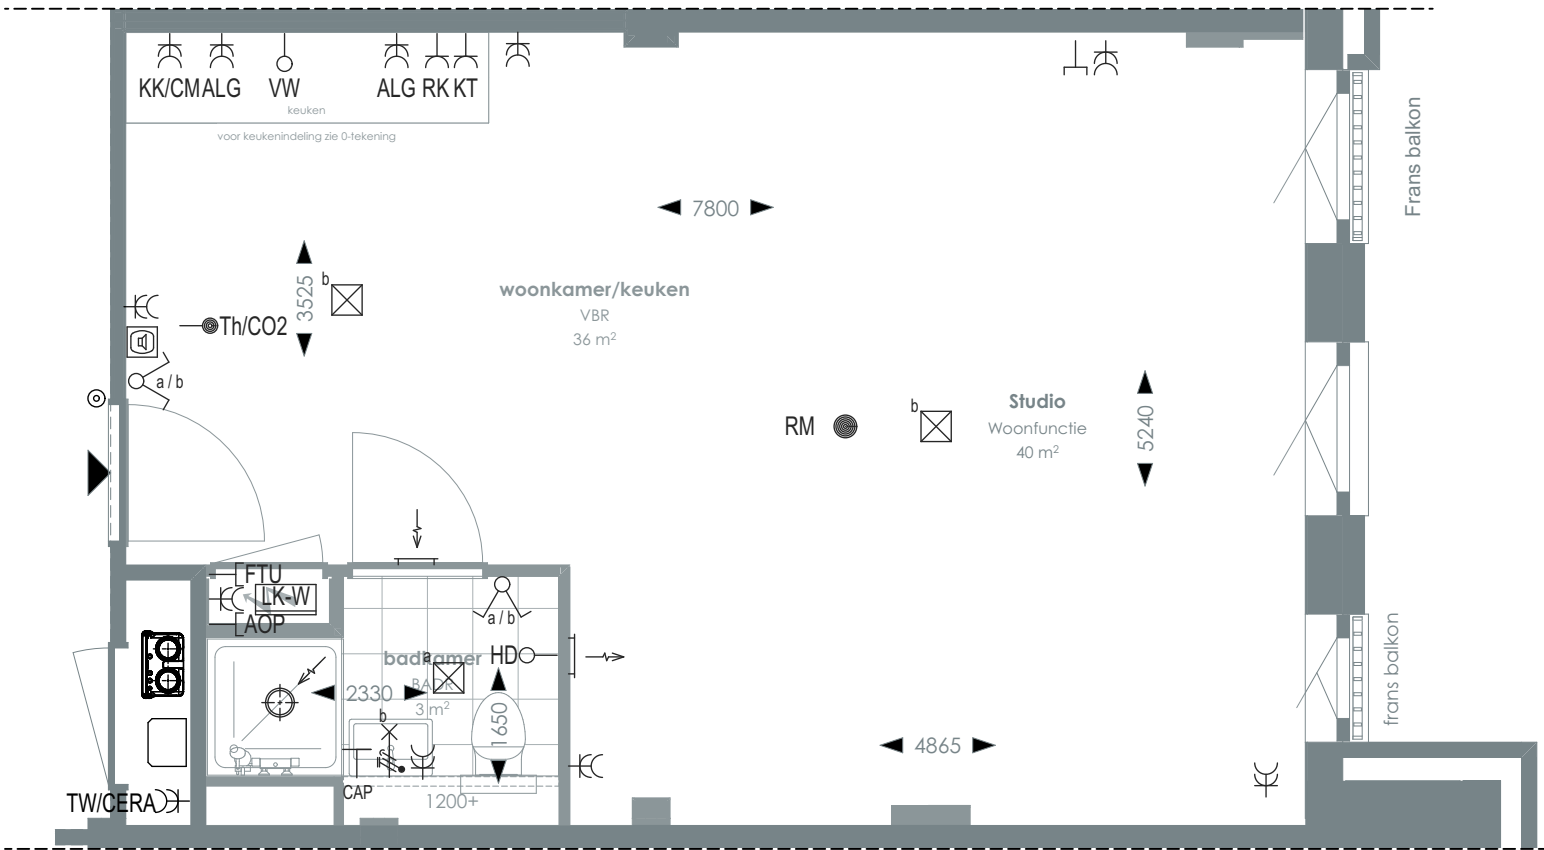

1:50 PLATTEGROND



> Voor positie appartement zie overzichtstekeningen

CORNER LOFTS
DEN HAAG

>
VERKOOPTEKENINGEN
STUDIO TYPE 11A

>
DOC NR
VK011A

>
STATUS
DEFINITIEF

>
DATUM
17.01.2025

>
SCHAAL
1:50

>
PROJECT
3130

>
REVISIE

>
FORMAAT
A3

>
RENOVOOI

	Videofoon		Rookmelder		Enkelvoudige, dubbele wandcontactdoos
	Centraal aardpunt		Enkelpolige, serie schakelaar		Media
	Onbedraad, bedraad aansluitpunt		Radiator		Toevoerventilatie (wand) Verwarming/koeling
	Verdeelkast t.b.v. licht en kracht installatie		Bel drukknop aangesloten op videofoon		Afzuigventilatie (wand)
	Centraaldoos		Cera ventilatiesysteem Tapwater afleverzet		Afzuigventilatie (plafond)

AOP	Abonnee Overname Punt	FTU	Fiber Termination Unit	RK	Recirculatiekap 2250 mm +vl
CAP	Centraal aardpunt	HD	Loze leiding aansluiting elektrische handdoekradiator (kopersoptie)	RM	Rookmelder
CERA	Ventilatie unit	KT	Kooktoestel 100 mm +vl	TW	Tapwater 1500 mm +vl
TH/CO2	CO2-opnemer / Thermostaat 1500 mm +vl	KK/CM	Koelkast / Combi oven magnetron	VW	Vaatwasser 100 mm +vl
Overige hoogtes schakelmateriaal: -Wandcontactdozen & aansluitpunten algemeen 300mm +vl -Schakelaars 1050mm +vl -Wandcontactdozen boven aanrecht en wastafel -Aansluitpunt wandverlichting 1800mm +vl -Wandcontactdoos recirculatiekap 2250mm +vl -Videofoon en beeldrukker 1500mm +vl					

>
SYMBOLEN

	Meterkast		Toilet
	Entree		Wastafel & planchet vl+1.200
	Vloerregelwerk		Douchebak
	Plafondovergang		




TYPE KOMT VOOR BIJ BOUWNUMMERS:

01.12 - 1e verdieping

02.12 - 2e verdieping

TYPE 12

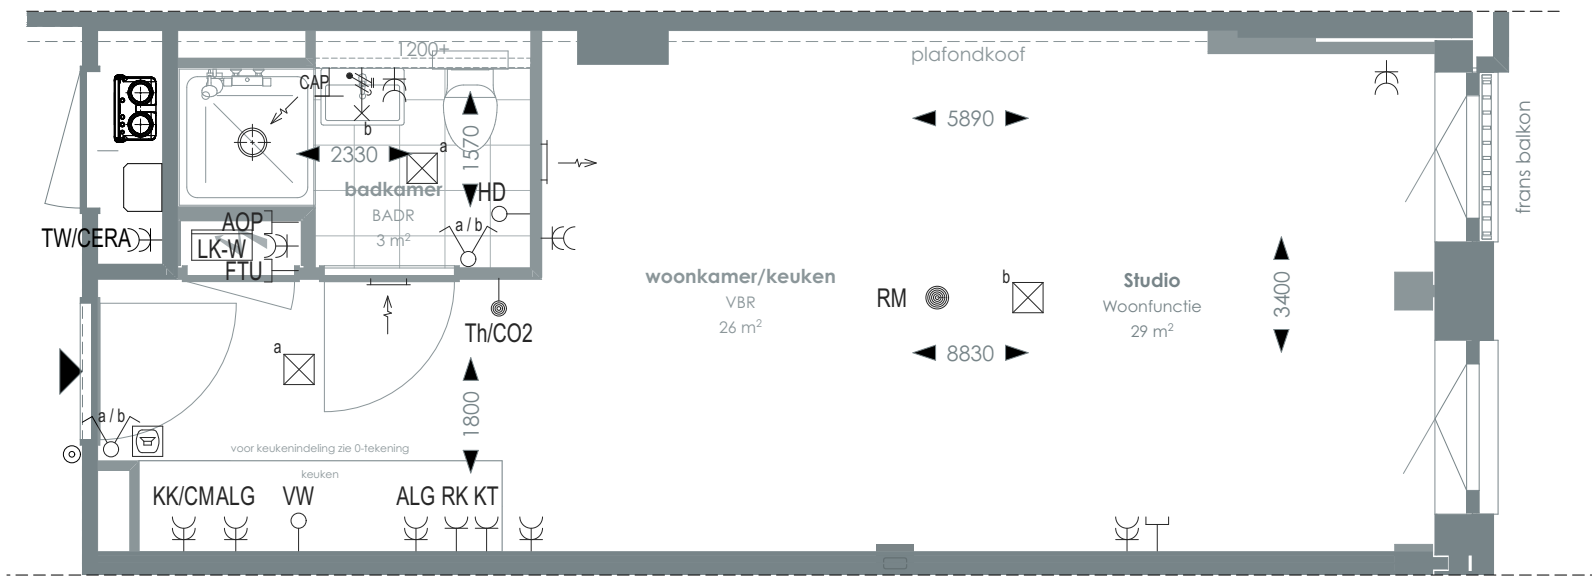

1:50 PLATTEGROND



> Voor positie appartement zie overzichtstekeningen

CORNER LOFTS

DEN HAAG

>
VERKOOPTEKENINGEN
STUDIO TYPE 12

>
DOC NR
VK012

>
STATUS
DEFINITIEF

>
DATUM
17.01.2025

>
SCHAAL
1:50

>
PROJECT
3130

>
REVISIE

>
FORMAAT
A3

>
RENVOOI


	Videofoon		Rookmelder		Enkelvoudige, dubbele wandcontactdoos
	Centraal aardpunt		Enkelpolige, serie schakelaar		Media
	Onbedraad, bedraad aansluitpunt		Radiator		Toevoerventilatie (wand) Verwarming/koeling
	Verdeelkast t.b.v. licht en kracht installatie		Bel drukknop aangesloten op videofoon		Afzuigventilatie (wand)
	Centraaldoos		Cera ventilatiesysteem Tapwater afleverzet		Afzuigventilatie (plafond)

AOP	Abonnee Overname Punt	FTU	Fiber Termination Unit	RK	Recirculatiekap 2250 mm +vl
CAP	Centraal aardpunt	HD	Loze leiding aansluiting elektrische handdoekradiator (kopersoptie)	RM	Rookmelder
CERA	Ventilatie unit	KT	Kooktoestel 100 mm +vl	TW	Tapwater 1500 mm +vl
TH/CO2	CO2-opnemer / Thermostaat 1500 mm +vl	KK/CM	Koelkast / Combi oven magnetron	VW	Vaatwasser 100 mm +vl
Overige hoogtes schakelmateriaal:					
-Wandcontactdozen & aansluitpunten algemeen 300mm +vl			-Aansluitpunt wandverlichting 1800mm +vl		
-Schakelaars 1050mm +vl			-Wandcontactdoos recirculatiekap 2250mm +vl		
-Wandcontactdozen boven aanrecht en wastafel			-Videofoon en beeldrukker 1500mm +vl		

>
SYMBOLEN

	Meterkast		Toilet
	Entree		Wastafel & planchet vl+1.200
	Vloerpegelwerk		Douchebak
	Plafondovergang		



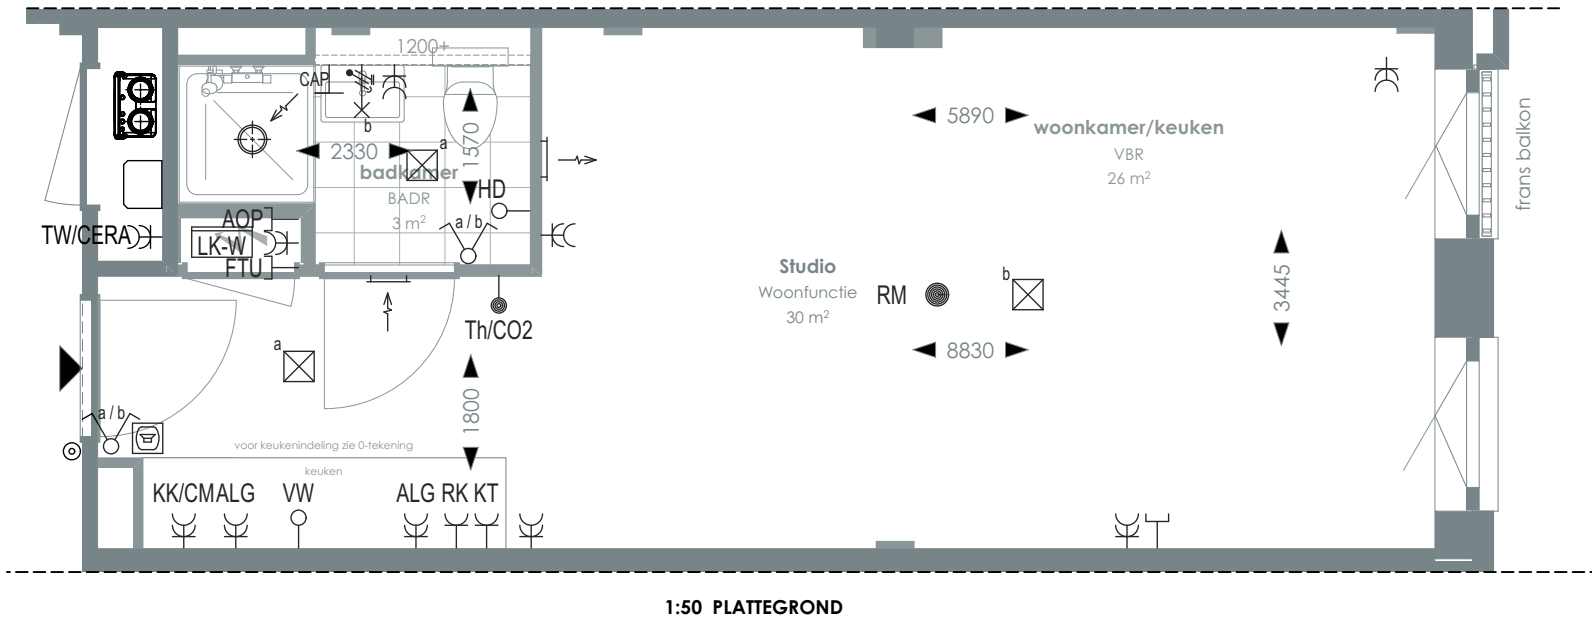

RENVOOI

	Videofoon		Rookmelder		Enkelvoudige, dubbele wandcontactdoos
	Centraal aardpunt		Enkelpolige, serie schakelaar		Media
	Onbedraad, bedraad aansluitpunt		Radiator		Toevoerventilatie (wand) Verwarming/koeling
	Verdeelkast t.b.v. licht en kracht installatie		Bel drukknop aangesloten op videofoon		Afzuigventilatie (wand)
	Centraaldoos		Cera ventilatiesysteem Tapwater afleverzet		Afzuigventilatie (plafond)

AOP	Abonnee Overname Punt	FTU	Fiber Termination Unit	RK	Recirculatiekap 2250 mm +vl
CAP	Centraal aardpunt	HD	Loze leiding aansluiting elektrische handdoekradiator (kopersoptie)	RM	Rookmelder
CERA	Ventilatie unit	KT	Kooktoestel 100 mm +vl	TW	Tapwater 1500 mm +vl
TH/CO2	CO2-opnemer / Thermostaat 1500 mm +vl	KK/CM	Koelkast / Combi oven magnetron	VW	Vaatwasser 100 mm +vl
Overige hoogtes schakelmateriaal: -Wandcontactdozen & aansluitpunten algemeen 300mm +vl -Schakelaars 1050mm +vl -Wandcontactdozen boven aanrecht en wastafel -Aansluitpunt wandverlichting 1800mm +vl -Wandcontactdoos recirculatiekap 2250mm +vl -Videfoon en beeldrukker 1500mm +vl					

SYMBOLEN

	Meterkast		Toilet
	Entree		Wastafel & planchet vl+1.200
	Vloerregelwerk		Douchebak
	Plafondovergang		

CORNER LOFTS
DEN HAAG

VERKOOPTEKENINGEN
STUDIO TYPE 12A

DOC NR
VK012A

STATUS
DEFINITIEF

DATUM
17.01.2025

SCHAAL
1:50

PROJECT
3130

REVISIE

FORMAAT
A3




TYPE KOMT VOOR BIJ BOUWNUMMERS:

01.13 - 1e verdieping

02.13 - 2e verdieping

TYPE 13

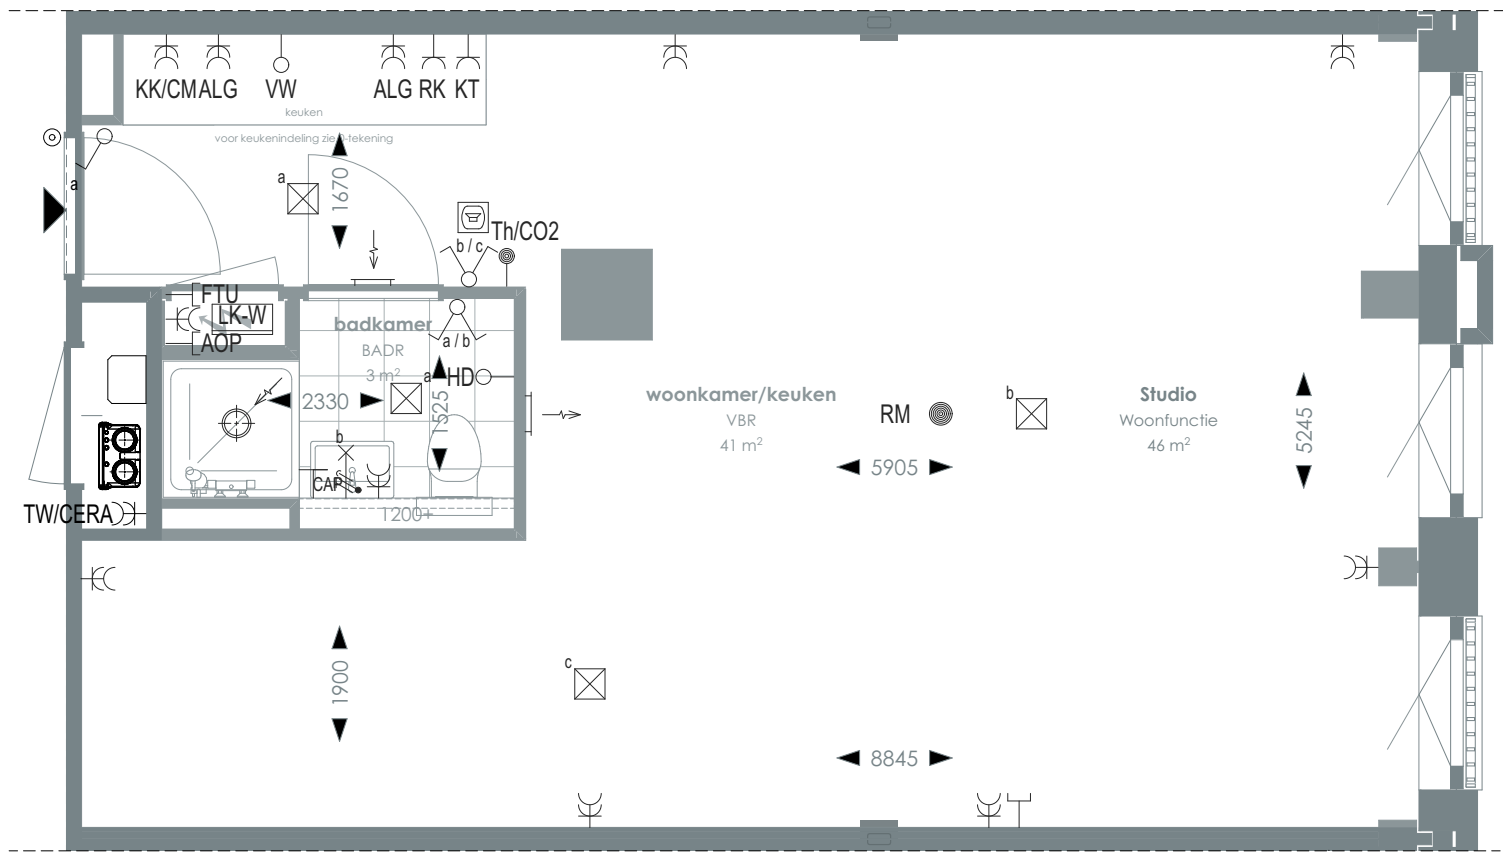

1:50 PLATTEGROND



> Voor positie appartement zie overzichtstekeningen

CORNER LOFTS

DEN HAAG

> VERKOOPTEKENINGEN
STUDIO TYPE 13

> DOC NR
VK013

> STATUS
DEFINITIEF

> DATUM
17.01.2025

> SCHAAL
1:50

> PROJECT
3130

> REVISIE

> FORMAAT
A3

> RENVOOI


	Videofoon		Rookmelder		Enkelvoudige, dubbele wandcontactdoos
	Centraal aardpunt		Enkelpolige, serie schakelaar		Media
	Onbedraad, bedraad aansluitpunt		Radiator		Toevoerventilatie (wand) Verwarming/koeling
	Verdeelkast t.b.v. licht en kracht installatie		Bel drukknop aangesloten op videofoon		Afzuigventilatie (wand)
	Centraaldoos		Cera ventilatiesysteem Tapwater afleverzet		Afzuigventilatie (plafond)

AOP	Abonnee Overname Punt	FTU	Fiber Termination Unit	RK	Recirculatiekap 2250 mm +vl
CAP	Centraal aardpunt	HD	Loze leiding aansluiting elektrische handdoekradiator (kopersoptie)	RM	Rookmelder
CERA	Ventilatie unit	KT	Kooktoestel 100 mm +vl	TW	Tapwater 1500 mm +vl
TH/CO2	CO2-opnemer / Thermostaat 1500 mm +vl	KK/CM	Koelkast / Combi oven magnetron	VW	Vaatwasser 100 mm +vl
Overige hoogtes schakelmateriaal:					
-Wandcontactdozen & aansluitpunten algemeen 300mm +vl			-Aansluitpunt wandverlichting 1800mm +vl		
-Schakelaars 1050mm +vl			-Wandcontactdoos recirculatiekap 2250mm +vl		
-Wandcontactdozen boven aanrecht en wastafel			-Videofoon en belddrukker 1500mm +vl		

> SYMBOLEN

	Meterkast		Toilet
	Entree		Wastafel & planchet vl+1.200
	Vloerregelwerk		Douchebak
	Plafondovergang		



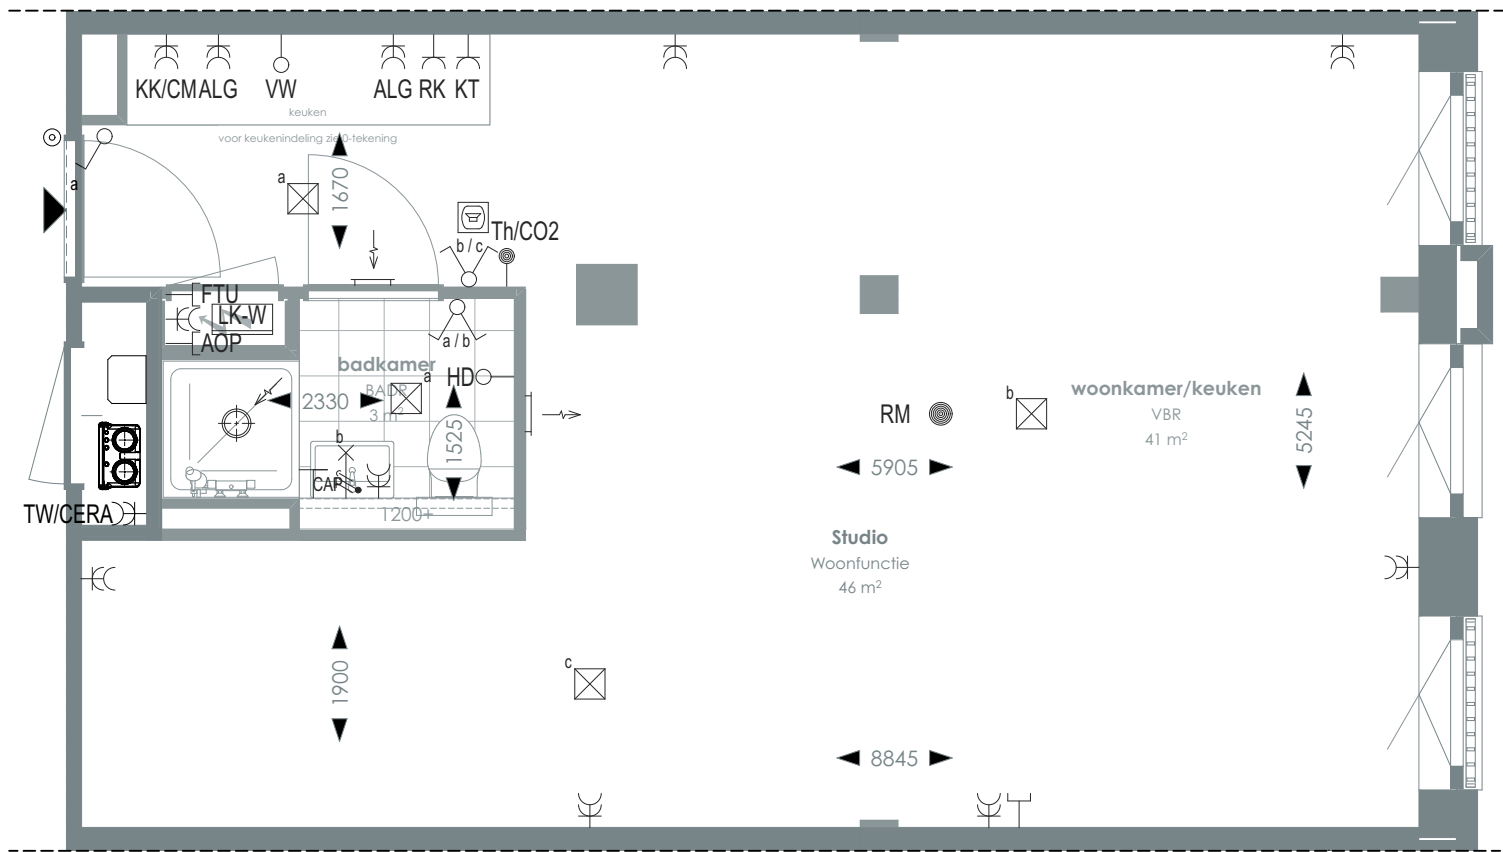

1:50 PLATTEGROND

RENVOOI

	Videofoon		Rookmelder		Enkelvoudige, dubbele wandcontactdoos
	Centraal aardpunt		Enkelpolige, serie schakelaar		Media
	Onbedraad, bedraad aansluitpunt		Radiator		Toevoerventilatie (wand) Verwarming/koeling
	Verdeelkast t.b.v. licht en kracht installatie		Bel drukknop aangesloten op videofoon		Afzuigventilatie (wand)
	Centraaldoos		Cera ventilatiesysteem Tapwater afleverzet		Afzuigventilatie (plafond)

AOP	Abonnee Overname Punt	FTU	Fiber Termination Unit	RK	Recirculatiekap 2250 mm +vl
CAP	Centraal aardpunt	HD	Loze leiding aansluiting elektrische handdoekradiator (kopersoptie)	RM	Rookmelder
CERA	Ventilatie unit	KT	Kooktoestel 100 mm +vl	TW	Tapwater 1500 mm +vl
TH/CO2	CO2-opnemer / Thermostaat 1500 mm +vl	KK/CM	Koelkast / Combi oven magnetron	VW	Vaatwasser 100 mm +vl
Overige hoogtes schakelmateriaal: -Wandcontactdozen & aansluitpunten algemeen 300mm +vl -Schakelaars 1050mm +vl -Wandcontactdozen boven aanrecht en wastafel -Aansluitpunt wandverlichting 1800mm +vl -Wandcontactdoos recirculatiekap 2250mm +vl -Videfoon en beeldrukker 1500mm +vl					

SYMBOLEN

	Meterkast		Toilet
	Entree		Wastafel & planchet vl+1.200
	Vloerregelwerk		Douchebak
	Plafondovergang		

> Voor positie appartement zie overzichtstekeningen

CORNER LOFTS
DEN HAAG

>
VERKOOPTEKENINGEN
STUDIO TYPE 13A

>
DOC NR
VK013A

>
STATUS
DEFINITIEF

>
DATUM
17.01.2025

>
SCHAAL
1:50

>
PROJECT
3130

>
REVISIE


>
FORMAAT
A3



TYPE KOMT VOOR BIJ BOUWNUMMERS:

01.14 - 1e verdieping
02.14 - 2e verdieping

TYPE 14

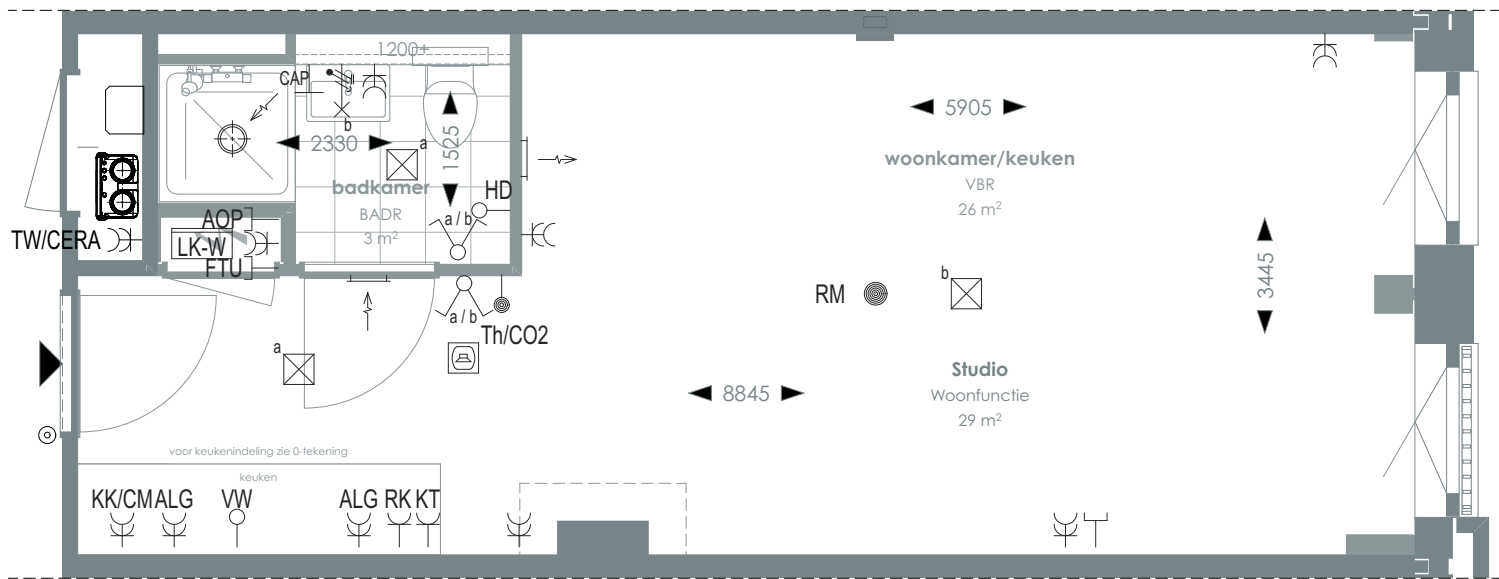

1:50 PLATTEGROND



> Voor positie appartement zie overzichtstekeningen

CORNER LOFTS

DEN HAAG

>
VERKOOPTEKENINGEN
STUDIO TYPE 14

>
DOC NR
VK014

>
STATUS
DEFINITIEF

>
DATUM
17.01.2025

>
SCHAAL
1:50

>
PROJECT
3130

>
REVISIE

>
FORMAAT
A3

>
RENVOOI

	Videofoon		Rookmelder		Enkelvoudige, dubbele wandcontactdoos
	Centraal aardpunt		Enkelpolige, serie schakelaar		Media
	Onbedraad, bedraad aansluitpunt		Radiator		Toevoerventilatie (wand) Verwarming/koeling
	Verdeelkast t.b.v. licht en kracht installatie		Bel drukknop aangesloten op videfoon		Afzuigventilatie (wand)
	Centraaldoos		Cera ventilatiesysteem Tapwater afleverset		Afzuigventilatie (plafond)

AOP	Abonnee Overname Punt	FTU	Fiber Termination Unit	RK	Recirculatiekap 2250 mm +vl
CAP	Centraal aardpunt	HD	Loze leiding aansluiting elektrische handdoekradiator (kopersoptie)	RM	Rookmelder
CERA	Ventilatie unit	KT	Kooktoestel 100 mm +vl	TW	Tapwater 1500 mm +vl
TH/CO2	CO2-opnemer / Thermostaat 1500 mm +vl	KK/CM	Koelkast / Combi oven magnetron	VW	Vaatwasser 100 mm +vl
Overige hoogtes schakelmateriaal:					
-Wandcontactdozen & aansluitpunten algemeen 300mm +vl					
-Schakelaars 1050mm +vl					
-Wandcontactdozen boven aanrecht en wastafel					
-Aansluitpunt wandverlichting 1800mm +vl					
-Wandcontactdoos recirculatiekap 2250mm +vl					
-Videfoon en beeldrukker 1500mm +vl					


>
SYMBOLEN

	Meterkast		Toilet
	Entree		Wastafel & planchet vl+1.200
	Vloerregelwerk		Douchebak
	Plafondovergang		



TYPE KOMT VOOR BIJ BOUWNUMMERS:
03.14 - 3e verdieping

TYPE 14A

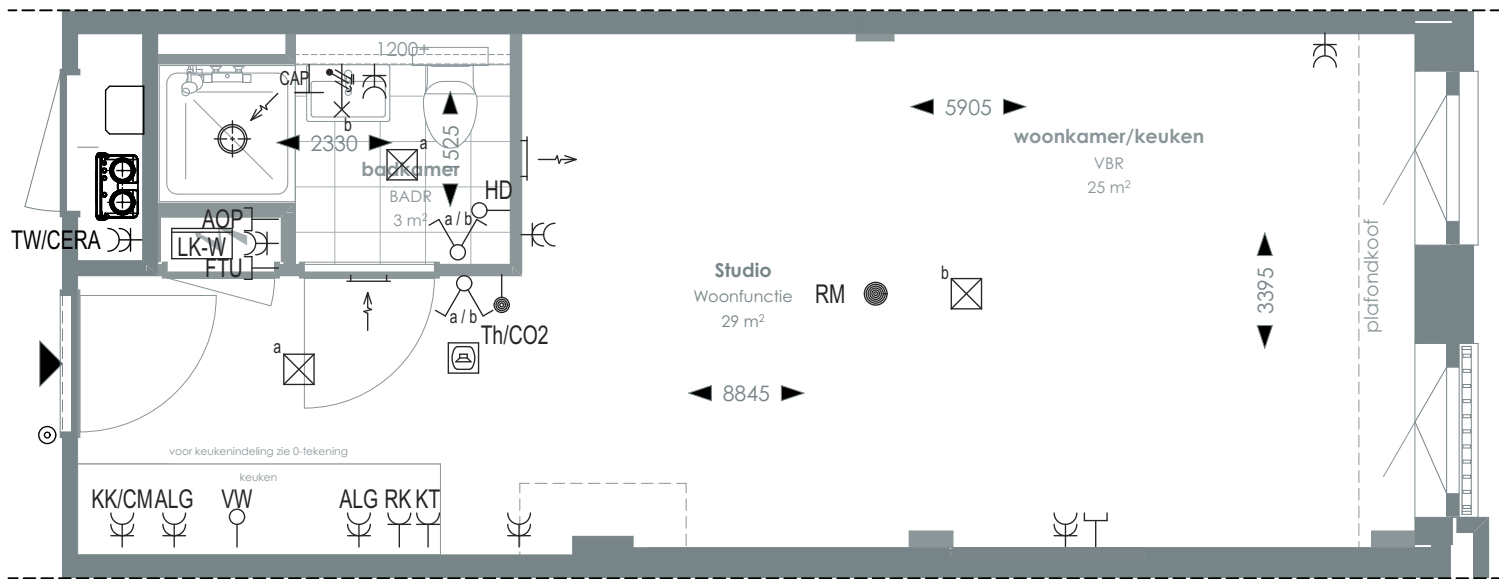

1:50 PLATTEGROND



> Voor positie appartement zie overzichtstekeningen

CORNER LOFTS
DEN HAAG

>
VERKOOPTEKENINGEN
STUDIO TYPE 14A

>
DOC NR
VK014A

>
STATUS
DEFINITIEF

>
DATUM
17.01.2025

>
SCHAAL
1:50

>
PROJECT
3130

>
REVISIE

>
FORMAAT
A3

RENVOOI

	Videofoon		Rookmelder		Enkelvoudige, dubbele wandcontactdoos
	Centraal aardpunt		Enkelpolige, serie schakelaar		Media
	Onbedraad, bedraad aansluitpunt		Radiator		Toevoerventilatie (wand) Verwarming/koeling
	Verdeelkast t.b.v. licht en kracht installatie		Bel drukknop aangesloten op videfoon		Afzuigventilatie (wand)
	Centraaldoos		Cera ventilatiesysteem Tapwater afleverset		Afzuigventilatie (plafond)

AOP	Abonnee Overname Punt	FTU	Fiber Termination Unit	RK	Recirculatiekap 2250 mm +vl
CAP	Centraal aardpunt	HD	Loze leiding aansluiting elektrische handdoekradiator (kopersoptie)	RM	Rookmelder
CERA	Ventilatie unit	KT	Kooktoestel 100 mm +vl	TW	Tapwater 1500 mm +vl
TH/CO2	CO2-opnemer / Thermostaat 1500 mm +vl	KK/CM	Koelkast / Combi oven magnetron	VW	Vaatwasser 100 mm +vl
Overige hoogtes schakelmateriaal: -Wandcontactdozen & aansluitpunten algemeen 300mm +vl -Schakelaars 1050mm +vl -Wandcontactdozen boven aanrecht en wastafel -Aansluitpunt wandverlichting 1800mm +vl -Wandcontactdoos recirculatiekap 2250mm +vl -Videfoon en belddrukker 1500mm +vl					

SYMBOLEN


	Meterkast		Toilet
	Entree		Wastafel & planchet vl+1.200
	Vloertegelwerk		Douchebak
	Plafondovergang		



TYPE KOMT VOOR BIJ BOUWNUMMERS:

- 01.15 - 1e verdieping
- 02.15 - 2e verdieping
- 02.16 - 2e verdieping
- 03.15 - 3e verdieping
- 03.16 - 3e verdieping
- 05.09 - 5e verdieping
- 05.10 - 5e verdieping

TYPE 15

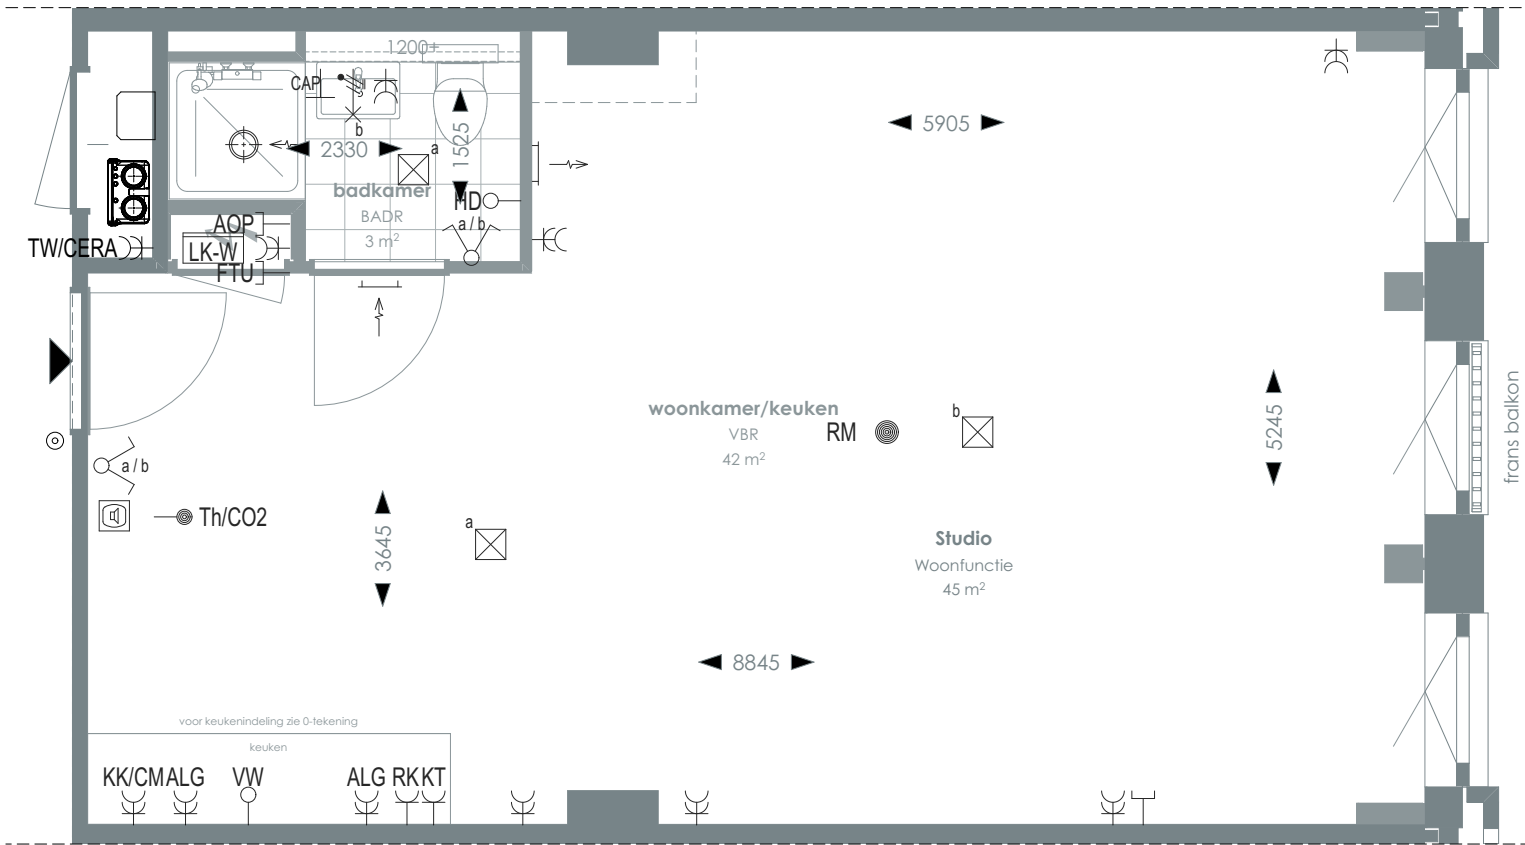

1:50 PLATTEGROND

RENVOOI

- Videofoon
- Centraal aardpunt
- Onbedraad, bedraad aansluitpunt
- Verdeelkast t.b.v. licht en kracht installatie
- Centraaldoos
- Rookmelder
- Enkelpolige, serie schakelaar
- Radiator
- Bel drukknop aangesloten op videofoon
- Cera ventilatiesysteem Tapwater afleverzet
- Enkelvoudige, dubbele wandcontactdoos
- Media
- Toevoerventilatie (wand) Verwarming/koeling
- Afzuigventilatie (wand)
- Afzuigventilatie (plafond)

- AOP Abonnee Overname Punt
- CAP Centraal aardpunt
- CERA Ventilatie unit
- TH/CO2 CO2-opnemer / Thermostaat 1500 mm +vl
- FTU Fiber Termination Unit
- HD Loze leiding aansluiting elektrische handdoekradiator (kopersoptie)
- KT Kooktoestel 100 mm +vl
- KK/CM Koelkast / Combi oven magnetron
- RK Recirculatiekap 2250 mm +vl
- RM Rookmelder
- TW Tapwater 1500 mm +vl
- VW Vaatwasser 100 mm +vl
- Overige hoogtes schakelmateriaal:
 - Wandcontactdozen & aansluitpunten algemeen 300mm +vl
 - Schakelaars 1050mm +vl
 - Wandcontactdozen boven aanrecht en wastafel
 - Aansluitpunt wandverlichting 1800mm +vl
 - Wandcontactdoos recirculatiekap 2250mm +vl
 - Videofoon en beeldrukker 1500mm +vl

SYMBOLEN

- Meterkast
- Entree
- Vloerregelwerk
- Plafondovergang
- Toilet
- Wastafel & planchet vl+1.200
- Douchebak

CORNER LOFTS
DEN HAAG

VERKOOPTEKENINGEN
STUDIO TYPE 15


>	>	
DOC NR	STATUS	
VK015	DEFINITIEF	
>	>	>
DATUM	SCHAAL	PROJECT
17.01.2025	1:50	3130
>	>	
REVISIE	FORMAAT	
	A3	



TYPE KOMT VOOR BIJ BOUWNUMMERS:

- 06.09 - 6e verdieping
- 06.10 - 6e verdieping
- 07.07 - 7e verdieping
- 07.08 - 7e verdieping

TYPE 15A

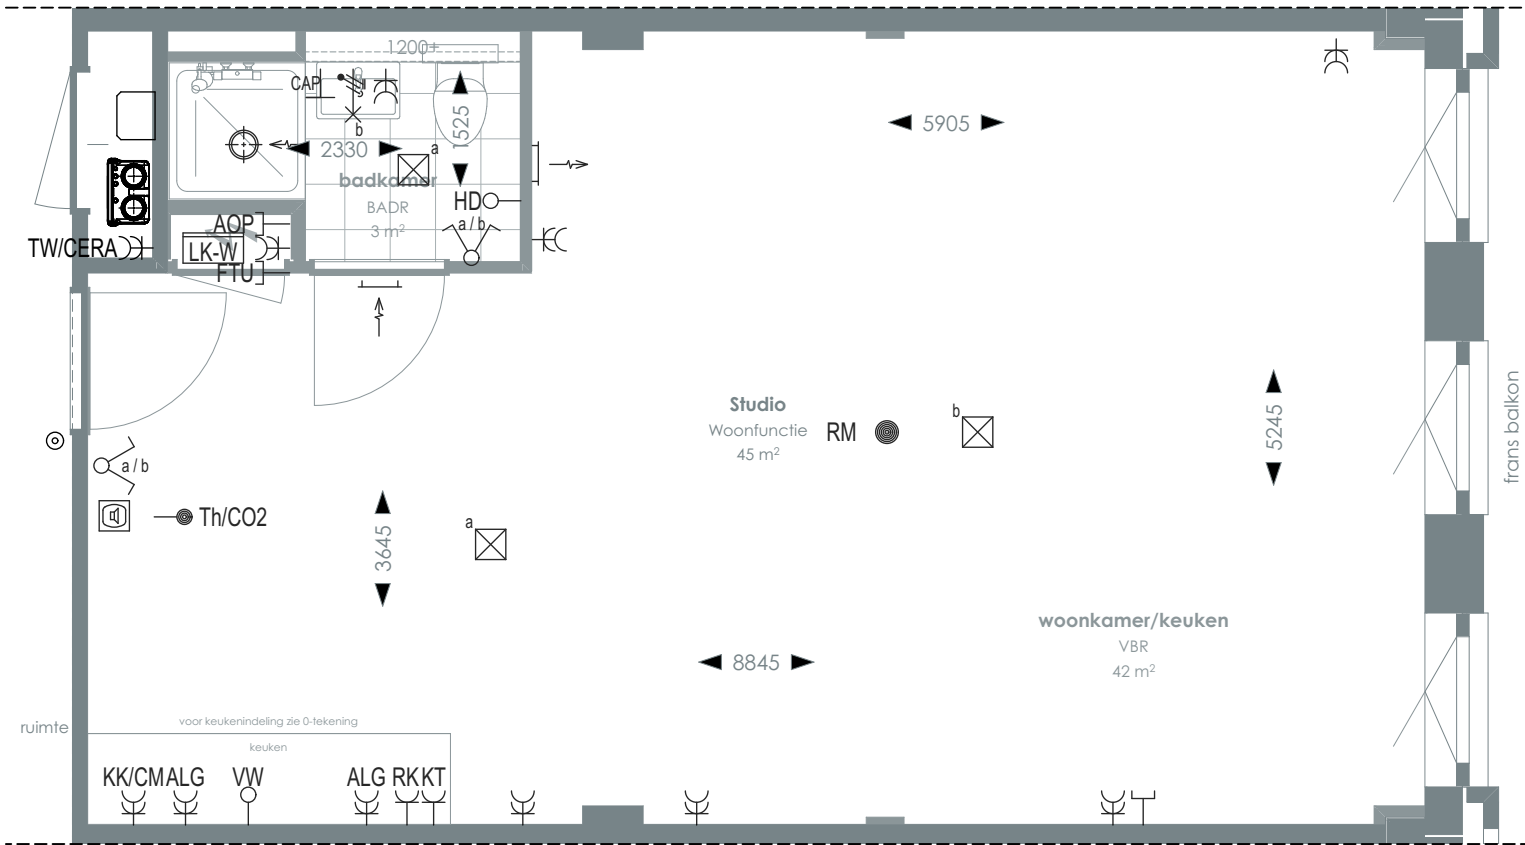

1:50 PLATTEGROND

> Voor positie appartement zie overzichtstekeningen

CORNER LOFTS
DEN HAAG

>
VERKOOPTEKENINGEN
STUDIO TYPE 15A

>
DOC NR
VK015A

>
STATUS
DEFINITIEF

>
DATUM
17.01.2025

>
SCHAAL
1:50

>
PROJECT
3130

>
REVISIE

>
FORMAAT
A3

RENVOOI

- | | | | | | |
|--|--|--|--|--|---|
| | Videofoon | | Rookmelder | | Enkelvoudige, dubbele wandcontactdoos |
| | Centraal aardpunt | | Enkelpolige, serie schakelaar | | Media |
| | Onbedraad, bedraad aansluitpunt | | Radiator | | Toevoerventilatie (wand) Verwarming/koeling |
| | Verdeelkast t.b.v. licht en kracht installatie | | Bel drukknop aangesloten op videofoon | | Afzuigventilatie (wand) |
| | Centraaldoos | | Cera ventilatiesysteem Tapwater afleverzet | | Afzuigventilatie (plafond) |

- | | | | | | |
|---------------|---------------------------------------|--------------|---|-----------|-----------------------------|
| AOP | Abonnee Overname Punt | FTU | Fiber Termination Unit | RK | Recirculatiekap 2250 mm +vl |
| CAP | Centraal aardpunt | HD | Loze leiding aansluiting elektrische handdoekradiator (kopersoptie) | RM | Rookmelder |
| CERA | Ventilatie unit | KT | Kooktoestel 100 mm +vl | TW | Tapwater 1500 mm +vl |
| TH/CO2 | CO2-opnemer / Thermostaat 1500 mm +vl | KK/CM | Koelkast / Combi oven magnetron | VW | Vaatwasser 100 mm +vl |
- Overige hoogtes schakelmateriaal:**
-Wandcontactdozen & aansluitpunten algemeen 300mm +vl
-Schakelaars 1050mm +vl
-Wandcontactdozen boven aanrecht en wastafel
-Aansluitpunt wandverlichting 1800mm +vl
-Wandcontactdoos recirculatiekap 2250mm +vl
-Videofoon en beeldrukker 1500mm +vl

SYMBOLEN


- | | | | |
|--|-----------------|--|------------------------------|
| | Meterkast | | Toilet |
| | Entree | | Wastafel & planchet vl+1.200 |
| | Vloerregelwerk | | Douchebak |
| | Plafondovergang | | |



TYPE KOMT VOOR BIJ BOUWNUMMERS:

- 01.16 - 1e verdieping
02.17 - 2e verdieping

TYPE 16

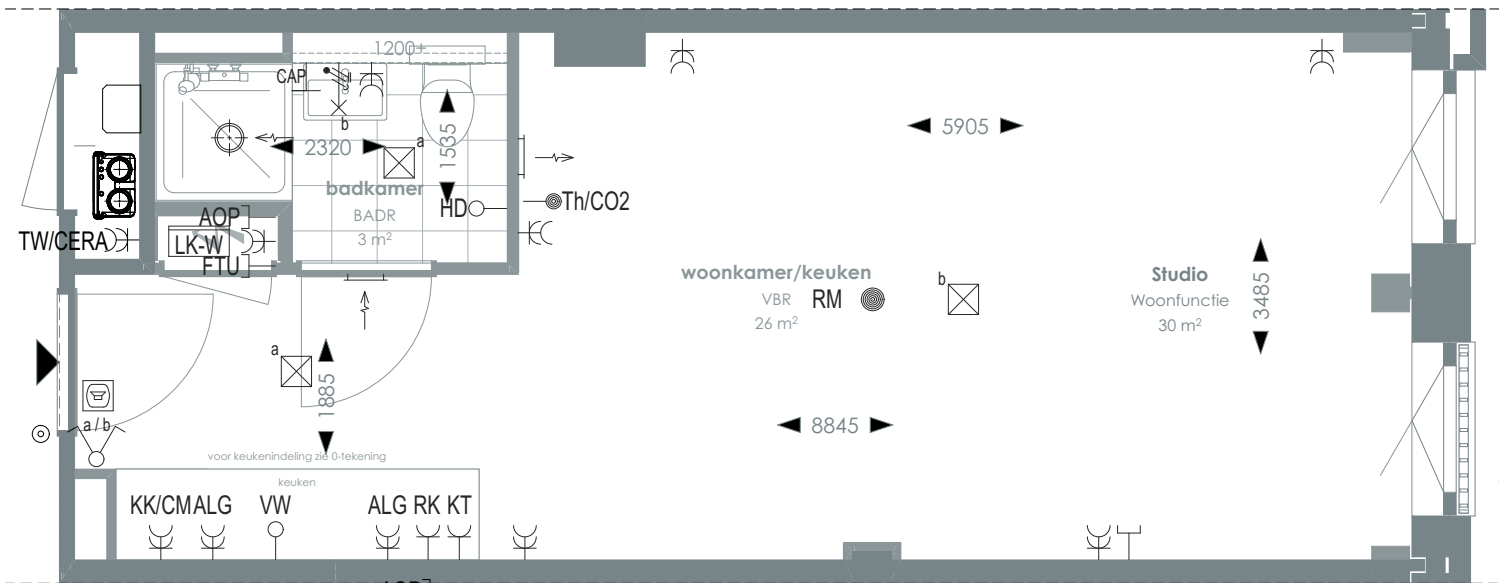

1:50 PLATTEGROND



> Voor positie appartement zie overzichtstekeningen

CORNER LOFTS

DEN HAAG

>
VERKOOPTEKENINGEN
STUDIO TYPE 16

>
DOC NR
VK016

>
STATUS
DEFINITIEF

>
DATUM
17.01.2025

>
SCHAAL
1:50

>
PROJECT
3130

>
REVISIE

>
FORMAAT
A3

>
RENVOOI

- | | | |
|--|--|---|
| Videofoon | Rookmelder | Enkelvoudige, dubbele wandcontactdoos |
| Centraal aardpunt | Enkelpolige, serie schakelaar | Media |
| Onbedraad, bedraad aansluitpunt | Radiator | Toevoerventilatie (wand) Verwarming/koeling |
| Verdeelkast t.b.v. licht en kracht installatie | Bel drukknop aangesloten op videfoon | Afzuigventilatie (wand) |
| Centraaldoos | Cera ventilatiesysteem Tapwater afleverset | Afzuigventilatie (plafond) |

- | | | |
|---|---|---------------------------------------|
| AOP Abonnee Overname Punt | FTU Fiber Termination Unit | RK Recirculatiekap 2250 mm +vl |
| CAP Centraal aardpunt | HD Loze leiding aansluiting elektrische handdoekradiator (kopersoptie) | RM Rookmelder |
| CERA Ventilatie unit | KT Kooktoestel 100 mm +vl | TW Tapwater 1500 mm +vl |
| TH/CO2 CO2-opnemer / Thermostaat 1500 mm +vl | KK/CM Koelkast / Combi oven magnetron | VW Vaatwasser 100 mm +vl |
- Overige hoogtes schakelmateriaal:**
-Wandcontactdozen & aansluitpunten algemeen 300mm +vl
-Schakelaars 1050mm +vl
-Wandcontactdozen boven aanrecht en wastafel
-Aansluitpunt wandverlichting 1800mm +vl
-Wandcontactdoos recirculatiekap 2250mm +vl
-Videfoon en beeldrukker 1500mm +vl

>
SYMBOLEN


- | | |
|-----------------|------------------------------|
| Meterkast | Toilet |
| Entree | Wastafel & planchet vl+1.200 |
| Vloerregelwerk | Douchebak |
| Plafondovergang | |



TYPE KOMT VOOR BIJ BOUWNUMMERS:

- 03.17 - 3e verdieping
- 04.06 - 4e verdieping
- 05.11 - 5e verdieping
- 06.11 - 6e verdieping
- 07.09 - 7e verdieping

TYPE 16A

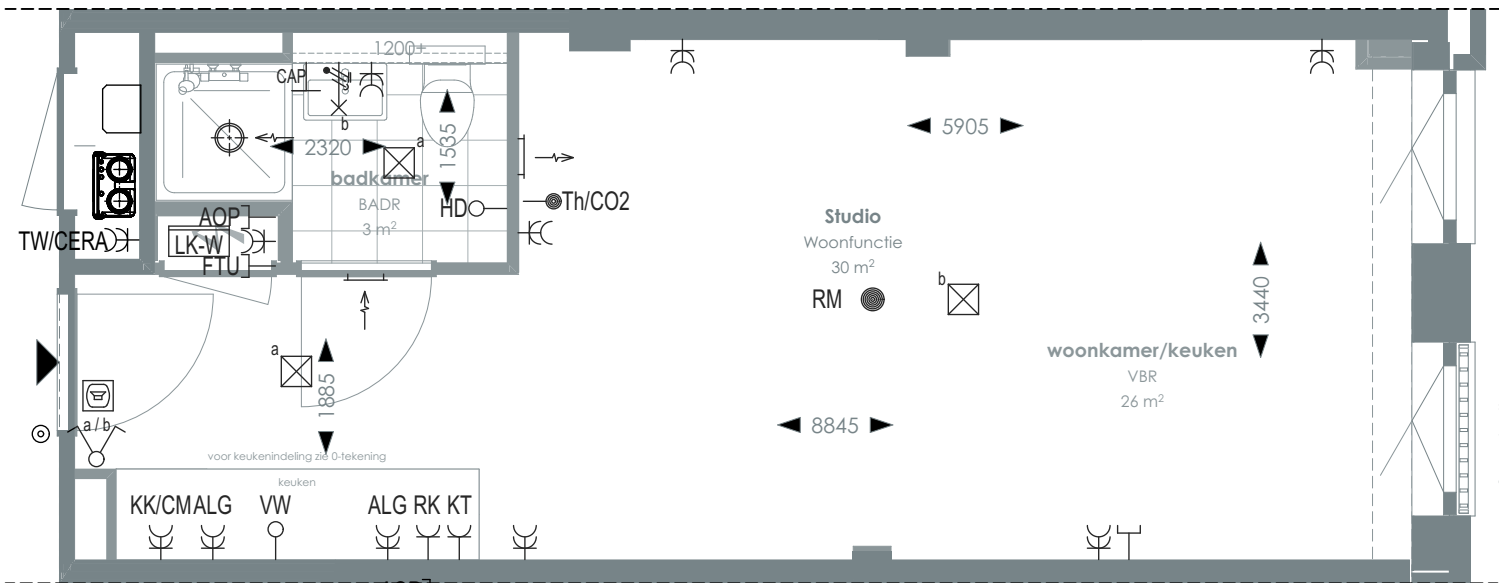

1:50 PLATTEGROND



> Voor positie appartement zie overzichtstekeningen

CORNER LOFTS

DEN HAAG

>
VERKOOPTEKENINGEN
STUDIO TYPE 16A

>
DOC NR
VK016A

>
STATUS
DEFINITIEF

>
DATUM
17.01.2025

>
SCHAAL
1:50

>
PROJECT
3130

>
REVISIE

>
FORMAAT
A3

>
RENVOOI

- | | | | | | |
|--|--|--|--|--|---|
| | Videofoon | | Rookmelder | | Enkelvoudige, dubbele wandcontactdoos |
| | Centraal aardpunt | | Enkelpolige, serie schakelaar | | Media |
| | Onbedraad, bedraad aansluitpunt | | Radiator | | Toevoerventilatie (wand) Verwarming/koeling |
| | Verdeelkast t.b.v. licht en kracht installatie | | Bel drukknop aangesloten op videfoon | | Afzuigventilatie (wand) |
| | Centraaldoos | | Cera ventilatiesysteem Tapwater afleverzet | | Afzuigventilatie (plafond) |

- | | | | | | |
|---------------|---------------------------------------|--------------|---|-----------|-----------------------------|
| AOP | Abonnee Overname Punt | FTU | Fiber Termination Unit | RK | Recirculatiekap 2250 mm +vl |
| CAP | Centraal aardpunt | HD | Loze leiding aansluiting elektrische handdoekradiator (kopersoptie) | RM | Rookmelder |
| CERA | Ventilatie unit | KT | Kooktoestel 100 mm +vl | TW | Tapwater 1500 mm +vl |
| TH/CO2 | CO2-opnemer / Thermostaat 1500 mm +vl | KK/CM | Koelkast / Combi oven magnetron | VW | Vaatwasser 100 mm +vl |
- Overige hoogtes schakelmateriaal:**
-Wandcontactdozen & aansluitpunten algemeen 300mm +vl
-Schakelaars 1050mm +vl
-Wandcontactdozen boven aanrecht en wastafel
-Aansluitpunt wandverlichting 1800mm +vl
-Wandcontactdoos recirculatiekap 2250mm +vl
-Videfoon en beeldrukker 1500mm +vl

>
SYMBOLEN

- | | | | |
|--|-----------------|--|------------------------------|
| | Meterkast | | Toilet |
| | Entree | | Wastafel & planchet vl+1.200 |
| | Vloerregelwerk | | Douchebak |
| | Plafondovergang | | |




TYPE KOMT VOOR BIJ BOUWNUMMERS:

01.17 - 1e verdieping

02.18 - 2e verdieping

TYPE 17

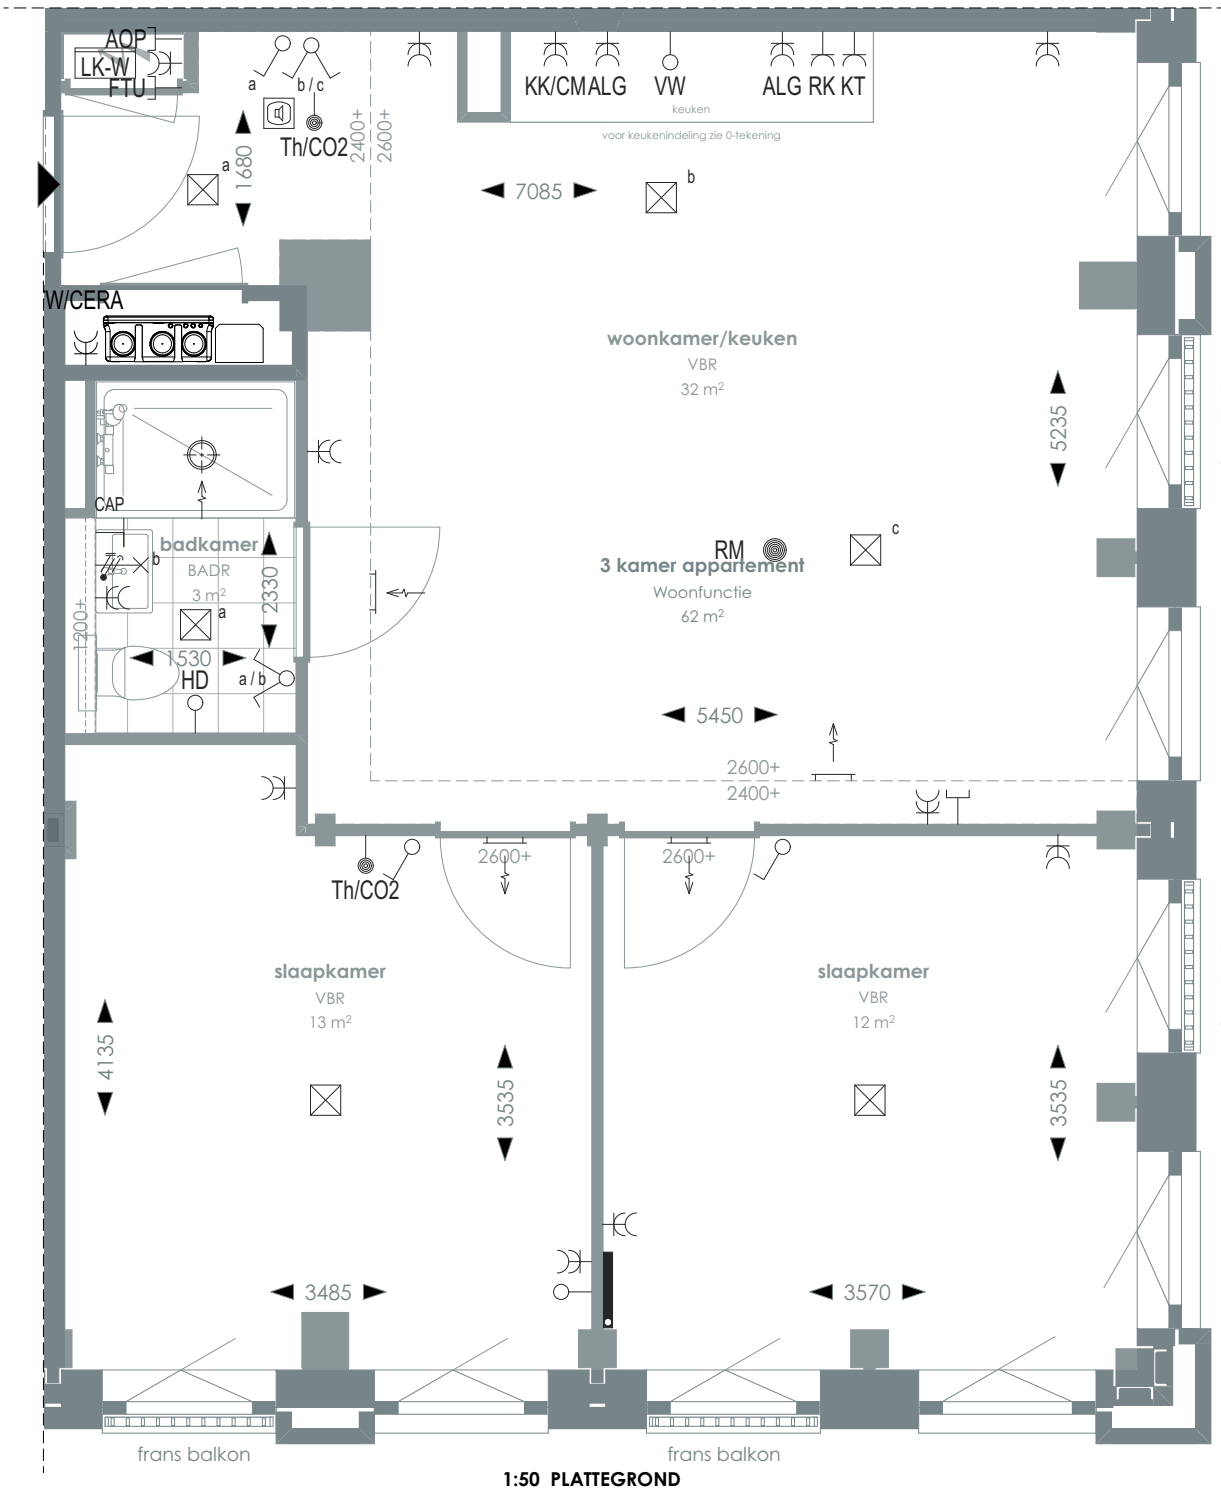

1:50 PLATTEGROND

RENVOOI

- Videofoon
- Centraal aardpunt
- Onbedraad, bedraad aansluitpunt
- Verdeelkast t.b.v. licht en kracht installatie
- Centraaldoos

- Rookmelder
- Enkelpolige, serie schakelaar
- Radiator
- Bel drukknop aangesloten op videofoon
- Cera ventilatiesysteem Tapwater afleverzet

- Enkelvoudige, dubbele wandcontactdoos Media
- Toevoerventilatie (wand) Verwarming/koeling
- Afzuigventilatie (wand)
- Afzuigventilatie (plafond)

- AOP Abonnee Overname Punt
- CAP Centraal aardpunt
- CERA Ventilatie unit
- TH/CO2 CO2-opnemer / Thermostaat 1500 mm +vl
- Overige hoogtes schakelmateriaal:**
 - Wandcontactdozen & aansluitpunten algemeen 300mm +vl
 - Schakelaars 1050mm +vl
 - Wandcontactdozen boven aanrecht en wastafel

- FTU Fiber Termination Unit
- HD Loze leiding aansluiting elektrische handdoekradiator (kopersoptie)
- KT Kooktoestel 100 mm +vl
- KK/CM Koelkast / Combi oven magnetron
- RK Recirculatiekap 2250 mm +vl
- RM Rookmelder
- TW Tapwater 1500 mm +vl
- VW Vaatwasser 100 mm +vl

SYMBOLLEN

- Meterkast
- Entree
- Vloerregelwerk
- Plafondovergang

- Toilet
- Wastafel & planchet vl+1.200
- Douchebak

> Voor positie appartement zie overzichtstekeningen

CORNER LOFTS

DEN HAAG

> VERKOOPTEKENINGEN
3 KAMER APPARTEMENT TYPE 17

> DOC NR
VK017

> STATUS
DEFINITIEF

> DATUM
17.01.2025

> SCHAAL
1:50

> PROJECT
3130

> REVISIE


> FORMAAT
A3



TYPE KOMT VOOR BIJ BOUWNUMMERS:

- 03.18 - 3e verdieping
- 04.07 - 4e verdieping
- 05.12 - 5e verdieping
- 06.12 - 6e verdieping
- 07.10 - 7e verdieping

TYPE 17A

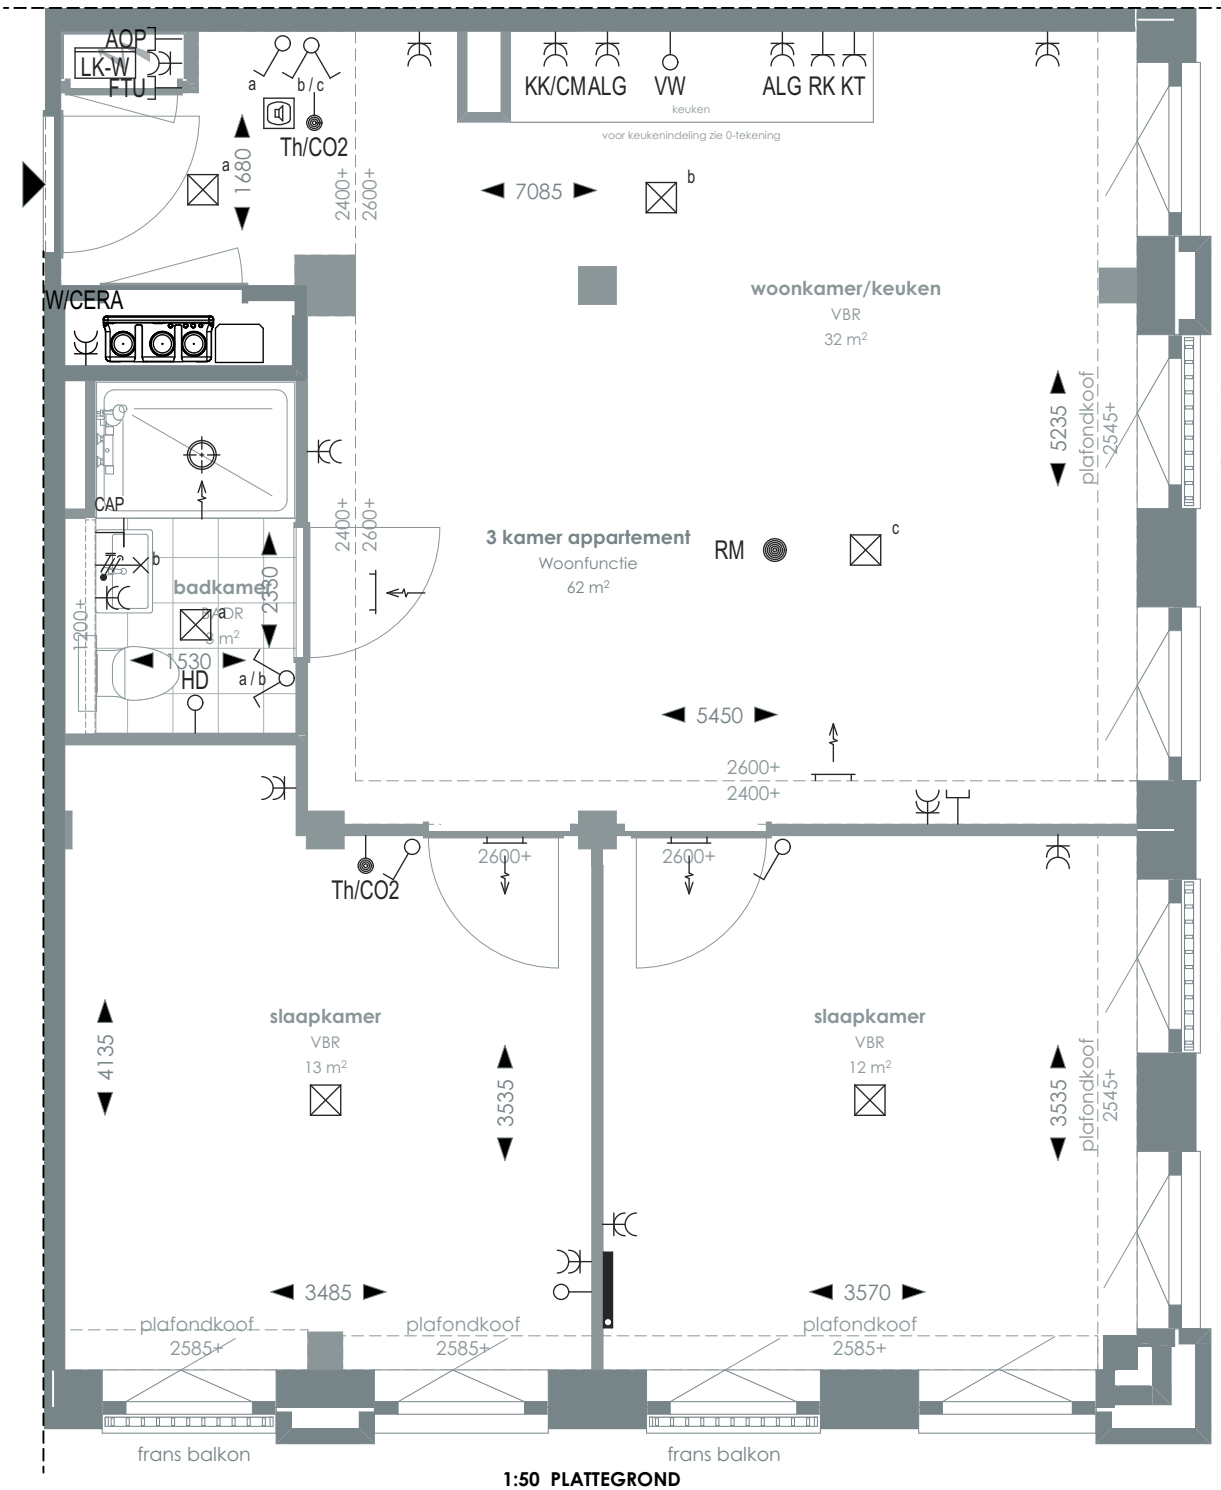

1:50 PLATTEGROND

RENVOOI

	Videofoon		Rookmelder		Enkelvoudige, dubbele wandcontactdoos
	Centraal aardpunt		Enkelpolige, serie schakelaar		Media
	Onbedraad, bedraad aansluitpunt		Radiator		Toevoerventilatie (wand)
	Verdeelkast t.b.v. licht en kracht installatie		Bel drukknop aangesloten op videofoon		Verwarming/koeling
	Centraaldoos		Afszuigventilatie (plafond)		Afszuigventilatie (wand)
			Cera ventilatiesysteem Tapwater afleverset		

AOP	Abonnee Overname Punt	FTU	Fiber Termination Unit	RK	Recirculatiekap 2250 mm +vl
CAP	Centraal aardpunt	HD	Loze leiding aansluiting elektrische handdoekradiator (kopersoptie)	RM	Rookmelder
CERA	Ventilatie unit	KT	Kooktoestel 100 mm +vl	TW	Tapwater 1500 mm +vl
TH/CO2	CO2-opnemer / Thermostaat 1500 mm +vl	KK/CM	Koelkast / Combi oven magnetron	VW	Vaatwasser 100 mm +vl
Overige hoogtes schakelmateriaal:					
-Wandcontactdozen & aansluitpunten algemeen 300mm +vl					
-Schakelaars 1050mm +vl					
-Wandcontactdozen boven aanrecht en wastafel					
-Aansluitpunt wandverlichting 1800mm +vl					
-Wandcontactdoos recirculatiekap 2250mm +vl					
-Videofoon en beeldruiker 1500mm +vl					

SYMBOLEN

	Meterkast		Toilet
	Entree		Wastafel & planchet vl+1.200
	Vloerregelwerk		Douchebak
	Plafondovergang		

> Voor positie appartement zie overzichtstekeningen

CORNER LOFTS
DEN HAAG

>
VERKOOPTEKENINGEN
3 KAMER APPARTEMENT TYPE 17A

>
DOC NR
VK017A

>
STATUS
DEFINITIEF

>
DATUM
17.01.2025

>
SCHAAL
1:50

>
PROJECT
3130

>
REVISIE


>
FORMAAT
A3



TYPE KOMT VOOR BIJ BOUWNUMMERS:

- 01.18 - 1e verdieping
- 01.21 - 1e verdieping
- 01.24 - 1e verdieping
- 01.27 - 1e verdieping
- 01.30 - 1e verdieping
- 02.19 - 2e verdieping
- 02.22 - 2e verdieping
- 02.25 - 2e verdieping
- 02.28 - 2e verdieping
- 02.31 - 2e verdieping
- 03.19 - 3e verdieping
- 03.22 - 3e verdieping
- 03.25 - 3e verdieping
- 04.08 - 4e verdieping
- 04.11 - 4e verdieping
- 04.14 - 4e verdieping
- 05.13 - 5e verdieping
- 05.16 - 5e verdieping
- 06.13 - 6e verdieping
- 06.16 - 6e verdieping
- 07.11 - 7e verdieping
- 07.14 - 7e verdieping

TYPE 18

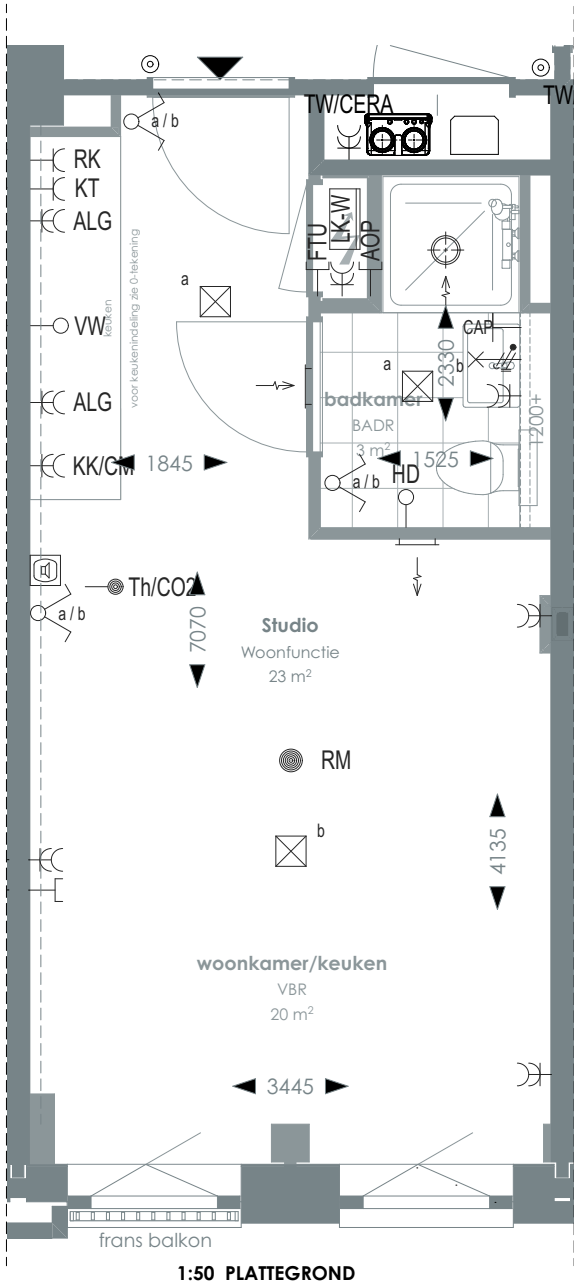

RENVOOI

- | | | |
|--|--|---------------------------------------|
| Videofoon | Rookmelder | Enkelvoudige, dubbele wandcontactdoos |
| Centraal aardpunt | Enkelpolige, serie schakelaar | Media |
| Onbedraad, bedraad aansluitpunt | Radiator | Toevoerventilatie (wand) |
| Verdeelkast t.b.v. licht en kracht installatie | Bel drukknop aangesloten op videofoon | Afzuigventilatie (wand) |
| Centraaldoos | Cera ventilatiesysteem Tapwater afleverzet | Afzuigventilatie (plafond) |

- | | | |
|---|---|---------------------------------------|
| AOP Abonnee Overname Punt | FTU Fiber Termination Unit | RK Recirculatiekap 2250 mm +vl |
| CAP Centraal aardpunt | HD Loze leiding aansluiting elektrische handdoekradiator (kopersoptie) | RM Rookmelder |
| CERA Ventilatie unit | KT Kooktoestel 100 mm +vl | TW Tapwater 1500 mm +vl |
| TH/CO2 CO2-opnemer / Thermostaat 1500 mm +vl | KK/CM Koelkast / Combi oven magnetron | VW Vaatwasser 100 mm +vl |
- Overige hoogtes schakelmateriaal:**
-Wandcontactdozen & aansluitpunten algemeen 300mm +vl
-Schakelaars 1050mm +vl
-Wandcontactdozen boven aanrecht en wastafel
-Aansluitpunt wandverlichting 1800mm +vl
-Wandcontactdoos recirculatiekap 2250mm +vl
-Videfoon en beeldrukker 1500mm +vl

SYMBOLEN

- | | |
|-----------------|------------------------------|
| Meterkast | Toilet |
| Entree | Wastafel & planchet vl+1.200 |
| Vloeregelwerk | Douchebak |
| Plafondovergang | |

CORNER LOFTS
DEN HAAG

VERKOOPTEKENINGEN
STUDIO TYPE 18

DOC NR
VK018
STATUS
DEFINITIEF


DATUM 17.01.2025	SCHAAL 1:50	PROJECT 3130
REVISIE	FORMAAT A3	



TYPE KOMT VOOR BIJ BOUWNUMMERS:

- 01.19 - 1e verdieping
- 01.22 - 1e verdieping
- 01.25 - 1e verdieping
- 01.28 - 1e verdieping
- 02.20 - 2e verdieping
- 02.23 - 2e verdieping
- 02.26 - 2e verdieping
- 02.29 - 2e verdieping
- 03.20 - 3e verdieping
- 03.23 - 3e verdieping
- 03.26 - 3e verdieping
- 04.09 - 4e verdieping
- 04.12 - 4e verdieping
- 04.15 - 4e verdieping
- 05.14 - 5e verdieping
- 05.17 - 5e verdieping
- 06.14 - 6e verdieping
- 06.17 - 6e verdieping
- 07.12 - 7e verdieping
- 07.15 - 7e verdieping

TYPE 19

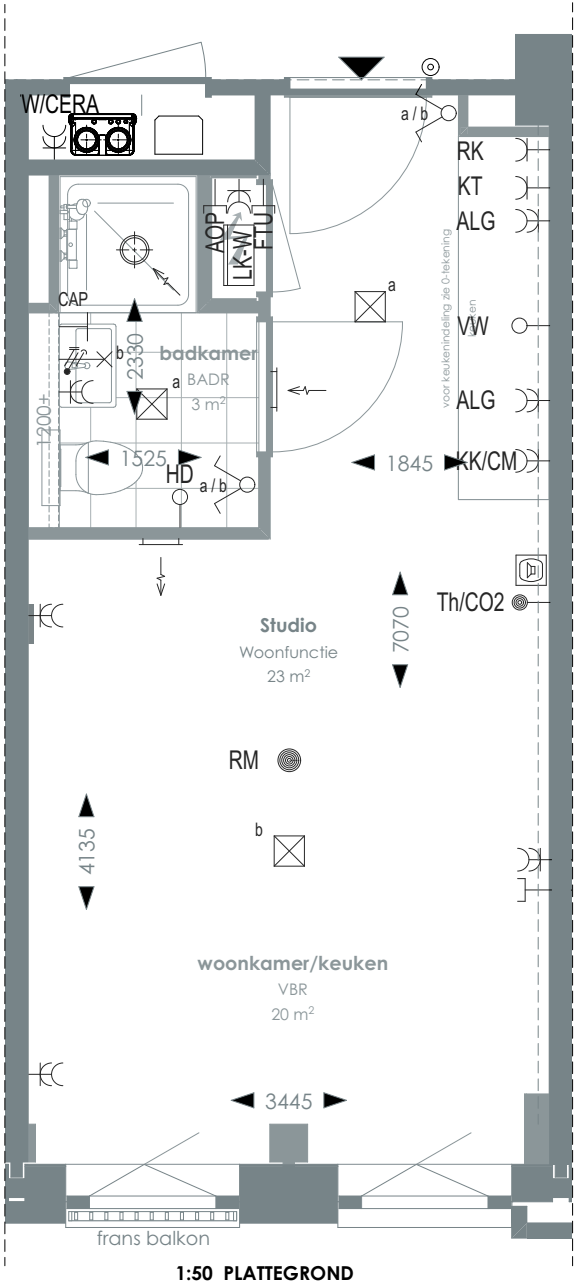

RENVOOI

- Videfoon
- Centraal aardpunt
- Onbedraad, bedraad aansluitpunt
- Verdeelkast t.b.v. licht en kracht installatie
- Centraaldoos
- Rookmelder
- Enkelpolige, serie schakelaar
- Radiator
- Bel drukknop aangesloten op videfoon
- Cera ventilatiesysteem Tapwater afleverzet
- Enkelvoudige, dubbele wandcontactdoos
- Media
- Toevoerventilatie (wand) Verwarming/koeling
- Afzuigventilatie (wand)
- Afzuigventilatie (plafond)

- AOP Abonnee Overname Punt
- CAP Centraal aardpunt
- CERA Ventilatie unit
- TH/CO2 CO2-opnemer / Thermostaat 1500 mm +vl
- FTU Fiber Termination Unit
- HD Loze leiding aansluiting elektrische handdoekradiator (kopersoptie)
- KT Kooktoestel 100 mm +vl
- KK/CM Koelkast / Combi oven magnetron
- RK Recirculatiekap 2250 mm +vl
- RM Rookmelder
- TW Tapwater 1500 mm +vl
- VW Vaatwasser 100 mm +vl

SYMBOLEN

- Meterkast
- Entree
- Vloeregelwerk
- Plafondovergang
- Toilet
- Wastafel & planchet vl+1.200
- Douchebak

CORNER LOFTS
DEN HAAG

VERKOOPTEKENINGEN
STUDIO TYPE 19

DOC NR
VK019

STATUS
DEFINITIEF


DATUM 17.01.2025	SCHAAL 1:50	PROJECT 3130
REVISIE	FORMAAT A3	



TYPE KOMT VOOR BIJ BOUWNUMMERS:

- 01.23 - 1e verdieping
- 01.29 - 1e verdieping
- 02.24 - 2e verdieping
- 02.30 - 2e verdieping
- 03.24 - 3e verdieping
- 04.13 - 4e verdieping
- 05.18 - 5e verdieping
- 06.18 - 6e verdieping

TYPE 20

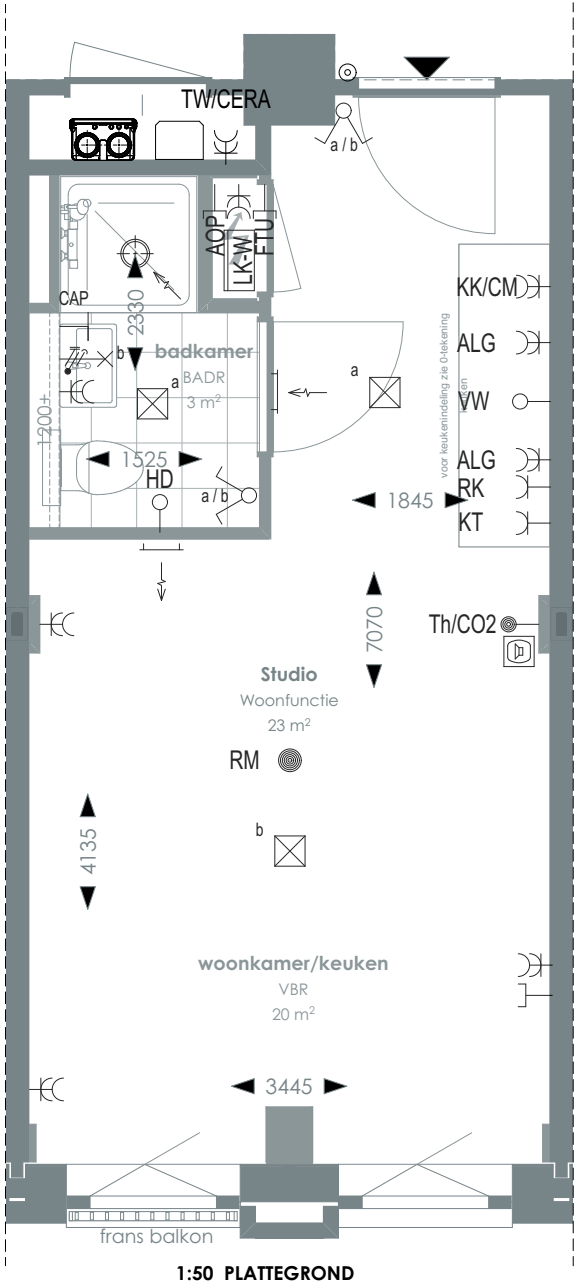

1:50 PLATTEGROND

RENVOOI

- | | | | | | |
|--|--|--|--|--|---|
| | Videofoon | | Rookmelder | | Enkelvoudige, dubbele wandcontactdoos |
| | Centraal aardpunt | | Enkelpolige, serie schakelaar | | Media |
| | Onbedraad, bedraad aansluitpunt | | Radiator | | Toevoerventilatie (wand) Verwarming/koeling |
| | Verdeelkast t.b.v. licht en kracht installatie | | Bel drukknop aangesloten op videofoon | | Afzuigventilatie (wand) |
| | Centraaldoos | | Cera ventilatiesysteem Tapwater afleverset | | Afzuigventilatie (plafond) |

- | | | | | | |
|---------------|---------------------------------------|--------------|---|-----------|-----------------------------|
| AOP | Abonnee Overname Punt | FTU | Fiber Termination Unit | RK | Recirculatiekap 2250 mm +vl |
| CAP | Centraal aardpunt | HD | Loze leiding aansluiting elektrische handdoekradiator (kopersoptie) | RM | Rookmelder |
| CERA | Ventilatie unit | KT | Kooktoestel 100 mm +vl | TW | Tapwater 1500 mm +vl |
| TH/CO2 | CO2-opnemer / Thermostaat 1500 mm +vl | KK/CM | Koelkast / Combi oven magnetron | VW | Vaatwasser 100 mm +vl |
- Overige hoogtes schakelmateriaal:**
-Wandcontactdozen & aansluitpunten algemeen 300mm +vl
-Schakelaars 1050mm +vl
-Wandcontactdozen boven aanrecht en wastafel
-Aansluitpunt wandverlichting 1800mm +vl
-Wandcontactdoos recirculatiekap 2250mm +vl
-Videofoon en beeldruker 1500mm +vl

SYMBOLEN

- | | | | |
|--|-----------------|--|------------------------------|
| | Meterkast | | Toilet |
| | Entree | | Wastafel & planchet vl+1.200 |
| | Vloerregelwerk | | Douchebak |
| | Plafondovergang | | |

CORNER LOFTS

DEN HAAG

VERKOOPTEKENINGEN
STUDIO TYPE 20

DOC NR
VK020

STATUS
DEFINITIEF

DATUM
17.01.2025

SCHAAL
1:50

PROJECT
3130


REVISIE

FORMAAT
A3



TYPE KOMT VOOR BIJ BOUWNUMMERS:
07.16 - 7e verdieping

TYPE 20A

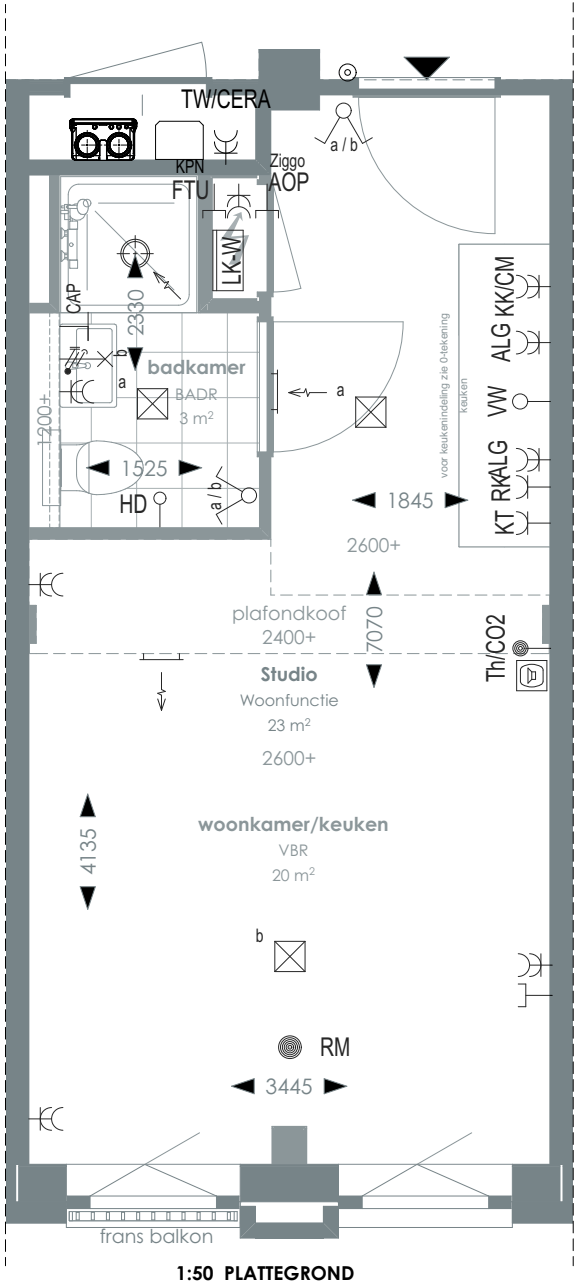

1:50 PLATTEGROND

RENVOOI

	Videofoon		Rookmelder		Enkelvoudige, dubbele wandcontactdoos
	Centraal aardpunt		Enkelpolige, serie schakelaar		Media
	Onbedraad, bedraad aansluitpunt		Radiator		Toevoerventilatie (wand) Verwarming/koeling
	Verdeelkast t.b.v. licht en kracht installatie		Bel drukknop aangesloten op videofoon		Afzuigventilatie (wand)
	Centraaldoos		Cera ventilatiesysteem Tapwater afleverzet		Afzuigventilatie (plafond)

AOP	Abonnee Overname Punt	FTU	Fiber Termination Unit	RK	Recirculatiekap 2250 mm +vl
CAP	Centraal aardpunt	HD	Loze leiding aansluiting elektrische handdoekradiator (kopersoptie)	RM	Rookmelder
CERA	Ventilatie unit	KT	Kooktoestel 100 mm +vl	TW	Tapwater 1500 mm +vl
TH/CO2	CO2-opnemer / Thermostaat 1500 mm +vl	KK/CM	Koelkast / Combi oven magnetron	VW	Vaatwasser 100 mm +vl
Overige hoogtes schakelmateriaal: -Wandcontactdozen & aansluitpunten algemeen 300mm +vl -Schakelaars 1050mm +vl -Wandcontactdozen boven aanrecht en wastafel -Aansluitpunt wandverlichting 1800mm +vl -Wandcontactdoos recirculatiekap 2250mm +vl -Videofoon en beeldrukker 1500mm +vl					

SYMBOLEN

	Meterkast		Toilet
	Entree		Wastafel & planchet vl+1.200
	Vloertegelwerk		Douchebak
	Plafondovergang		

CORNER LOFTS
DEN HAAG

VERKOOPTEKENINGEN
STUDIO TYPE 20A

DOC NR
VK020A

STATUS
DEFINITIEF


DATUM 17.01.2025	SCHAAL 1:50	PROJECT 3130
REVISIE	FORMAAT A3	



TYPE KOMT VOOR BIJ BOUWNUMMERS:

- 01.20 - 1e verdieping
- 01.26 - 1e verdieping
- 02.21 - 2e verdieping
- 02.27 - 2e verdieping
- 03.21 - 3e verdieping
- 03.27 - 3e verdieping
- 04.10 - 4e verdieping
- 04.16 - 4e verdieping
- 05.15 - 5e verdieping
- 06.15 - 6e verdieping

TYPE 21

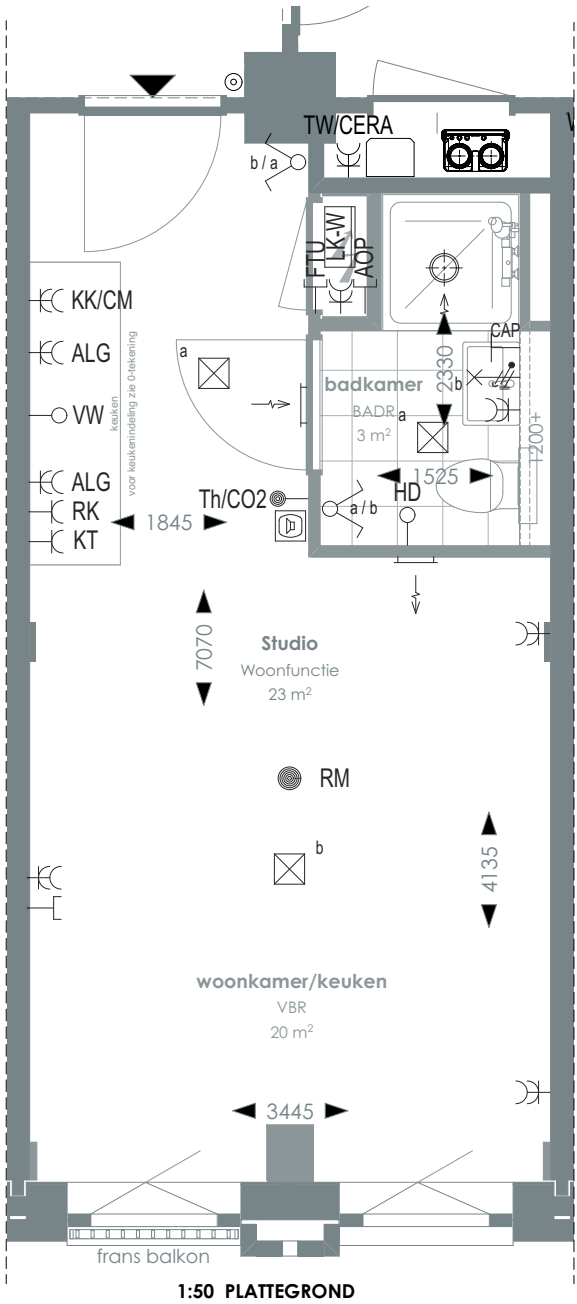

RENVOOI

- Videofoon
- Centraal aardpunt
- Onbedraad, bedraad aansluitpunt
- Verdeelkast t.b.v. licht en kracht installatie
- Centraaldoos
- Rookmelder
- Enkelpolige, serie schakelaar
- Radiator
- Bel drukknop aangesloten op videfoon
- Cera ventilatiesysteem Tapwater afleverzet
- Enkelvoudige, dubbele wandcontactdoos Media
- Toevoerventilatie (wand) Verwarming/koeling
- Afzuigventilatie (wand)
- Afzuigventilatie (plafond)

- AOP Abonnee Overname Punt
- CAP Centraal aardpunt
- CERA Ventilatie unit
- TH/CO2 CO2-opnemer / Thermostaat 1500 mm +vl
- FTU Fiber Termination Unit
- HD Loze leiding aansluiting elektrische handdoekradiator (kopersoptie)
- KT Kooktoestel 100 mm +vl
- KK/CM Koelkast / Combi oven magnetron
- RK Recirculatiekap 2250 mm +vl
- RM Rookmelder
- TW Tapwater 1500 mm +vl
- VW Vaatwasser 100 mm +vl
- Overige hoogtes schakelmateriaal:
 - Wandcontactdozen & aansluitpunten algemeen 300mm +vl
 - Schakelaars 1050mm +vl
 - Wandcontactdozen boven aanrecht en wastafel
 - Aansluitpunt wandverlichting 1800mm +vl
 - Wandcontactdoos recirculatiekap 2250mm +vl
 - Videfoon en beeldrukker 1500mm +vl

SYMBOLEN

- Meterkast
- Entree
- Vloeregelwerk
- Plafondovergang
- Toilet
- Wastafel & planchet vl+1.200
- Douchebak

Voor positie appartement zie overzichtstekeningen

CORNER LOFTS
DEN HAAG

VERKOOPTEKENINGEN
STUDIO TYPE 21

DOC NR
VK021


STATUS
DEFINITIEF

DATUM 17.01.2025	SCHAAL 1:50	PROJECT 3130
REVISIE	FORMAAT A3	



TYPE KOMT VOOR BIJ BOUWNUMMERS:
07.13 - 7e verdieping

TYPE 21A

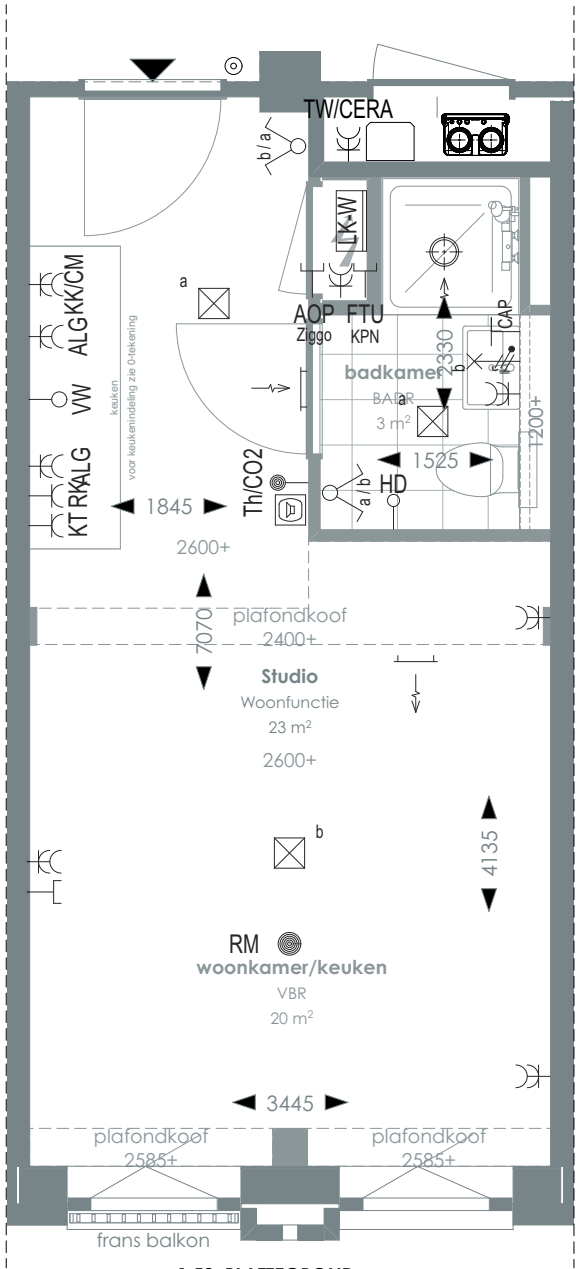

1:50 PLATTEGROND

RENVOOI

- Videofoon
- Centraal aardpunt
- Onbedraad, bedraad aansluitpunt
- Verdeelkast t.b.v. licht en kracht installatie
- Centraaldoos
- Rookmelder
- Enkelpolige, serie schakelaar
- Radiator
- Bel drukknop aangesloten op videfoon
- Cera ventilatiesysteem Tapwater afleverzet
- Enkelvoudige, dubbele wandcontactdoos
- Media
- Toevoerventilatie (wand) Verwarming/koeling
- Afzuigventilatie (wand)
- Afzuigventilatie (plafond)

- AOP**

Abonnee Overname Punt
- CAP**

Centraal aardpunt
- CERA**

Ventilatie unit
- TH/CO2**

CO2-opnemer / Thermostaat 1500 mm +vl
- FTU**

Fiber Termination Unit
- HD**

Loze leiding aansluiting elektrische handdoekradiator (kopersoptie)
- KT**

Kooktoestel 100 mm +vl
- KK/CM**

Koelkast / Combi oven magnetron
- RK**

Recirculatiekap 2250 mm +vl
- RM**

Rookmelder
- TW**

Tapwater 1500 mm +vl
- VW**

Vaatwasser 100 mm +vl
- Overige hoogtes schakelmateriaal:**

-Wandcontactdozen & aansluitpunten algemeen 300mm +vl
-Schakelaars 1050mm +vl
-Wandcontactdozen boven aanrecht en wastafel
- Aansluitpunt wandverlichting 1800mm +vl
-Wandcontactdoos recirculatiekap 2250mm +vl
-Videfoon en beeldrukker 1500mm +vl

SYMBOLEN

- Meterkast
- Entree
- Vloerregelwerk
- Plafondovergang
- Toilet
- Wastafel & planchet vl+1.200
- Douchebak

CORNER LOFTS
DEN HAAG

VERKOOPTEKENINGEN
STUDIO TYPE 21A

DOC NR
VK021A

STATUS
DEFINITIEF

DATUM
17.01.2025

SCHAAL
1:50

PROJECT
3130


REVISIE

FORMAAT
A3



TYPE KOMT VOOR BIJ BOUWNUMMERS:
01.31 - 1e verdieping

TYPE 22

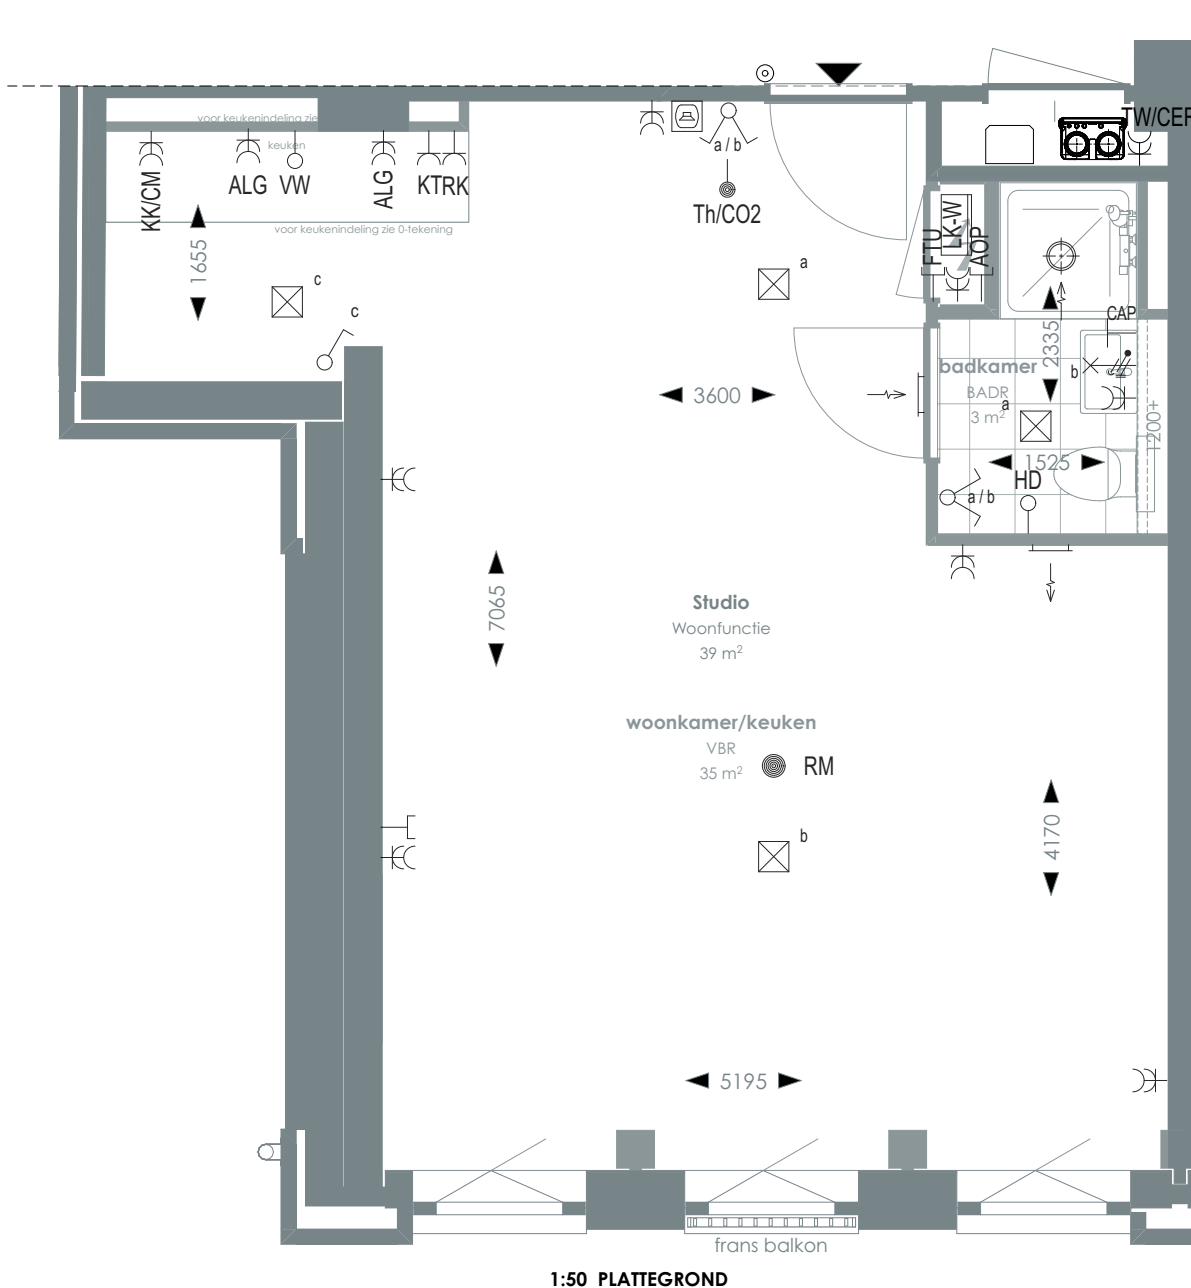

1:50 PLATTEGROND

RENVOOI

	Videofoon		Rookmelder		Enkelvoudige, dubbele wandcontactdoos
	Centraal aardpunt		Enkelpolige, serie schakelaar		Media
	Onbedraad, bedraad aansluitpunt		Radiator		Toevoerventilatie (wand) Verwarming/koeling
	Verdeelkast t.b.v. licht en kracht installatie		Bel drukknop aangesloten op videofoon		Afzuigventilatie (wand)
	Centraaldoos		Cera ventilatiesysteem Tapwater afleverzet		Afzuigventilatie (plafond)

AOP	Abonnee Overname Punt	FTU	Fiber Termination Unit	RK	Recirculatiekap 2250 mm +vl
CAP	Centraal aardpunt	HD	Loze leiding aansluiting elektrische handdoekradiator (kopersoptie)	RM	Rookmelder
CERA	Ventilatie unit	KT	Kooktoestel 100 mm +vl	TW	Tapwater 1500 mm +vl
TH/CO2	CO2-opnemer / Thermostaat 1500 mm +vl	KK/CM	Koelkast / Combi oven magnetron	VW	Vaatwasser 100 mm +vl
Overige hoogtes schakelmateriaal:					
-Wandcontactdozen & aansluitpunten algemeen 300mm +vl			-Aansluitpunt wandverlichting 1800mm +vl		
-Schakelaars 1050mm +vl			-Wandcontactdoos recirculatiekap 2250mm +vl		
-Wandcontactdozen boven aanrecht en wastafel			-Videofoon en beeldrukker 1500mm +vl		

SYMBOLEN

	Meterkast		Toilet
	Entree		Wastafel & planchet vl+1.200
	Vloerregelwerk		Douchebak
	Plafondovergang		

CORNER LOFTS
DEN HAAG

VERKOOPTEKENINGEN
STUDIO TYPE 22

DOC NR
VK022

STATUS
DEFINITIEF

DATUM
17.01.2025

SCHAAL
1:50

PROJECT
3130

REVISIE

FORMAAT
A3




TYPE KOMT VOOR BIJ BOUWNUMMERS:

01.32 - 1e verdieping

02.33 - 2e verdieping

TYPE 23

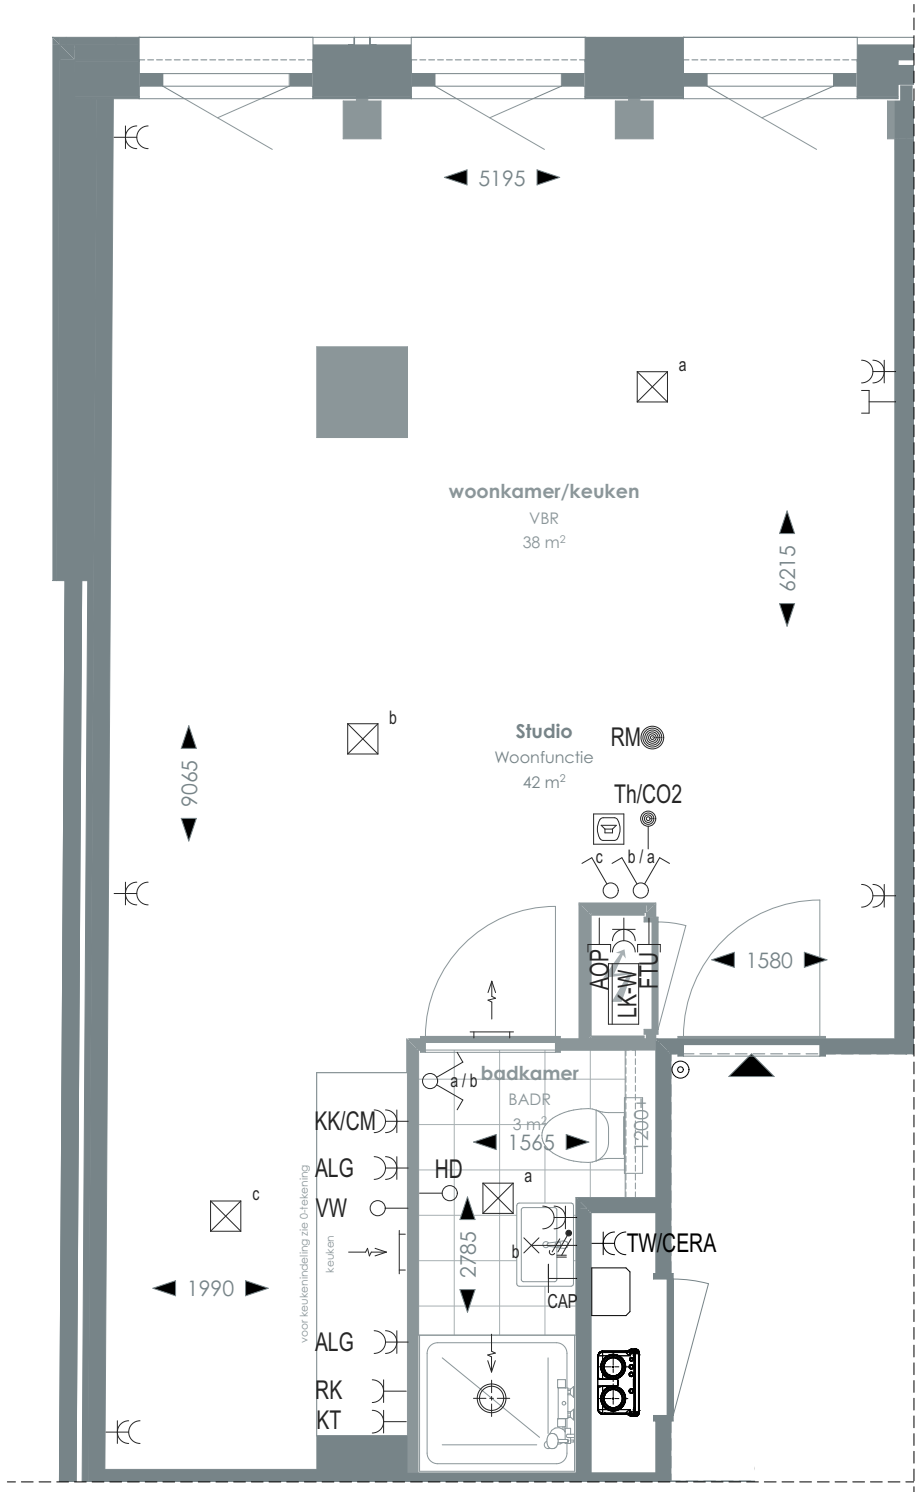

1:50 PLATTEGROND

RENVOOI

- Videofoon
- Centraal aardpunt
- Onbedraad, bedraad aansluitpunt
- Verdeelkast t.b.v. licht en kracht installatie
- Centraaldoos
- Rookmelder
- Enkelpolige, serie schakelaar
- Radiator
- Bel drukknop aangesloten op videofoon
- Cera ventilatiesysteem Tapwater afleverset
- Enkelvoudige, dubbele wandcontactdoos
- Media
- Toevoerventilatie (wand) Verwarming/koeling
- Afzuigventilatie (wand)
- Afzuigventilatie (plafond)

AOP Abonnee Overname Punt

CAP Centraal aardpunt

CERA Ventilatie unit

TH/CO2 CO2-opnemer / Thermostaat 1500 mm +vl

Overige hoogtes schakelmateriaal:
-Wandcontactdozen & aansluitpunten algemeen 300mm +vl
-Schakelaars 1050mm +vl
-Wandcontactdozen boven aanrecht en wastafel

FTU Fiber Termination Unit

HD Loze leiding aansluiting elektrische handdoekradiator (kopersoptie)

KT Kooktoestel 100 mm +vl

KK/CM Koelkast / Combi oven magnetron

FTU Fiber Termination Unit

RM Rookmelder

TW Tapwater 1500 mm +vl

VW Vaatwasser 100 mm +vl

Meterkast

Entree

Vloerregelwerk

Plafondovergang

Toilet

Wastafel & planchet vl+1.200

Douchebak

SYMBOLEN

- Meterkast
- Entree
- Vloerregelwerk
- Plafondovergang
- Toilet
- Wastafel & planchet vl+1.200
- Douchebak

> Voor positie appartement zie overzichtstekeningen

CORNER LOFTS

DEN HAAG

> VERKOOPTEKENINGEN
STUDIO TYPE 23

> DOC NR
VK023

> STATUS
DEFINITIEF

> DATUM
17.01.2025

> SCHAAL
1:50

> PROJECT
3130


> REVISIE

> FORMAAT
A3



TYPE KOMT VOOR BIJ BOUWNUMMERS:
03.31 - 3e verdieping

TYPE 23A

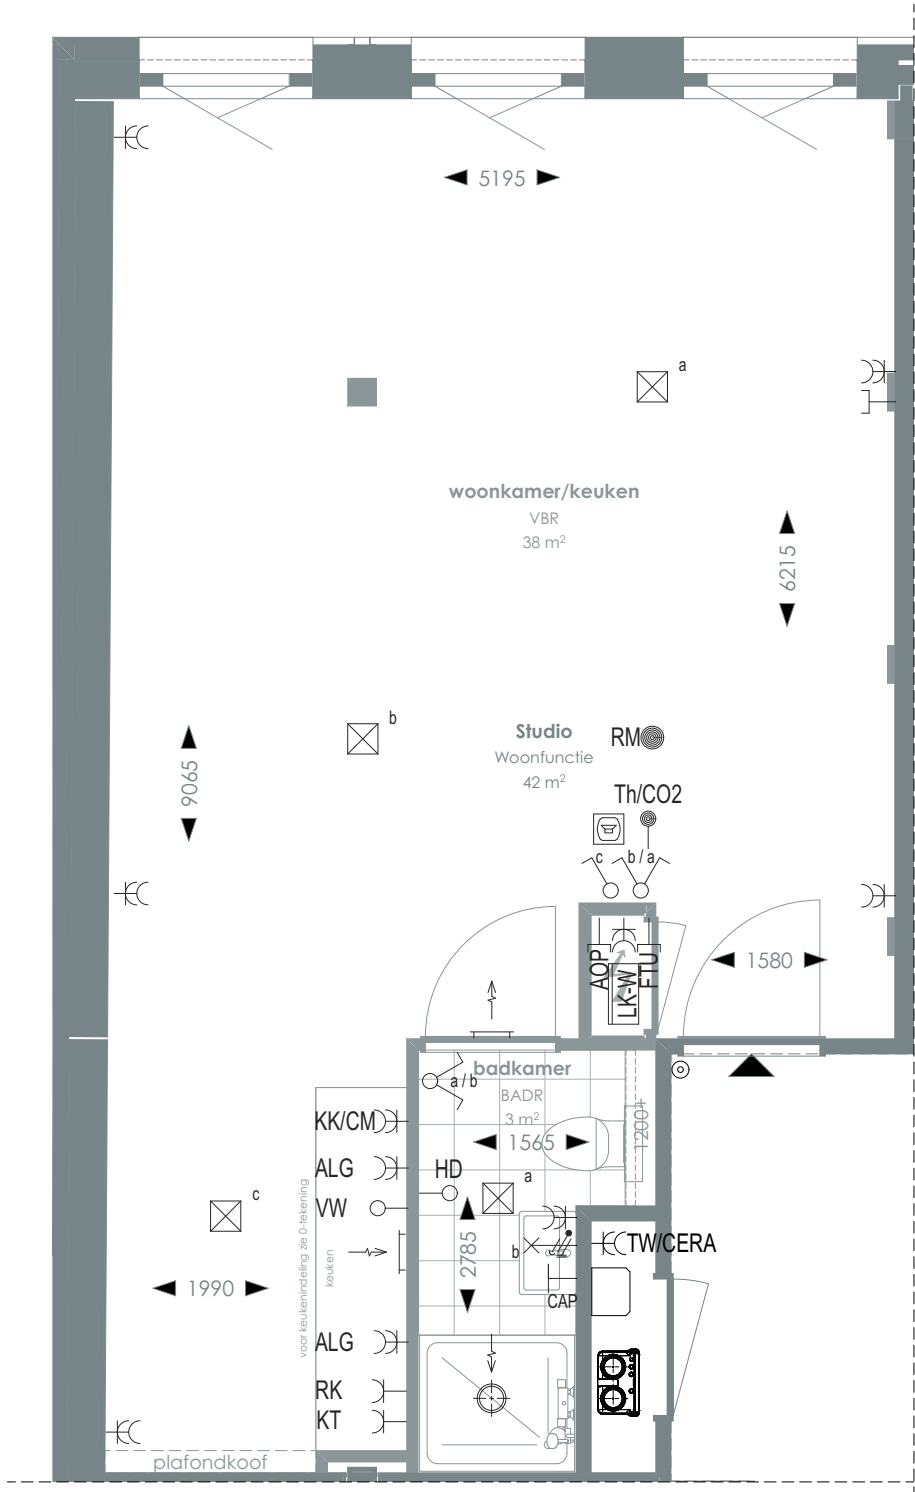

1:50 PLATTEGROND

RENVOOI

	Videofoon		Rookmelder		Enkelvoudige, dubbele wandcontactdoos
	Centraal aardpunt		Enkelpolige, serie schakelaar		Media
	Onbedraad, bedraad aansluitpunt		Radiator		Toevoerventilatie (wand) Verwarming/koeling
	Verdeelkast t.b.v. licht en kracht installatie		Bel drukknop aangesloten op videofoon		Afzuigventilatie (wand)
	Centraaldoos		Cera ventilatiesysteem Tapwater afleverzet		Afzuigventilatie (plafond)

AOP	Abonnee Overname Punt	FTU	Fiber Termination Unit	RK	Recirculatiekap 2250 mm +vl
CAP	Centraal aardpunt	HD	Loze leiding aansluiting elektrische handdoekradiator (kopersoptie)	RM	Rookmelder
CERA	Ventilatie unit	KT	Kooktoestel 100 mm +vl	TW	Tapwater 1500 mm +vl
TH/CO2	CO2-opnemer / Thermostaat 1500 mm +vl	KK/CM	Koelkast / Combi oven magnetron	VW	Vaatwasser 100 mm +vl
Overige hoogtes schakelmateriaal:					
-Wandcontactdozen & aansluitpunten algemeen 300mm +vl					
-Schakelaars 1050mm +vl					
-Wandcontactdozen boven aanrecht en wastafel					
-Aansluitpunt wandverlichting 1800mm +vl					
-Wandcontactdoos recirculatiekap 2250mm +vl					
-Videofoon en beeldrukker 1500mm +vl					

SYMBOLEN

	Meterkast		Toilet
	Entree		Wastafel & planchet vl+1.200
	Vloerregelwerk		Douchebak
	Plafondovergang		



> Voor positie appartement zie overzichtstekeningen

CORNER LOFTS
DEN HAAG

>
VERKOOPTEKENINGEN
STUDIO TYPE 23A

>
DOC NR
VK023A

>
STATUS
DEFINITIEF

>
DATUM
17.01.2025

>
SCHAAL
1:50

>
PROJECT
3130

>
REVISIE


>
FORMAAT
A3



TYPE KOMT VOOR BIJ BOUWNUMMERS:

- 01.33 - 1e verdieping
- 02.34 - 2e verdieping
- 03.32 - 3e verdieping

TYPE 24

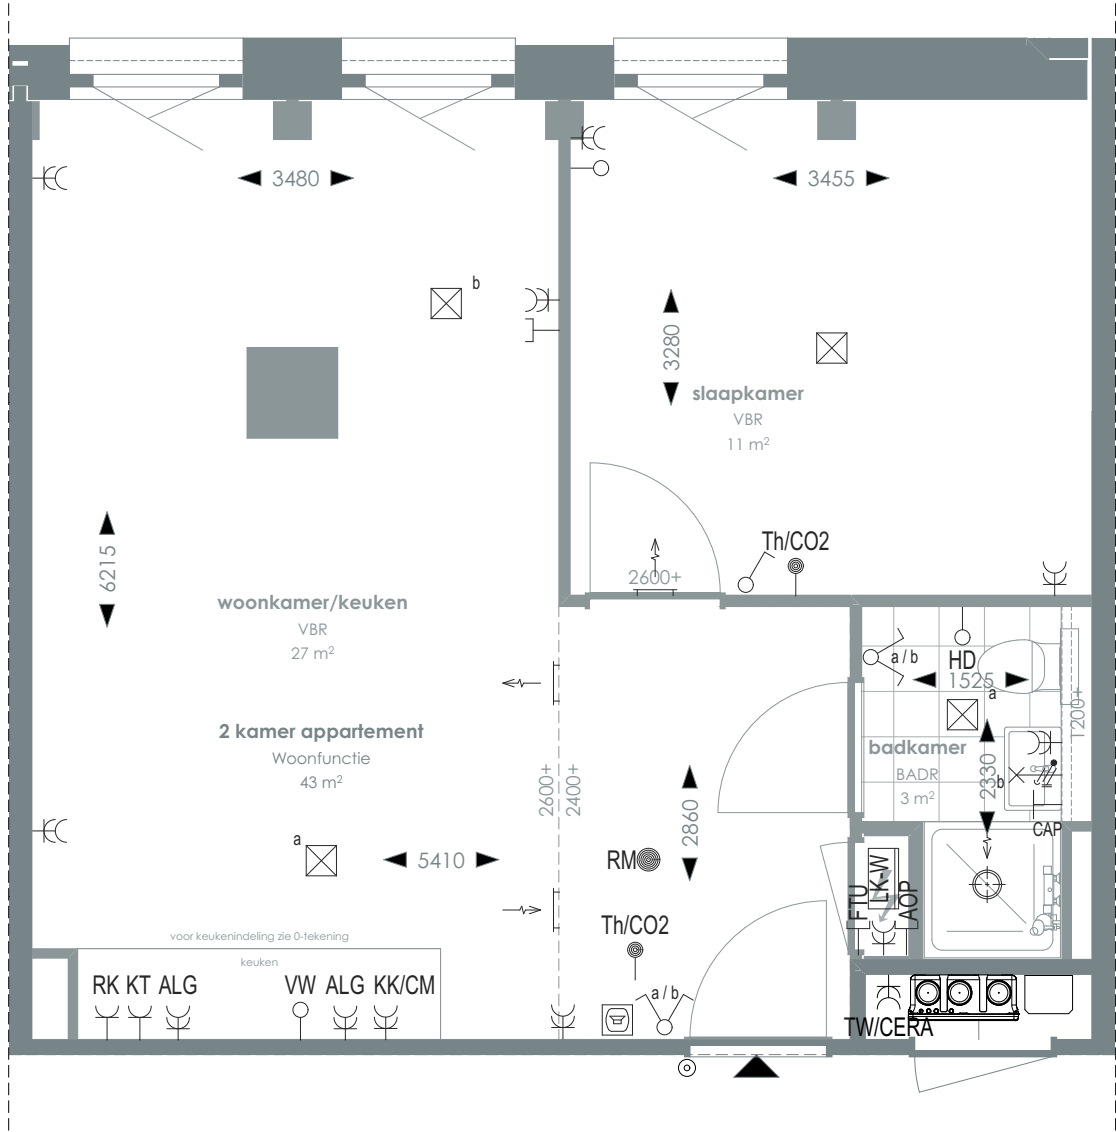

1:50 PLATTEGROND

RENVOOI

	Videofoon		Rookmelder		Enkelvoudige, dubbele wandcontactdoos
	Centraal aardpunt		Enkelpolige, serie schakelaar		Media
	Onbedraad, bedraad aansluitpunt		Radiator		Toevoerventilatie (wand) Verwarming/koeling
	Verdeelkast t.b.v. licht en kracht installatie		Bel drukknop aangesloten op videofoon		Afzuigventilatie (wand)
	Centraaldoos		Cera ventilatiesysteem Tapwater afleverzet		Afzuigventilatie (plafond)

AOP	Abonnee Overname Punt	FTU	Fiber Termination Unit	RK	Recirculatiekap 2250 mm +vl
CAP	Centraal aardpunt	HD	Loze leiding aansluiting elektrische handdoekradiator (kopersoptie)	RM	Rookmelder
CERA	Ventilatie unit	KT	Kooktoestel 100 mm +vl	TW	Tapwater 1500 mm +vl
TH/CO2	CO2-opnemer / Thermostaat 1500 mm +vl	KK/CM	Koelkast / Combi oven magnetron	VW	Vaatwasser 100 mm +vl
Overige hoogtes schakelmateriaal:					
-Wandcontactdozen & aansluitpunten algemeen 300mm +vl			-Aansluitpunt wandverlichting 1800mm +vl		
-Schakelaars 1050mm +vl			-Wandcontactdoos recirculatiekap 2250mm +vl		
-Wandcontactdozen boven aanrecht en wastafel			-Videofoon en beeldrukker 1500mm +vl		

SYMBOLEN

	Meterkast		Toilet
	Entree		Wastafel & planchet vl+1.200
	Vloertegelwerk		Douchebak
	Plafondovergang		

CORNER LOFTS
DEN HAAG

VERKOOPTEKENINGEN
2 KAMER APPARTEMENT TYPE 24

DOC NR
VK024

STATUS
DEFINITIEF

DATUM
17.01.2025

SCHAAL
1:50

PROJECT
3130

REVISIE


FORMAAT
A3



TYPE KOMT VOOR BIJ BOUWNUMMERS:

- 01.34 - 1e verdieping
- 02.35 - 2e verdieping
- 03.33 - 3e verdieping
- 04.21 - 4e verdieping
- 05.24 - 5e verdieping
- 06.23 - 6e verdieping

TYPE 25

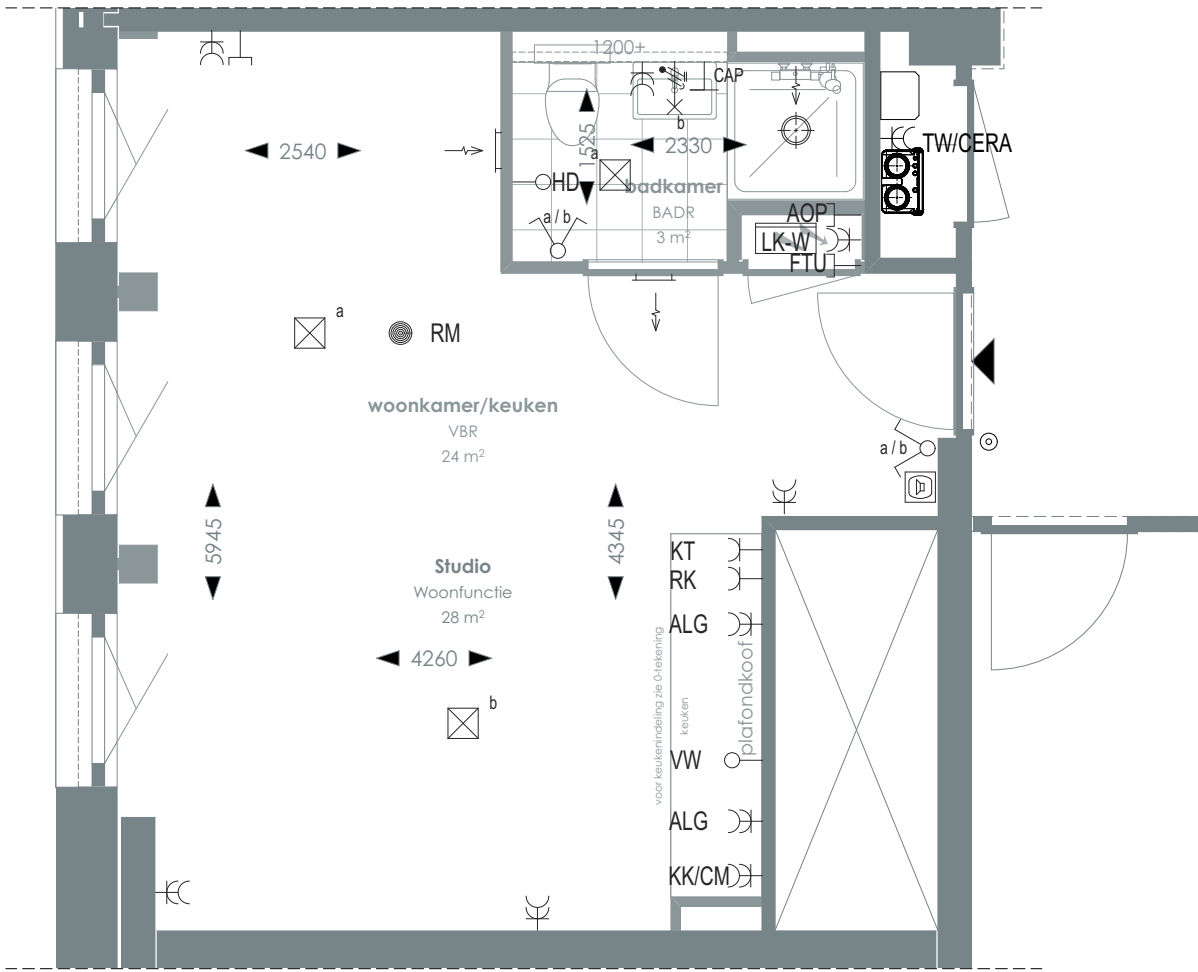

1:50 PLATTEGROND

RENVOOI

- Videofoon
- Centraal aardpunt
- Onbedraad, bedraad aansluitpunt
- Verdeelkast t.b.v. licht en kracht installatie
- Centraaldoos
- Rookmelder
- Enkelpolige, serie schakelaar
- Radiator
- Bel drukknop aangesloten op videofoon
- Cera ventilatiesysteem Tapwater afleverset
- Enkelvoudige, dubbele wandcontactdoos Media
- Toevoerventilatie (wand) Verwarming/koeling
- Afzuigventilatie (wand)
- Afzuigventilatie (plafond)

- AOP Abonnee Overname Punt
- CAP Centraal aardpunt
- CERA Ventilatie unit
- TH/CO2 CO2-opnemer / Thermostaat 1500 mm +vl
- FTU Fiber Termination Unit
- HD Loze leiding aansluiting elektrische handdoekradiator (kopersoptie)
- KT Kooktoestel 100 mm +vl
- KK/CM Koelkast / Combi oven magnetron
- RK Recirculatiekap 2250 mm +vl
- RM Rookmelder
- TW Tapwater 1500 mm +vl
- VW Vaatwasser 100 mm +vl
- Overige hoogtes schakelmateriaal:
 - Wandcontactdozen & aansluitpunten algemeen 300mm +vl
 - Schakelaars 1050mm +vl
 - Wandcontactdozen boven aanrecht en wastafel
 - Aansluitpunt wandverlichting 1800mm +vl
 - Wandcontactdoos recirculatiekap 2250mm +vl
 - Videofoon en beeldrukker 1500mm +vl

SYMBOLEN

- Meterkast
- Entree
- Vloerregelwerk
- Plafondovergang
- Toilet
- Wastafel & planchet vl+1.200
- Douchebak

CORNER LOFTS
DEN HAAG

VERKOOPTEKENINGEN
STUDIO TYPE 25

DOC NR
VK025

STATUS
DEFINITIEF


DATUM	SCHAAL	PROJECT
17.01.2025	1:50	3130
REVISIE	FORMAAT	
	A3	



TYPE KOMT VOOR BIJ BOUWNUMMERS:

- 01.35 - 1e verdieping
- 02.36 - 2e verdieping
- 03.34 - 3e verdieping

TYPE 26

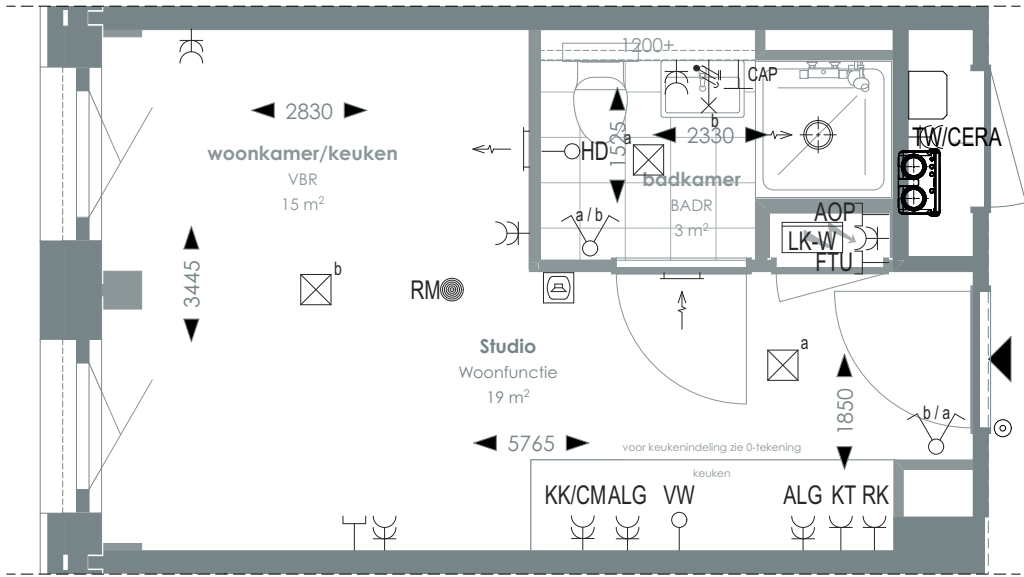

1:50 PLATTEGROND



> Voor positie appartement zie overzichtstekeningen

CORNER LOFTS

DEN HAAG

> VERKOOPTEKENINGEN
STUDIO TYPE 26

> DOC NR
VK026

> STATUS
DEFINITIEF

> DATUM
17.01.2025

> SCHAAL
1:50

> PROJECT
3130

> REVISIE

> FORMAAT
A3

> RENVOOI

	Videofoon		Rookmelder		Enkelvoudige, dubbele wandcontactdoos
	Centraal aardpunt		Enkelpolige, serie schakelaar		Media
	Onbedraad, bedraad aansluitpunt		Radiator		Toevoerventilatie (wand) Verwarming/koeling
	Verdeelkast t.b.v. licht en kracht installatie		Bel drukknop aangesloten op videfoon		Afzuigventilatie (wand)
	Centraaldoos		Cera ventilatiesysteem Tapwater afleverzet		Afzuigventilatie (plafond)

AOP	Abonnee Overname Punt	FTU	Fiber Termination Unit	RK	Recirculatiekap 2250 mm +vl
CAP	Centraal aardpunt	HD	Loze leiding aansluiting elektrische handdoekradiator (kopersoptie)	RM	Rookmelder
CERA	Ventilatie unit	KT	Kooktoestel 100 mm +vl	TW	Tapwater 1500 mm +vl
TH/CO2	CO2-opnemer / Thermostaat 1500 mm +vl	KK/CM	Koelkast / Combi oven magnetron	VW	Vaatwasser 100 mm +vl
Overige hoogtes schakelmateriaal: -Wandcontactdozen & aansluitpunten algemeen 300mm +vl -Schakelaars 1050mm +vl -Wandcontactdozen boven aanrecht en wastafel -Aansluitpunt wandverlichting 1800mm +vl -Wandcontactdoos recirculatiekap 2250mm +vl -Videfoon en beeldruker 1500mm +vl					

> SYMBOLEN


	Meterkast		Toilet
	Entree		Wastafel & planchet vl+1.200
	Vloerregelwerk		Douchebak
	Plafondovergang		



TYPE KOMT VOOR BIJ BOUWNUMMERS:

- 01.36 - 1e verdieping
- 02.37 - 2e verdieping
- 03.35 - 3e verdieping

TYPE 27

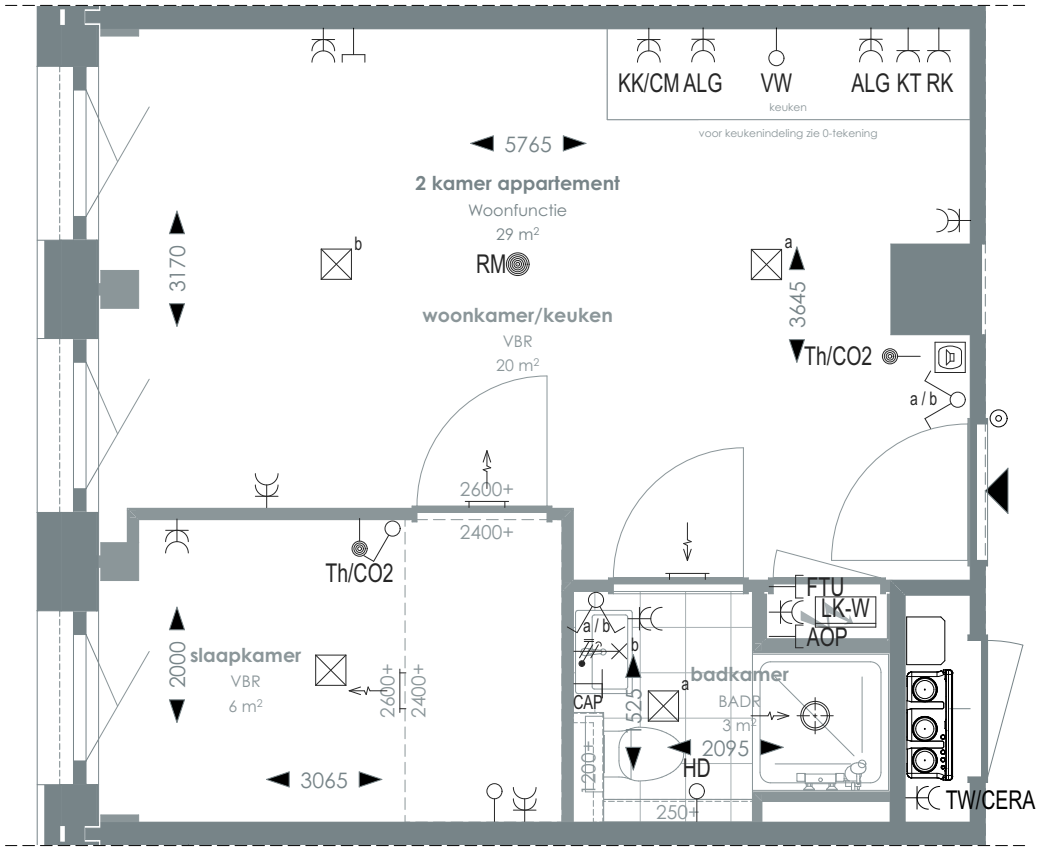

1:50 PLATTEGROND

RENVOOI

	Videofoon		Rookmelder		Enkelvoudige, dubbele wandcontactdoos
	Centraal aardpunt		Enkelpolige, serie schakelaar		Media
	Onbedraad, bedraad aansluitpunt		Radiator		Toevoerventilatie (wand) Verwarming/koeling
	Verdeelkast t.b.v. licht en kracht installatie		Bel drukknop aangesloten op videofoon		Afzuigventilatie (wand)
	Centraaldoos		Cera ventilatiesysteem Tapwater afleverzet		Afzuigventilatie (plafond)

AOP	Abonnee Overname Punt	FTU	Fiber Termination Unit	RK	Recirculatiekap 2250 mm +vl
CAP	Centraal aardpunt	HD	Loze leiding aansluiting elektrische handdoekradiator (kopersoptie)	RM	Rookmelder
CERA	Ventilatie unit	KT	Kooktoestel 100 mm +vl	TW	Tapwater 1500 mm +vl
TH/CO2	CO2-opnemer / Thermostaat 1500 mm +vl	KK/CM	Koelkast / Combi oven magnetron	VW	Vaatwasser 100 mm +vl
Overige hoogtes schakelmateriaal: -Wandcontactdozen & aansluitpunten algemeen 300mm +vl -Schakelaars 1050mm +vl -Wandcontactdozen boven aanrecht en wastafel -Aansluitpunt wandverlichting 1800mm +vl -Wandcontactdoos recirculatiekap 2250mm +vl -Videfoon en beeldrukker 1500mm +vl					

SYMBOLEN

	Meterkast		Toilet
	Entree		Wastafel & planchet vl+1.200
	Vloerregelwerk		Douchebak
	Plafondovergang		

> Voor positie appartement zie overzichtstekeningen

CORNER LOFTS
DEN HAAG

>
VERKOOPTEKENINGEN
2 KAMER APPARTEMENT TYPE 27

> DOC NR VK027	> STATUS DEFINITIEF
-----------------------------	----------------------------------


> DATUM 17.01.2025	> SCHAAL 1:50	> PROJECT 3130
> REVISIE	> FORMAAT A3	



TYPE KOMT VOOR BIJ BOUWNUMMERS:

- 01.37 - 1e verdieping
- 02.38 - 2e verdieping
- 03.36 - 3e verdieping

TYPE 28

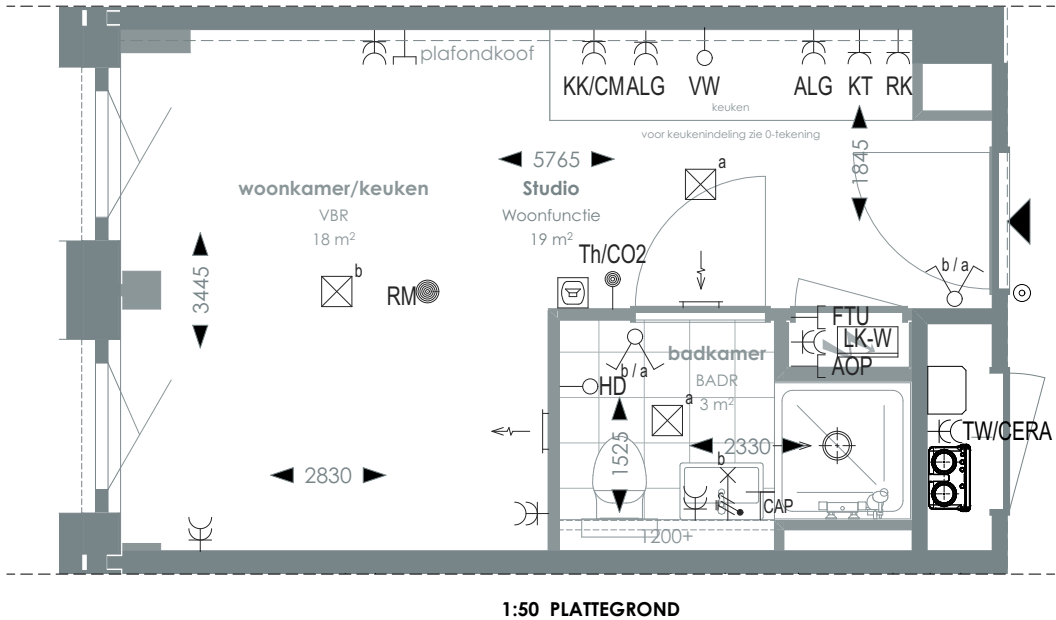

1:50 PLATTEGROND



> Voor positie appartement zie overzichtstekeningen

CORNER LOFTS

DEN HAAG

> VERKOOPTEKENINGEN
STUDIO TYPE 28

> DOC NR
VK028

> STATUS
DEFINITIEF

> DATUM
17.01.2025

> SCHAAL
1:50

> PROJECT
3130

> REVISIE

> FORMAAT
A3

RENVOOI

- | | | | | | |
|--|--|--|--|--|---|
| | Videofoon | | Rookmelder | | Enkelvoudige, dubbele wandcontactdoos |
| | Centraal aardpunt | | Enkelpolige, serie schakelaar | | Media |
| | Onbedraad, bedraad aansluitpunt | | Radiator | | Toevoerventilatie (wand) Verwarming/koeling |
| | Verdeelkast t.b.v. licht en kracht installatie | | Bel drukknop aangesloten op videfoon | | Afzuigventilatie (wand) |
| | Centraaldoos | | Cera ventilatiesysteem Tapwater afleverzet | | Afzuigventilatie (plafond) |

- | | | | | | |
|---------------|---------------------------------------|--------------|---|-----------|-----------------------------|
| AOP | Abonnee Overname Punt | FTU | Fiber Termination Unit | RK | Recirculatiekap 2250 mm +vl |
| CAP | Centraal aardpunt | HD | Loze leiding aansluiting elektrische handdoekradiator (kopersoptie) | RM | Rookmelder |
| CERA | Ventilatie unit | KT | Kooktoestel 100 mm +vl | TW | Tapwater 1500 mm +vl |
| TH/CO2 | CO2-opnemer / Thermostaat 1500 mm +vl | KK/CM | Koelkast / Combi oven magnetron | VW | Vaatwasser 100 mm +vl |
- Overige hoogtes schakelmateriaal:**
-Wandcontactdozen & aansluitpunten algemeen 300mm +vl
-Schakelaars 1050mm +vl
-Wandcontactdozen boven aanrecht en wastafel
-Aansluitpunt wandverlichting 1800mm +vl
-Wandcontactdoos recirculatiekap 2250mm +vl
-Videfoon en beeldrukker 1500mm +vl

SYMBOLEN


- | | | | |
|--|-----------------|--|------------------------------|
| | Meterkast | | Toilet |
| | Entree | | Wastafel & planchet vl+1.200 |
| | Vloerregelwerk | | Douchebak |
| | Plafondovergang | | |



TYPE KOMT VOOR BIJ BOUWNUMMERS:

- 01.38 - 1e verdieping
- 02.39 - 2e verdieping
- 03.37 - 3e verdieping

TYPE 29

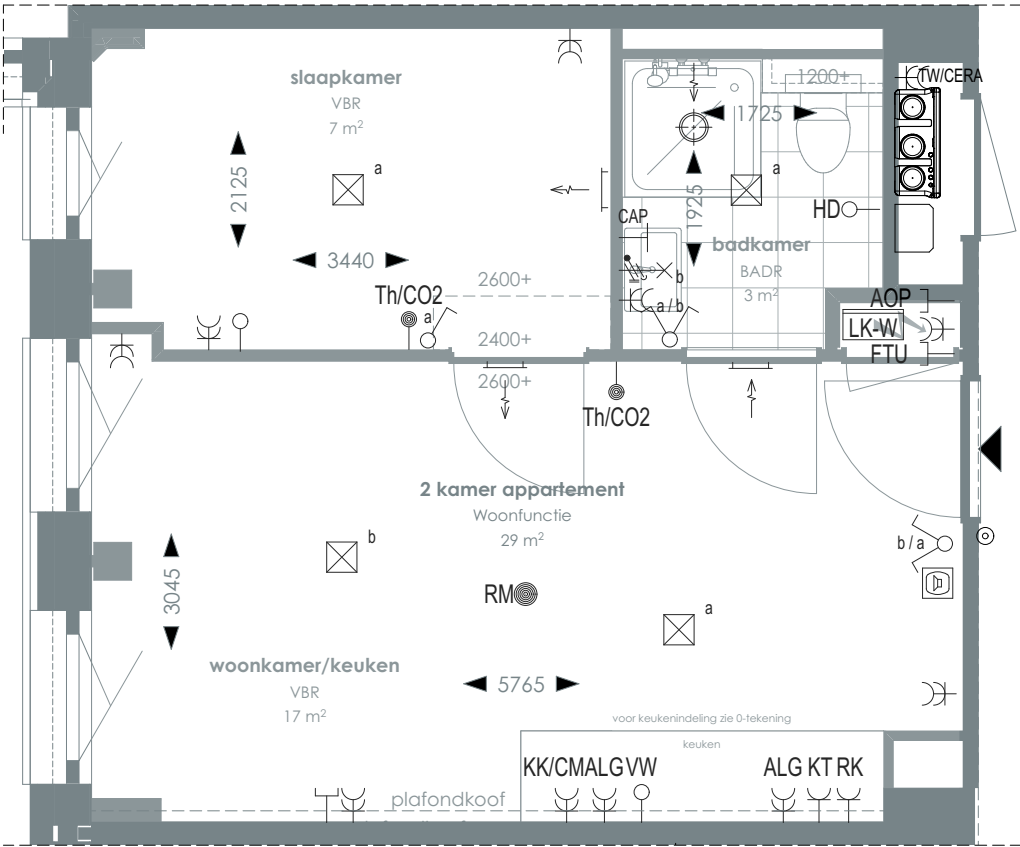

1:50 PLATTEGROND

> Voor positie appartement zie overzichtstekeningen

CORNER LOFTS
DEN HAAG

>
VERKOOPTEKENINGEN
2 KAMER APPARTEMENT TYPE 29

> DOC NR VK029	> STATUS DEFINITIEF	> DATUM 17.01.2025	> SCHAAL 1:50	> PROJECT 3130
> REVISIE	> FORMAAT A3			

>
RENVOOI

	Videofoon		Rookmelder		Enkelvoudige, dubbele wandcontactdoos
	Centraal aardpunt		Enkelpolige, serie schakelaar		Media
	Onbedraad, bedraad aansluitpunt		Radiator		Toevoerventilatie (wand) Verwarming/koeling
	Verdeelkast t.b.v. licht en kracht installatie		Bel drukknop aangesloten op videfoon		Afzuigventilatie (wand)
	Centraaldoos		Cera ventilatiesysteem Tapwater afleverzet		Afzuigventilatie (plafond)

AOP	Abonnee Overname Punt	FTU	Fiber Termination Unit	RK	Recirculatiekap 2250 mm +vl
CAP	Centraal aardpunt	HD	Loze leiding aansluiting elektrische handdoekradiator (kopersoptie)	RM	Rookmelder
CERA	Ventilatie unit	KT	Kooktoestel 100 mm +vl	TW	Tapwater 1500 mm +vl
TH/CO2	CO2-opnemer / Thermostaat 1500 mm +vl	KK/CM	Koelkast / Combi oven magnetron	VW	Vaatwasser 100 mm +vl
Overige hoogtes schakelmateriaal: -Wandcontactdozen & aansluitpunten algemeen 300mm +vl -Schakelaars 1050mm +vl -Wandcontactdozen boven aanrecht en wastafel -Aansluitpunt wandverlichting 1800mm +vl -Wandcontactdoos recirculatiekap 2250mm +vl -Videfoon en beeldrukker 1500mm +vl					

>
SYMBOLEN


	Meterkast		Toilet
	Entree		Wastafel & planchet vl+1.200
	Vloerregelwerk		Douchebak
	Plafondovergang		



TYPE KOMT VOOR BIJ BOUWNUMMERS:

- 01.39 - 1e verdieping
- 02.40 - 2e verdieping
- 03.38 - 3e verdieping

TYPE 30

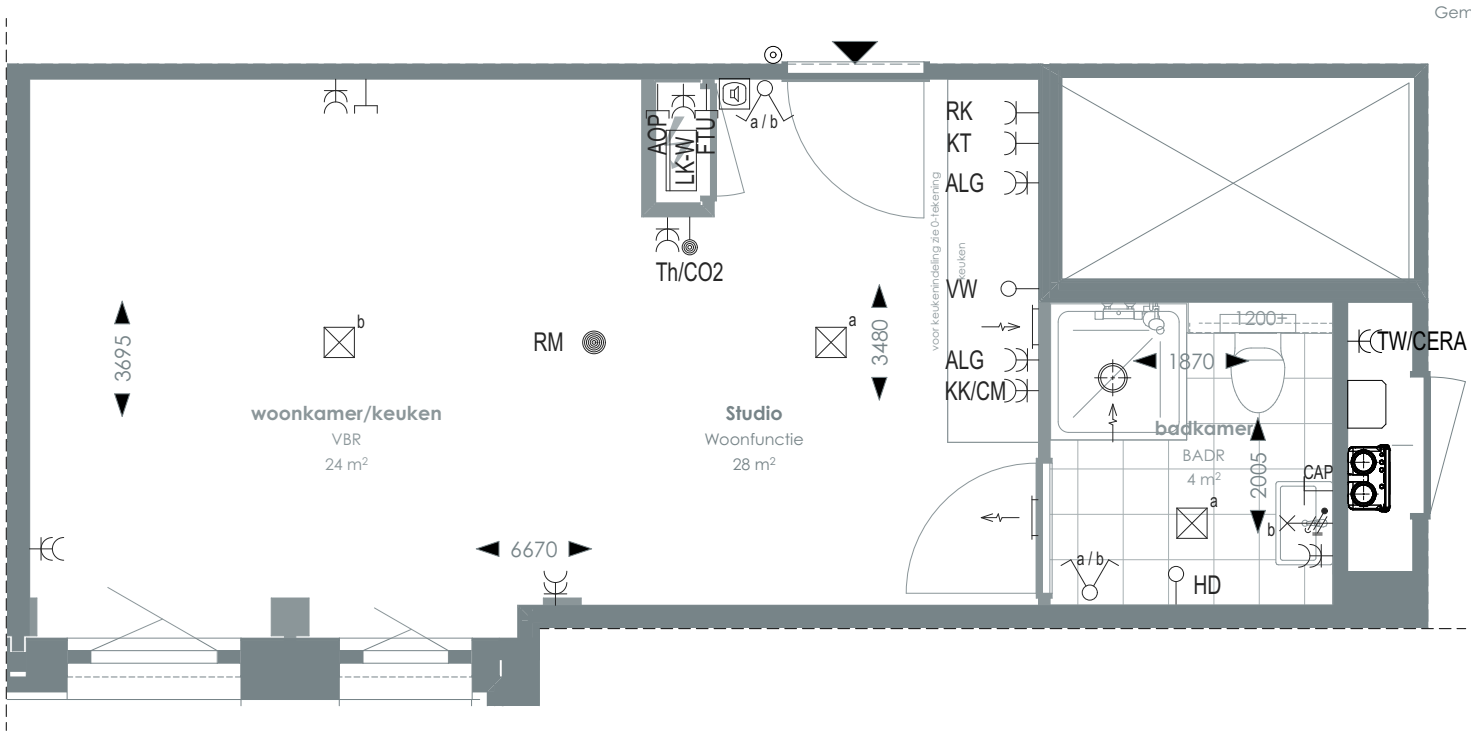

1:50 PLATTEGROND

> Voor positie appartement zie overzichtstekeningen

CORNER LOFTS
DEN HAAG

>
VERKOOPTEKENINGEN
STUDIO TYPE 30

> DOC NR VK030	> STATUS DEFINITIEF
-----------------------------	----------------------------------

> DATUM 17.01.2025	> SCHAAL 1:50	> PROJECT 3130
> REVISIE	> FORMAAT A3	

>
RENVOOI

Videofoon	Rookmelder	Enkelvoudige, dubbele wandcontactdoos
Centraal aardpunt	Enkelpolige, serie schakelaar	Media
Onbedraad, bedraad aansluitpunt	Radiator	Toevoerventilatie (wand) Verwarming/koeling
Verdeelkast t.b.v. licht en kracht installatie	Bel drukknop aangesloten op videofoon	Afzuigventilatie (wand)
Centraaldoos	Cera ventilatiesysteem Tapwater afleverset	Afzuigventilatie (plafond)

AOP Abonnee Overname Punt	FTU Fiber Termination Unit	RK Recirculatiekap 2250 mm +vl
CAP Centraal aardpunt	HD Loze leiding aansluiting elektrische handdoekradiator (kopersoptie)	RM Rookmelder
CERA Ventilatie unit	KT Kooktoestel 100 mm +vl	TW Tapwater 1500 mm +vl
TH/CO2 CO2-opnemer / Thermostaat 1500 mm +vl	KK/CM Koelkast / Combi oven magnetron	VW Vaatwasser 100 mm +vl
Overige hoogtes schakelmateriaal: -Wandcontactdozen & aansluitpunten algemeen 300mm +vl -Schakelaars 1050mm +vl -Wandcontactdozen boven aanrecht en wastafel -Aansluitpunt wandverlichting 1800mm +vl -Wandcontactdoos recirculatiekap 2250mm +vl -Videofoon en beeldruker 1500mm +vl		

>
SYMBOLEN


Meterkast	Toilet
Entree	Wastafel & planchet vl+1.200
Vloerregelwerk	Douchebak
Plafondovergang	



TYPE KOMT VOOR BIJ BOUWNUMMERS:

- 01.40 - 1e verdieping
- 02.41 - 2e verdieping
- 03.39 - 3e verdieping

TYPE 31

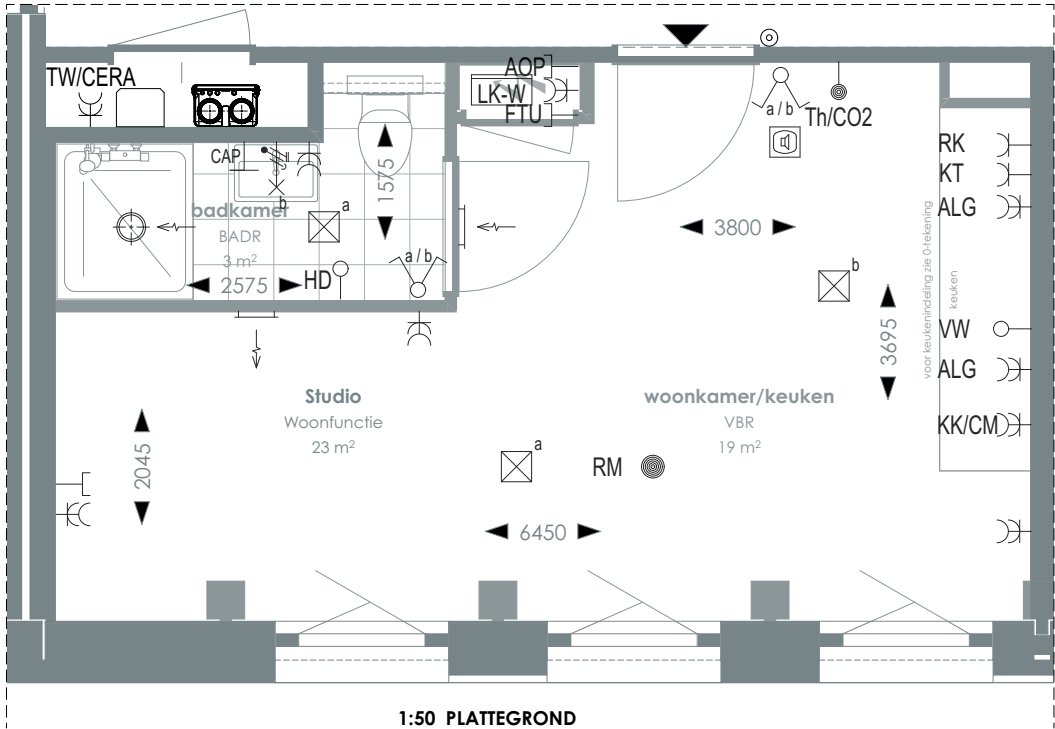

1:50 PLATTEGROND

> Voor positie appartement zie overzichtstekeningen

CORNER LOFTS

DEN HAAG

> VERKOOPTEKENINGEN
STUDIO TYPE 31

> DOC NR
VK031

> STATUS
DEFINITIEF

> DATUM
17.01.2025

> SCHAAL
1:50

> PROJECT
3130

> REVISIE

> FORMAAT
A3

> RENVOOI

	Videofoon		Rookmelder		Enkelvoudige, dubbele wandcontactdoos
	Centraal aardpunt		Enkelpolige, serie schakelaar		Media
	Onbedraad, bedraad aansluitpunt		Radiator		Toevoerventilatie (wand) Verwarming/koeling
	Verdeelkast t.b.v. licht en kracht installatie		Bel drukknop aangesloten op videofoon		Afzuigventilatie (wand)
	Centraaldoos		Cera ventilatiesysteem Tapwater afleverzet		Afzuigventilatie (plafond)

AOP	Abonnee Overname Punt	FTU	Fiber Termination Unit	RK	Recirculatiekap 2250 mm +vl
CAP	Centraal aardpunt	HD	Loze leiding aansluiting elektrische handdoekradiator (kopersoptie)	RM	Rookmelder
CERA	Ventilatie unit	KT	Kooktoestel 100 mm +vl	TW	Tapwater 1500 mm +vl
TH/CO2	CO2-opnemer / Thermostaat 1500 mm +vl	KK/CM	Koelkast / Combi oven magnetron	VW	Vaatwasser 100 mm +vl
Overige hoogtes schakelmateriaal: -Wandcontactdozen & aansluitpunten algemeen 300mm +vl -Schakelaars 1050mm +vl -Wandcontactdozen boven aanrecht en wastafel -Aansluitpunt wandverlichting 1800mm +vl -Wandcontactdoos recirculatiekap 2250mm +vl -Videfoon en beeldrukker 1500mm +vl					

> SYMBOLEN

	Meterkast		Toilet
	Entree		Wastafel & planchet vl+1.200
	Vloertegelwerk		Douchebak
	Plafondovergang		





1:50 PLATTEGROND

RENVOOI

	Videofoon		Rookmelder		Enkelvoudige, dubbele wandcontactdoos
	Centraal aardpunt		Enkelpolige, serie schakelaar		Media
	Onbedraad, bedraad aansluitpunt		Radiator		Toevoerventilatie (wand) Verwarming/koeling
	Verdeelkast t.b.v. licht en kracht installatie		Bel drukknop aangesloten op videofoon		Afzuigventilatie (wand)
	Centraaldoos		Cera ventilatiesysteem Tapwater afleverzet		Afzuigventilatie (plafond)

AOP	Abonnee Overname Punt	FTU	Fiber Termination Unit	RK	Recirculatiekap 2250 mm +vl
CAP	Centraal aardpunt	HD	Loze leiding aansluiting elektrische handdoekradiator (kopersoptie)	RM	Rookmelder
CERA	Ventilatie unit	KT	Kooktoestel 100 mm +vl	TW	Tapwater 1500 mm +vl
TH/CO2	CO2-opnemer / Thermostaat 1500 mm +vl	KK/CM	Koelkast / Combi oven magnetron	VW	Vaatwasser 100 mm +vl
Overige hoogtes schakelmateriaal:					
-Wandcontactdozen & aansluitpunten algemeen 300mm +vl					
-Schakelaars 1050mm +vl					
-Wandcontactdozen boven aanrecht en wastafel					
-Aansluitpunt wandverlichting 1800mm +vl					
-Wandcontactdoos recirculatiekap 2250mm +vl					
-Videofoon en beeldruker 1500mm +vl					

SYMBOLLEN

	Meterkast		Toilet
	Entree		Wastafel & planchet vl+1.200
	Vloerregelwerk		Douchebak
	Plafondovergang		

CORNER LOFTS
DEN HAAG

VERKOOPTEKENINGEN
STUDIO TYPE 32

DOC NR
VK032

STATUS
DEFINITIEF

DATUM 17.01.2025	SCHAAL 1:50	PROJECT 3130
REVISIE	FORMAAT A3	




TYPE KOMT VOOR BIJ BOUWNUMMERS:

03.28 - 3e verdieping

04.17 - 4e verdieping

TYPE 33

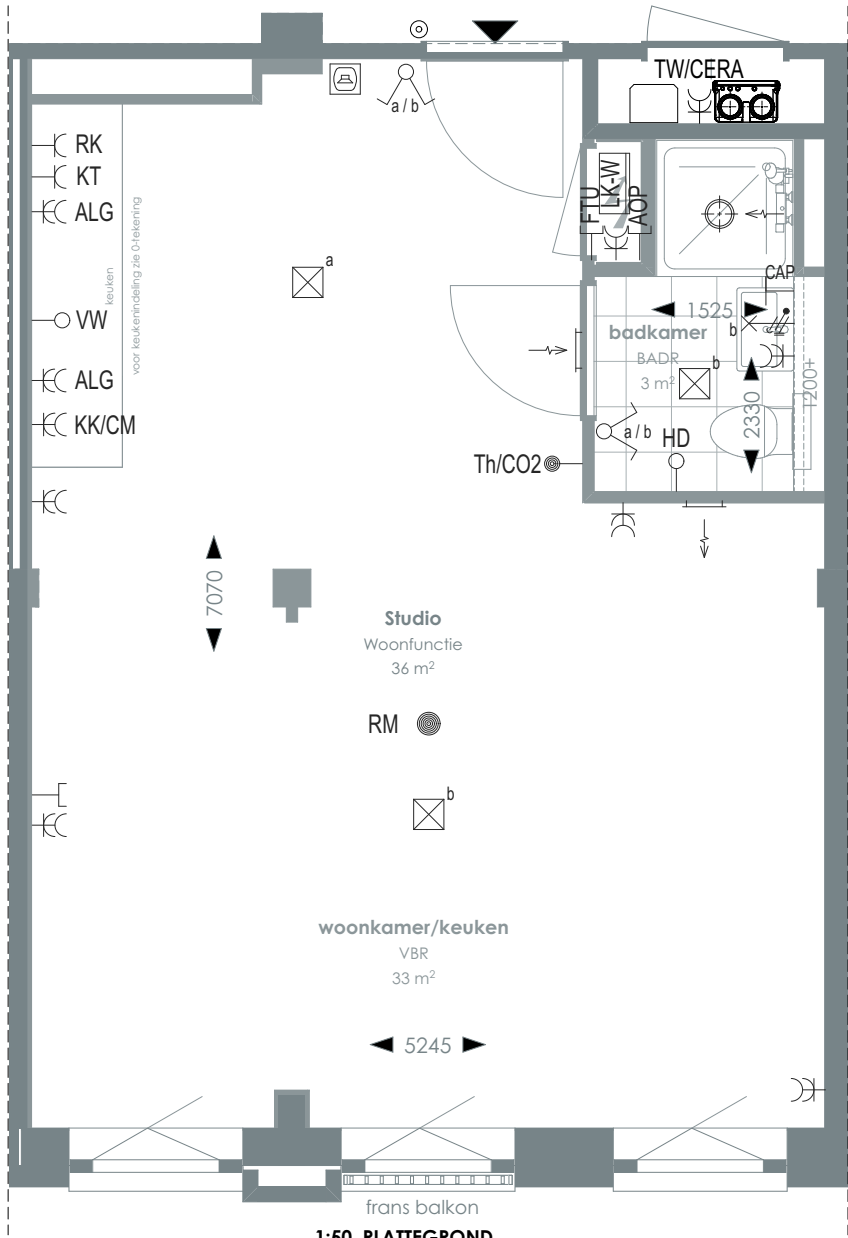

1:50 PLATTEGROND

RENVOOI

	Videofoon		Rookmelder		Enkelvoudige, dubbele wandcontactdoos
	Centraal aardpunt		Enkelpolige, serie schakelaar		Media
	Onbedraad, bedraad aansluitpunt		Radiator		Toevoerventilatie (wand) Verwarming/koeling
	Verdeelkast t.b.v. licht en kracht installatie		Bel drukknop aangesloten op videfoon		Afzuigventilatie (wand)
	Centraaldoos		Cera ventilatiesysteem Tapwater afleverset		Afzuigventilatie (plafond)

AOP	Abonnee Overname Punt	FTU	Fiber Termination Unit	RK	Recirculatiekap 2250 mm +vl
CAP	Centraal aardpunt	HD	Loze leiding aansluiting elektrische handdoekradiator (kopersoptie)	RM	Rookmelder
CERA	Ventilatie unit	KT	Kooktoestel 100 mm +vl	TW	Tapwater 1500 mm +vl
TH/CO2	CO2-opnemer / Thermostaat 1500 mm +vl	KK/CM	Koelkast / Combi oven magnetron	VW	Vaatwasser 100 mm +vl
Overige hoogtes schakelmateriaal:					
-Wandcontactdozen & aansluitpunten algemeen 300mm +vl					
-Schakelaars 1050mm +vl					
-Wandcontactdozen boven aanrecht en wastafel					
-Aansluitpunt wandverlichting 1800mm +vl					
-Wandcontactdoos recirculatiekap 2250mm +vl					
-Videfoon en bedrukker 1500mm +vl					

SYMBOLEN

	Meterkast		Toilet
	Entree		Wastafel & planchet vl+1.200
	Vloerregelwerk		Douchebak
	Plafondovergang		

CORNER LOFTS

DEN HAAG

VERKOOPTEKENINGEN
STUDIO TYPE 33

DOC NR
VK033

STATUS
DEFINITIEF

DATUM
17.01.2025
REVISIE

SCHAAL
1:50
FORMAAT
A3

PROJECT
3130



TYPE KOMT VOOR BIJ BOUWNUMMERS:

03.29 - 3e verdieping

04.18 - 4e verdieping

TYPE 34



1:50 PLATTEGROND

RENVOOI

	Videofoon		Rookmelder		Enkelvoudige, dubbele wandcontactdoos
	Centraal aardpunt		Enkelpolige, serie schakelaar		Media
	Onbedraad, bedraad aansluitpunt		Radiator		Toevoerventilatie (wand) Verwarming/koeling
	Verdeelkast t.b.v. licht en kracht installatie		Bel drukknop aangesloten op videofoon		Afzuigventilatie (wand)
	Centraaldoos		Cera ventilatiesysteem Tapwater afleverzet		Afzuigventilatie (plafond)

AOP	Abonnee Overname Punt	FTU	Fiber Termination Unit	RK	Recirculatiekap 2250 mm +vl
CAP	Centraal aardpunt	HD	Loze leiding aansluiting elektrische handdoekradiator (kopersoptie)	RM	Rookmelder
CERA	Ventilatie unit	KT	Kooktoestel 100 mm +vl	TW	Tapwater 1500 mm +vl
TH/CO2	CO2-opnemer / Thermostaat 1500 mm +vl	KK/CM	Koelkast / Combi oven magnetron	VW	Vaatwasser 100 mm +vl
Overige hoogtes schakelmateriaal:					
-Wandcontactdozen & aansluitpunten algemeen 300mm +vl			-Aansluitpunt wandverlichting 1800mm +vl		
-Schakelaars 1050mm +vl			-Wandcontactdoos recirculatiekap 2250mm +vl		
-Wandcontactdozen boven aanrecht en wastafel			-Videofoon en beeldrukker 1500mm +vl		

SYMBOLEN

	Meterkast		Toilet
	Entree		Wastafel & planchet vl+1.200
	Vloertegelwerk		Douchebak
	Plafondovergang		

CORNER LOFTS

DEN HAAG

VERKOOPTEKENINGEN
STUDIO TYPE 34

DOC NR
VK034

STATUS
DEFINITIEF

DATUM
17.01.2025

SCHAAL
1:50

PROJECT
3130


REVISIE

FORMAAT
A3



TYPE KOMT VOOR BIJ BOUWNUMMERS:
03.30 - 3e verdieping

TYPE 35

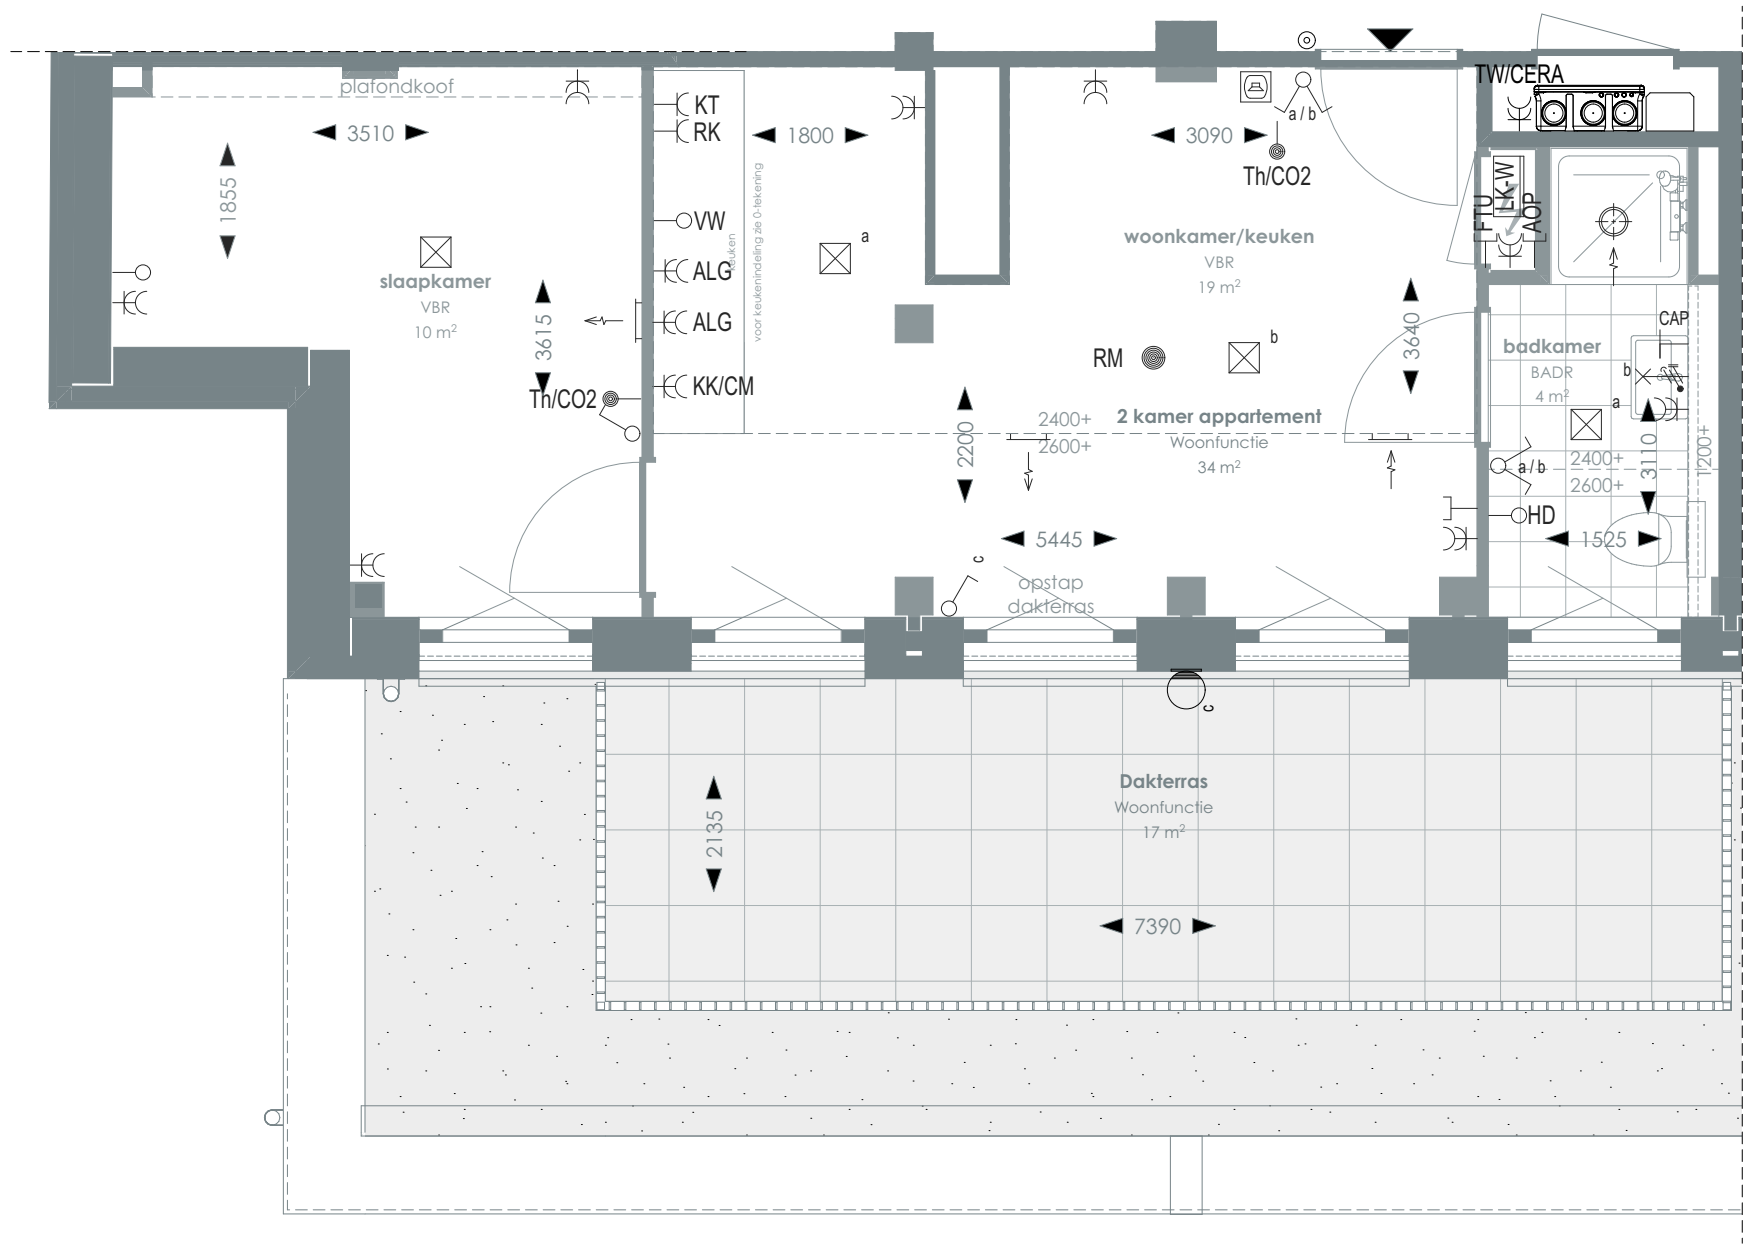

1:50 PLATTEGROND

RENVOOI

- Videofoon
- Centraal aardpunt
- Onbedraad, bedraad aansluitpunt
- Verdeelkast t.b.v. licht en kracht installatie
- Centraaldoos

- Rookmelder
- Enkelpolige, serie schakelaar
- Radiator
- Bel drukknop aangesloten op videofoon
- Cera ventilatiesysteem Tapwater afleverset

- Enkelvoudige, dubbele wandcontactdoos
- Media
- Toevoerventilatie (wand)
- Verwarming/koeling
- Afzuigventilatie (wand)
- Afzuigventilatie (plafond)

- AOP Abonnee Overname Punt
- CAP Centraal aardpunt
- CERA Ventilatie unit
- Th/CO2 CO2-opnemer / Thermostaat 1500 mm +vl

Overige hoogtes schakelmateriaal:
-Wandcontactdozen & aansluitpunten algemeen 300mm +vl
-Schakelaars 1050mm +vl
-Wandcontactdozen boven aanrecht en wastafel

- FTU Fiber Termination Unit
- HD Loze leiding aansluiting elektrische handdoekradiator (kopersoptie)
- KT Kooktoestel 100 mm +vl
- KK/CM Koelkast / Combi oven magnetron
- RK Recirculatiekap 2250 mm +vl
- RM Rookmelder
- TW Tapwater 1500 mm +vl
- VW Vaatwasser 100 mm +vl

-Aansluitpunt wandverlichting 1800mm +vl
-Wandcontactdoos recirculatiekap 2250mm +vl
-Videofoon en beeldrukker 1500mm +vl

SYMBOLEN

- Meterkast
- Entree
- Vloerregelwerk
- Plafondovergang

- Toilet
- Wastafel & planchet vl+1.200
- Douchebak



> Voor positie appartement zie overzichtstekeningen

CORNER LOFTS
DEN HAAG

>
VERKOOPTEKENINGEN
2 KAMER APPARTEMENT TYPE 35

>
DOC NR
VK035

>
STATUS
DEFINITIEF

>
DATUM
17.01.2025

>
SCHAAL
1:50

>
PROJECT
3130

>
REVISIE


>
FORMAAT
A3



TYPE KOMT VOOR BIJ BOUWNUMMERS:

- 04.01 - 4e verdieping
- 05.01 - 5e verdieping
- 06.01 - 6e verdieping

TYPE 36

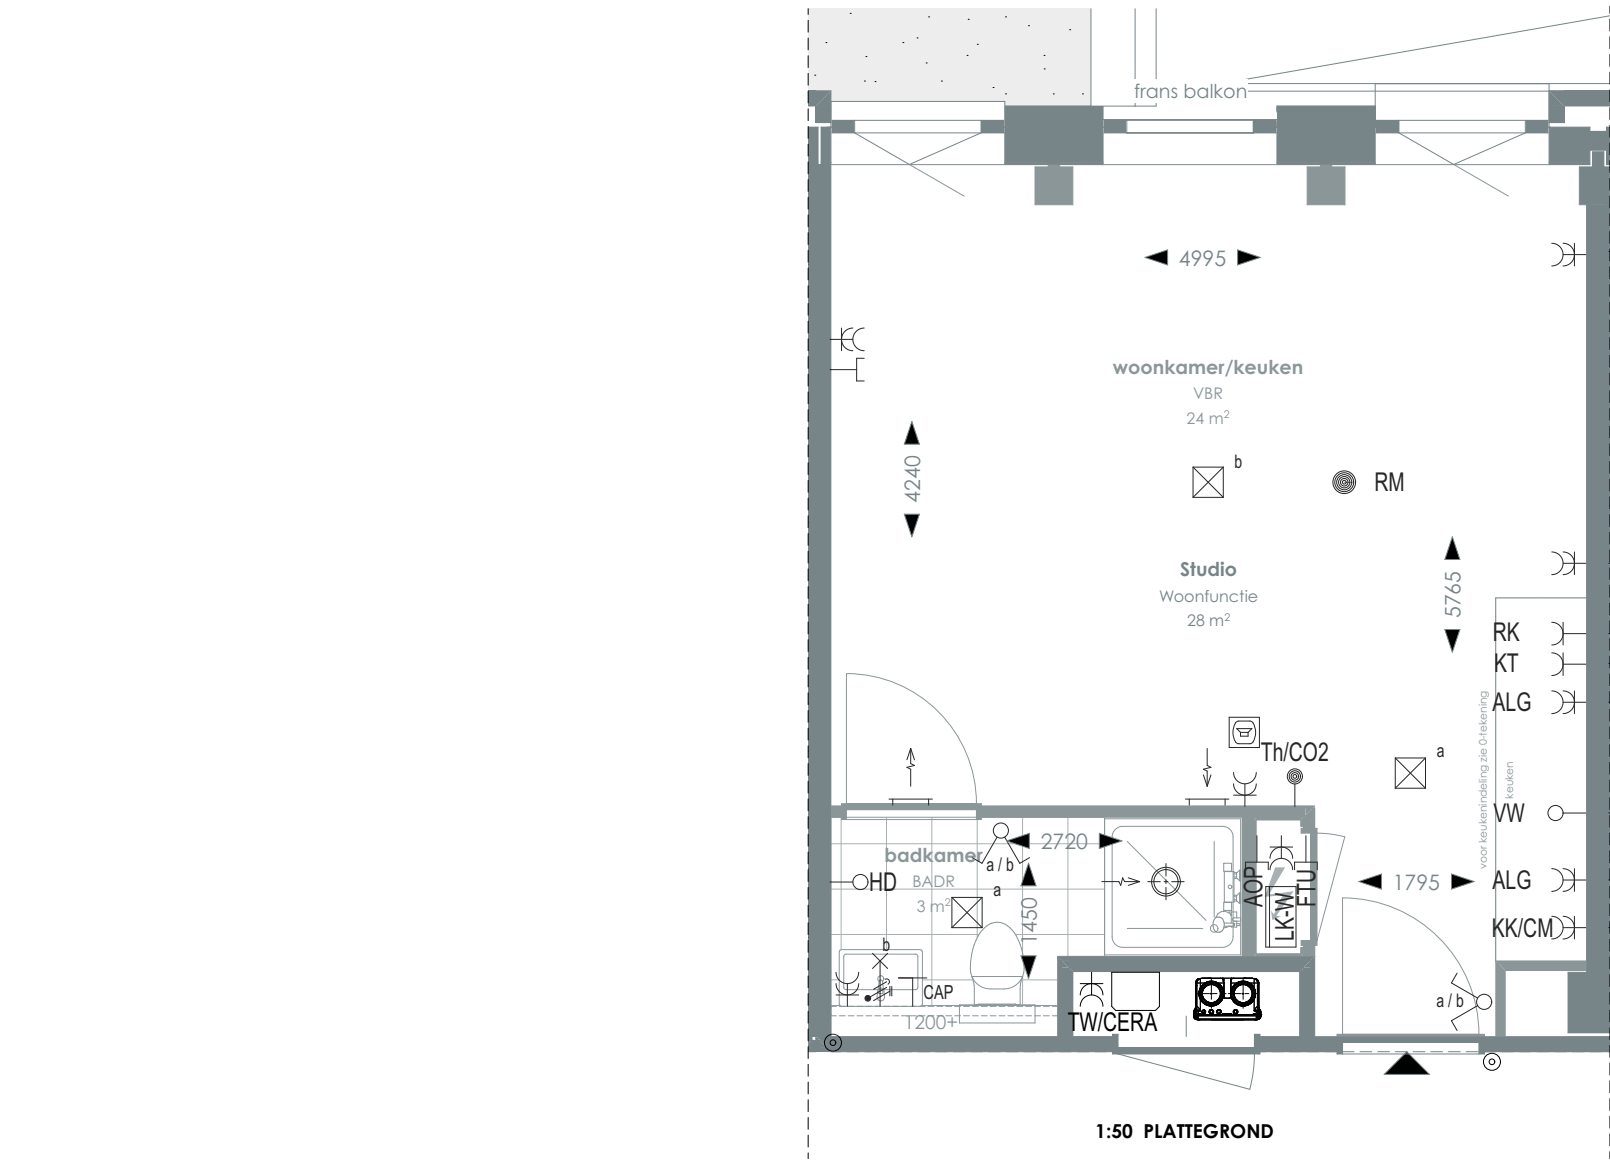

1:50 PLATTEGROND

RENVOOI

- | | | | | | |
|--|--|--|--|--|---|
| | Videofoon | | Rookmelder | | Enkelvoudige, dubbele wandcontactdoos |
| | Centraal aardpunt | | Enkelpolige, serie schakelaar | | Media |
| | Onbedraad, bedraad aansluitpunt | | Radiator | | Toevoerventilatie (wand) Verwarming/koeling |
| | Verdeelkast t.b.v. licht en kracht installatie | | Bel drukknop aangesloten op videofoon | | Afzuigventilatie (wand) |
| | Centraaldoos | | Cera ventilatiesysteem Tapwater afleverzet | | Afzuigventilatie (plafond) |

- | | | | | | |
|---------------|---------------------------------------|--------------|---|-----------|-----------------------------|
| AOP | Abonnee Overname Punt | FTU | Fiber Termination Unit | RK | Recirculatiekap 2250 mm +vl |
| CAP | Centraal aardpunt | HD | Loze leiding aansluiting elektrische handdoekradiator (kopersoptie) | RM | Rookmelder |
| CERA | Ventilatie unit | KT | Kooktoestel 100 mm +vl | TW | Tapwater 1500 mm +vl |
| TH/CO2 | CO2-opnemer / Thermostaat 1500 mm +vl | KK/CM | Koelkast / Combi oven magnetron | VW | Vaatwasser 100 mm +vl |
- Overige hoogtes schakelmateriaal:**
-Wandcontactdozen & aansluitpunten algemeen 300mm +vl
-Schakelaars 1050mm +vl
-Wandcontactdozen boven aanrecht en wastafel
-Aansluitpunt wandverlichting 1800mm +vl
-Wandcontactdoos recirculatiekap 2250mm +vl
-Videofoon en beeldrukker 1500mm +vl

SYMBOLEN

- | | | | |
|--|-----------------|--|------------------------------|
| | Meterkast | | Toilet |
| | Entree | | Wastafel & planchet vl+1.200 |
| | Vloerregelwerk | | Douchebak |
| | Plafondovergang | | |

> Voor positie appartement zie overzichtstekeningen

CORNER LOFTS
DEN HAAG

>
VERKOOPTEKENINGEN
STUDIO TYPE 36

>
DOC NR
VK036

>
STATUS
DEFINITIEF

>
DATUM
17.01.2025

>
SCHAAL
1:50

>
PROJECT
3130

>
REVISIE


>
FORMAAT
A3



TYPE KOMT VOOR BIJ BOUWNUMMERS:

- 04.02 - 4e verdieping
- 04.04 - 4e verdieping
- 05.02 - 5e verdieping
- 05.04 - 5e verdieping
- 05.06 - 5e verdieping
- 06.02 - 6e verdieping
- 06.04 - 6e verdieping
- 06.06 - 6e verdieping
- 07.02 - 7e verdieping
- 07.04 - 7e verdieping

TYPE 37

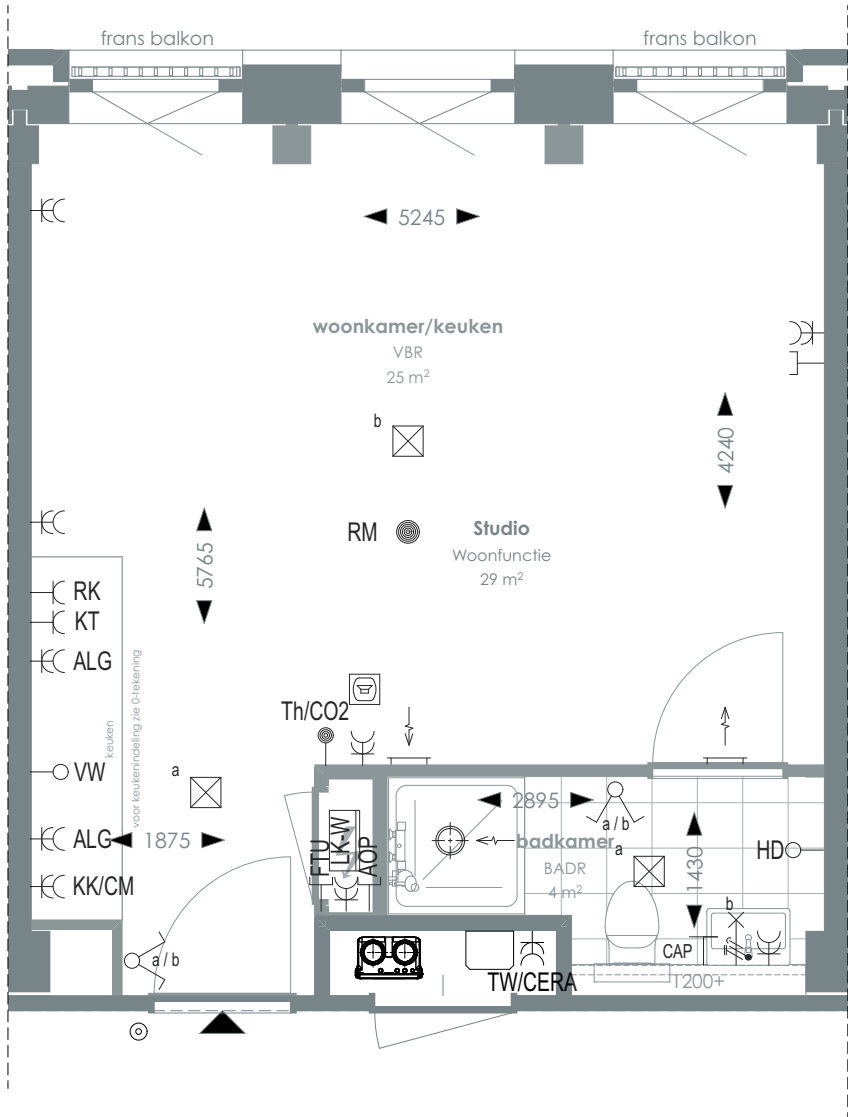

1:50 PLATTEGROND

RENVOOI

	Videofoon		Rookmelder		Enkelvoudige, dubbele wandcontactdoos
	Centraal aardpunt		Enkelpolige, serie schakelaar		Media
	Onbedraad, bedraad aansluitpunt		Radiator		Toevoerventilatie (wand) Verwarming/koeling
	Verdeelkast t.b.v. licht en kracht installatie		Bel drukknop aangesloten op videofoon		Afzuigventilatie (wand)
	Centraaldoos		Cera ventilatiesysteem Tapwater afleverset		Afzuigventilatie (plafond)

AOP	Abonnee Overname Punt	FTU	Fiber Termination Unit	RK	Recirculatiekap 2250 mm +vl
CAP	Centraal aardpunt	HD	Loze leiding aansluiting elektrische handdoekradiator (kopersoptie)	RM	Rookmelder
CERA	Ventilatie unit	KT	Kooktoestel 100 mm +vl	TW	Tapwater 1500 mm +vl
TH/CO2	CO2-opnemer / Thermostaat 1500 mm +vl	KK/CM	Koelkast / Combi oven magnetron	VW	Vaatwasser 100 mm +vl
Overige hoogtes schakelmateriaal:					
-Wandcontactdozen & aansluitpunten algemeen 300mm +vl					
-Schakelaars 1050mm +vl					
-Wandcontactdozen boven aanrecht en wastafel					
-Aansluitpunt wandverlichting 1800mm +vl					
-Wandcontactdoos recirculatiekap 2250mm +vl					
-Videofoon en beeldrukker 1500mm +vl					

SYMBOLEN

	Meterkast		Toilet
	Entree		Wastafel & planchet vl+1.200
	Vloerregelwerk		Douchebak
	Plafondovergang		

Voor positie appartement zie overzichtstekeningen

CORNER LOFTS
DEN HAAG

VERKOOPTEKENINGEN
STUDIO TYPE 37

DOC NR
VK037

STATUS
DEFINITIEF

DATUM
17.01.2025

SCHAAL
1:50

PROJECT
3130

REVISIE


FORMAAT
A3



TYPE KOMT VOOR BIJ BOUWNUMMERS:

- 04.03 - 4e verdieping
- 04.05 - 4e verdieping
- 05.03 - 5e verdieping
- 05.05 - 5e verdieping
- 06.03 - 6e verdieping
- 06.05 - 6e verdieping
- 07.03 - 7e verdieping

TYPE 38

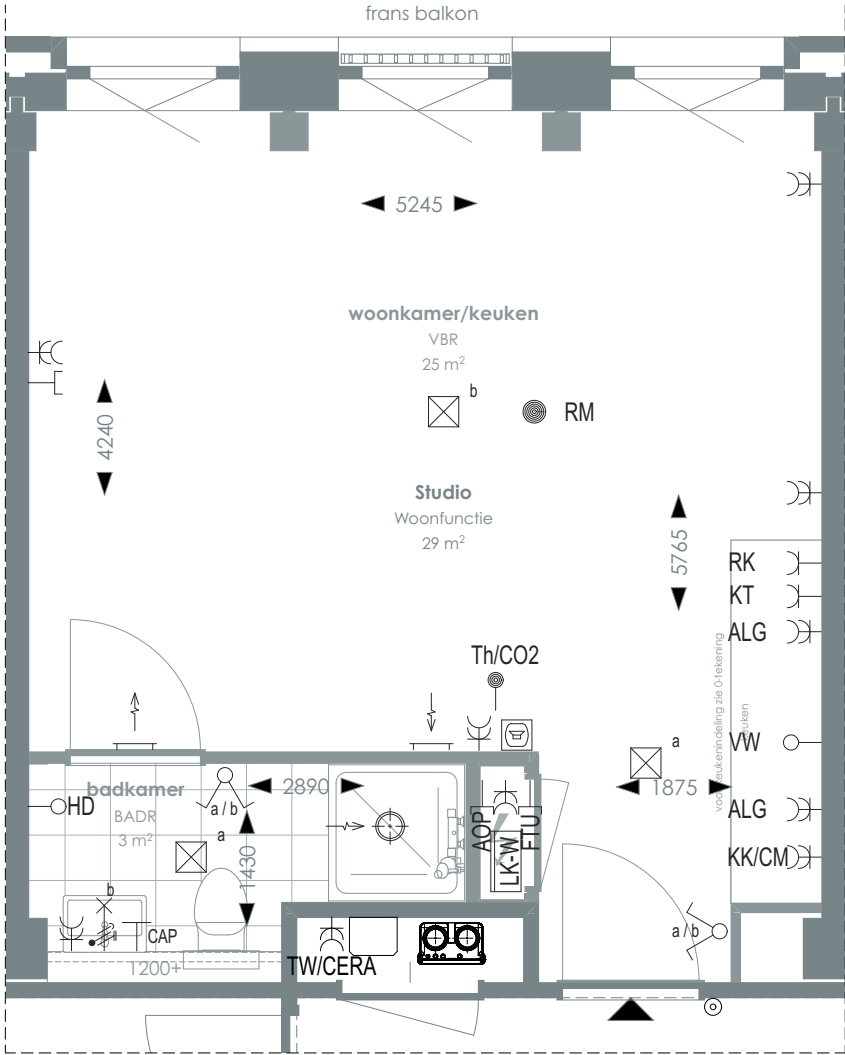

1:50 PLATTEGROND

RENVOOI

	Videofoon		Rookmelder		Enkelvoudige, dubbele wandcontactdoos
	Centraal aardpunt		Enkelpolige, serie schakelaar		Media
	Onbedraad, bedraad aansluitpunt		Radiator		Toevoerventilatie (wand) Verwarming/koeling
	Verdeelkast t.b.v. licht en kracht installatie		Bel drukknop aangesloten op videofoon		Afzuigventilatie (wand)
	Centraaldoos		Cera ventilatiesysteem Tapwater afleverset		Afzuigventilatie (plafond)

AOP	Abonnee Overname Punt	FTU	Fiber Termination Unit	RK	Recirculatiekap 2250 mm +vl
CAP	Centraal aardpunt	HD	Loze leiding aansluiting elektrische handdoekradiator (kopersoptie)	RM	Rookmelder
CERA	Ventilatie unit	KT	Kooktoestel 100 mm +vl	TW	Tapwater 1500 mm +vl
TH/CO2	CO2-opnemer / Thermostaat 1500 mm +vl	KK/CM	Koelkast / Combi oven magnetron	VW	Vaatwasser 100 mm +vl
Overige hoogtes schakelmateriaal:					
-Wandcontactdozen & aansluitpunten algemeen 300mm +vl					
-Schakelaars 1050mm +vl					
-Wandcontactdozen boven aanrecht en wastafel					
-Aansluitpunt wandverlichting 1800mm +vl					
-Wandcontactdoos recirculatiekap 2250mm +vl					
-Videofoon en beeldrukker 1500mm +vl					

SYMBOLEN

	Meterkast		Toilet
	Entree		Wastafel & planchet vl+1.200
	Vloerregelwerk		Douchebak
	Plafondovergang		


CORNER LOFTS
DEN HAAG

VERKOOPTEKENINGEN
STUDIO TYPE 38

DOC NR	STATUS
VK038	DEFINITIEF

DATUM	SCHAAL	PROJECT
17.01.2025	1:50	3130
REVISIE	FORMAAT	
	A3	



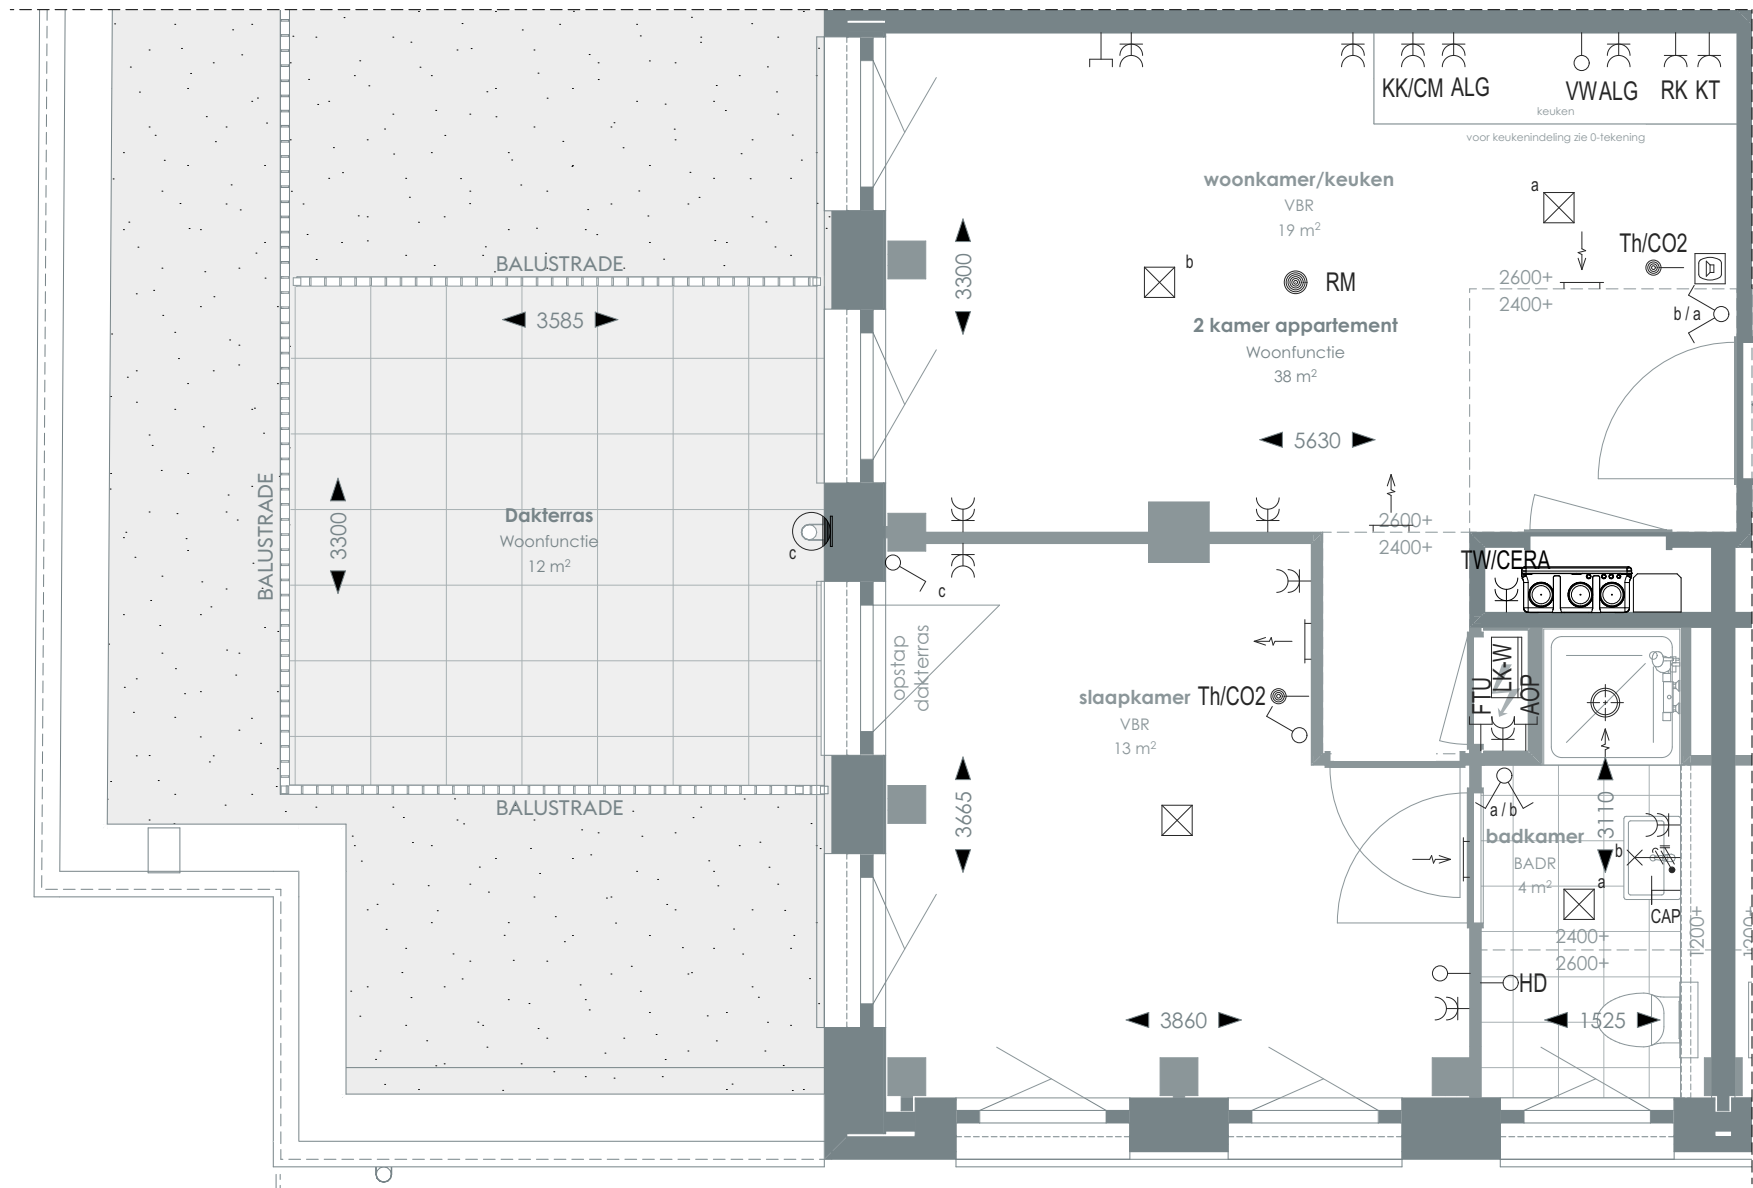

1:50 PLATTEGROND

RENVOOI

	Videofoon		Rookmelder		Enkelvoudige, dubbele wandcontactdoos
	Centraal aardpunt		Enkelpolige, serie schakelaar		Media
	Onbedraad, bedraad aansluitpunt		Radiator		Toevoerventilatie (wand) Verwarming/koeling
	Verdeelkast t.b.v. licht en kracht installatie		Bel drukknop aangesloten op videofoon		Afzuigventilatie (wand)
	Centraaldoos		Cera ventilatiesysteem Tapwater afleverzet		Afzuigventilatie (plafond)

AOP	Abonnee Overname Punt	FTU	Fiber Termination Unit	RK	Recirculatiekap 2250 mm +vl
CAP	Centraal aardpunt	HD	Loze leiding aansluiting elektrische handdoekradiator (kopersoptie)	RM	Rookmelder
CERA	Ventilatie unit	KT	Kooktoestel 100 mm +vl	TW	Tapwater 1500 mm +vl
TH/CO2	CO2-opnemer / Thermostaat 1500 mm +vl	KK/CM	Koelkast / Combi oven magnetron	VW	Vaatwasser 100 mm +vl
Overige hoogtes schakelmateriaal: -Wandcontactdozen & aansluitpunten algemeen 300mm +vl -Schakelaars 1050mm +vl -Wandcontactdozen boven aanrecht en wastafel -Aansluitpunt wandverlichting 1800mm +vl -Wandcontactdoos recirculatiekap 2250mm +vl -Videofoon en beeldruiker 1500mm +vl					

SYMBOLEN

	Meterkast		Toilet
	Entree		Wastafel & planchet vl+1.200
	Vloerregelwerk		Douchebak
	Plafondovergang		

> Voor positie appartement zie overzichtstekeningen

CORNER LOFTS
DEN HAAG

>
VERKOOPTEKENINGEN
2 KAMER APPARTEMENT TYPE 39

>
DOC NR
VK039

>
STATUS
DEFINITIEF

>
DATUM
17.01.2025


>
SCHAAL
1:50

>
PROJECT
3130

>
REVISIE

>
FORMAAT
A3



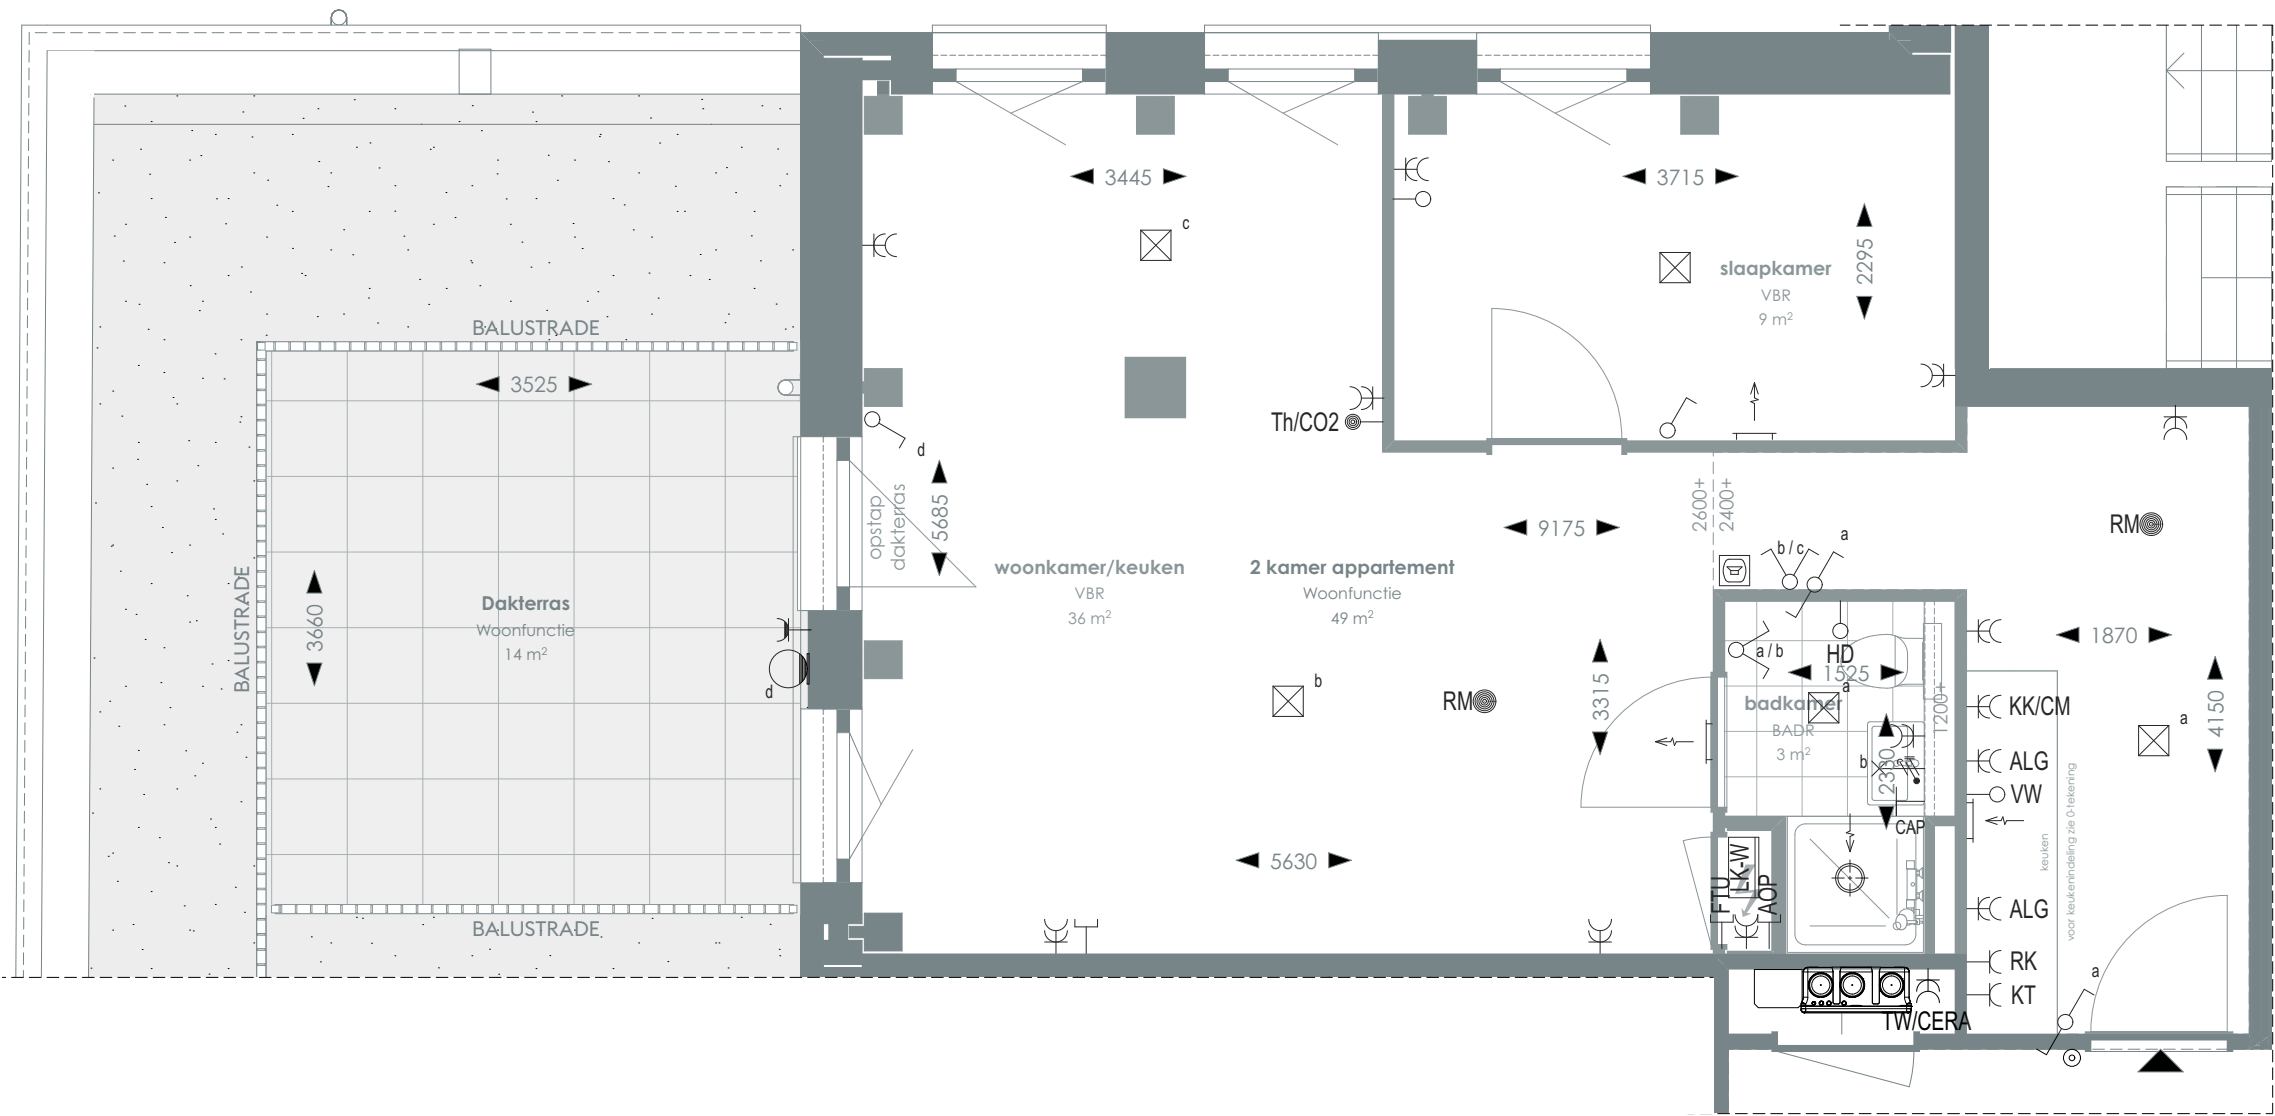

1:50 PLATTEGROND

RENVOOI

	Videofoon		Rookmelder		Enkelvoudige, dubbele wandcontactdoos
	Centraal aardpunt		Enkelpolige, serie schakelaar		Media
	Onbedraad, bedraad aansluitpunt		Radiator		Toevoerventilatie (wand) Verwarming/koeling
	Verdeelkast t.b.v. licht en kracht installatie		Bel drukknop aangesloten op videofoon		Afzuigventilatie (wand)
	Centraaldoos		Cera ventilatiesysteem Tapwater afleverzet		Afzuigventilatie (plafond)

AOP	Abonnee Overname Punt	FTU	Fiber Termination Unit	RK	Recirculatiekap 2250 mm +vl
CAP	Centraal aardpunt	HD	Loze leiding aansluiting elektrische handdoekradiator (kopersoptie)	RM	Rookmelder
CERA	Ventilatie unit	KT	Kooktoestel 100 mm +vl	TW	Tapwater 1500 mm +vl
TH/CO2	CO2-opnemer / Thermostaat 1500 mm +vl	KK/CM	Koelkast / Combi oven magnetron	VW	Vaatwasser 100 mm +vl
Overige hoogtes schakelmateriaal:					
-Wandcontactdozen & aansluitpunten algemeen 300mm +vl					
-Schakelaars 1050mm +vl					
-Wandcontactdozen boven aanrecht en wastafel					
-Aansluitpunt wandverlichting 1800mm +vl					
-Wandcontactdoos recirculatiekap 2250mm +vl					
-Videfoon en beeldrukker 1500mm +vl					

SYMBOLEN

	Meterkast		Toilet
	Entree		Wastafel & planchet vl+1.200
	Vloerregelwerk		Douchebak
	Plafondovergang		

> Voor positie appartement zie overzichtstekeningen

CORNER LOFTS
DEN HAAG

>
VERKOOPTEKENINGEN
2 KAMER APPARTEMENT TYPE 40

>
DOC NR
VK040

>
STATUS
DEFINITIEF

>
DATUM
17.01.2025

>
SCHAAL
1:50

>
PROJECT
3130

>
REVISIE

>
FORMAAT
A3



TYPE KOMT VOOR BIJ BOUWNUMMERS:
04.22 - 4e verdieping

TYPE 41



1:50 PLATTEGROND



> Voor positie appartement zie overzichtstekeningen

CORNER LOFTS
DEN HAAG

>
VERKOOPTEKENINGEN
2 KAMER APPARTEMENT TYPE 41

>
DOC NR
VK041

>
STATUS
DEFINITIEF

>
DATUM
17.01.2025

>
SCHAAL
1:50

>
PROJECT
3130

>
REVISIE

>
FORMAAT
A3

>
RENVOOI

	Videofoon		Rookmelder		Enkelvoudige, dubbele wandcontactdoos
	Centraal aardpunt		Enkelpolige, serie schakelaar		Media
	Onbedraad, bedraad aansluitpunt		Radiator		Toevoerventilatie (wand) Verwarming/koeling
	Verdeelkast t.b.v. licht en kracht installatie		Bel drukknop aangesloten op videfoon		Afzuigventilatie (wand)
	Centraaldoos		Cera ventilatiesysteem Tapwater afleverzet		Afzuigventilatie (plafond)

AOP	Abonnee Overname Punt	FTU	Fiber Termination Unit	RK	Recirculatiekap 2250 mm +vl
CAP	Centraal aardpunt	HD	Loze leiding aansluiting elektrische handdoekradiator (kopersoptie)	RM	Rookmelder
CERA	Ventilatie unit	KT	Kooktoestel 100 mm +vl	TW	Tapwater 1500 mm +vl
TH/CO2	CO2-opnemer / Thermostaat 1500 mm +vl	KK/CM	Koelkast / Combi oven magnetron	VW	Vaatwasser 100 mm +vl
Overige hoogtes schakelmateriaal: -Wandcontactdozen & aansluitpunten algemeen 300mm +vl -Schakelaars 1050mm +vl -Wandcontactdozen boven aanrecht en wastafel -Aansluitpunt wandverlichting 1800mm +vl -Wandcontactdoos recirculatiekap 2250mm +vl -Videfoon en beeldruker 1500mm +vl					


>
SYMBOLEN

	Meterkast		Toilet
	Entree		Wastafel & planchet vl+1.200
	Vloerregelwerk		Douchebak
	Plafondovergang		



TYPE KOMT VOOR BIJ BOUWNUMMERS:
04.23 - 4e verdieping

TYPE 42

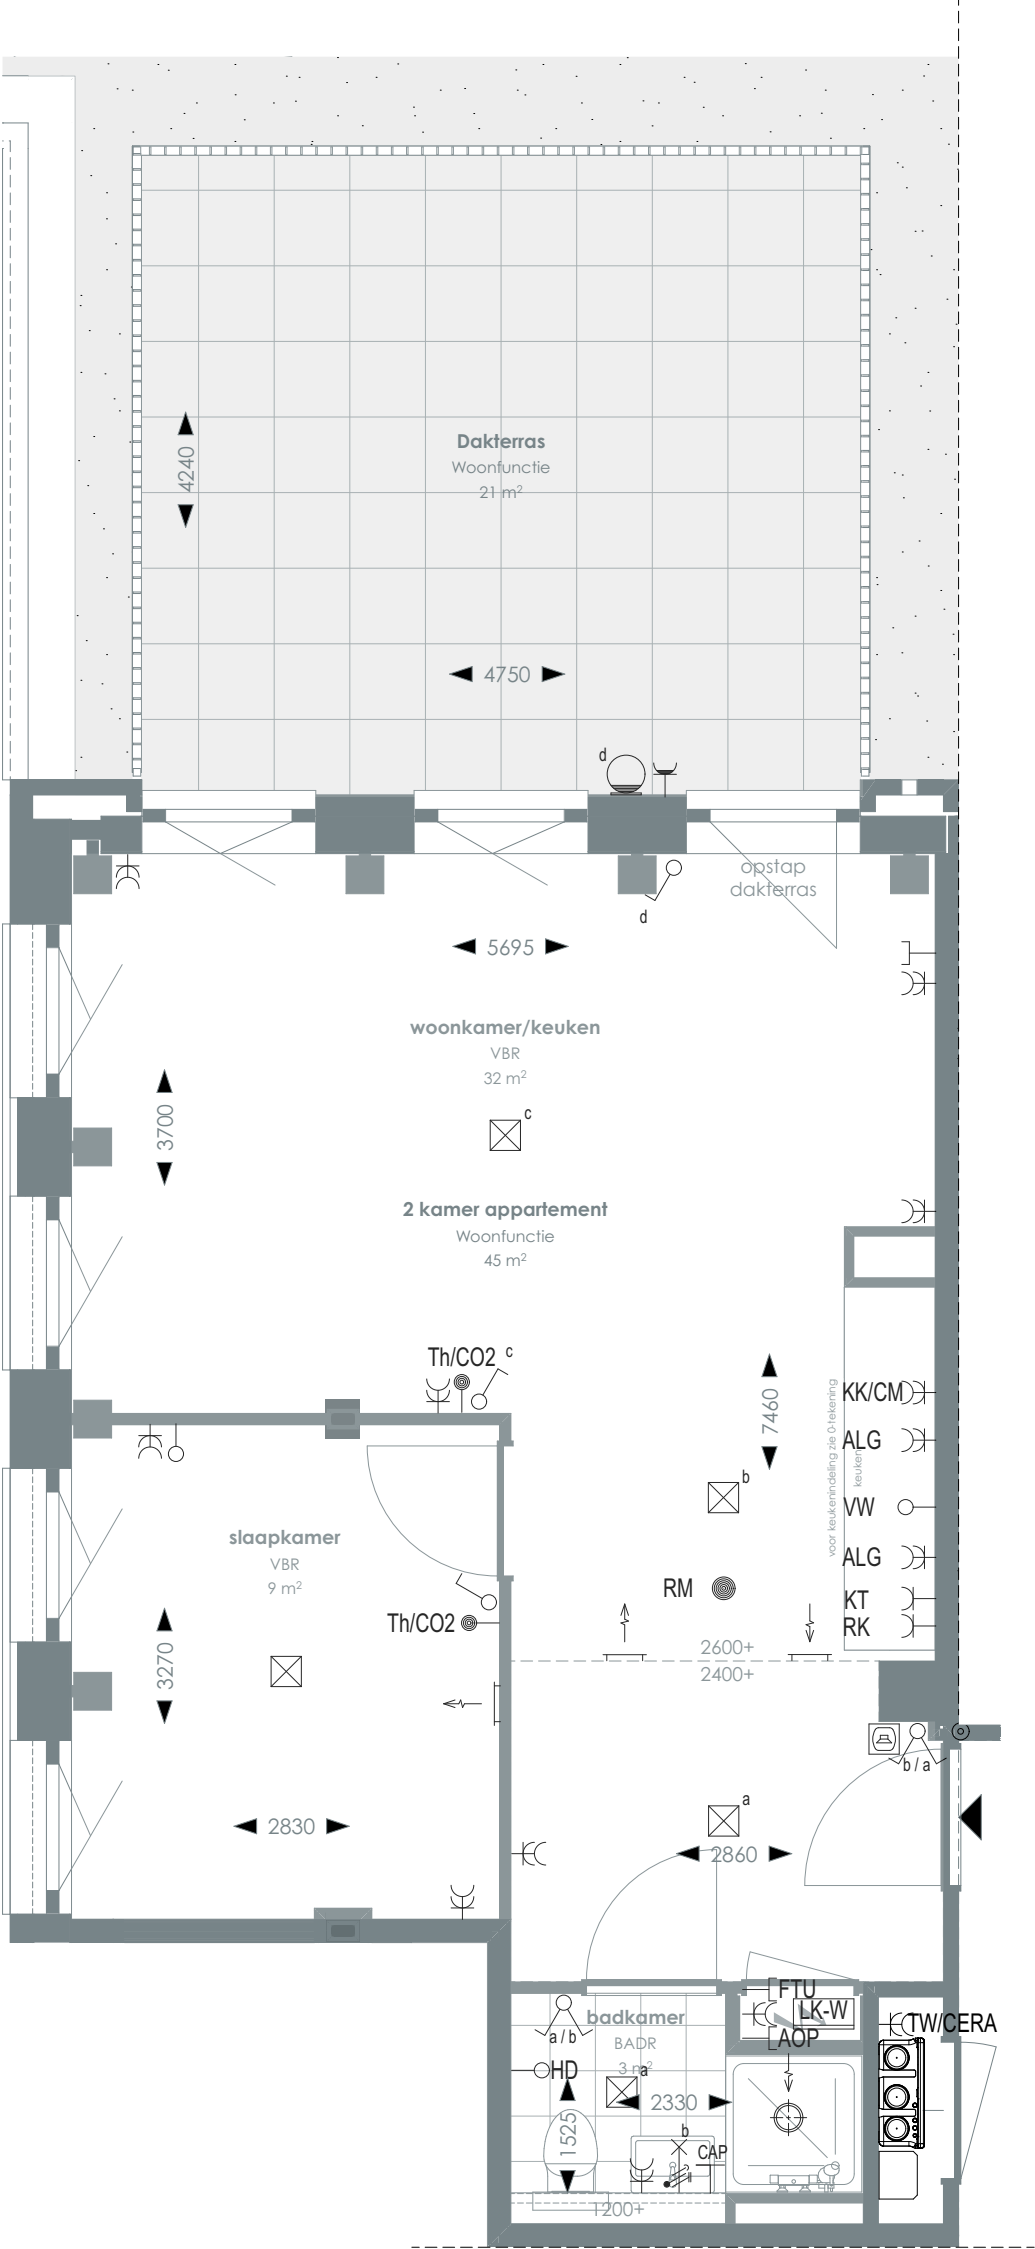

1:50 PLATTEGROND

> RENVOOI

	Videofoon		Rookmelder		Enkelvoudige, dubbele wandcontactdoos Media
	Centraal aardpunt		Enkelpolige, serie schakelaar		Radiator
	Onbedraad, bedraad aansluitpunt		Bel drukknop aangesloten op videofoon		Cera ventilatiesysteem Tapwater afleverst
	Verdeelkast t.b.v. licht en kracht installatie				Afzuigventilatie (plafond)
	Centraaldoos				

AOP	Abonnee Overname Punt	FTU	Fiber Termination Unit	RK	Recirculatiekap 2250 mm +vl
CAP	Centraal aardpunt	HD	Loze leiding aansluiting elektrische handdoekradiator (kopersoptie)	RM	Rookmelder
CERA	Ventilatie unit	KT	Kooktoestel 100 mm +vl	TW	Tapwater 1500 mm +vl
TH/CO2	CO2-opnemer / Thermostaat 1500 mm +vl	KK/CM	Koelkast / Combi oven magnetron	VW	Vaatwasser 100 mm +vl

Overige hoogtes schakelmateriaal:
-Wandcontactdozen & aansluitpunten algemeen 300mm +vl
-Schakelaars 1050mm +vl
-Wandcontactdozen boven aanrecht en wastafel
-Aansluitpunt wandverlichting 1800mm +vl
-Wandcontactdoos recirculatiekap 2250mm +vl
-Videofoon en beeldrukker 1500mm +vl

> SYMBOLEN

	Meterkast		Toilet
	Entree		Wastafel & planchet vl+1.200
	Vloer tegelwerk		Douchebak
	Plafondovergang		



> Voor positie appartement zie overzichtstekeningen

CORNER LOFTS
DEN HAAG

> VERKOOPTEKENINGEN
2 KAMER APPARTEMENT TYPE 42

> DOC NR
VK042

> STATUS
DEFINITIEF

> DATUM
17.01.2025

> SCHAAL
1:50

> PROJECT
3130

> REVISIE


> FORMAAT
A3



TYPE KOMT VOOR BIJ BOUWNUMMERS:

- 05.07 - 5e verdieping
- 06.07 - 6e verdieping
- 07.05 - 7e verdieping

TYPE 43

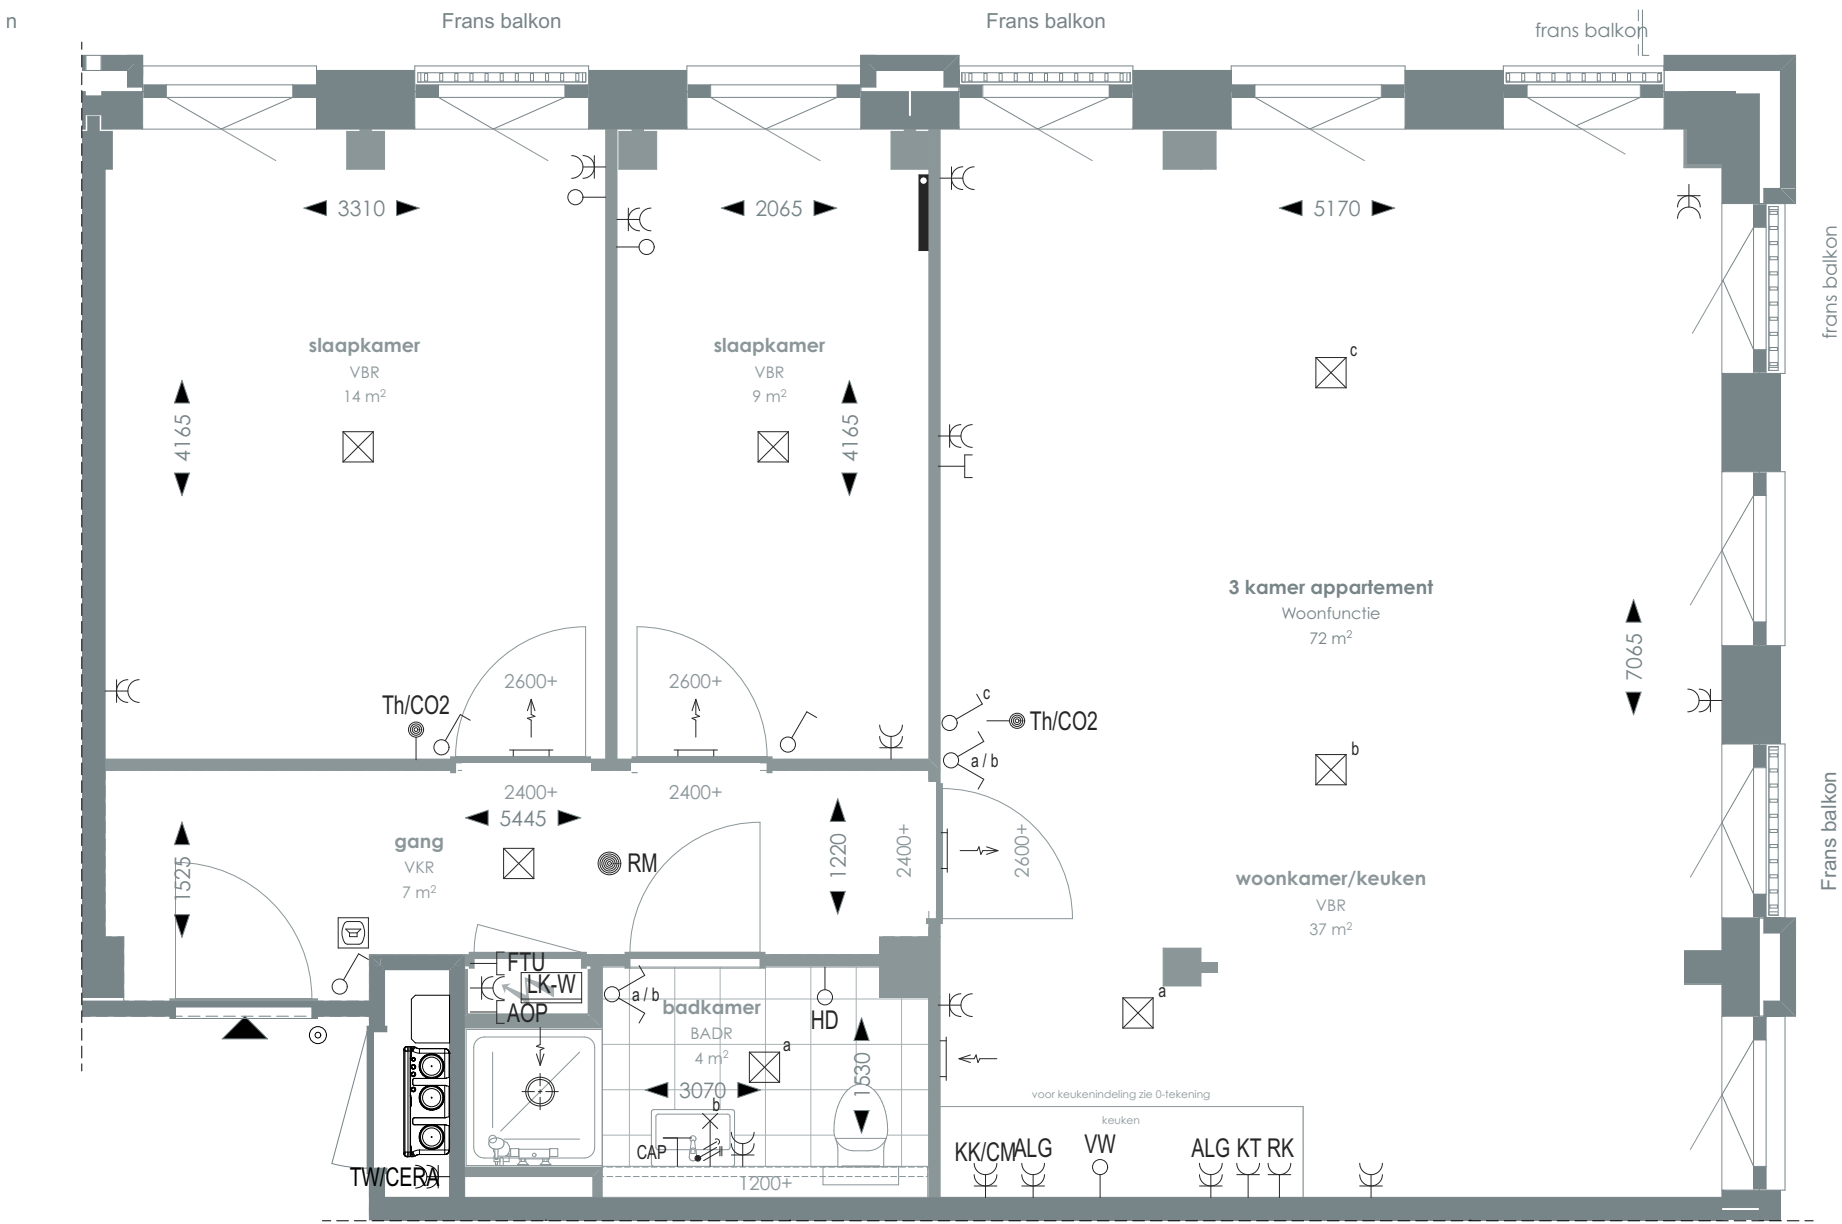

1:50 PLATTEGROND

RENVOOI

- | | | | | | |
|--|--|--|--|--|---------------------------------------|
| | Videofoon | | Rookmelder | | Enkelvoudige, dubbele wandcontactdoos |
| | Centraal aardpunt | | Enkelpolige, serie schakelaar | | Media |
| | Onbedraad, bedraad aansluitpunt | | Radiator | | Toevoerventilatie (wand) |
| | Verdeelkast t.b.v. licht en kracht installatie | | Bel drukknop aangesloten op videofoon | | Verwarming/koeling |
| | Centraaldoos | | Afzuigventilatie (wand) | | Afzuigventilatie (plafond) |
| | | | Cera ventilatiesysteem Tapwater afleverzet | | |

- | | | | | | |
|---|---------------------------------------|--------------|---|-----------|-----------------------------|
| AOP | Abonnee Overname Punt | FTU | Fiber Termination Unit | RK | Recirculatiekap 2250 mm +vl |
| CAP | Centraal aardpunt | HD | Loze leiding aansluiting elektrische handdoekradiator (kopersoptie) | RM | Rookmelder |
| CERA | Ventilatie unit | KT | Kooktoestel 100 mm +vl | TW | Tapwater 1500 mm +vl |
| TH/CO2 | CO2-opnemer / Thermostaat 1500 mm +vl | KK/CM | Koelkast / Combi oven magnetron | VW | Vaatwasser 100 mm +vl |
| Overige hoogtes schakelmateriaal: | | | | | |
| -Wandcontactdozen & aansluitpunten algemeen 300mm +vl | | | -Aansluitpunt wandverlichting 1800mm +vl | | |
| -Schakelaars 1050mm +vl | | | -Wandcontactdoos recirculatiekap 2250mm +vl | | |
| -Wandcontactdozen boven aanrecht en wastafel | | | -Videfoon en beeldruker 1500mm +vl | | |

SYMBOLEN

- | | | | |
|--|-----------------|--|------------------------------|
| | Meterkast | | Toilet |
| | Entree | | Wastafel & planchet vl+1.200 |
| | Vloerregelwerk | | Douchebak |
| | Plafondovergang | | |

> Voor positie appartement zie overzichtstekeningen

CORNER LOFTS
DEN HAAG

>
VERKOOPTEKENINGEN
3 KAMER APPARTEMENT TYPE 43

>
DOC NR
VK043

>
STATUS
DEFINITIEF

>
DATUM
17.01.2025

>
SCHAAL
1:50

>
PROJECT
3130

>
REVISIE


>
FORMAAT
A3



TYPE KOMT VOOR BIJ BOUWNUMMERS:

- 05.08 - 5e verdieping
- 06.08 - 6e verdieping
- 07.06 - 7e verdieping

TYPE 44

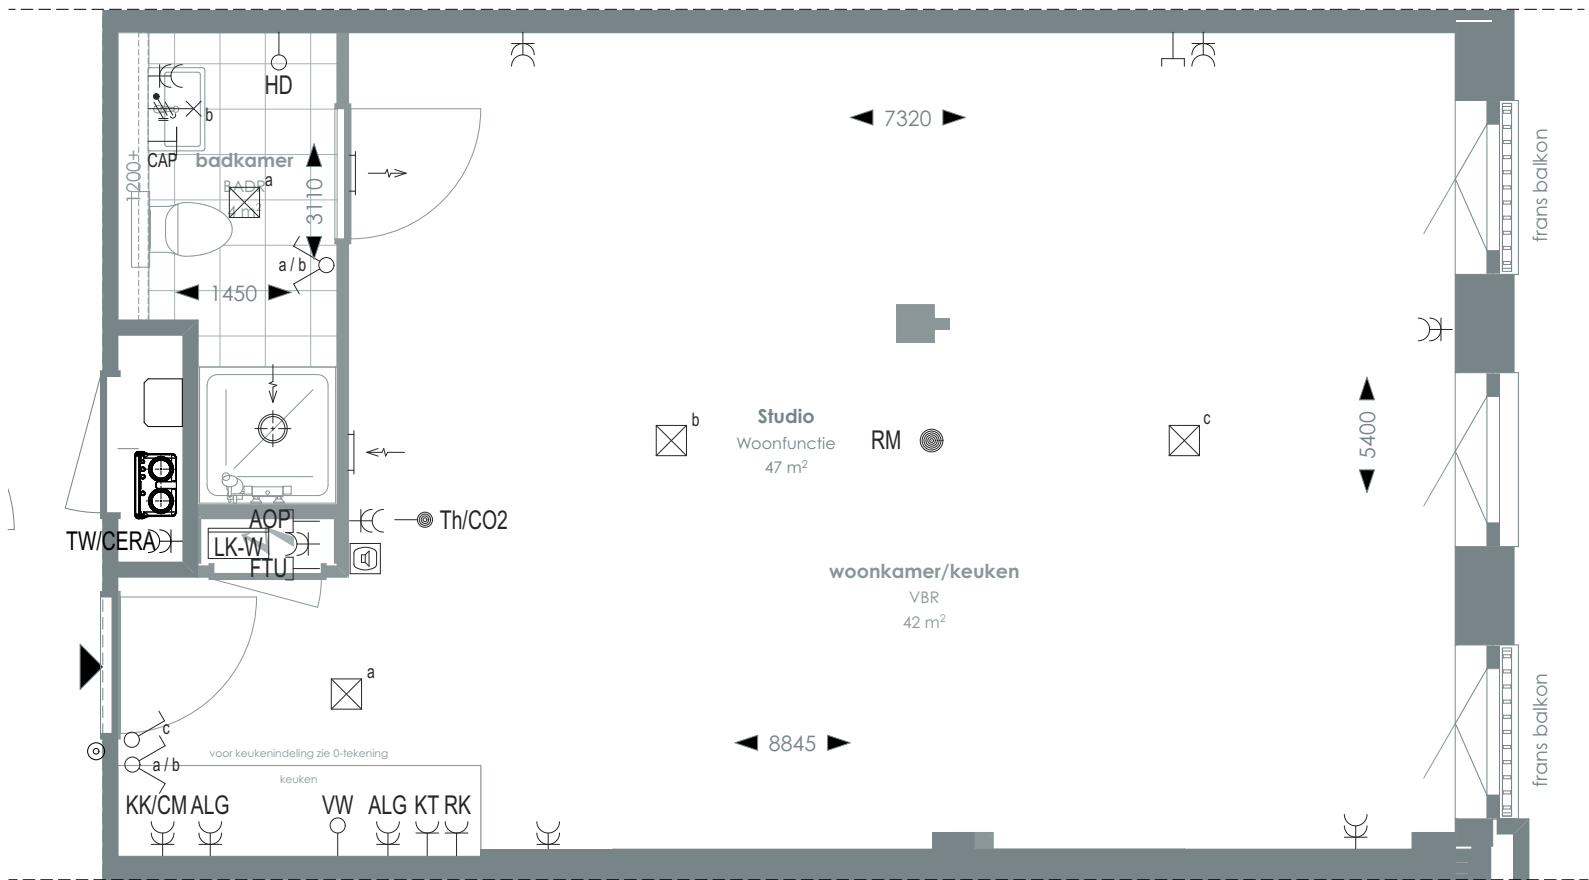

1:50 PLATTEGROND

RENVOOI

- Videofoon
- Centraal aardpunt
- Onbedraad, bedraad aansluitpunt
- Verdeelkast t.b.v. licht en kracht installatie
- Centraaldoos
- Rookmelder
- Enkelpolige, serie schakelaar
- Radiator
- Bel drukknop aangesloten op videofoon
- Cera ventilatiesysteem Tapwater afleverzet
- Enkelvoudige, dubbele wandcontactdoos
- Media
- Toevoerventilatie (wand) Verwarming/koeling
- Afzuigventilatie (wand)
- Afzuigventilatie (plafond)

- AOP Abonnee Overname Punt
- CAP Centraal aardpunt
- CERA Ventilatie unit
- TH/CO2 CO2-opnemer / Thermostaat 1500 mm +vl
- FTU Fiber Termination Unit
- HD Loze leiding aansluiting elektrische handdoekradiator (kopersoptie)
- KT Kooktoestel 100 mm +vl
- KK/CM Koelkast / Combi oven magnetron
- RK Recirculatiekap 2250 mm +vl
- RM Rookmelder
- TW Tapwater 1500 mm +vl
- VW Vaatwasser 100 mm +vl
- Overige hoogtes schakelmateriaal:
 - Wandcontactdozen & aansluitpunten algemeen 300mm +vl
 - Schakelaars 1050mm +vl
 - Wandcontactdozen boven aanrecht en wastafel
 - Aansluitpunt wandverlichting 1800mm +vl
 - Wandcontactdoos recirculatiekap 2250mm +vl
 - Videofoon en beeldrukker 1500mm +vl

SYMBOLEN

- Meterkast
- Entree
- Vloerregelwerk
- Plafondovergang
- Toilet
- Wastafel & planchet vl+1.200
- Douchebak

Voor positie appartement zie overzichtstekeningen

CORNER LOFTS
DEN HAAG

VERKOOPTEKENINGEN
STUDIO TYPE 44

DOC NR
VK044

STATUS
DEFINITIEF

DATUM
17.01.2025

SCHAAL
1:50

PROJECT
3130

REVISIE

FORMAAT
A3




TYPE KOMT VOOR BIJ BOUWNUMMERS:

05.19 - 5e verdieping

06.19 - 6e verdieping

TYPE 45

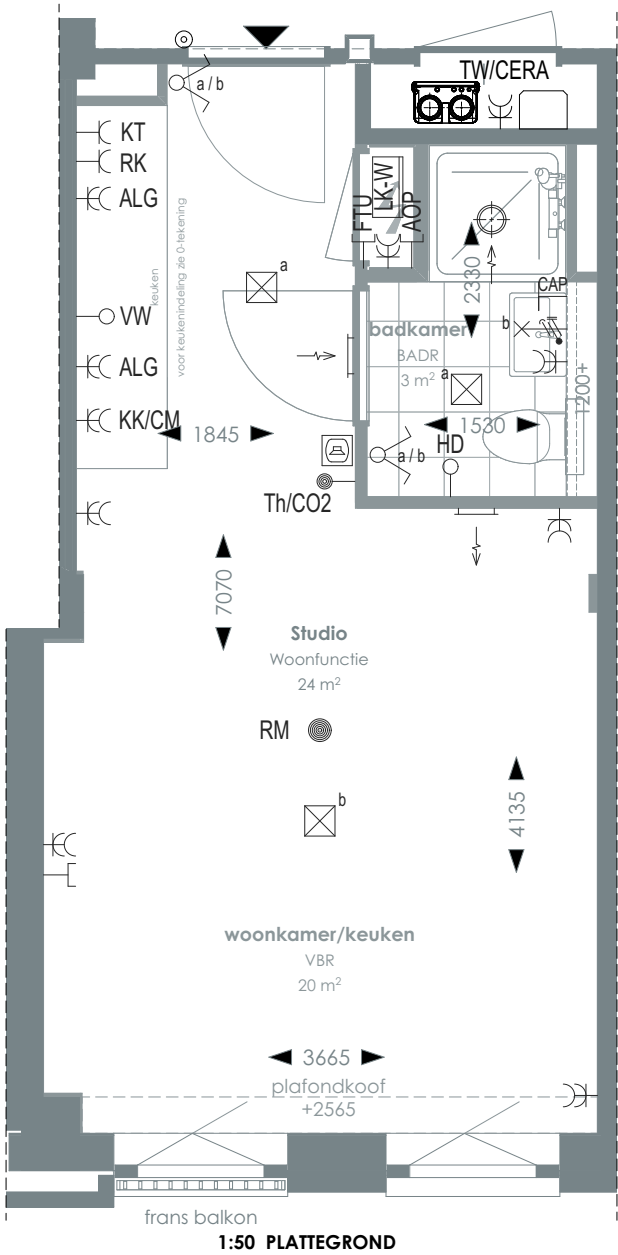

1:50 PLATTEGROND

RENVOOI

	Videofoon		Rookmelder		Enkelvoudige, dubbele wandcontactdoos
	Centraal aardpunt		Enkelpolige, serie schakelaar		Media
	Onbedraad, bedraad aansluitpunt		Radiator		Toevoerventilatie (wand) Verwarming/koeling
	Verdeelkast t.b.v. licht en kracht installatie		Bel drukknop aangesloten op videfoon		Afzuigventilatie (wand)
	Centraaldoos		Cera ventilatiesysteem Tapwater afleverzet		Afzuigventilatie (plafond)

AOP	Abonnee Overname Punt	FTU	Fiber Termination Unit	RK	Recirculatiekap 2250 mm +vl
CAP	Centraal aardpunt	HD	Loze leiding aansluiting elektrische handdoekradiator (kopersoptie)	RM	Rookmelder
CERA	Ventilatie unit	KT	Kooktoestel 100 mm +vl	TW	Tapwater 1500 mm +vl
TH/CO2	CO2-opnemer / Thermostaat 1500 mm +vl	KK/CM	Koelkast / Combi oven magnetron	VW	Vaatwasser 100 mm +vl
Overige hoogtes schakelmateriaal:					
-Wandcontactdozen & aansluitpunten algemeen 300mm +vl			-Aansluitpunt wandverlichting 1800mm +vl		
-Schakelaars 1050mm +vl			-Wandcontactdoos recirculatiekap 2250mm +vl		
-Wandcontactdozen boven aanrecht en wastafel			-Videfoon en beeldrukker 1500mm +vl		

SYMBOLEN

	Meterkast		Toilet
	Entree		Wastafel & planchet vl+1.200
	Vloerregelwerk		Douchebak
	Plafondovergang		

CORNER LOFTS
DEN HAAG

VERKOOPTEKENINGEN
STUDIO TYPE 45

DOC NR VK045	STATUS DEFINITIEF
------------------------	-----------------------------

DATUM 17.01.2025	SCHAAL 1:50	PROJECT 3130
REVISIE	FORMAAT A3	



05.20 - 5e verdieping

TYPE 46




> DATUM 17.01.2025	> SCHAAL 1:50	> PROJECT 3130
> REVISIE	> FORMAAT A3	

 Toilet
 Wastafel & planchet vi+1.200
 Douchebak



TYPE KOMT VOOR BIJ BOUWNUMMERS:
05.21 - 5e verdieping

TYPE 47

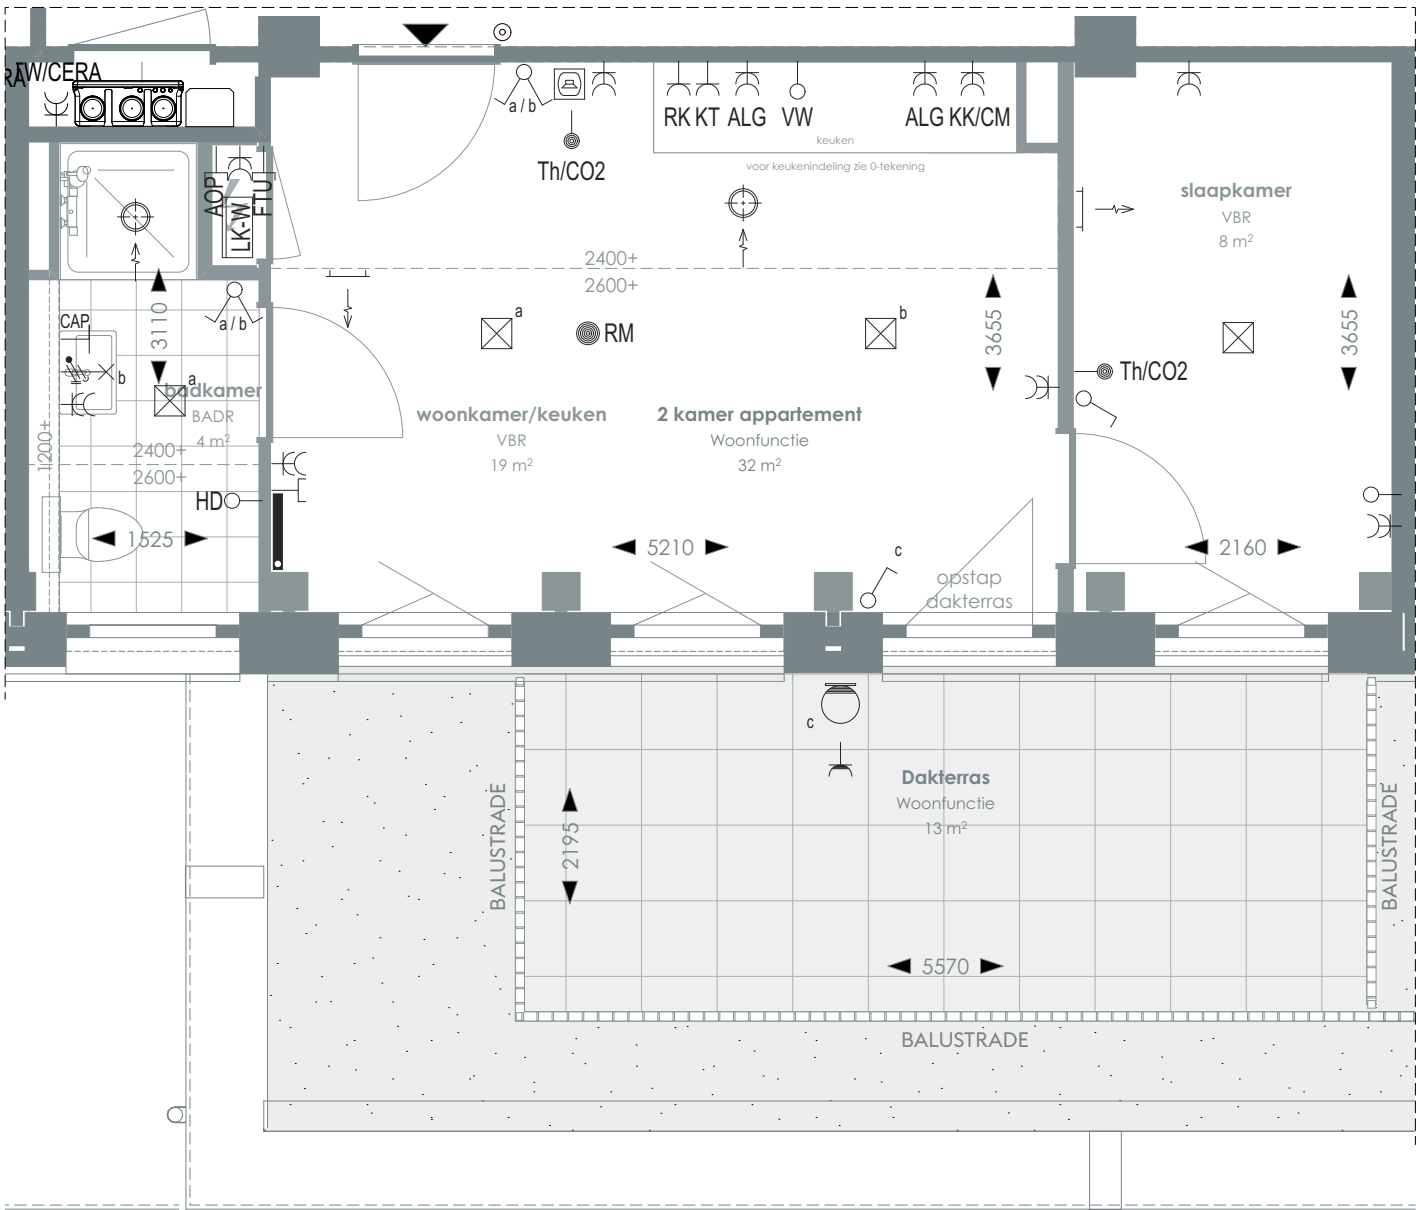

1:50 PLATTEGROND

RENVOOI

	Videofoon		Rookmelder		Enkelvoudige, dubbele wandcontactdoos
	Centraal aardpunt		Enkelpolige, serie schakelaar		Media
	Onbedraad, bedraad aansluitpunt		Radiator		Toevoerventilatie (wand) Verwarming/koeling
	Verdeelkast t.b.v. licht en kracht installatie		Bel drukknop aangesloten op videofoon		Afzuigventilatie (wand)
	Centraaldoos		Afzuigventilatie (plafond)		
			Cera ventilatiesysteem Tapwater afleverset		

AOP	Abonnee Overname Punt	FTU	Fiber Termination Unit	RK	Recirculatiekap 2250 mm +vl
CAP	Centraal aardpunt	HD	Loze leiding aansluiting elektrische handdoekradiator (kopersoptie)	RM	Rookmelder
CERA	Ventilatie unit	KT	Kooktoestel 100 mm +vl	TW	Tapwater 1500 mm +vl
TH/CO2	CO2-opnemer / Thermostaat 1500 mm +vl	KK/CM	Koelkast / Combi oven magnetron	VW	Vaatwasser 100 mm +vl
Overige hoogtes schakelmateriaal:					
-Wandcontactdozen & aansluitpunten algemeen 300mm +vl					
-Schakelaars 1050mm +vl					
-Wandcontactdozen boven aanrecht en wastafel					
-Aansluitpunt wandverlichting 1800mm +vl					
-Wandcontactdoos recirculatiekap 2250mm +vl					
-Videofoon en beeldruiker 1500mm +vl					

SYMBOLEN

	Meterkast		Toilet
	Entree		Wastafel & planchet vl+1.200
	Vloerregelwerk		Douchebak
	Plafondovergang		

> Voor positie appartement zie overzichtstekeningen

CORNER LOFTS
DEN HAAG

>
VERKOOPTEKENINGEN
2 KAMER APPARTEMENT TYPE 47

>
DOC NR
VK047

>
STATUS
DEFINITIEF

>
DATUM
17.01.2025

>
SCHAAL
1:50

>
PROJECT
3130


>
REVISIE

>
FORMAAT
A3



TYPE KOMT VOOR BIJ BOUWNUMMERS:
05.22 - 5e verdieping

TYPE 48

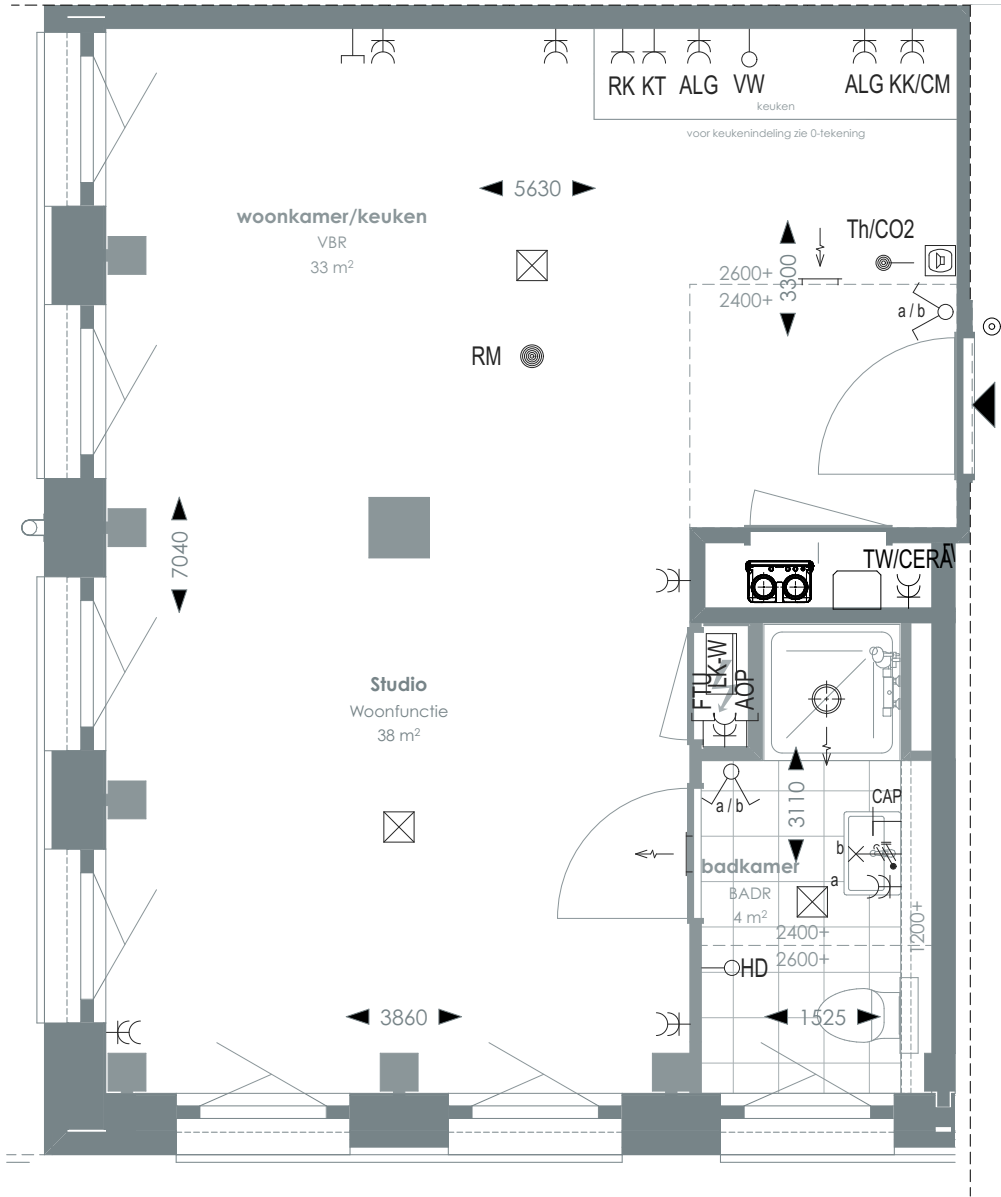

1:50 PLATTEGROND

RENVOOI

	Videofoon		Rookmelder		Enkelvoudige, dubbele wandcontactdoos
	Centraal aardpunt		Enkelpolige, serie schakelaar		Media
	Onbedraad, bedraad aansluitpunt		Radiator		Toevoerventilatie (wand) Verwarming/koeling
	Verdeelkast t.b.v. licht en kracht installatie		Bel drukknop aangesloten op videfoon		Afzuigventilatie (wand)
	Centraaldoos		Cera ventilatiesysteem Tapwater afleverset		Afzuigventilatie (plafond)

AOP	Abonnee Overname Punt	FTU	Fiber Termination Unit	RK	Recirculatiekap 2250 mm +vl
CAP	Centraal aardpunt	HD	Loze leiding aansluiting elektrische handdoekradiator (kopersoptie)	RM	Rookmelder
CERA	Ventilatie unit	KT	Kooktoestel 100 mm +vl	TW	Tapwater 1500 mm +vl
TH/CO2	CO2-opnemer / Thermostaat 1500 mm +vl	KK/CM	Koelkast / Combi oven magnetron	VW	Vaatwasser 100 mm +vl
Overige hoogtes schakelmateriaal: -Wandcontactdozen & aansluitpunten algemeen 300mm +vl -Schakelaars 1050mm +vl -Wandcontactdozen boven aanrecht en wastafel					
-Aansluitpunt wandverlichting 1800mm +vl -Wandcontactdoos recirculatiekap 2250mm +vl -Videfoon en beeldrukker 1500mm +vl					

SYMBOLEN

	Meterkast		Toilet
	Entree		Wastafel & planchet vl+1.200
	Vloerregelwerk		Douchebak
	Plafondovergang		

> Voor positie appartement zie overzichtstekeningen

CORNER LOFTS
DEN HAAG

>
VERKOOPTEKENINGEN
STUDIO TYPE 48

>
DOC NR
VK048

>
STATUS
DEFINITIEF

>
DATUM
17.01.2025


>
SCHAAL
1:50

>
PROJECT
3130

>
REVISIE

>
FORMAAT
A3



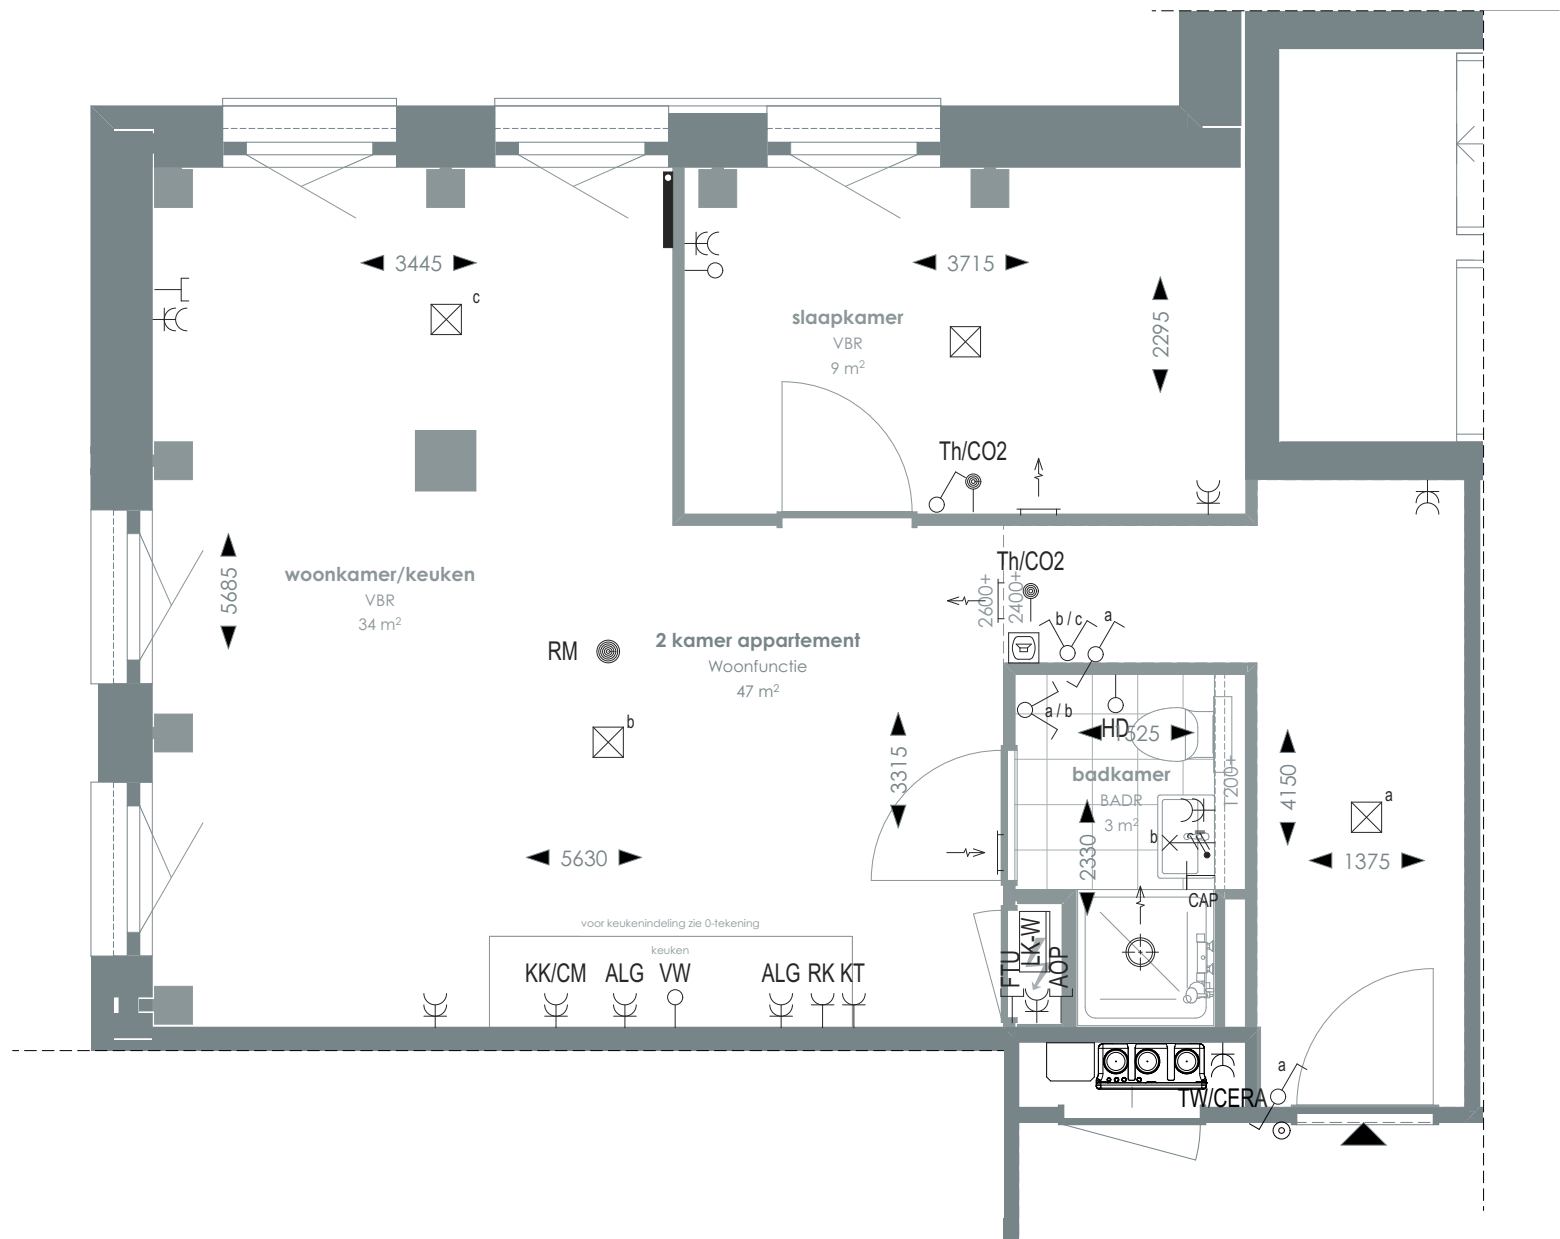

1:50 PLATTEGROND

RENVOOI

	Videofoon		Rookmelder		Enkelvoudige, dubbele wandcontactdoos
	Centraal aardpunt		Enkelpolige, serie schakelaar		Media
	Onbedraad, bedraad aansluitpunt		Radiator		Toevoerventilatie (wand) Verwarming/koeling
	Verdeelkast t.b.v. licht en kracht installatie		Bel drukknop aangesloten op videofoon		Afzuigventilatie (wand)
	Centraaldoos		Cera ventilatiesysteem Tapwater afleverzet		Afzuigventilatie (plafond)

AOP	Abonnee Overname Punt	FTU	Fiber Termination Unit	RK	Recirculatiekap 2250 mm +vl
CAP	Centraal aardpunt	HD	Loze leiding aansluiting elektrische handdoekradiator (kopersoptie)	RM	Rookmelder
CERA	Ventilatie unit	KT	Kooktoestel 100 mm +vl	TW	Tapwater 1500 mm +vl
TH/CO2	CO2-opnemer / Thermostaat 1500 mm +vl	KK/CM	Koelkast / Combi oven magnetron	VW	Vaatwasser 100 mm +vl

Overige hoogtes schakelmateriaal:
-Wandcontactdozen & aansluitpunten algemeen 300mm +vl
-Schakelaars 1050mm +vl
-Wandcontactdozen boven aanrecht en wastafel
-Aansluitpunt wandverlichting 1800mm +vl
-Wandcontactdoos recirculatiekap 2250mm +vl
-Videofoon en beeldrukker 1500mm +vl

SYMBOLEN

	Meterkast		Toilet
	Entree		Wastafel & planchet vl+1.200
	Vloerregelwerk		Douchebak
	Plafondovergang		



> Voor positie appartement zie overzichtstekeningen

CORNER LOFTS
DEN HAAG

>
VERKOOPTEKENINGEN
2 KAMER APPARTEMENT TYPE 49

>
DOC NR
VK049

>
STATUS
DEFINITIEF

>
DATUM
17.01.2025

>
SCHAAL
1:50

>
PROJECT
3130


>
REVISIE

>
FORMAAT
A3



TYPE KOMT VOOR BIJ BOUWNUMMERS:
05.25 - 5e verdieping

TYPE 50

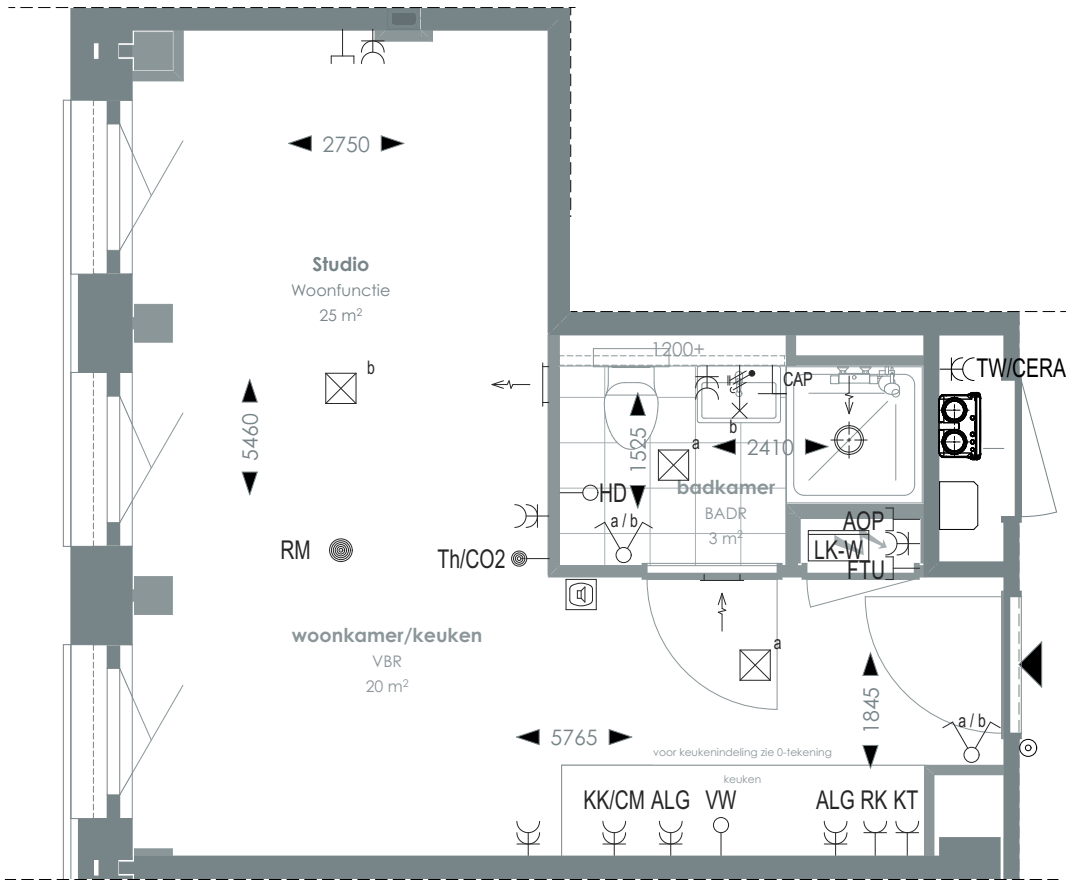

1:50 PLATTEGROND



> Voor positie appartement zie overzichtstekeningen

CORNER LOFTS
DEN HAAG

>
VERKOOPTEKENINGEN
STUDIO TYPE 50

>
DOC NR
VK050

>
STATUS
DEFINITIEF

>
DATUM
17.01.2025

>
SCHAAL
1:50

>
PROJECT
3130

>
REVISIE

>
FORMAAT
A3

>
RENVOOI

	Videofoon		Rookmelder		Enkelvoudige, dubbele wandcontactdoos
	Centraal aardpunt		Enkelpolige, serie schakelaar		Media
	Onbedraad, bedraad aansluitpunt		Radiator		Toevoerventilatie (wand) Verwarming/koeling
	Verdeelkast t.b.v. licht en kracht installatie		Bel drukknop aangesloten op videofoon		Afzuigventilatie (wand)
	Centraaldoos		Cera ventilatiesysteem Tapwater afleverzet		Afzuigventilatie (plafond)

AOP	Abonnee Overname Punt	FTU	Fiber Termination Unit	RK	Recirculatiekap 2250 mm +vl
CAP	Centraal aardpunt	HD	Loze leiding aansluiting elektrische handdoekradiator (kopersoptie)	RM	Rookmelder
CERA	Ventilatie unit	KT	Kooktoestel 100 mm +vl	TW	Tapwater 1500 mm +vl
TH/CO2	CO2-opnemer / Thermostaat 1500 mm +vl	KK/CM	Koelkast / Combi oven magnetron	VW	Vaatwasser 100 mm +vl
Overige hoogtes schakelmateriaal: -Wandcontactdozen & aansluitpunten algemeen 300mm +vl -Schakelaars 1050mm +vl -Wandcontactdozen boven aanrecht en wastafel -Aansluitpunt wandverlichting 1800mm +vl -Wandcontactdoos recirculatiekap 2250mm +vl -Videofoon en beeldrukker 1500mm +vl					


>
SYMBOLLEN

	Meterkast		Toilet
	Entree		Wastafel & planchet vl+1.200
	Vloertegelwerk		Douchebak
	Plafondovergang		



TYPE KOMT VOOR BIJ BOUWNUMMERS:
05.26 - 5e verdieping
06.25 - 6e verdieping

TYPE 51

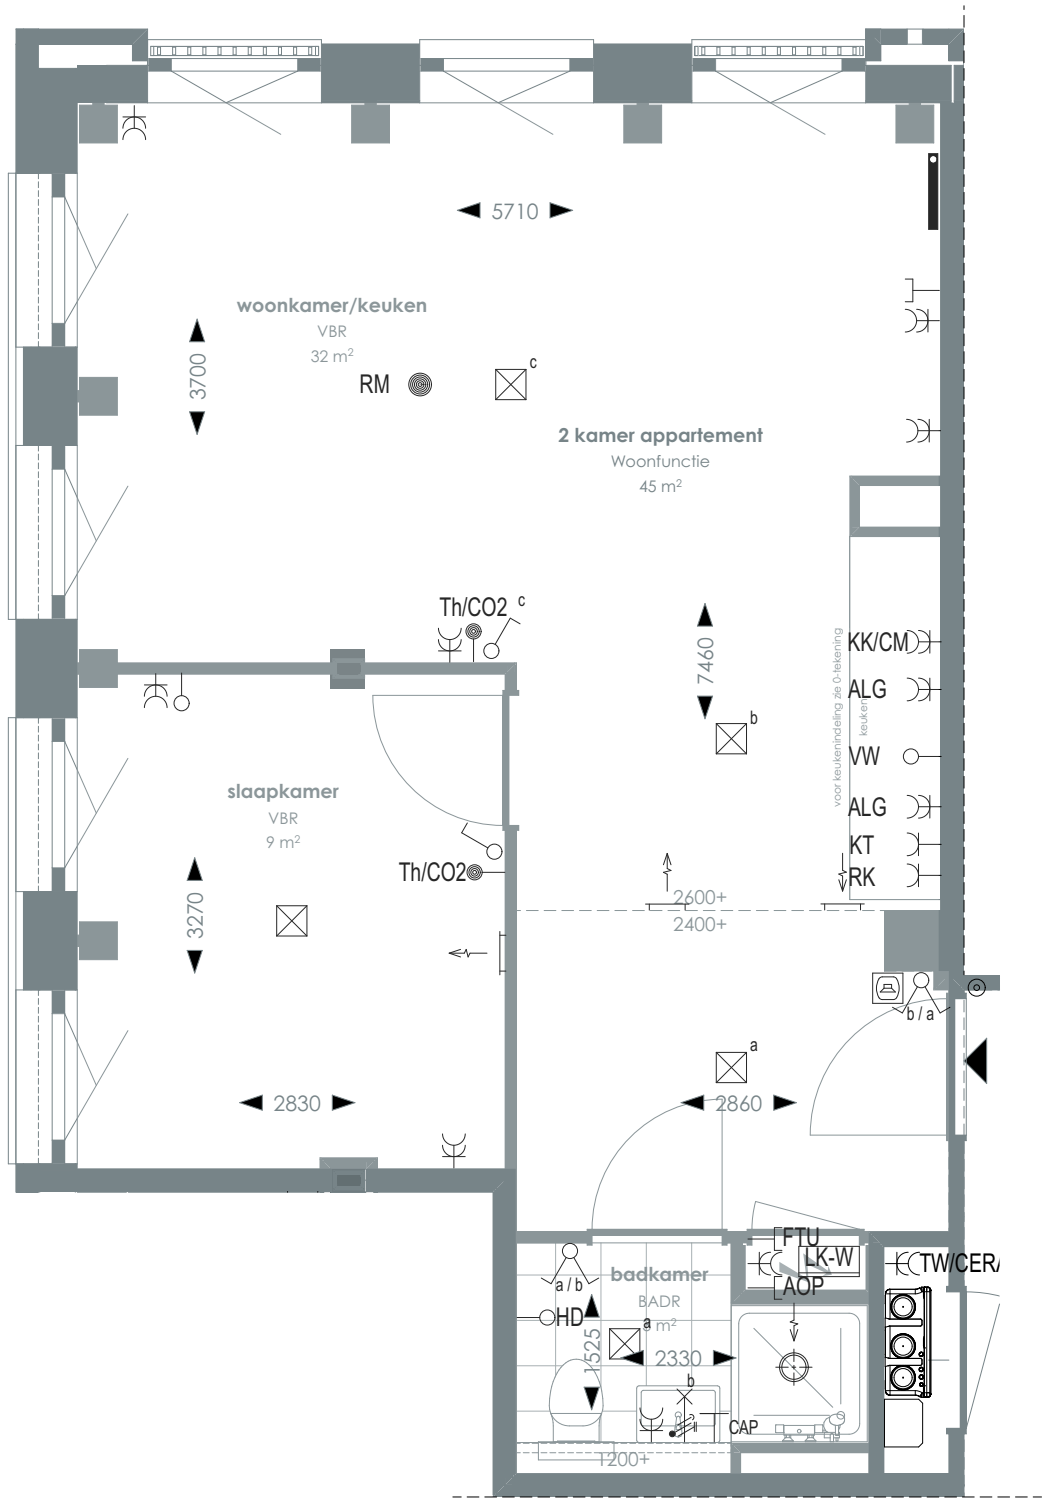

1:50 PLATTEGROND

RENVOOI

	Videofoon		Rookmelder		Enkelvoudige, dubbele wandcontactdoos
	Centraal aardpunt		Enkelpolige, serie schakelaar		Media
	Onbedraad, bedraad aansluitpunt		Radiator		Toevoerventilatie (wand) Verwarming/koeling
	Verdeelkast t.b.v. licht en kracht installatie		Bel drukknop aangesloten op videfoon		Afzuigventilatie (wand)
	Centraaldoos		Cera ventilatiesysteem Tapwater afleverzet		Afzuigventilatie (plafond)

AOP	Abonnee Overname Punt	FTU	Fiber Termination Unit	RK	Recirculatiekap 2250 mm +vl
CAP	Centraal aardpunt	HD	Loze leiding aansluiting elektrische handdoekradiator (kopersopfle)	RM	Rookmelder
CERA	Ventilatie unit	KT	Kooktoestel 100 mm +vl	TW	Tapwater 1500 mm +vl
TH/CO2	CO2-opnemer / Thermostaat 1500 mm +vl	KK/CM	Koelkast / Combi oven magnetron	VW	Vaatwasser 100 mm +vl
Overige hoogtes schakelmateriaal: -Wandcontactdozen & aansluitpunten algemeen 300mm +vl -Schakelaars 1050mm +vl -Wandcontactdozen boven aanrecht en wastafel					
-Aansluitpunt wandverlichting 1800mm +vl -Wandcontactdoos recirculatiekap 2250mm +vl -Videfoon en beeldrukker 1500mm +vl					

SYMBOLEN

	Meterkast		Toilet
	Entree		Wastafel & planchet vl+1.200
	Vloerregelwerk		Douchebak
	Plafondovergang		

CORNER LOFTS
DEN HAAG

VERKOOPTEKENINGEN
2 KAMER APPARTEMENT TYPE 51

DOC NR
VK051

STATUS
DEFINITIEF

DATUM
17.01.2025

SCHAAL
1:50

PROJECT
3130


REVISIE

FORMAAT
A3



TYPE KOMT VOOR BIJ BOUWNUMMERS:
06.20 - 6e verdieping

TYPE 52

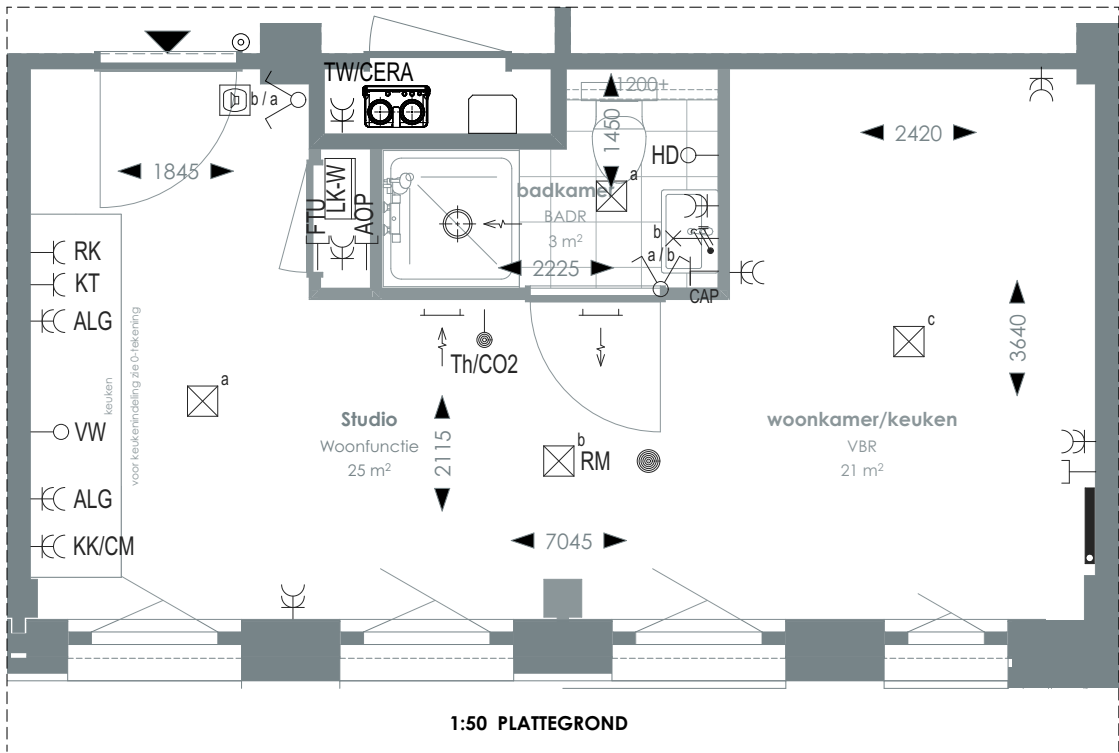

> Voor positie appartement zie overzichtstekeningen

CORNER LOFTS
DEN HAAG

>
VERKOOPTEKENINGEN
STUDIO TYPE 52

>
DOC NR
VK052

>
STATUS
DEFINITIEF

>
DATUM
17.01.2025

>
SCHAAL
1:50

>
PROJECT
3130

>
REVISIE

>
FORMAAT
A3

>
RENVOOI

	Videofoon		Rookmelder		Enkelvoudige, dubbele wandcontactdoos
	Centraal aardpunt		Enkelpolige, serie schakelaar		Media
	Onbedraad, bedraad aansluitpunt		Radiator		Toevoerventilatie (wand) Verwarming/koeling
	Verdeelkast t.b.v. licht en kracht installatie		Bel drukknop aangesloten op videofoon		Afzuigventilatie (wand)
	Centraaldoos		Cera ventilatiesysteem Tapwater afleverzet		Afzuigventilatie (plafond)

AOP	Abonnee Overname Punt	FTU	Fiber Termination Unit	RK	Recirculatiekap 2250 mm +vl
CAP	Centraal aardpunt	HD	Loze leiding aansluiting elektrische handdoekradiator (kopersoptie)	RM	Rookmelder
CERA	Ventilatie unit	KT	Kooktoestel 100 mm +vl	TW	Tapwater 1500 mm +vl
TH/CO2	CO2-opnemer / Thermostaat 1500 mm +vl	KK/CM	Koelkast / Combi oven magnetron	VW	Vaatwasser 100 mm +vl
Overige hoogtes schakelmateriaal:					
-Wandcontactdozen & aansluitpunten algemeen 300mm +vl					
-Schakelaars 1050mm +vl					
-Wandcontactdozen boven aanrecht en wastafel					
-Aansluitpunt wandverlichting 1800mm +vl					
-Wandcontactdoos recirculatiekap 2250mm +vl					
-Videofoon en beeldrukker 1500mm +vl					


>
SYMBOLEN

	Meterkast		Toilet
	Entree		Wastafel & planchet vl+1.200
	Vloerregelwerk		Douchebak
	Plafondovergang		



TYPE KOMT VOOR BIJ BOUWNUMMERS:
06.21 - 6e verdieping

TYPE 53

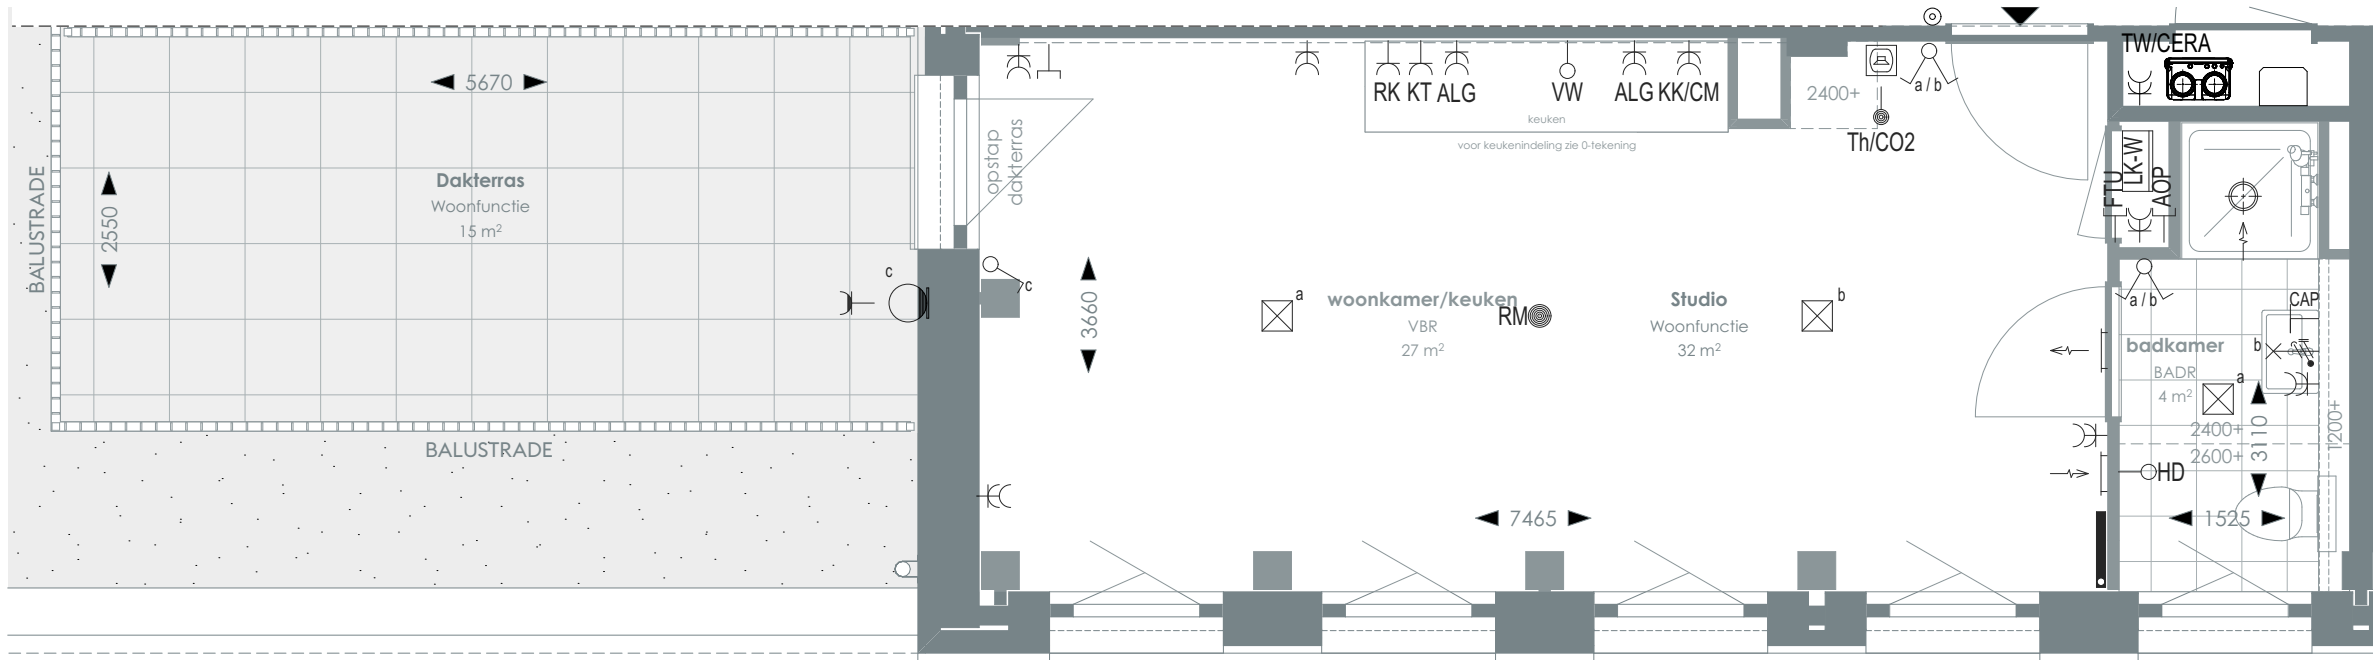

1:50 PLATTEGROND



> Voor positie appartement zie overzichtstekeningen

CORNER LOFTS
DEN HAAG

>
VERKOOPTEKENINGEN
STUDIO TYPE 53

>
DOC NR
VK053

>
STATUS
DEFINITIEF

>
DATUM
17.01.2025

>
SCHAAL
1:50

>
PROJECT
3130

>
REVISIE

>
FORMAAT
A3

>
RENVOOI

	Videofoon		Rookmelder		Enkelvoudige, dubbele wandcontactdoos
	Centraal aardpunt		Enkelpolige, serie schakelaar		Media
	Onbedraad, bedraad aansluitpunt		Radiator		Toevoerventilatie (wand) Verwarming/koeling
	Verdeelkast t.b.v. licht en kracht installatie		Bel drukknop aangesloten op videofoon		Afzuigventilatie (wand)
	Centraaldoos		Cera ventilatiesysteem Tapwater afleverset		Afzuigventilatie (plafond)

AOP	Abonnee Overname Punt	FTU	Fiber Termination Unit	RK	Recirculatiekap 2250 mm +vl
CAP	Centraal aardpunt	HD	Loze leiding aansluiting elektrische handdoekradiator (kopersoptie)	RM	Rookmelder
CERA	Ventilatie unit	KT	Kooktoestel 100 mm +vl	TW	Tapwater 1500 mm +vl
TH/CO2	CO2-opnemer / Thermostaat 1500 mm +vl	KK/CM	Koelkast / Combi oven magnetron	VW	Vaatwasser 100 mm +vl
Overige hoogtes schakelmateriaal: -Wandcontactdozen & aansluitpunten algemeen 300mm +vl -Schakelaars 1050mm +vl -Wandcontactdozen boven aanrecht en wastafel -Aansluitpunt wandverlichting 1800mm +vl -Wandcontactdoos recirculatiekap 2250mm +vl -Videofoon en beeldruker 1500mm +vl					


>
SYMBOLEN

	Meterkast		Toilet
	Entree		Wastafel & planchet vl+1.200
	Vloertegelwerk		Douchebak
	Plafondovergang		



TYPE KOMT VOOR BIJ BOUWNUMMERS:
06.22 - 6e verdieping

TYPE 54

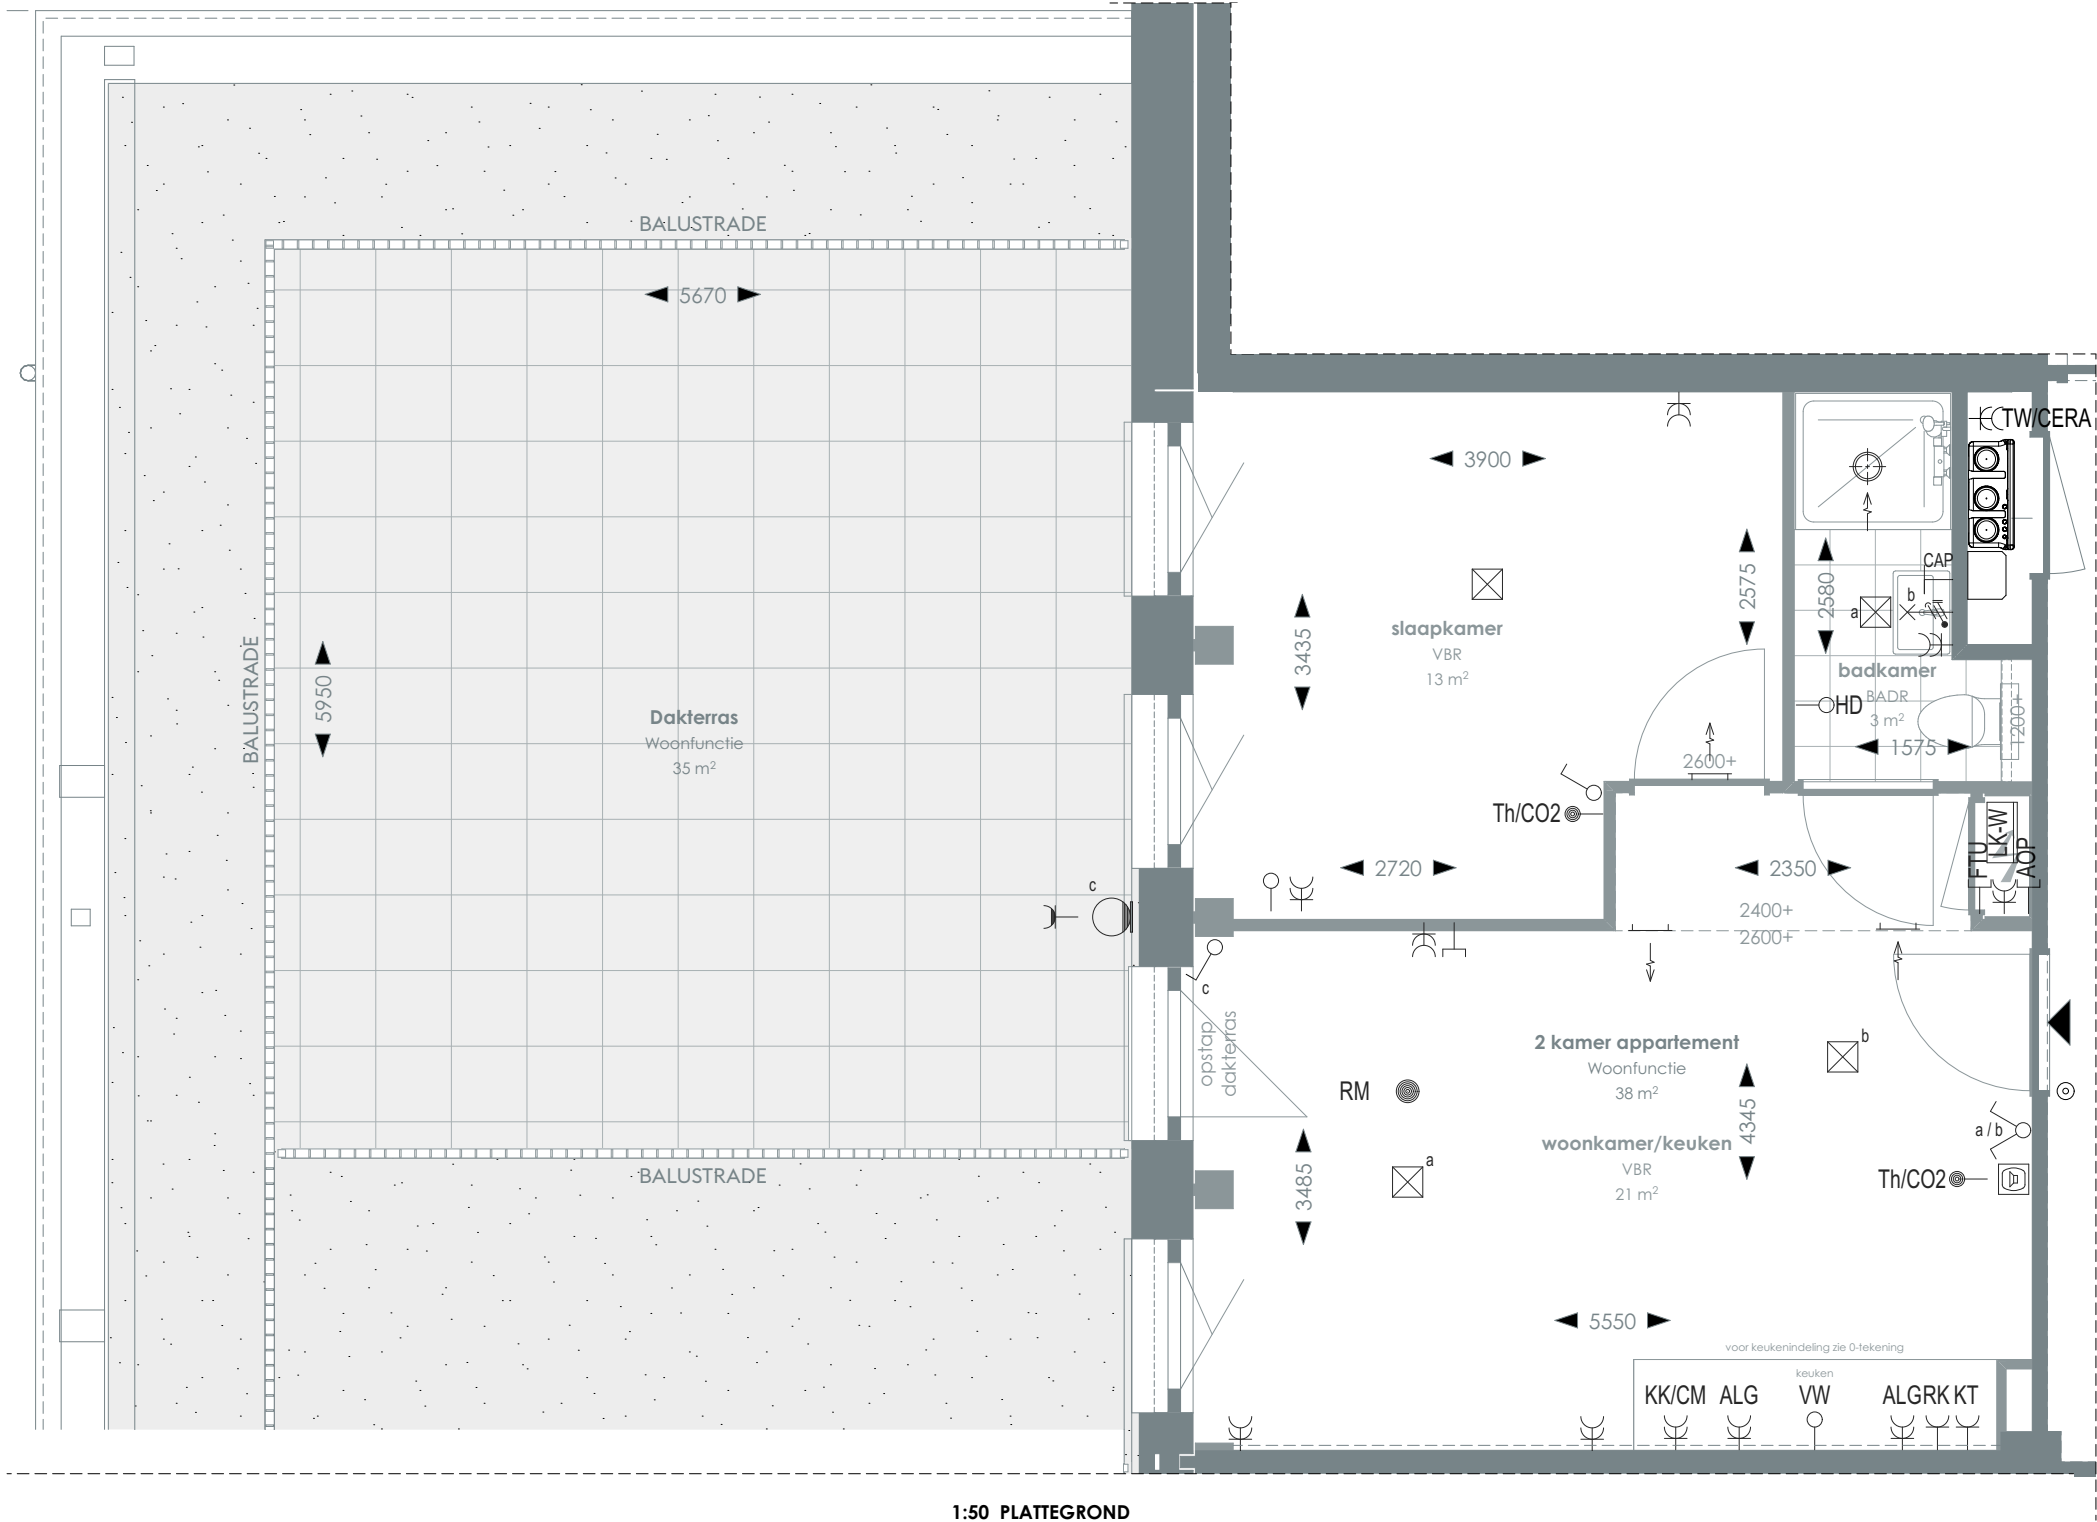

1:50 PLATTEGROND

RENVOOI

	Videofoon		Rookmelder		Enkelvoudige, dubbele wandcontactdoos
	Centraal aardpunt		Enkelvoudige, serie schakelaar		Media
	Onbedraad aansluitpunt		Radiator		Toevoerventilatie (wand)
	Verdeelkast t.b.v. licht en kracht installatie		Verwarming/koeling		Afzuigventilatie (wand)
	Centraaldoos		Bel drukknop aangesloten op videofoon		Afzuigventilatie (plafond)
			Cera ventilatiesysteem		
			Tapwater afleverset		

AOP	Abonnee Overname Punt	FTU	Fiber Termination Unit	RK	Recirculatiekap 2250 mm +vl
CAP	Centraal aardpunt	HD	Loze leiding aansluiting elektrische handdoekradiator (kopersoptie)	RM	Rookmelder
CERA	Ventilatie unit	KT	Kooktoestel 100 mm +vl	TW	Tapwater 1500 mm +vl
TH/CO2	CO2-opnemer / Thermostaat 1500 mm +vl	KK/CM	Koelkast / Combi oven magnetron	VW	Vaatwasser 100 mm +vl
Overige hoogtes schakelmateriaal:					
-Wandcontactdozen & aansluitpunten algemeen 300mm +vl					
-Schakelaars 1050mm +vl					
-Wandcontactdozen boven aanrecht en wastafel					
-Aansluitpunt wandverlichting 1800mm +vl					
-Wandcontactdoos recirculatiekap 2250mm +vl					
-Videofoon en beeldrukker 1500mm +vl					

SYMBOLEN

	Meterkast		Toilet
	Entree		Wastafel & planchet vl+1.200
	Vloerregelwerk		Douchebak
	Plafondovergang		

> Voor positie appartement zie overzichtstekeningen

CORNER LOFTS
DEN HAAG

>
VERKOOPTEKENINGEN
2 KAMER APPARTEMENT TYPE 54

>
DOC NR
VK054

>
STATUS
DEFINITIEF

>
DATUM
17.01.2025

>
SCHAAL
1:50

>
PROJECT
3130


>
REVISIE

>
FORMAAT
A3



TYPE KOMT VOOR BIJ BOUWNUMMERS:
06.24 - 6e verdieping

TYPE 55

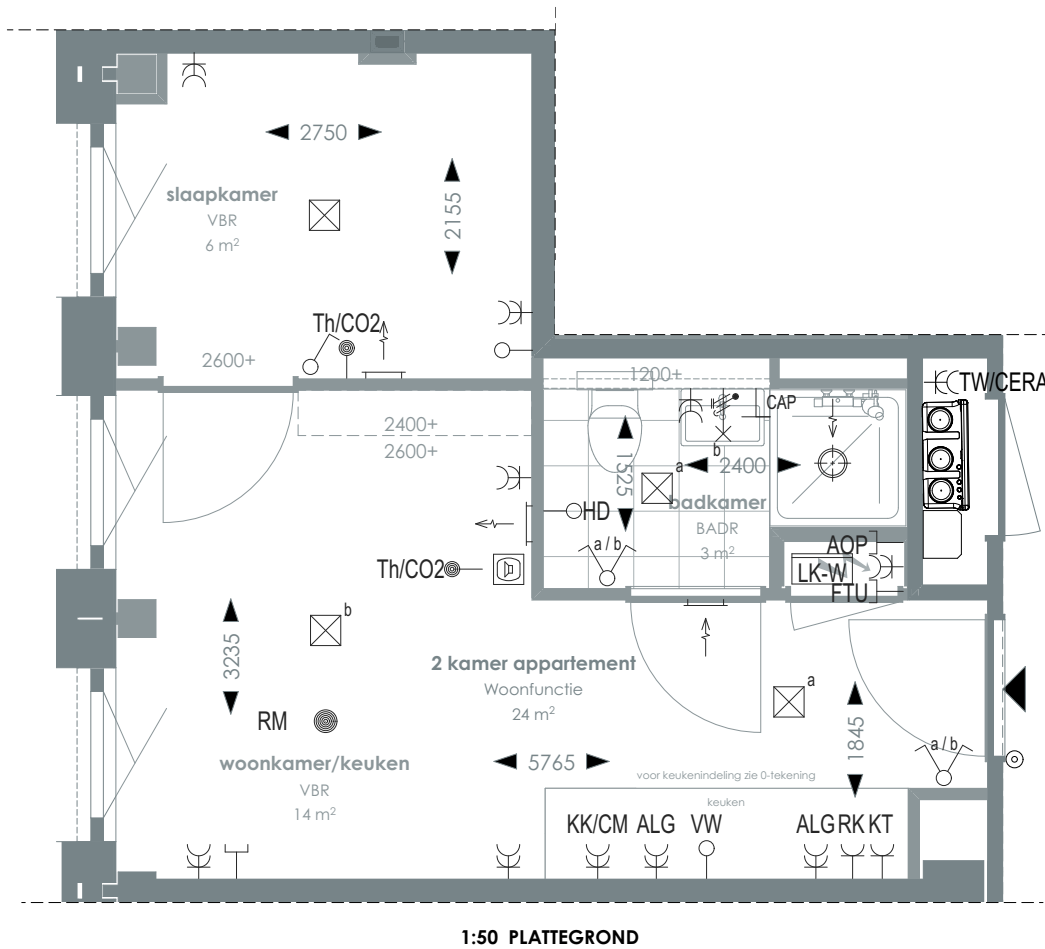

RENVOOI

	Videofoon		Rookmelder		Enkelvoudige, dubbele wandcontactdoos
	Centraal aardpunt		Enkelpolige, serie schakelaar		Media
	Onbedraad, bedraad aansluitpunt		Radiator		Toevoerventilatie (wand) Verwarming/koeling
	Verdeelkast t.b.v. licht en kracht installatie		Bel drukknop aangesloten op videofoon		Afzuigventilatie (wand)
	Centraaldoos		Cera ventilatiesysteem Tapwater afleverzet		Afzuigventilatie (plafond)

AOP	Abonnee Overname Punt	FTU	Fiber Termination Unit	RK	Recirculatiekap 2250 mm +vl
CAP	Centraal aardpunt	HD	Loze leiding aansluiting elektrische handdoekradiator (kopersoptie)	RM	Rookmelder
CERA	Ventilatie unit	KT	Kooktoestel 100 mm +vl	TW	Tapwater 1500 mm +vl
TH/CO2	CO2-opnemer / Thermostaat 1500 mm +vl	KK/CM	Koelkast / Combi oven magnetron	VW	Vaatwasser 100 mm +vl
Overige hoogtes schakelmateriaal: -Wandcontactdozen & aansluitpunten algemeen 300mm +vl -Schakelaars 1050mm +vl -Wandcontactdozen boven aanrecht en wastafel -Aansluitpunt wandverlichting 1800mm +vl -Wandcontactdoos recirculatiekap 2250mm +vl -Videofoon en beeldrukker 1500mm +vl					

SYMBOLEN

	Meterkast		Toilet
	Entree		Wastafel & planchet vl+1.200
	Vloerregelwerk		Douchebak
	Plafondovergang		

Voor positie appartement zie overzichtstekeningen

CORNER LOFTS
DEN HAAG

VERKOOPTEKENINGEN
2 KAMER APPARTEMENT TYPE 55

DOC NR
VK055

STATUS
DEFINITIEF

DATUM
17.01.2025

SCHAAL
1:50

PROJECT
3130


REVISIE

FORMAAT
A3



TYPE KOMT VOOR BIJ BOUWNUMMERS:
06.26 - 6e verdieping
07.21 - 7e verdieping

TYPE 56

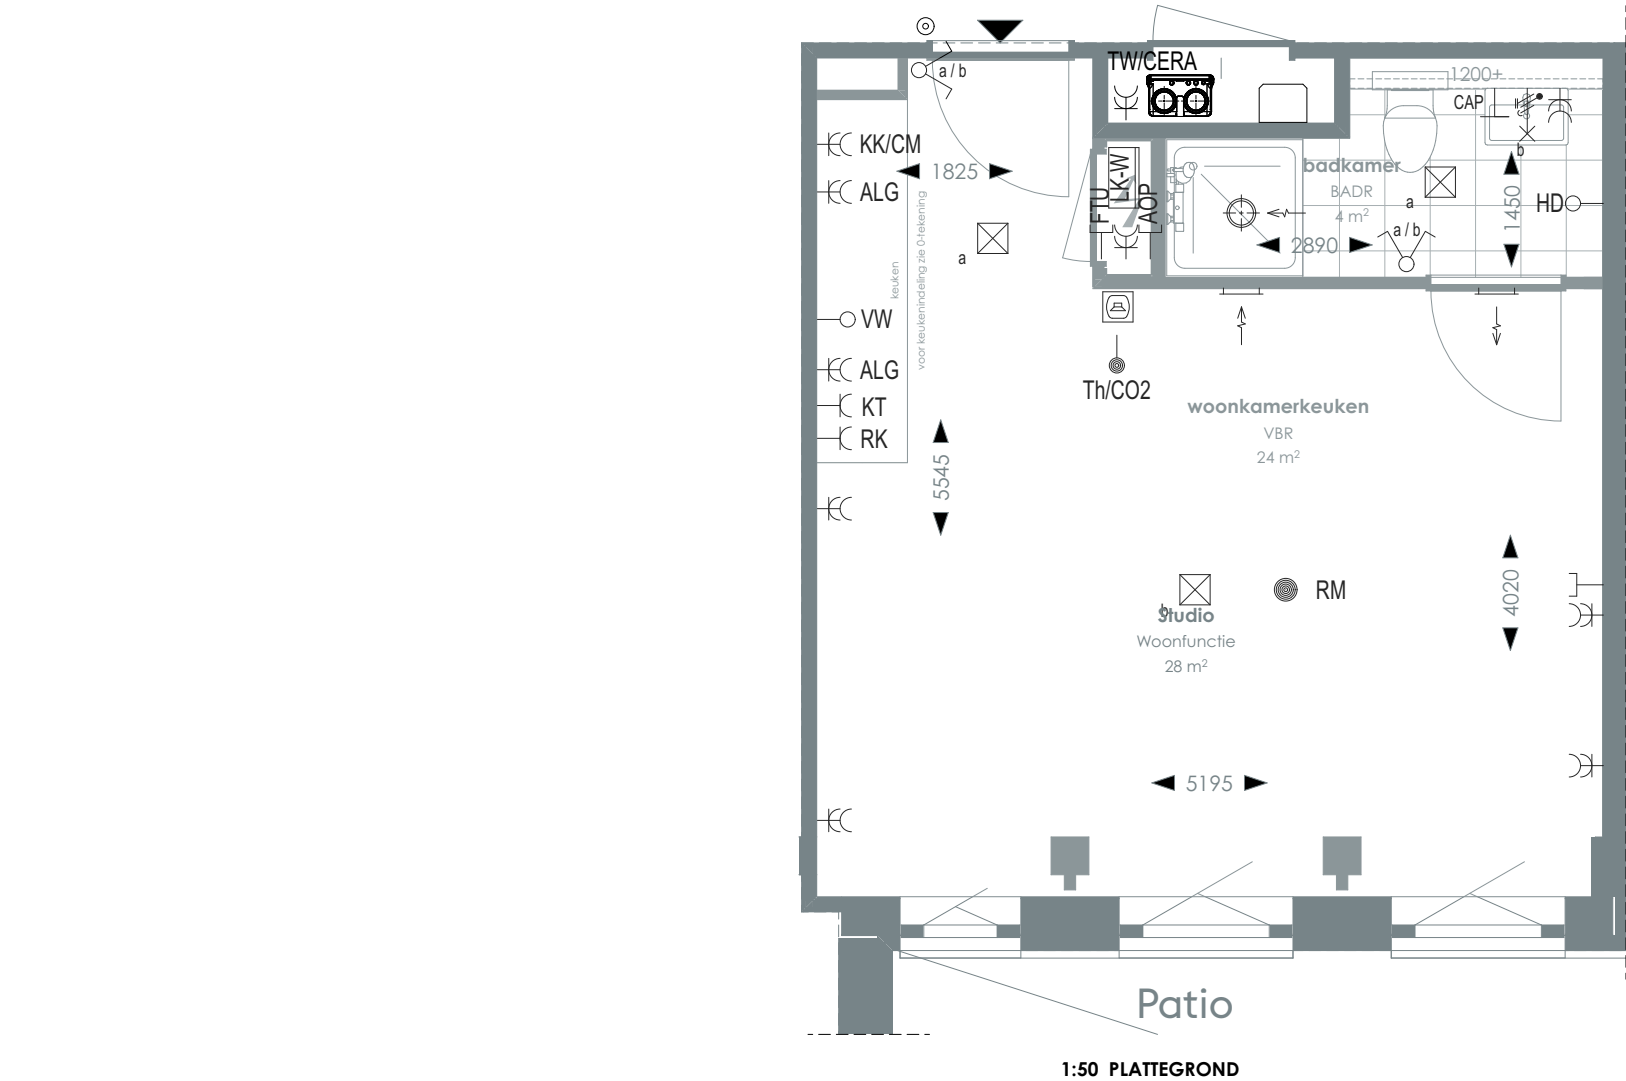

1:50 PLATTEGROND

RENVOOI

- Videofoon
- Centraal aardpunt
- Onbedraad, bedraad aansluitpunt
- Verdeelkast t.b.v. licht en kracht installatie
- Centraaldoos
- Rookmelder
- Enkelpolige, serie schakelaar
- Radiator
- Bel drukknop aangesloten op videofoon
- Cera ventilatiesysteem Tapwater afleverset
- Enkelvoudige, dubbele wandcontactdoos
- Media
- Toevoerventilatie (wand) Verwarming/koeling
- Afzuigventilatie (wand)
- Afzuigventilatie (plafond)

- AOP**

Abonnee Overname Punt
- CAP**

Centraal aardpunt
- CERA**

Ventilatie unit
- TH/CO2**

CO2-opnemer / Thermostaat 1500 mm +vl
- FTU**

Fiber Termination Unit
- HD**

Loze leiding aansluiting elektrische handdoekradiator (kopersoptie)
- KT**

Kooktoestel 100 mm +vl
- KK/CM**

Koelkast / Combi oven magnetron
- RK**

Recirculatiekap 2250 mm +vl
- RM**

Rookmelder
- TW**

Tapwater 1500 mm +vl
- VW**

Vaatwasser 100 mm +vl
- Overige hoogtes schakelmateriaal:**

-Wandcontactdozen & aansluitpunten algemeen 300mm +vl
-Schakelaars 1050mm +vl
-Wandcontactdozen boven aanrecht en wastafel
-Aansluitpunt wandverlichting 1800mm +vl
-Wandcontactdoos recirculatiekap 2250mm +vl
-Videofoon en beeldruker 1500mm +vl

SYMBOLEN

- Meterkast
- Entree
- Vloertegelwerk
- Plafondovergang
- Toilet
- Wastafel & planchet vl+1.200
- Douchebak

CORNER LOFTS
DEN HAAG

VERKOOPTEKENINGEN
STUDIO TYPE 56

DOC NR
VK056

STATUS
DEFINITIEF

DATUM
17.01.2025

SCHAAL
1:50

PROJECT
3130

REVISIE

FORMAAT
A3




TYPE KOMT VOOR BIJ BOUWNUMMERS:

06.28 - 6e verdieping

07.23 - 7e verdieping

TYPE 56A

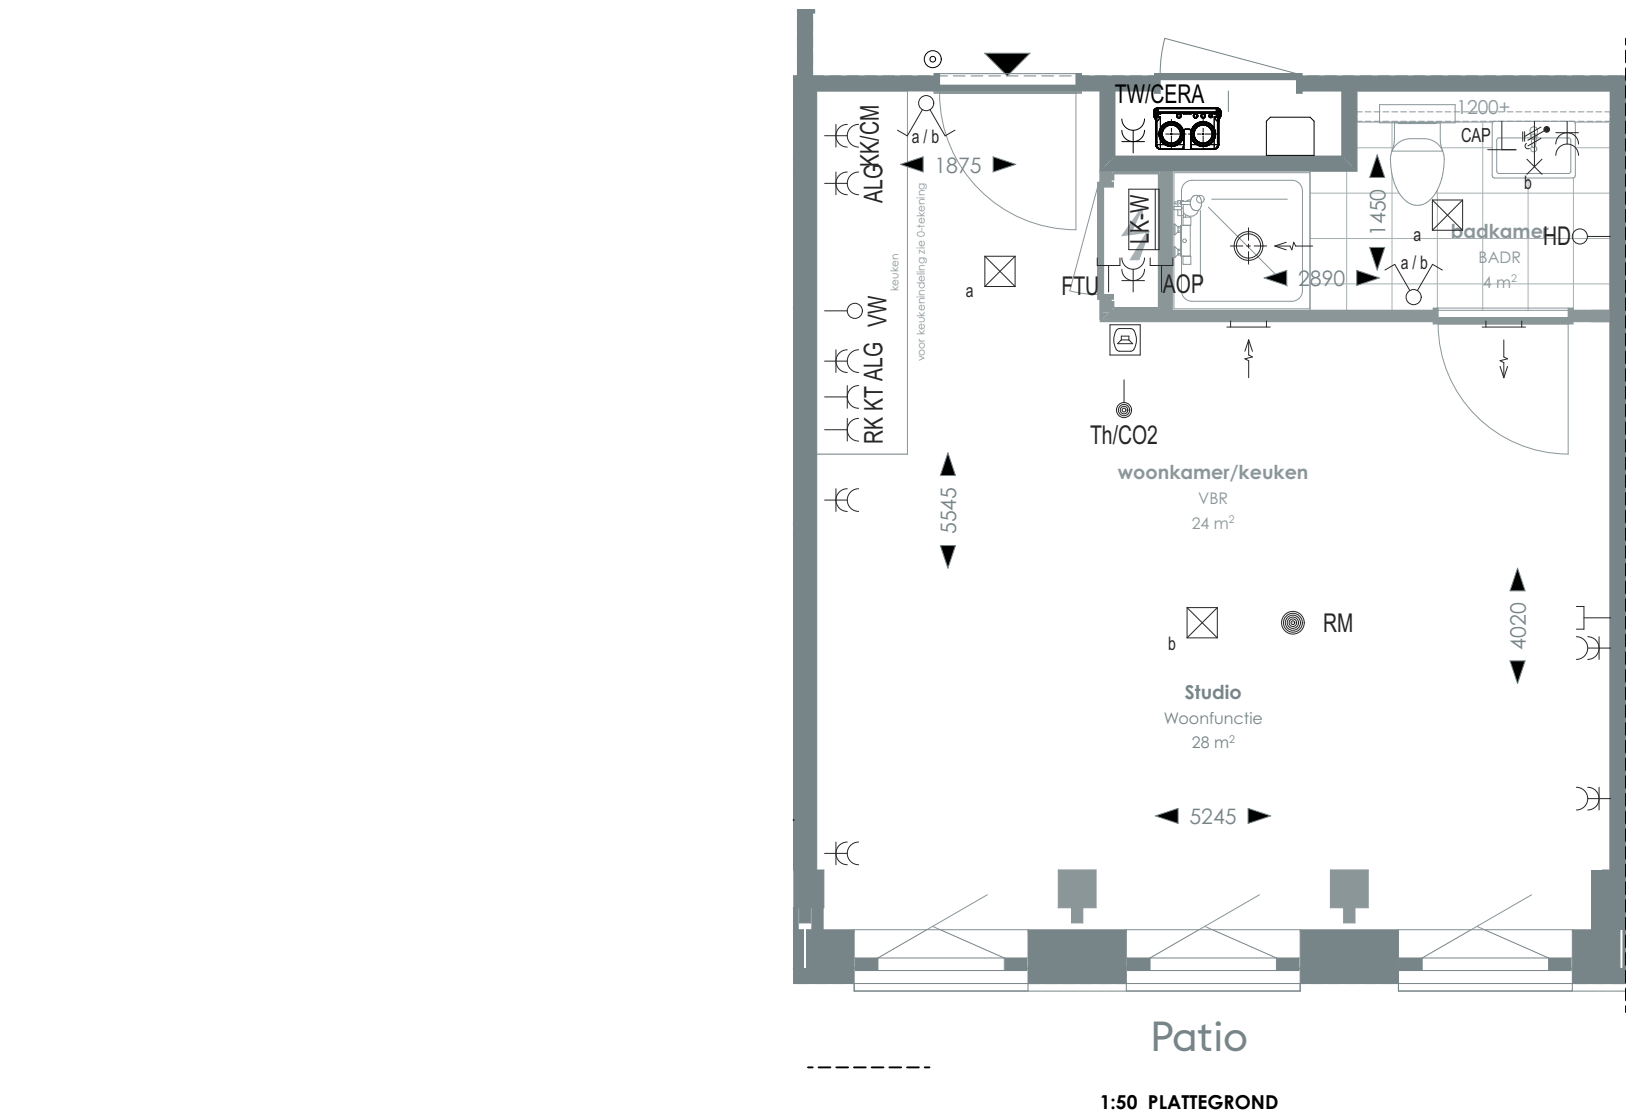

1:50 PLATTEGROND

RENVOOI

	Videofoon		Rookmelder		Enkelvoudige, dubbele wandcontactdoos
	Centraal aardpunt		Enkelpolige, serie schakelaar		Media
	Onbedraad, bedraad aansluitpunt		Radiator		Toevoerventilatie (wand) Verwarming/koeling
	Verdeelkast t.b.v. licht en kracht installatie		Bel drukknop aangesloten op videofoon		Afzuigventilatie (wand)
	Centraaldoos		Cera ventilatiesysteem Tapwater afleverzet		Afzuigventilatie (plafond)

AOP	Abonnee Overname Punt	FTU	Fiber Termination Unit	RK	Recirculatiekap 2250 mm +vl
CAP	Centraal aardpunt	HD	Loze leiding aansluiting elektrische handdoekradiator (kopersoptie)	RM	Rookmelder
CERA	Ventilatie unit	KT	Kooktoestel 100 mm +vl	TW	Tapwater 1500 mm +vl
TH/CO2	CO2-opnemer / Thermostaat 1500 mm +vl	KK/CM	Koelkast / Combi oven magnetron	VW	Vaatwasser 100 mm +vl
Overige hoogtes schakelmateriaal:					
-Wandcontactdozen & aansluitpunten algemeen 300mm +vl					
-Schakelaars 1050mm +vl					
-Wandcontactdozen boven aanrecht en wastafel					
-Aansluitpunt wandverlichting 1800mm +vl					
-Wandcontactdoos recirculatiekap 2250mm +vl					
-Videofoon en beeldruker 1500mm +vl					

SYMBOLEN

	Meterkast		Toilet
	Entree		Wastafel & planchet vl+1.200
	Vloerregelwerk		Douchebak
	Plafondovergang		

> Voor positie appartement zie overzichtstekeningen

CORNER LOFTS

DEN HAAG

> VERKOOPTEKENINGEN
STUDIO TYPE 56A

> DOC NR
VK056A

> STATUS
DEFINITIEF

> DATUM
17.01.2025

> SCHAAL
1:50

> PROJECT
3130

> REVISIE


> FORMAAT
A3



TYPE KOMT VOOR BIJ BOUWNUMMERS:

- 06.27 - 6e verdieping
- 06.29 - 6e verdieping
- 07.24 - 7e verdieping

TYPE 57

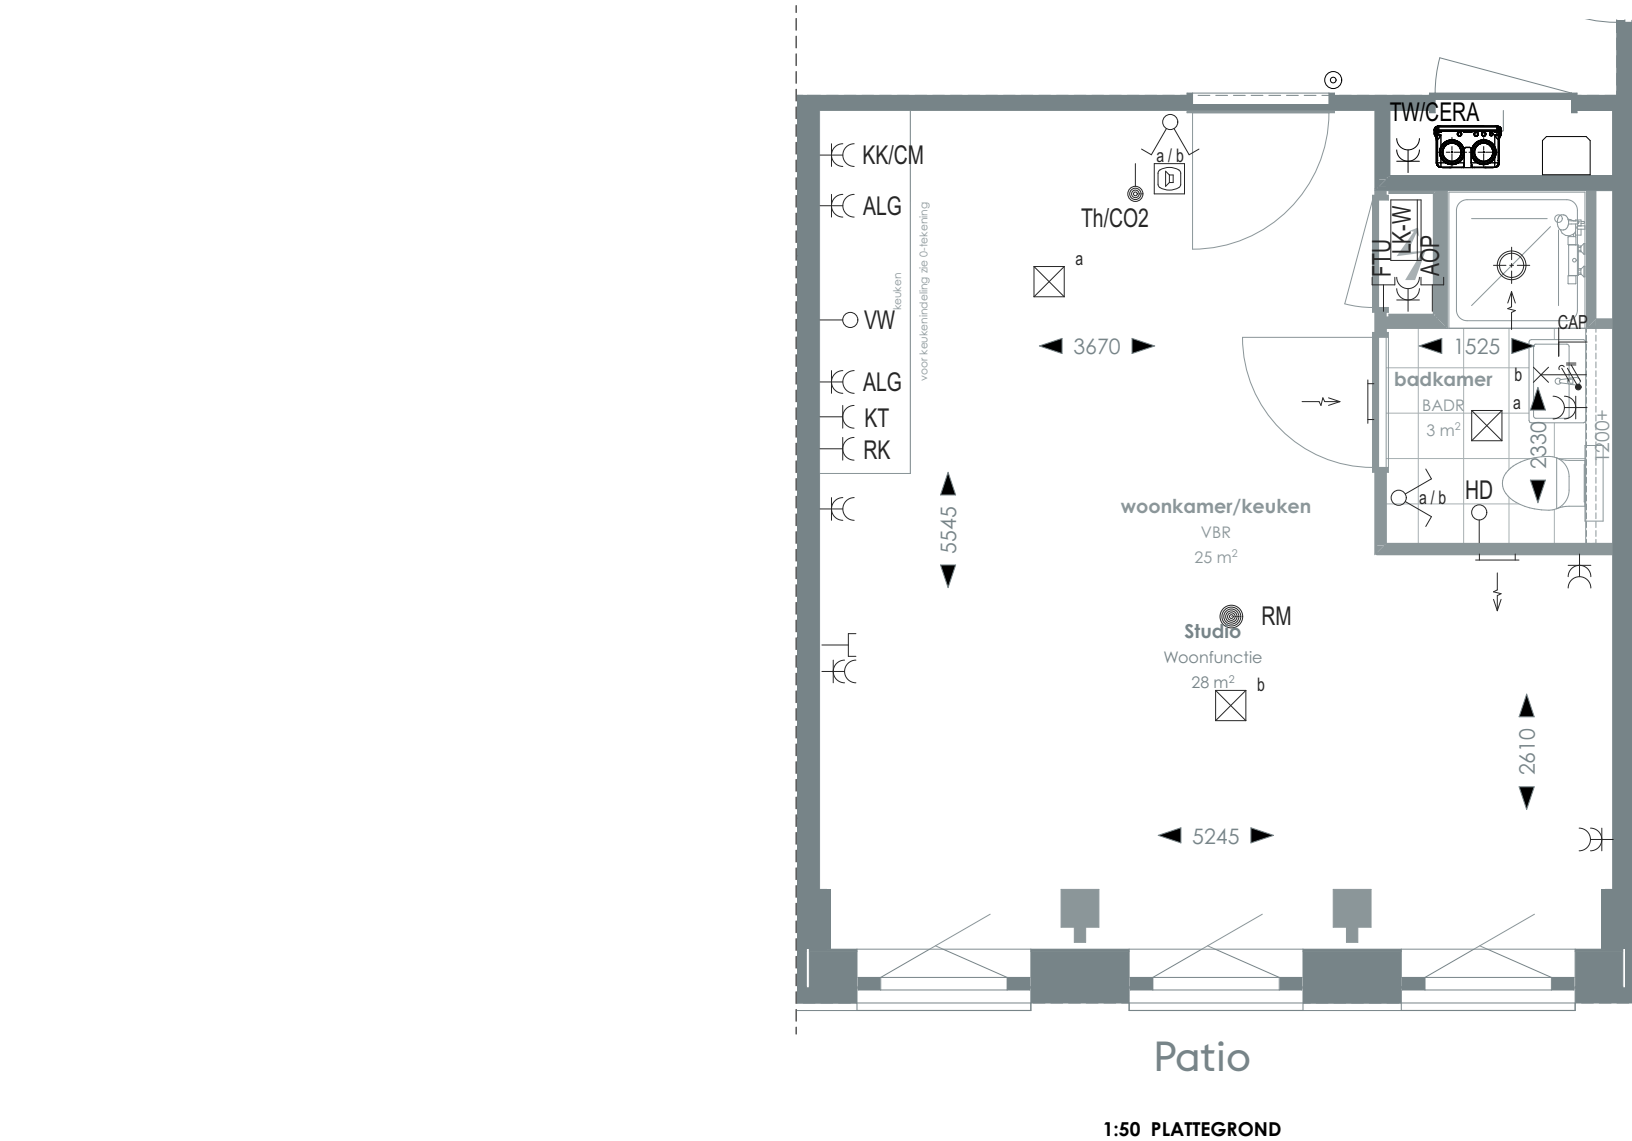

RENVOOI

- Videofoon
- Centraal aardpunt
- Onbedraad, bedraad aansluitpunt
- Verdeelkast t.b.v. licht en kracht installatie
- Centraaldoos
- Rookmelder
- Enkelpolige, serie schakelaar
- Radiator
- Bel drukknop aangesloten op videofoon
- Cera ventilatiesysteem Tapwater afleverzet
- Enkelvoudige, dubbele wandcontactdoos
- Media
- Toevoerventilatie (wand) Verwarming/koeling
- Afzuigventilatie (wand)
- Afzuigventilatie (plafond)

- AOP Abonnee Overname Punt
- CAP Centraal aardpunt
- CERA Ventilatie unit
- TH/CO2 CO2-opnemer / Thermostaat 1500 mm +vl
- Overige hoogtes schakelmateriaal:
 - Wandcontactdozen & aansluitpunten algemeen 300mm +vl
 - Schakelaars 1050mm +vl
 - Wandcontactdozen boven aanrecht en wastafel
 - Aansluitpunt wandverlichting 1800mm +vl
 - Wandcontactdoos recirculatiekap 2250mm +vl
 - Videofoon en bedrukker 1500mm +vl
- FTU Fiber Termination Unit
- HD Loze leiding aansluiting elektrische handdoekradiator (kopersoptie)
- KT Kooktoestel 100 mm +vl
- KK/CM Koelkast / Combi oven magnetron
- RK Recirculatiekap 2250 mm +vl
- RM Rookmelder
- TW Tapwater 1500 mm +vl
- VW Vaatwasser 100 mm +vl

SYMBOLEN

- Meterkast
- Entree
- Vloerregelwerk
- Plafondovergang
- Toilet
- Wastafel & planchet vl+1.200
- Douchebak

CORNER LOFTS
DEN HAAG


VERKOOPTEKENINGEN
STUDIO TYPE 57

>	>	
DOC NR	STATUS	
VK057	DEFINITIEF	
>	>	>
DATUM	SCHAAL	PROJECT
17.01.2025	1:50	3130
>	>	
REVISIE	FORMAAT	
	A3	



TYPE KOMT VOOR BIJ BOUWNUMMERS:
07.22 - 7e verdieping

TYPE 57A

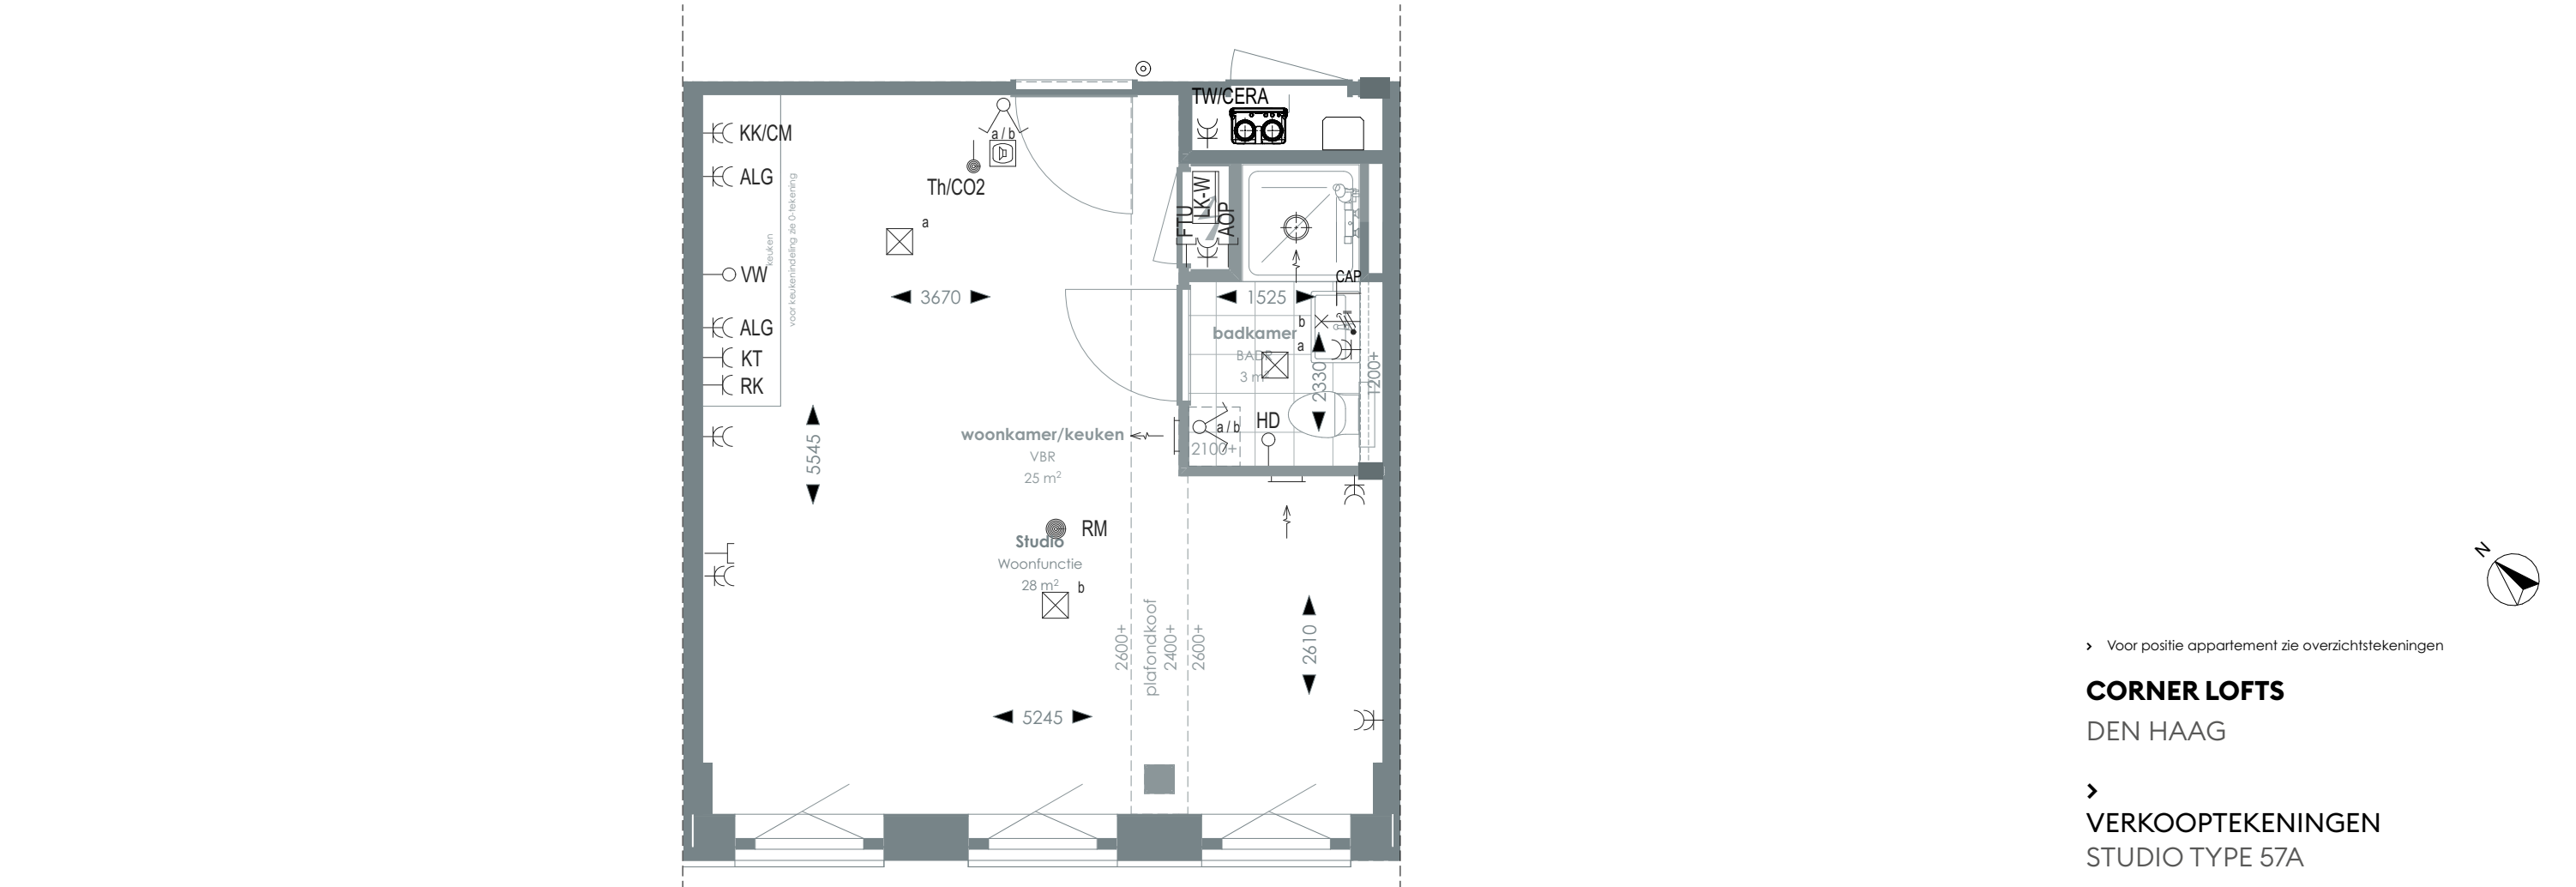

Patio

1:50 PLATTEGROND

RENVOOI

	Videofoon		Rookmelder		Enkelvoudige, dubbele wandcontactdoos
	Centraal aardpunt		Enkelpolige, serie schakelaar		Media
	Onbedraad, bedraad aansluitpunt		Radiator		Toevoerventilatie (wand) Verwarming/koeling
	Verdeelkast t.b.v. licht en kracht installatie		Bel drukknop aangesloten op videofoon		Afzuigventilatie (wand)
	Centraaldoos		Cera ventilatiesysteem Tapwater afleverzet		Afzuigventilatie (plafond)

AOP	Abonnee Overname Punt	FTU	Fiber Termination Unit	RK	Recirculatiekap 2250 mm +vl
CAP	Centraal aardpunt	HD	Loze leiding aansluiting elektrische handdoekradiator (kopersoptie)	RM	Rookmelder
CERA	Ventilatie unit	KT	Kooktoestel 100 mm +vl	TW	Tapwater 1500 mm +vl
TH/CO2	CO2-opnemer / Thermostaat 1500 mm +vl	KK/CM	Koelkast / Combi oven magnetron	VW	Vaatwasser 100 mm +vl
Overige hoogtes schakelmateriaal:					
-Wandcontactdozen & aansluitpunten algemeen 300mm +vl					
-Schakelaars 1050mm +vl					
-Wandcontactdozen boven aanrecht en wastafel					
-Aansluitpunt wandverlichting 1800mm +vl					
-Wandcontactdoos recirculatiekap 2250mm +vl					
-Videofoon en beeldrukker 1500mm +vl					

SYMBOLEN

	Meterkast		Toilet
	Entree		Wastafel & planchet vl+1.200
	Vloerregelwerk		Douchebak
	Plafondovergang		

Voor positie appartement zie overzichtstekeningen

CORNER LOFTS
DEN HAAG

VERKOOPTEKENINGEN
STUDIO TYPE 57A

DOC NR
VK057A

STATUS
DEFINITIEF

DATUM
17.01.2025

SCHAAL
1:50

PROJECT
3130


REVISIE

FORMAAT
A3

CORNER LOFTS

TYPE KOMT VOOR BIJ BOUWNUMMERS:
06.30 - 6e verdieping

TYPE 58

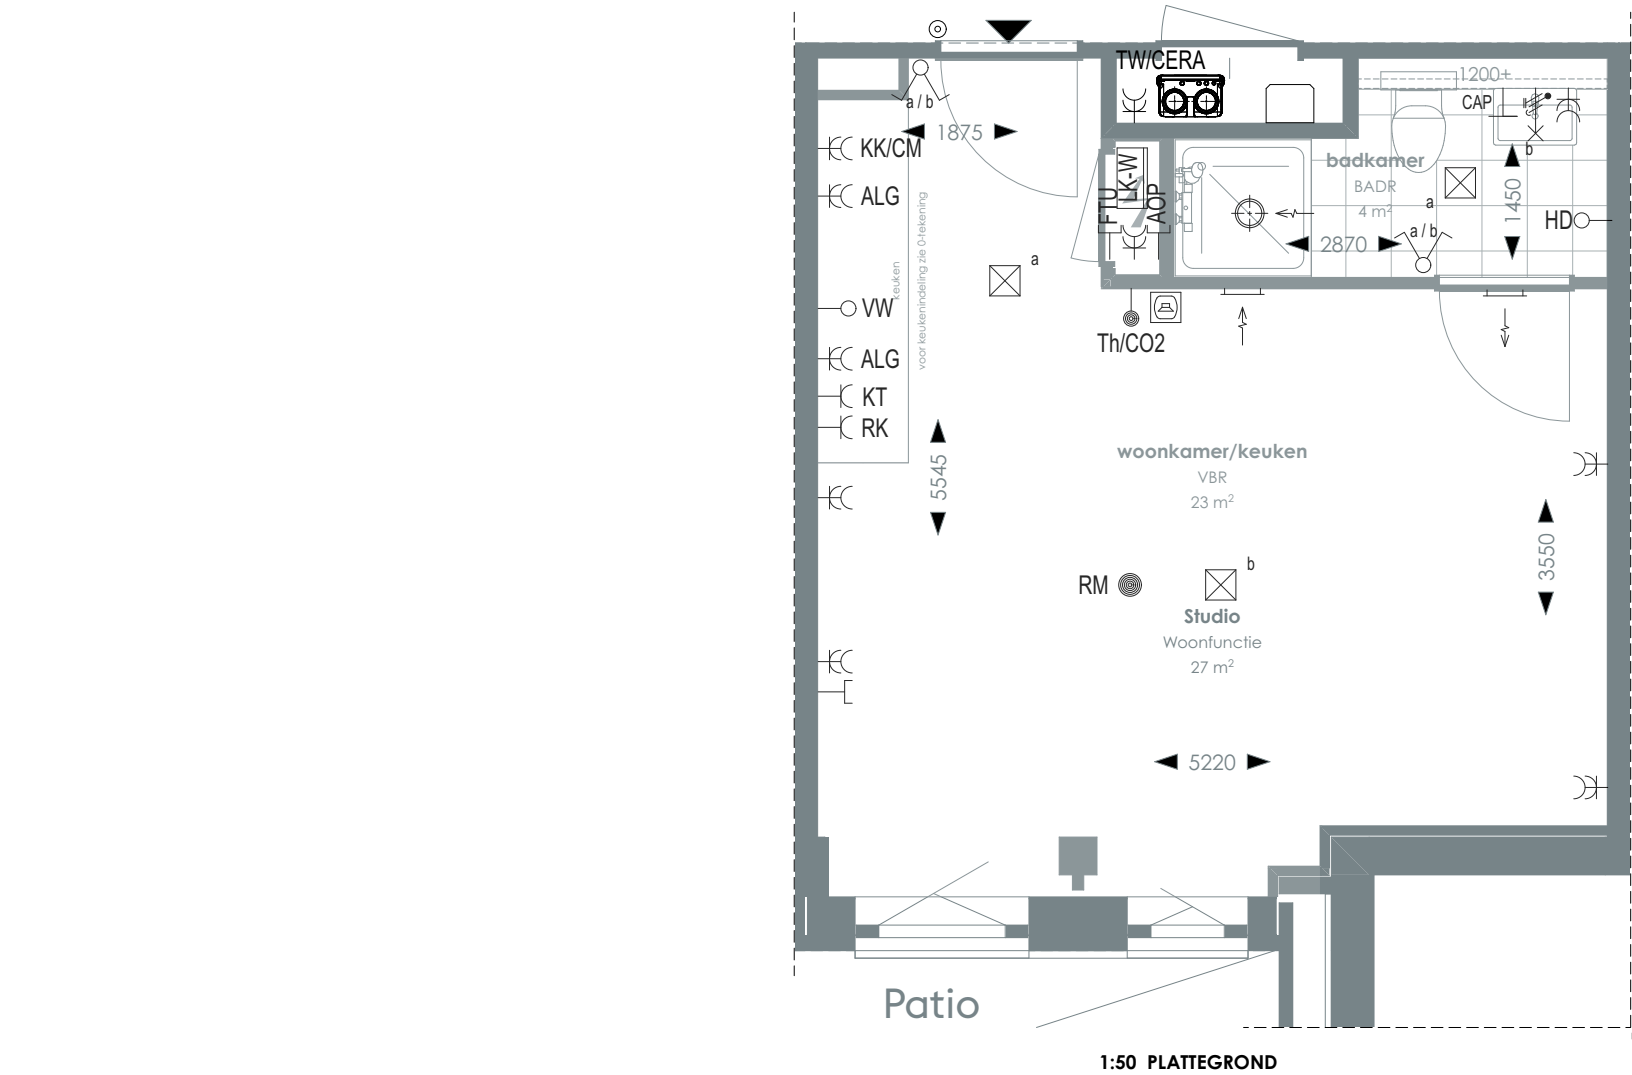

1:50 PLATTEGROND

RENVOOI

	Videofoon		Rookmelder		Enkelvoudige, dubbele wandcontactdoos
	Centraal aardpunt		Enkelpolige, serie schakelaar		Media
	Onbedraad, bedraad aansluitpunt		Radiator		Toevoerventilatie (wand) Verwarming/koeling
	Verdeelkast t.b.v. licht en kracht installatie		Bel drukknop aangesloten op videfoon		Afzuigventilatie (wand)
	Centraaldoos		Cera ventilatiesysteem Tapwater afleverset		Afzuigventilatie (plafond)

AOP	Abonnee Overname Punt	FTU	Fiber Termination Unit	RK	Recirculatiekap 2250 mm +vl
CAP	Centraal aardpunt	HD	Loze leiding aansluiting elektrische handdoekradiator (kopersoptie)	RM	Rookmelder
CERA	Ventilatie unit	KT	Kooktoestel 100 mm +vl	TW	Tapwater 1500 mm +vl
TH/CO2	CO2-opnemer / Thermostaat 1500 mm +vl	KK/CM	Koelkast / Combi oven magnetron	VW	Vaatwasser 100 mm +vl
Overige hoogtes schakelmateriaal:					
-Wandcontactdozen & aansluitpunten algemeen 300mm +vl			-Aansluitpunt wandverlichting 1800mm +vl		
-Schakelaars 1050mm +vl			-Wandcontactdoos recirculatiekap 2250mm +vl		
-Wandcontactdozen boven aanrecht en wastafel			-Videfoon en beeldruker 1500mm +vl		

SYMBOLEN

	Meterkast		Toilet
	Entree		Wastafel & planchet vl+1.200
	Vloerregelwerk		Douchebak
	Plafondovergang		

> Voor positie appartement zie overzichtstekeningen

CORNER LOFTS
DEN HAAG

>
VERKOOPTEKENINGEN
STUDIO TYPE 58

>
DOC NR
VK058

>
STATUS
DEFINITIEF

>
DATUM
17.01.2025

>
SCHAAL
1:50

>
PROJECT
3130


>
REVISIE

>
FORMAAT
A3



TYPE KOMT VOOR BIJ BOUWNUMMERS:
07.25 - 7e verdieping

TYPE 58A

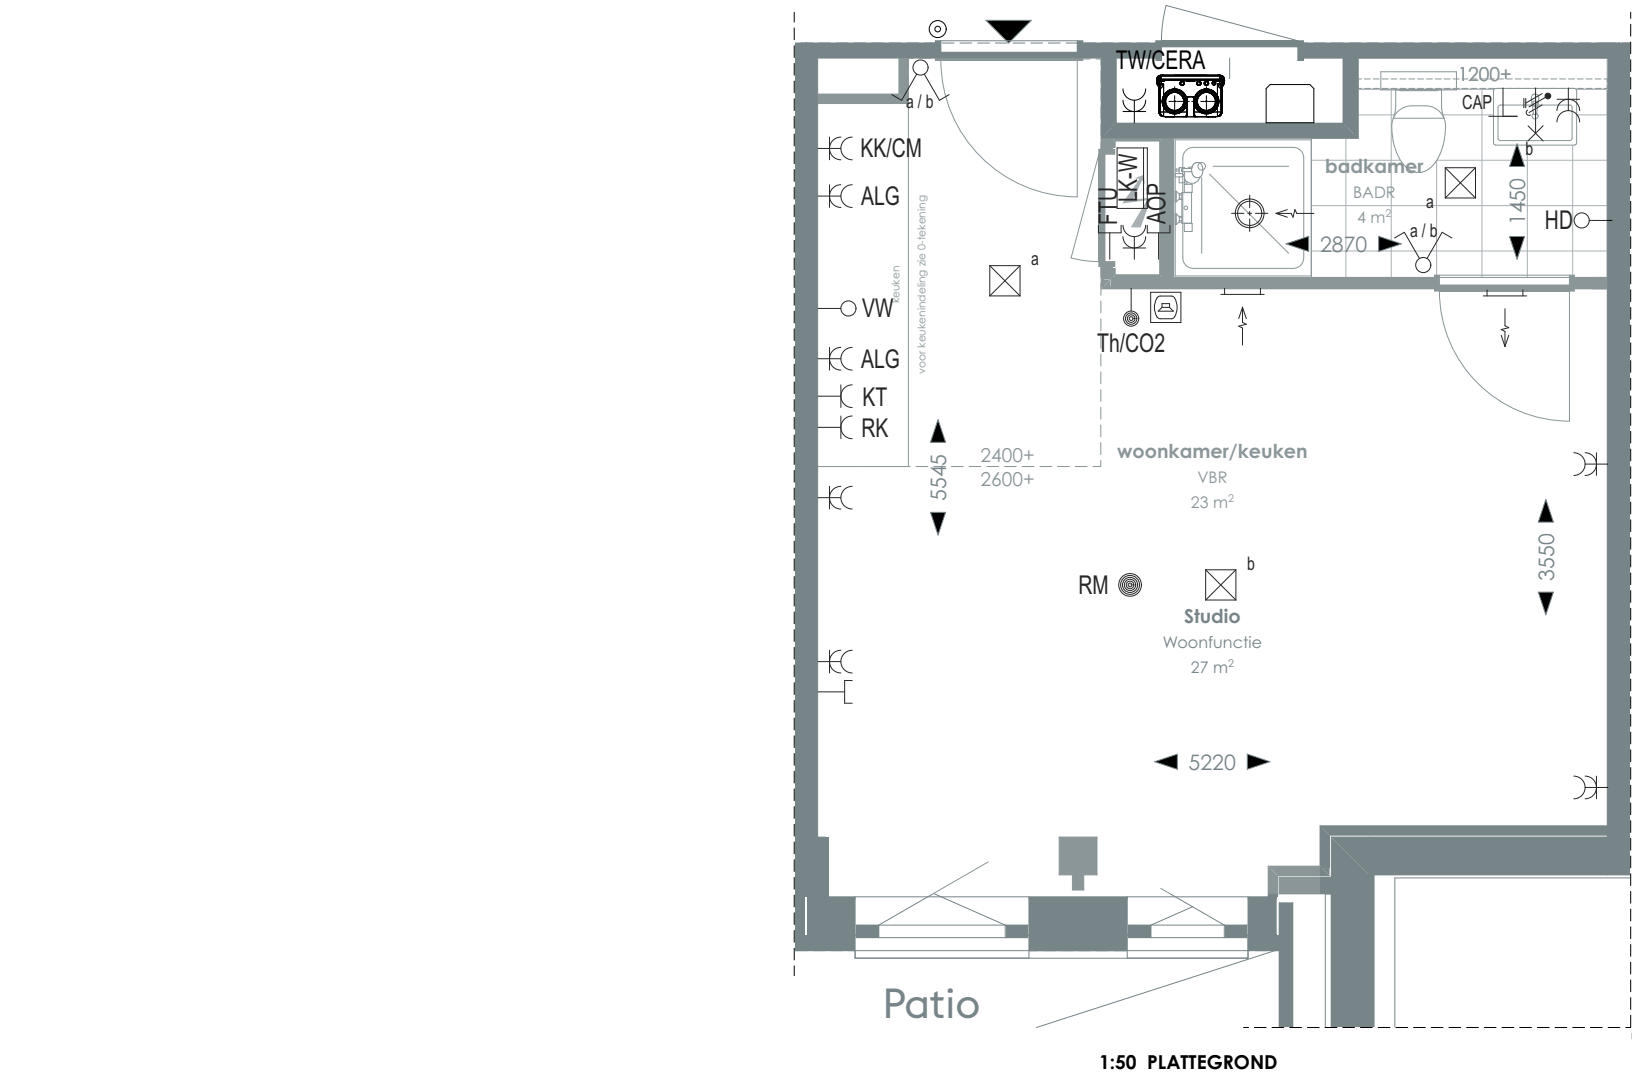

1:50 PLATTEGROND

RENVOOI

	Videofoon		Rookmelder		Enkelvoudige, dubbele wandcontactdoos
	Centraal aardpunt		Enkelpolige, serie schakelaar		Media
	Onbedraad, bedraad aansluitpunt		Radiator		Toevoerventilatie (wand) Verwarming/koeling
	Verdeelkast t.b.v. licht en kracht installatie		Bel drukknop aangesloten op videofoon		Afzuigventilatie (wand)
	Centraaldoos		Cera ventilatiesysteem Tapwater afleverset		Afzuigventilatie (plafond)

AOP	Abonnee Overname Punt	FTU	Fiber Termination Unit	RK	Recirculatiekap 2250 mm +vl
CAP	Centraal aardpunt	HD	Loze leiding aansluiting elektrische handdoekradiator (kopersoptie)	RM	Rookmelder
CERA	Ventilatie unit	KT	Kooktoestel 100 mm +vl	TW	Tapwater 1500 mm +vl
TH/CO2	CO2-opnemer / Thermostaat 1500 mm +vl	KK/CM	Koelkast / Combi oven magnetron	VW	Vaatwasser 100 mm +vl
Overige hoogtes schakelmateriaal:					
-Wandcontactdozen & aansluitpunten algemeen 300mm +vl			-Aansluitpunt wandverlichting 1800mm +vl		
-Schakelaars 1050mm +vl			-Wandcontactdoos recirculatiekap 2250mm +vl		
-Wandcontactdozen boven aanrecht en wastafel			-Videofoon en beeldrukker 1500mm +vl		

SYMBOLEN

	Meterkast		Toilet
	Entree		Wastafel & planchet vl+1.200
	Vloeregelwerk		Douchebak
	Plafondovergang		

CORNER LOFTS
DEN HAAG

VERKOOPTEKENINGEN
STUDIO TYPE 58A

DOC NR
VK058A

STATUS
DEFINITIEF

DATUM
17.01.2025

SCHAAL
1:50

PROJECT
3130

REVISIE

FORMAAT
A3




TYPE KOMT VOOR BIJ BOUWNUMMERS:

06.34 - 6e verdieping

07.26 - 7e verdieping

TYPE 59

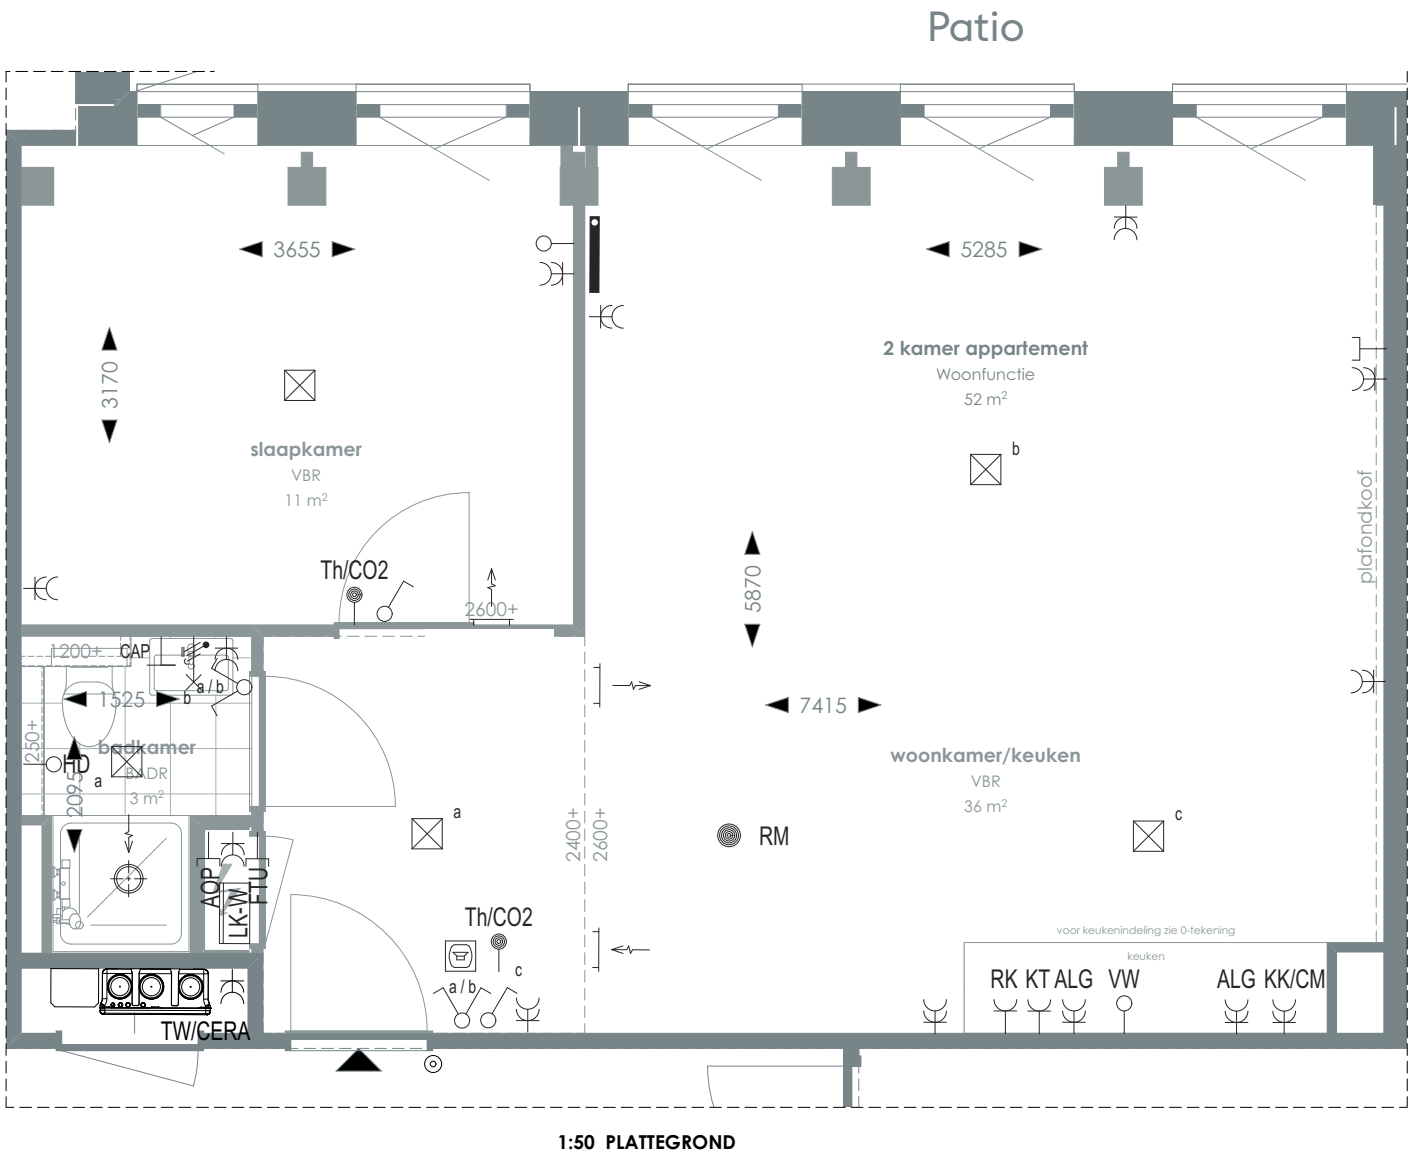

RENVOOI

	Videofoon		Rookmelder		Enkelvoudige, dubbele wandcontactdoos
	Centraal aardpunt		Enkelpolige, serie schakelaar		Media
	Onbedraad, bedraad aansluitpunt		Radiator		Toevoerventilatie (wand) Verwarming/koeling
	Verdeelkast t.b.v. licht en kracht installatie		Bel drukknop aangesloten op videofoon		Afzuigventilatie (wand)
	Centraaldoos		Cera ventilatiesysteem Tapwater afleverzet		Afzuigventilatie (plafond)

AOP	Abonnee Overname Punt	FTU	Fiber Termination Unit	RK	Recirculatiekap 2250 mm +vl
CAP	Centraal aardpunt	HD	Loze leiding aansluiting elektrische handdoekradiator (kopersoptie)	RM	Rookmelder
CERA	Ventilatie unit	KT	Kooktoestel 100 mm +vl	TW	Tapwater 1500 mm +vl
TH/CO2	CO2-opnemer / Thermostaat 1500 mm +vl	KK/CM	Koelkast / Combi oven magnetron	VW	Vaatwasser 100 mm +vl
Overige hoogtes schakelmateriaal:					
-Wandcontactdozen & aansluitpunten algemeen 300mm +vl					
-Schakelaars 1050mm +vl					
-Wandcontactdozen boven aanrecht en wastafel					
-Aansluitpunt wandverlichting 1800mm +vl					
-Wandcontactdoos recirculatiekap 2250mm +vl					
-Videfoon en beeldrukker 1500mm +vl					

SYMBOLEN

	Meterkast		Toilet
	Entree		Wastafel & planchet vl+1.200
	Vloerregelwerk		Douchebak
	Plafondovergang		

Voor positie appartement zie overzichtstekeningen

CORNER LOFTS

DEN HAAG

VERKOOPTEKENINGEN
2 KAMER APPARTEMENT TYPE 59

DOC NR
VK059

STATUS
DEFINITIEF

DATUM
17.01.2025

SCHAAL
1:50

PROJECT
3130

REVISIE

FORMAAT
A3




TYPE KOMT VOOR BIJ BOUWNUMMERS:

06.31 - 6e verdieping

07.29 - 7e verdieping

TYPE 60

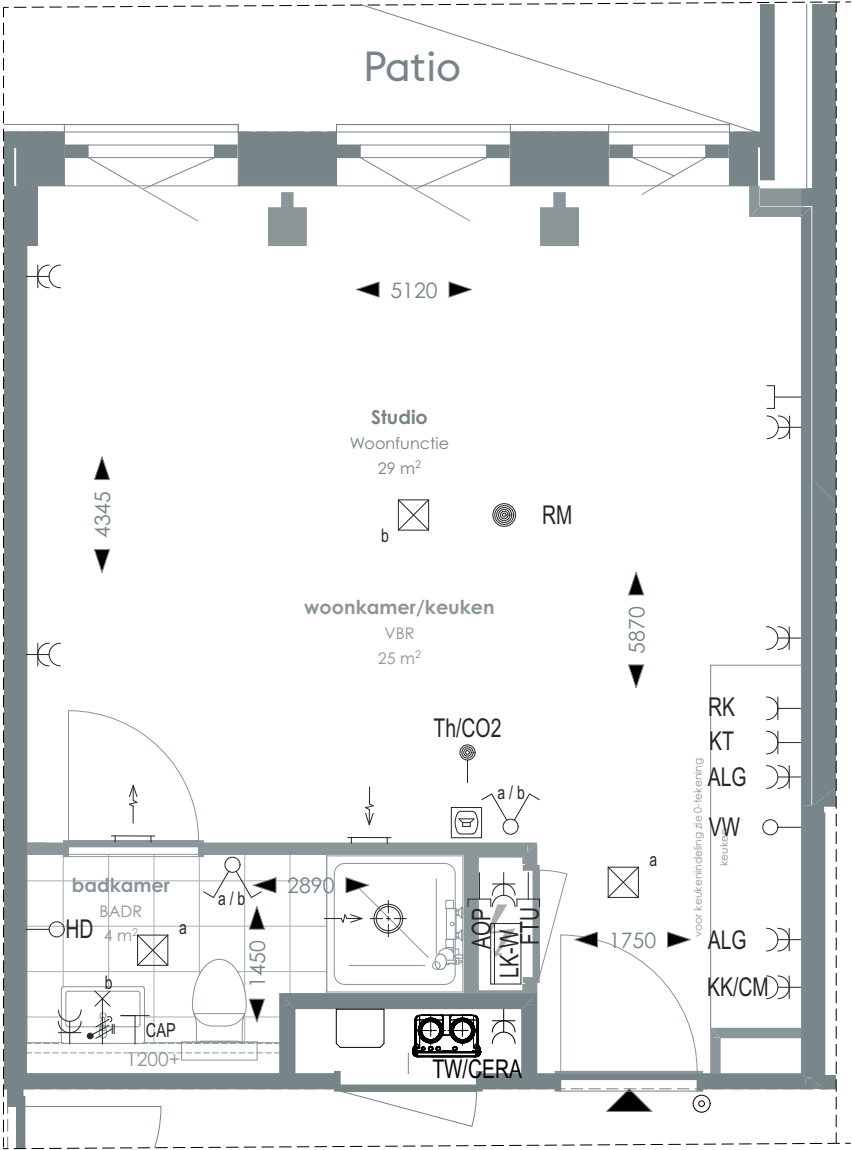

1:50 PLATTEGROND

RENVOOI

	Videofoon		Rookmelder		Enkelvoudige, dubbele wandcontactdoos
	Centraal aardpunt		Enkelpolige, serie schakelaar		Media
	Onbedraad, bedraad aansluitpunt		Radiator		Toevoerventilatie (wand) Verwarming/koeling
	Verdeelkast t.b.v. licht en kracht installatie		Bel drukknop aangesloten op videofoon		Afzuigventilatie (wand)
	Centraaldoos		Cera ventilatiesysteem Tapwater afleverzet		Afzuigventilatie (plafond)

AOP	Abonnee Overname Punt	FTU	Fiber Termination Unit	RK	Recirculatiekap 2250 mm +vl
CAP	Centraal aardpunt	HD	Loze leiding aansluiting elektrische handdoekradiator (kopersoptie)	RM	Rookmelder
CERA	Ventilatie unit	KT	Kooktoestel 100 mm +vl	TW	Tapwater 1500 mm +vl
TH/CO2	CO2-opnemer / Thermostaat 1500 mm +vl	KK/CM	Koelkast / Combi oven magnetron	VW	Vaatwasser 100 mm +vl
Overige hoogtes schakelmateriaal:					
-Wandcontactdozen & aansluitpunten algemeen 300mm +vl					
-Schakelaars 1050mm +vl					
-Wandcontactdozen boven aanrecht en wastafel					
-Aansluitpunt wandverlichting 1800mm +vl					
-Wandcontactdoos recirculatiekap 2250mm +vl					
-Videofoon en beeldrukker 1500mm +vl					

SYMBOLEN

	Meterkast		Toilet
	Entree		Wastafel & planchet vl+1.200
	Vloerregelwerk		Douchebak
	Plafondovergang		

CORNER LOFTS
DEN HAAG

VERKOOPTEKENINGEN
STUDIO TYPE 60

DOC NR
VK060

STATUS
DEFINITIEF

DATUM
17.01.2025

SCHAAL
1:50

PROJECT
3130

REVISIE

FORMAAT
A3




TYPE KOMT VOOR BIJ BOUWNUMMERS:

06.33 - 6e verdieping

07.27 - 7e verdieping

TYPE 60A

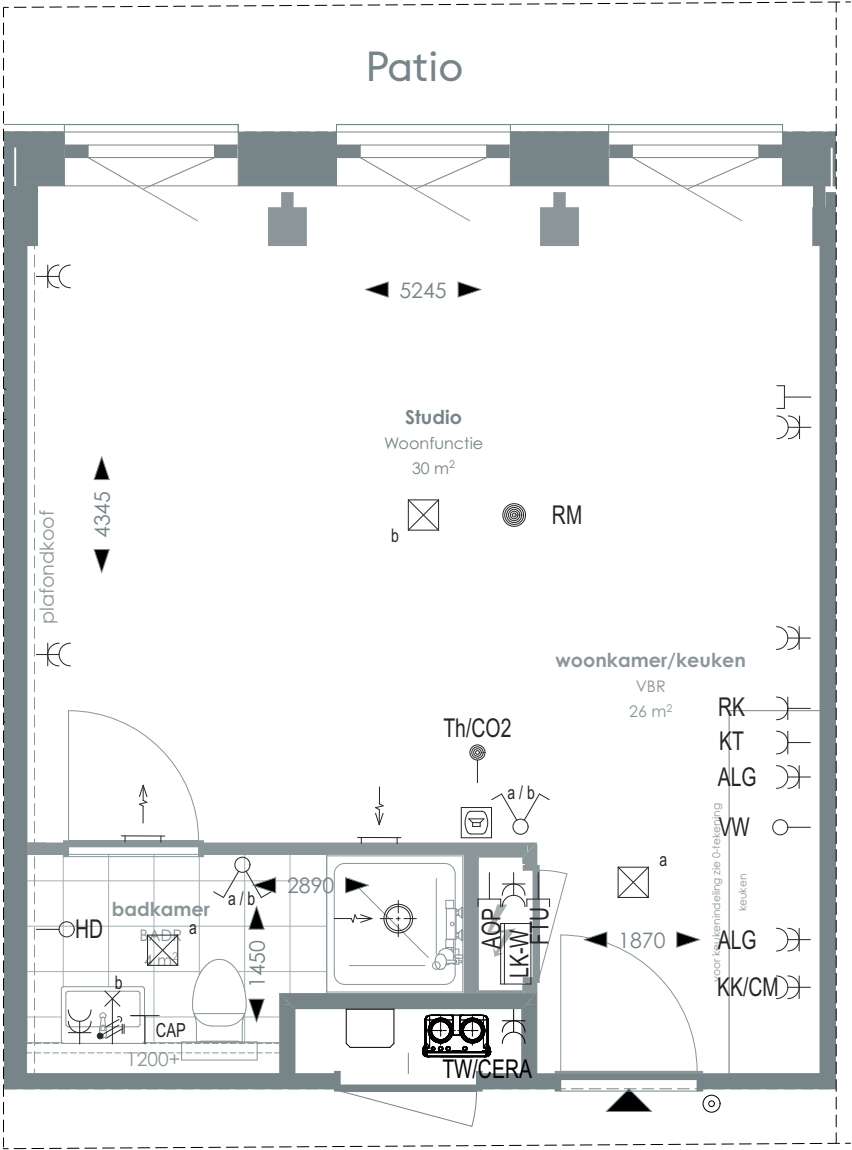

1:50 PLATTEGROND

RENVOOI

	Videofoon		Rookmelder		Enkelvoudige, dubbele wandcontactdoos
	Centraal aardpunt		Enkelpolige, serie schakelaar		Media
	Onbedraad, bedraad aansluitpunt		Radiator		Toevoerventilatie (wand) Verwarming/koeling
	Verdeelkast t.b.v. licht en kracht installatie		Bel drukknop aangesloten op videofoon		Afzuigventilatie (wand)
	Centraaldoos		Cera ventilatiesysteem Tapwater afleverzet		Afzuigventilatie (plafond)

AOP	Abonnee Overname Punt	FTU	Fiber Termination Unit	RK	Recirculatiekap 2250 mm +vl
CAP	Centraal aardpunt	HD	Loze leiding aansluiting elektrische handdoekradiator (kopersoptie)	RM	Rookmelder
CERA	Ventilatie unit	KT	Kooktoestel 100 mm +vl	TW	Tapwater 1500 mm +vl
TH/CO2	CO2-opnemer / Thermostaat 1500 mm +vl	KK/CM	Koelkast / Combi oven magnetron	VW	Vaatwasser 100 mm +vl
Overige hoogtes schakelmateriaal:					
-Wandcontactdozen & aansluitpunten algemeen 300mm +vl			-Aansluitpunt wandverlichting 1800mm +vl		
-Schakelaars 1050mm +vl			-Wandcontactdoos recirculatiekap 2250mm +vl		
-Wandcontactdozen boven aanrecht en wastafel			-Videofoon en bedrukker 1500mm +vl		

SYMBOLEN

	Meterkast		Toilet
	Entree		Wastafel & planchet vl+1.200
	Vloertegelwerk		Douchebak
	Plafondovergang		

CORNER LOFTS
DEN HAAG

VERKOOPTEKENINGEN
STUDIO TYPE 60A

DOC NR
VK060A

STATUS
DEFINITIEF

DATUM
17.01.2025

SCHAAL
1:50

PROJECT
3130

REVISIE

FORMAAT
A3




TYPE KOMT VOOR BIJ BOUWNUMMERS:

06.32 - 6e verdieping

07.28 - 7e verdieping

TYPE 61

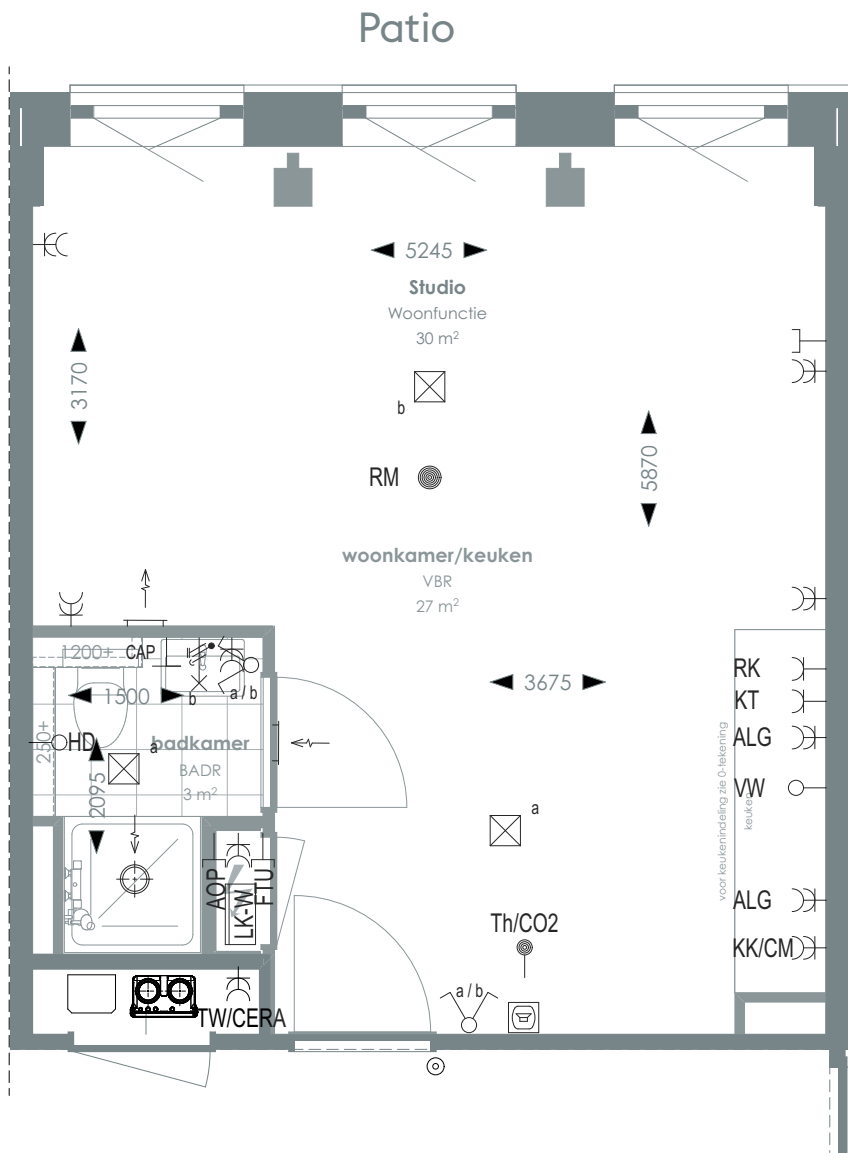

1:50 PLATTEGROND

RENVOOI

	Videofoon		Rookmelder		Enkelvoudige, dubbele wandcontactdoos
	Centraal aardpunt		Enkelvoudige, dubbele wandcontactdoos		Media
	Onbedraad, bedraad aansluitpunt		Radiator		Toevoerventilatie (wand)
	Verdeelkast t.b.v. licht en kracht installatie		Bel drukknop aangesloten op videofoon		Verwarming/koeling
	Centraaldoos		Afzuigventilatie (wand)		Afzuigventilatie (plafond)
			Cera ventilatiesysteem		
			Tapwater afleverzet		

AOP	Abonnee Overname Punt	FTU	Fiber Termination Unit	RK	Recirculatiekap 2250 mm +vl
CAP	Centraal aardpunt	HD	Loze leiding aansluiting elektrische handdoekradiator (kopersoptie)	RM	Rookmelder
CERA	Ventilatie unit	KT	Kooktoestel 100 mm +vl	TW	Tapwater 1500 mm +vl
TH/CO2	CO2-opnemer / Thermostaat 1500 mm +vl	KK/CM	Koelkast / Combi oven magnetron	VW	Vaatwasser 100 mm +vl
Overige hoogtes schakelmateriaal:					
-Wandcontactdozen & aansluitpunten algemeen 300mm +vl					
-Schakelaars 1050mm +vl					
-Wandcontactdozen boven aanrecht en wastafel					
-Aansluitpunt wandverlichting 1800mm +vl					
-Wandcontactdoos recirculatiekap 2250mm +vl					
-Videofoon en beeldrukker 1500mm +vl					

SYMBOLEN

	Meterkast		Toilet
	Entree		Wastafel & planchet vl+1.200
	Vloertegelwerk		Douchebak
	Plafondovergang		

> Voor positie appartement zie overzichtstekeningen

CORNER LOFTS

DEN HAAG

> VERKOOPTEKENINGEN
STUDIO TYPE 61

> DOC NR
VK061

> STATUS
DEFINITIEF

> DATUM
17.01.2025


> SCHAAL
1:50

> PROJECT
3130

> REVISIE

> FORMAAT
A3



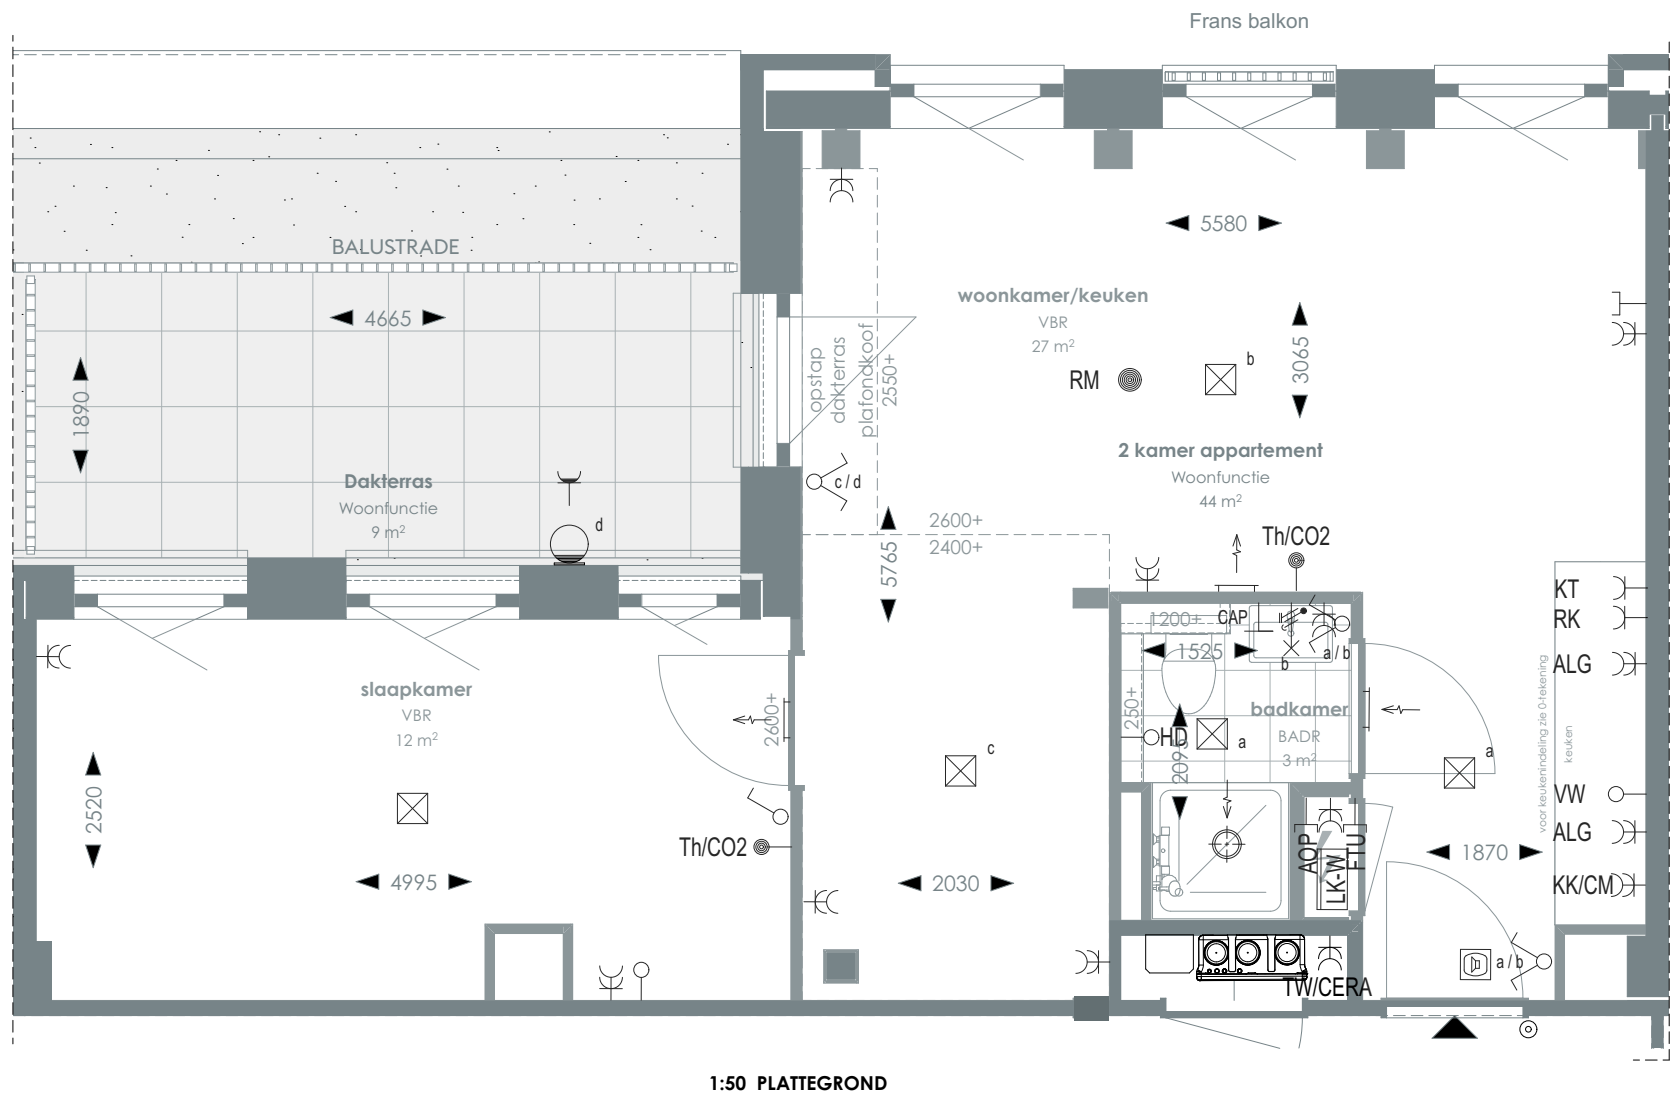

1:50 PLATTEGROND

RENVOOI

	Videofoon		Rookmelder		Enkelvoudige, dubbele wandcontactdoos
	Centraal aardpunt		Enkelpolige, serie schakelaar		Media
	Onbedraad, bedraad aansluitpunt		Radiator		Toevoerventilatie (wand) Verwarming/koeling
	Verdeelkast t.b.v. licht en kracht installatie		Bel drukknop aangesloten op videofoon		Afzuigventilatie (wand)
	Centraaldoos		Cera ventilatiesysteem Tapwater afleverzet		Afzuigventilatie (plafond)

AOP	Abonnee Overname Punt	FTU	Fiber Termination Unit	RK	Recirculatiekap 2250 mm +vl
CAP	Centraal aardpunt	HD	Loze leiding aansluiting elektrische handdoekradiator (kopersoptie)	RM	Rookmelder
CERA	Ventilatie unit	KT	Kooktoestel 100 mm +vl	TW	Tapwater 1500 mm +vl
TH/CO2	CO2-opnemer / Thermostaat 1500 mm +vl	KK/CM	Koelkast / Combi oven magnetron	VW	Vaattwasser 100 mm +vl
Overige hoogtes schakelmateriaal:					
-Wandcontactdozen & aansluitpunten algemeen 300mm +vl			-Aansluitpunt wandverlichting 1800mm +vl		
-Schakelaars 1050mm +vl			-Wandcontactdoos recirculatiekap 2250mm +vl		
-Wandcontactdozen boven aanrecht en wastafel			-Videofoon en beeldrukker 1500mm +vl		

SYMBOLEN

	Meterkast		Toilet
	Entree		Wastafel & planchet vl+1.200
	Vloerregelwerk		Douchebak
	Plafondovergang		

CORNER LOFTS
DEN HAAG

VERKOOPTEKENINGEN
2 KAMER APPARTEMENT TYPE 62


DOC NR	STATUS
VK062	DEFINITIEF

DATUM	SCHAAL	PROJECT
17.01.2025	1:50	3130
REVISIE	FORMAAT	
	A3	



TYPE KOMT VOOR BIJ BOUWNUMMERS:
07.17 - 7e verdieping

TYPE 63

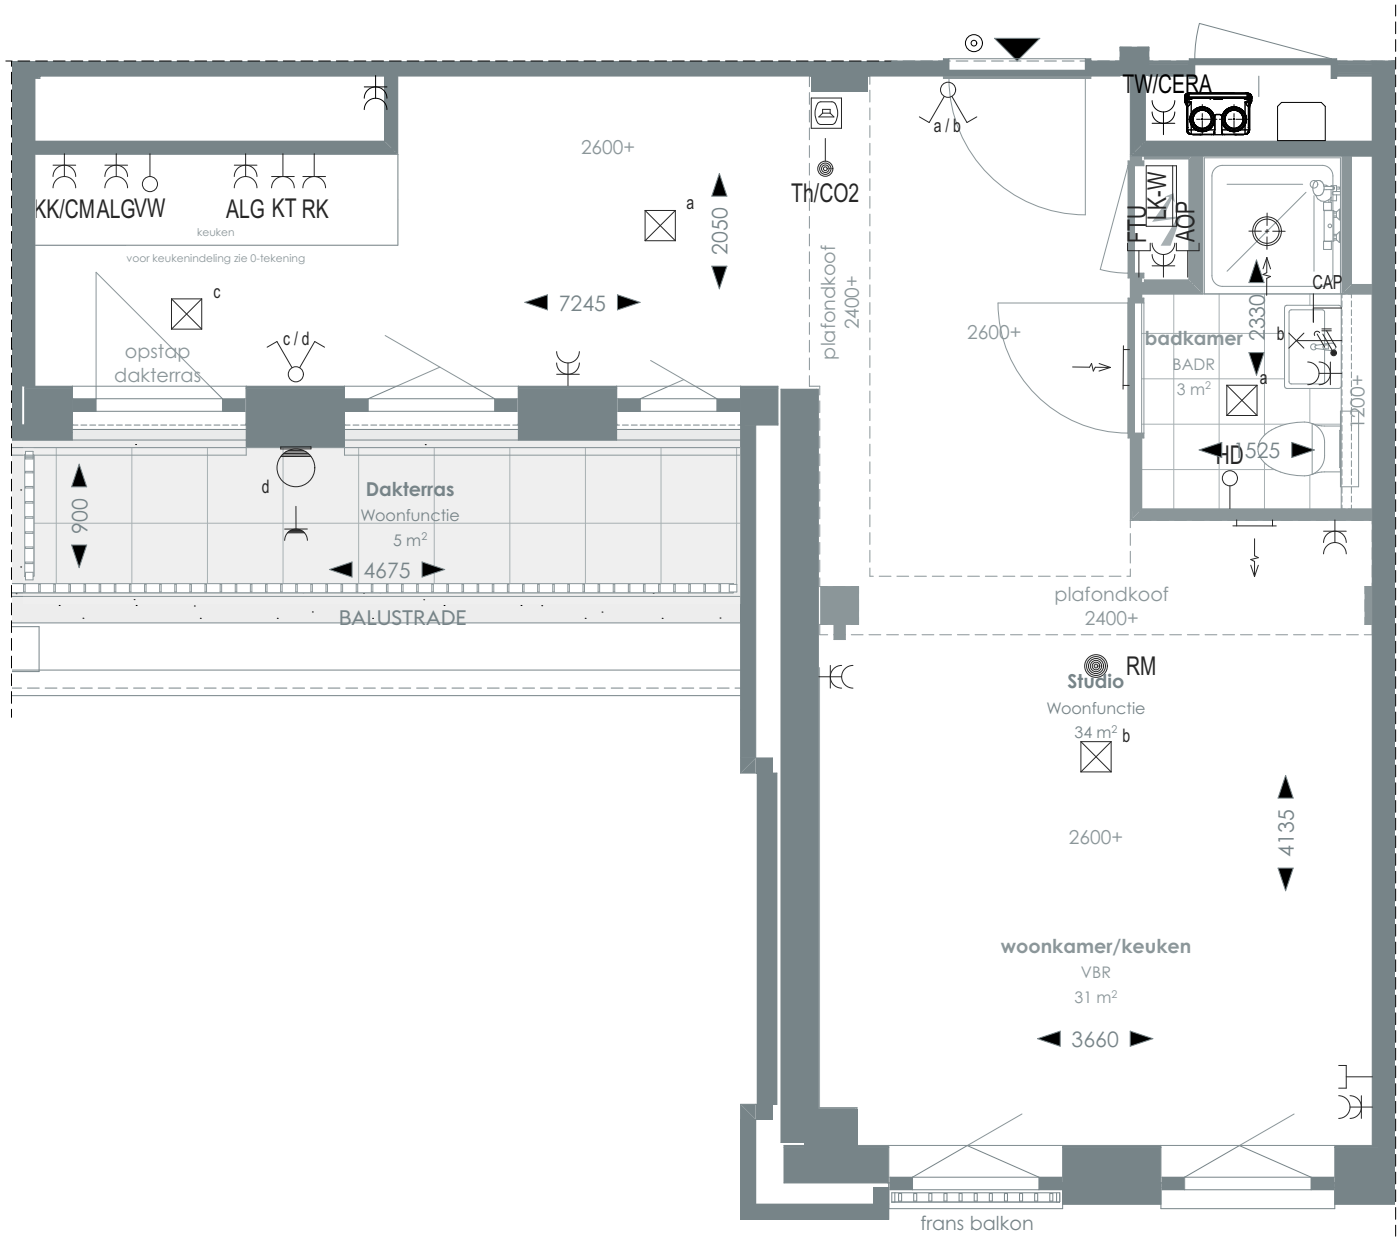

1:50 PLATTEGROND

> RENVOOI

	Videofoon		Rookmelder		Enkelvoudige, dubbele wandcontactdoos
	Centraal aardpunt		Enkelpolige, serie schakelaar		Media
	Onbedraad, bedraad aansluitpunt		Radiator		Toevoerventilatie (wand) Verwarming/koeling
	Verdeelkast t.b.v. licht en kracht installatie		Bel drukknop aangesloten op videofoon		Afzuigventilatie (wand)
	Centraaldoos		Cera ventilatiesysteem Tapwater afleverset		Afzuigventilatie (plafond)

AOP	Abonnee Overname Punt	FTU	Fiber Termination Unit	RK	Recirculatiekap 2250 mm +vl
CAP	Centraal aardpunt	HD	Loze leiding aansluiting elektrische handdoekradiator (kopersoptie)	RM	Rookmelder
CERA	Ventilatie unit	KT	Kooktoestel 100 mm +vl	TW	Tapwater 1500 mm +vl
TH/CO2	CO2-opnemer / Thermostaat 1500 mm +vl	KK/CM	Koelkast / Combi oven magnetron	VW	Vaatwasser 100 mm +vl
Overige hoogtes schakelmateriaal:					
-Wandcontactdozen & aansluitpunten algemeen 300mm +vl					
-Schakelaars 1050mm +vl					
-Wandcontactdozen boven aanrecht en wastafel					
-Aansluitpunt wandverlichting 1800mm +vl					
-Wandcontactdoos recirculatiekap 2250mm +vl					
-Videofoon en belddrukker 1500mm +vl					

> SYMBOLEN

	Meterkast		Toilet
	Entree		Wastafel & planchet vl+1.200
	Vloertegelwerk		Douchebak
	Plafondovergang		

> Voor positie appartement zie overzichtstekeningen

CORNER LOFTS
DEN HAAG

> VERKOOPTEKENINGEN
STUDIO TYPE 63

> DOC NR
VK063

> STATUS
DEFINITIEF

> DATUM
17.01.2025

> SCHAAL
1:50

> PROJECT
3130


> REVISIE

> FORMAAT
A3



TYPE KOMT VOOR BIJ BOUWNUMMERS:
07.18 - 7e verdieping

TYPE 64

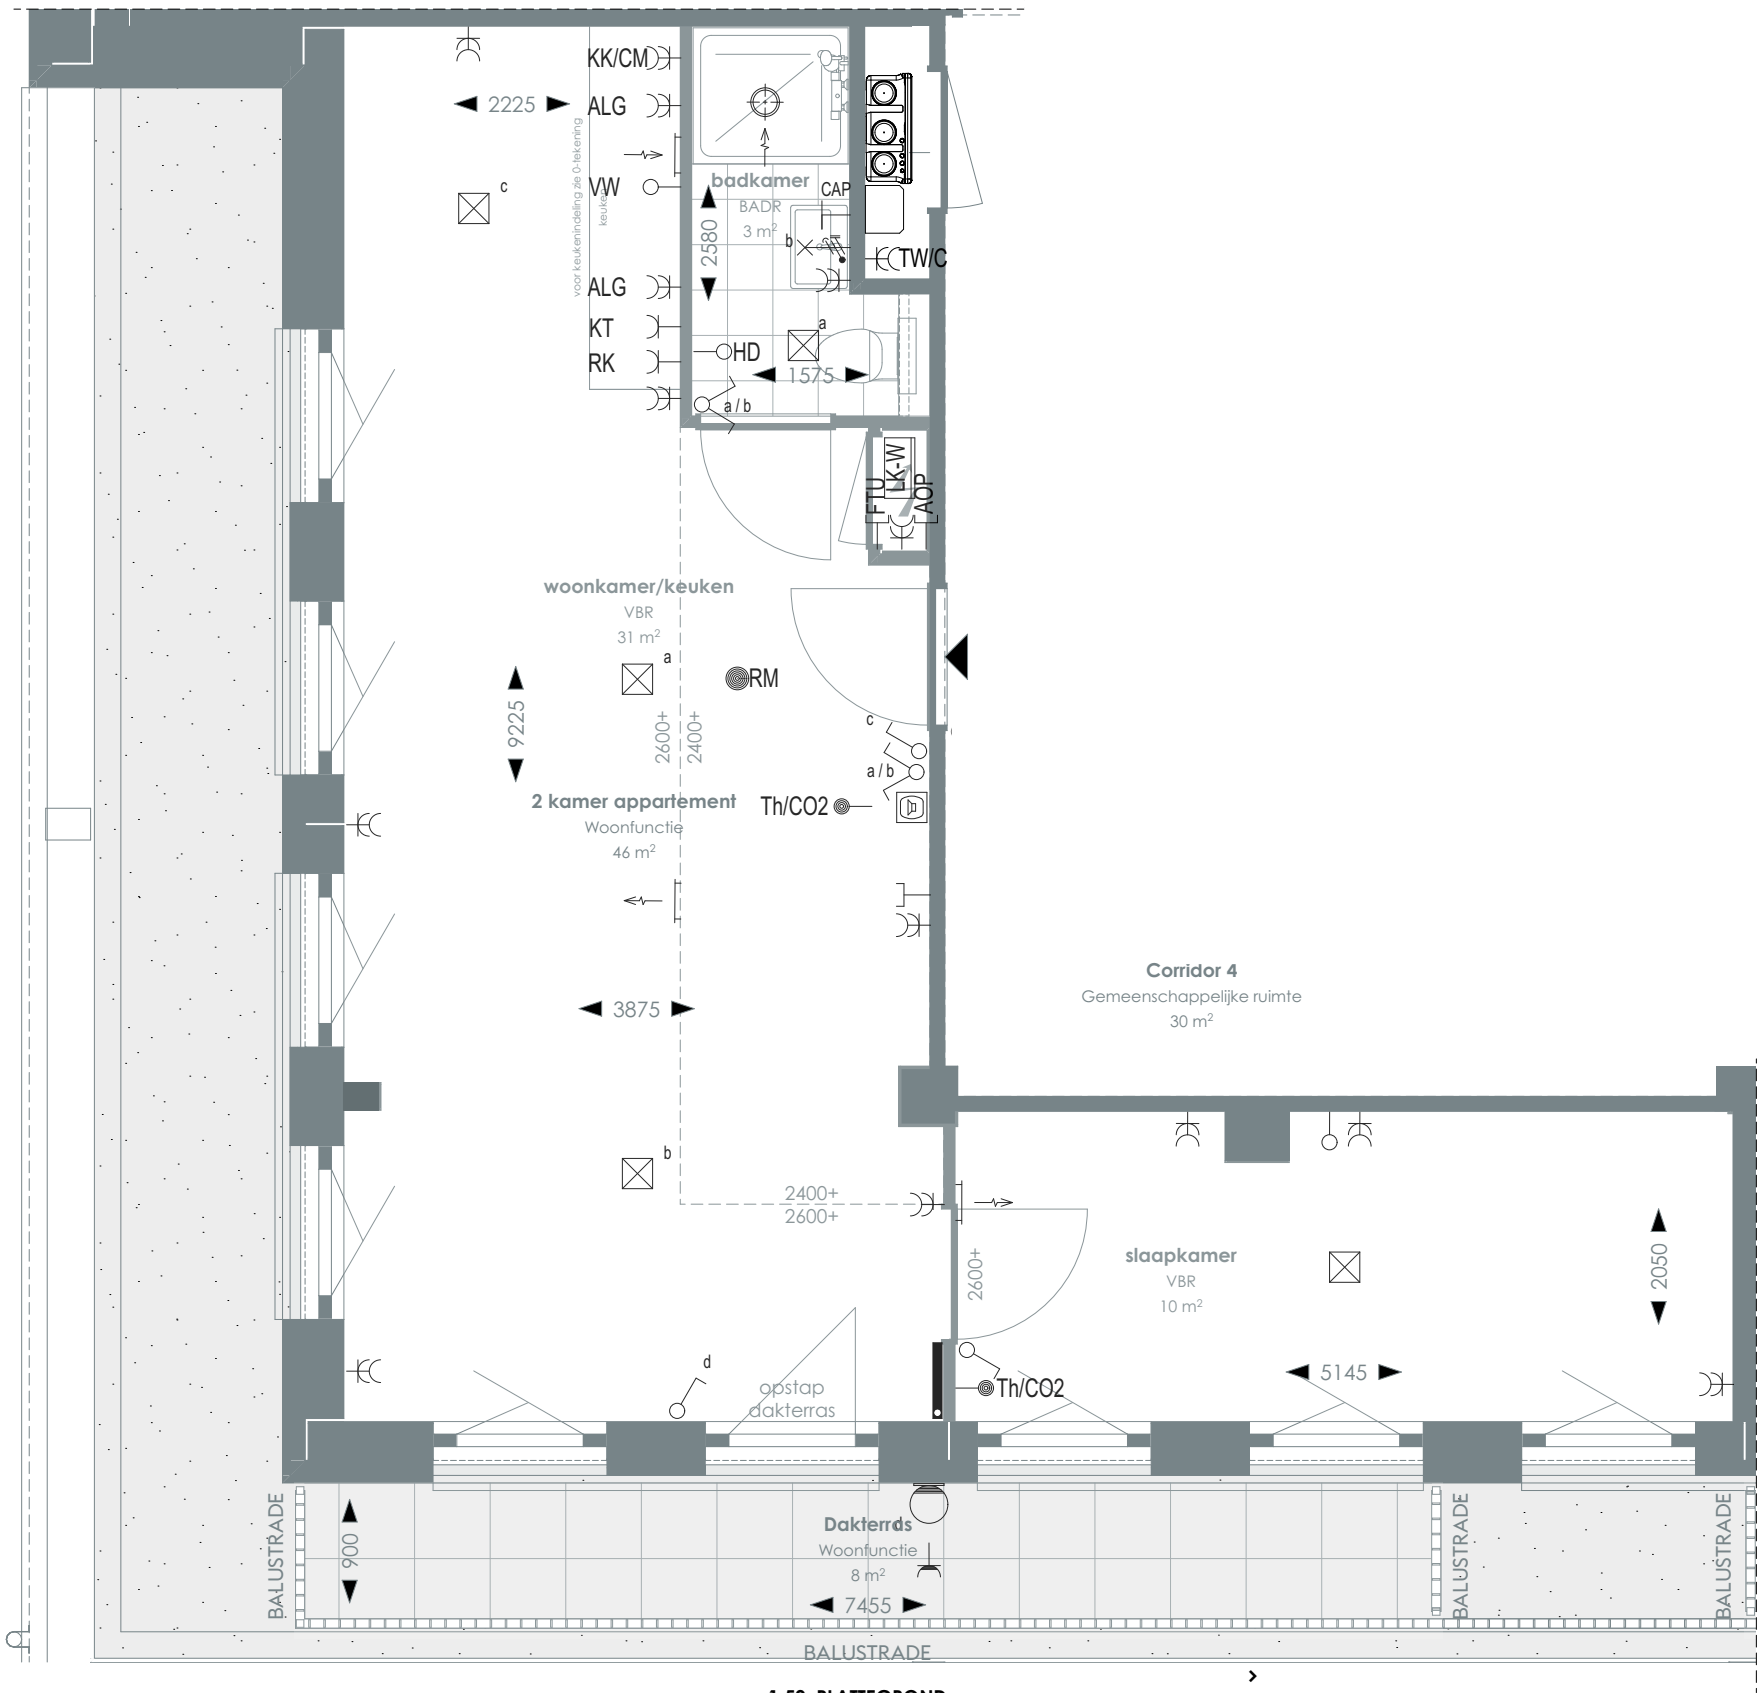

RENVOOI

- Videofoon
- CAP Centraal aardpunt
- Onbedraad, bedraad aansluitpunt
- Verdeelkast t.b.v. licht en kracht installatie
- Centraaldoos

- Rookmelder
- Enkelpolige, serie schakelaar
- Radiator
- Bel drukknop aangesloten op videofoon
- Cera ventilatiesysteem Tapwater afleverset

- Enkelvoudige, dubbele wandcontactdoos Media
- Toevoerventilatie (wand) Verwarming/koeling
- Afzuigventilatie (wand)
- Afzuigventilatie (plafond)

- AOP Abonnee Overname Punt
- CAP Centraal aardpunt
- CERA Ventilatie unit
- TH/CO2 CO2-opnemer / Thermostaat 1500 mm +vl
- Overige hoogtes schakelmateriaal:
 - Wandcontactdozen & aansluitpunten algemeen 300mm +vl
 - Schakelaars 1050mm +vl
 - Wandcontactdozen boven aanrecht en wastafel

1:50 PLATTEGROND

- FTU Fiber Termination Unit
- HD Loze leiding aansluiting elektrische handdoekradiator (kopersoptie)
- KT Kooktoestel 100 mm +vl
- KK/CM Koelkast / Combi oven magnetron
- RK Recirculatiekap 2250 mm +vl
- RM Rookmelder
- TW Tapwater 1500 mm +vl
- VW Vaatwasser 100 mm +vl

SYMBOLEN

- Meterkast
- Entree
- Vloerregelwerk
- Plafondovergang
- Toilet
- Wastafel & planchet vl+1.200
- Douchebak

> Voor positie appartement zie overzichtstekeningen

CORNER LOFTS
DEN HAAG

>
VERKOOPTEKENINGEN
2 KAMER APPARTEMENT TYPE 64

>
DOC NR
VK064

>
STATUS
DEFINITIEF

>
DATUM
17.01.2025

>
SCHAAL
1:50

>
PROJECT
3130


>
REVISIE

>
FORMAAT
A3



TYPE KOMT VOOR BIJ BOUWNUMMERS:
07.19 - 7e verdieping

TYPE 65

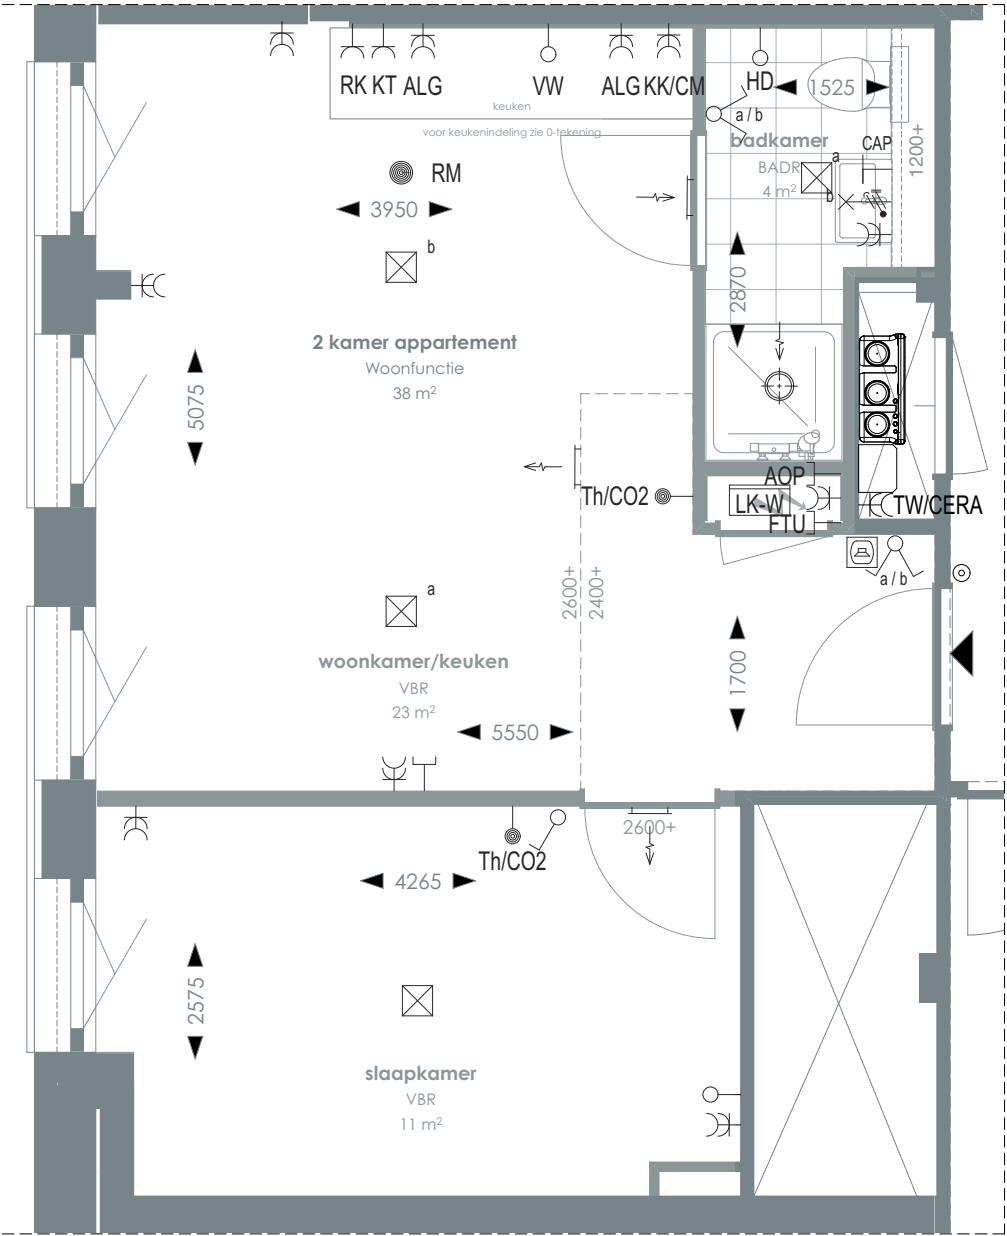

1:50 PLATTEGROND

RENVOOI

	Videofoon		Rookmelder		Enkelvoudige, dubbele wandcontactdoos
	Centraal aardpunt		Enkelpolige, serie schakelaar		Media
	Onbedraad, bedraad aansluitpunt		Radiator		Toevoerventilatie (wand) Verwarming/koeling
	Verdeelkast t.b.v. licht en kracht installatie		Bel drukknop aangesloten op videofoon		Afzuigventilatie (wand)
	Centraaldoos		Cera ventilatiesysteem Tapwater afleverzet		Afzuigventilatie (plafond)

AOP	Abonnee Overname Punt	FTU	Fiber Termination Unit	RK	Recirculatiekap 2250 mm +vl
CAP	Centraal aardpunt	HD	Loze leiding aansluiting elektrische handdoekradiator (kopersoptie)	RM	Rookmelder
CERA	Ventilatie unit	KT	Kooktoestel 100 mm +vl	TW	Tapwater 1500 mm +vl
TH/CO2	CO2-opnemer / Thermostaat 1500 mm +vl	KK/CM	Koelkast / Combi oven magnetron	VW	Vaatwasser 100 mm +vl
Overige hoogtes schakelmateriaal:					
-Wandcontactdozen & aansluitpunten algemeen 300mm +vl					
-Schakelaars 1050mm +vl					
-Wandcontactdozen boven aanrecht en wastafel					
-Aansluitpunt wandverlichting 1800mm +vl					
-Wandcontactdoos recirculatiekap 2250mm +vl					
-Videofoon en bedrukker 1500mm +vl					

SYMBOLEN

	Meterkast		Toilet
	Entree		Wastafel & planchet vl+1.200
	Vloertegelwerk		Douchebak
	Plafondovergang		

Voor positie appartement zie overzichtstekeningen

CORNER LOFTS
DEN HAAG

VERKOOPTEKENINGEN
2 KAMER APPARTEMENT TYPE 65

DOC NR
VK065

STATUS
DEFINITIEF

DATUM
17.01.2025

SCHAAL
1:50

PROJECT
3130


REVISIE

FORMAAT
A3



TYPE KOMT VOOR BIJ BOUWNUMMERS:
07.20 - 7e verdieping

TYPE 66

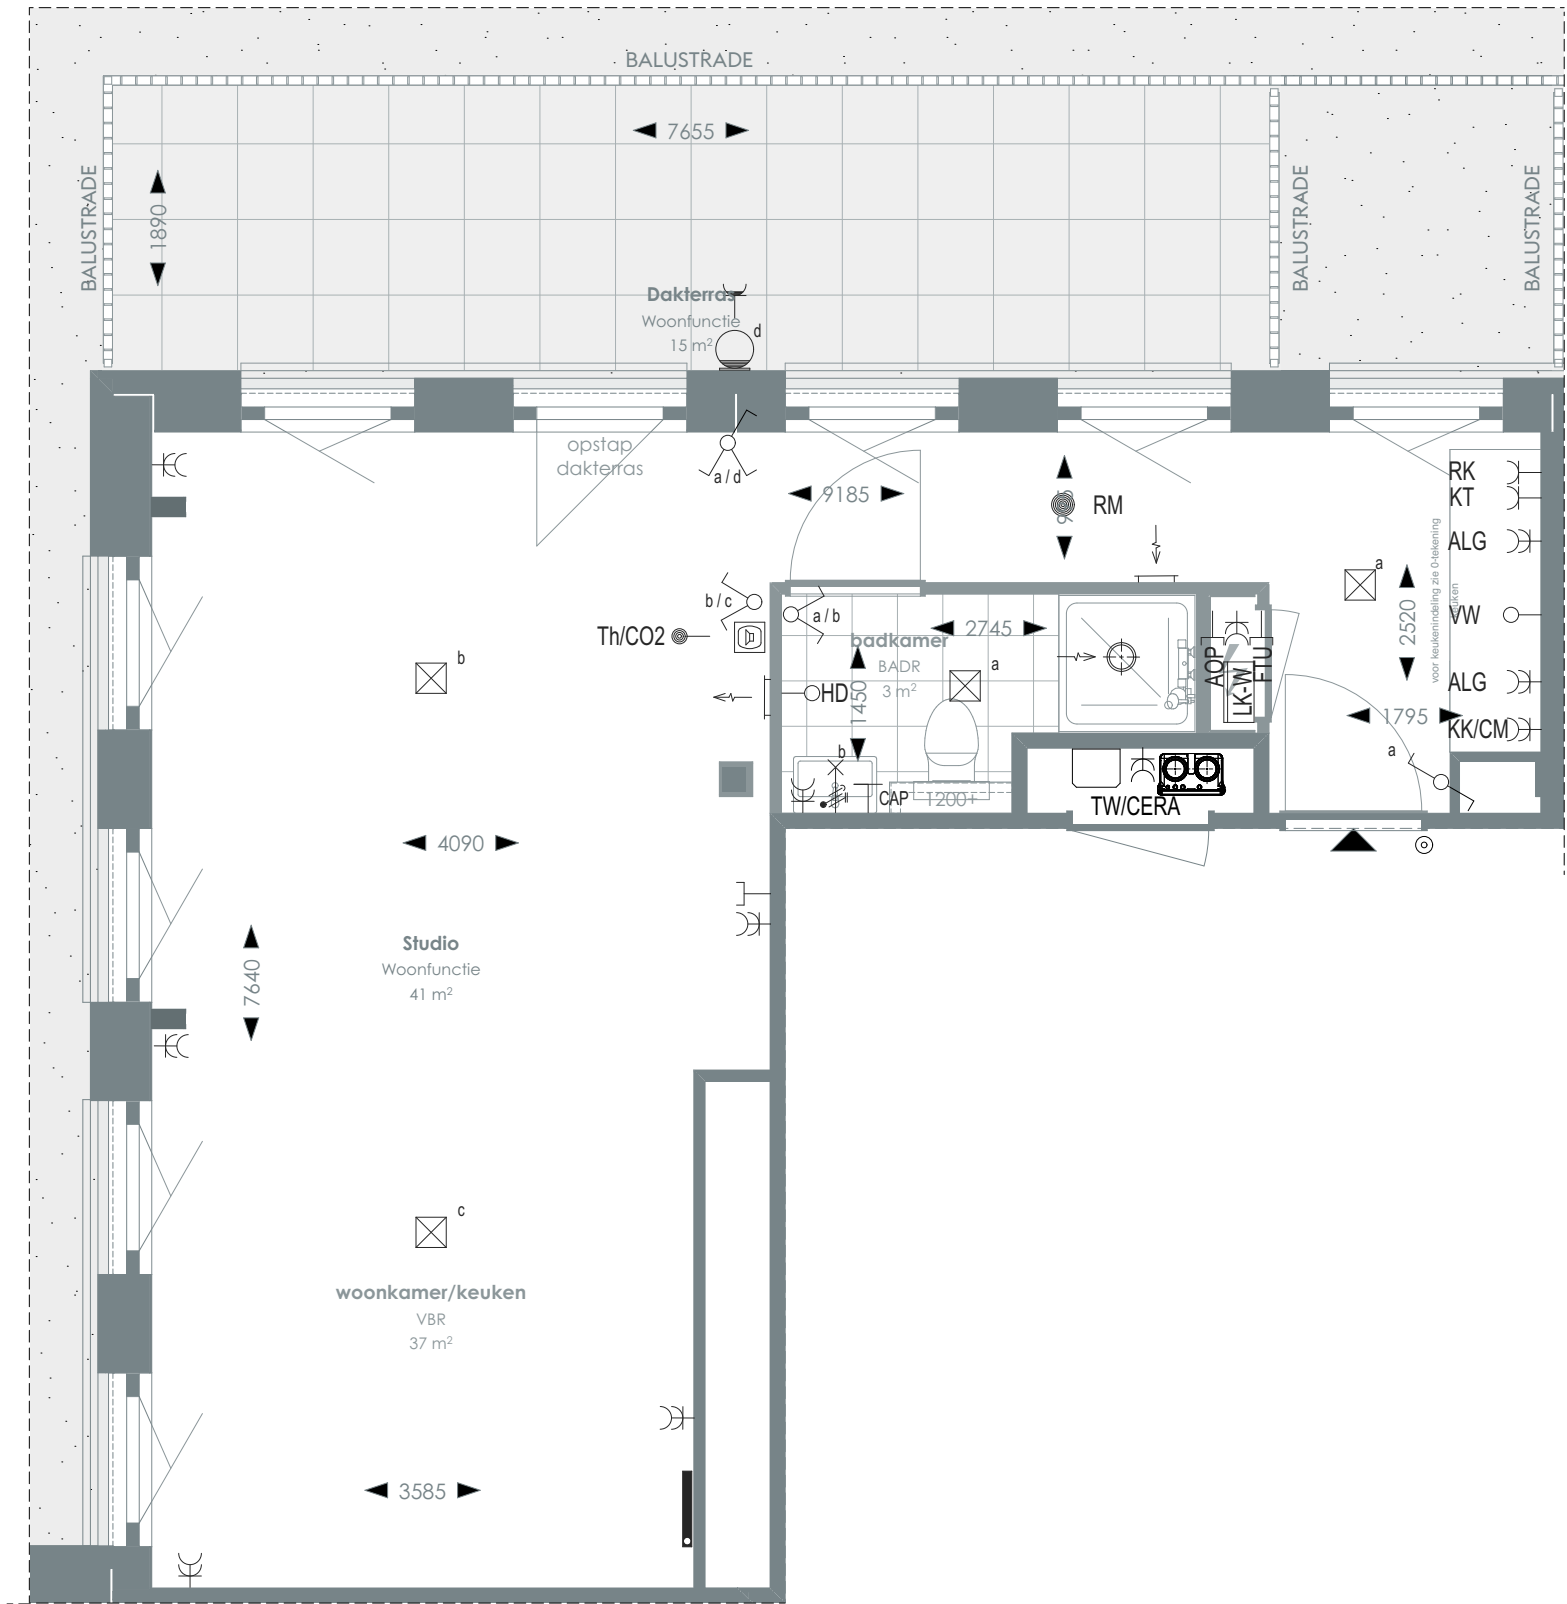

1:50 PLATTEGROND

RENVOOI

- Videofoon
- Centraal aardpunt
- Onbedraad, bedraad aansluitpunt
- Verdeelkast t.b.v. licht en kracht installatie
- Centraaldoos

- Rookmelder
- Enkelpolige, serie schakelaar
- Radiator
- Bel drukknop aangesloten op videofoon
- Cera ventilatiesysteem Tapwater afleverzet

- Enkelvoudige, dubbele wandcontactdoos Media
- Toevoerventilatie (wand) Verwarming/koeling
- Afzuigventilatie (wand)
- Afzuigventilatie (plafond)

- AOP Abonnee Overname Punt
- CAP Centraal aardpunt
- CERA Ventilatie unit
- TH/CO2 CO2-opnemer / Thermostaat 1500 mm +vl

Overige hoogtes schakelmateriaal:
-Wandcontactdozen & aansluitpunten algemeen 300mm +vl
-Schakelaars 1050mm +vl
-Wandcontactdozen boven aanrecht en wastafel

- FTU Fiber Termination Unit
- HD Loze leiding aansluiting elektrische handdoekradiator (kopersoptie)
- KT Kooktoestel 100 mm +vl
- KK/CM Koelkast / Combi oven magnetron
- RM Rookmelder
- TW Tapwater 1500 mm +vl
- VW Vaatwasser 100 mm +vl

-Aansluitpunt wandverlichting 1800mm +vl
-Wandcontactdoos recirculatiekap 2250mm +vl
-Videofoon en beeldruker 1500mm +vl

SYMBOLLEN

- Meterkast
- Entree
- Vloerregelwerk
- Plafondovergang

- Toilet
- Wastafel & planchet vl+1.200
- Douchebak



Voor positie appartement zie overzichtstekeningen

CORNER LOFTS
DEN HAAG

VERKOOPTEKENINGEN
STUDIO TYPE 66

DOC NR
VK066

STATUS
DEFINITIEF

DATUM
17.01.2025


SCHAAL
1:50

PROJECT
3130

REVISIE

FORMAAT
A3



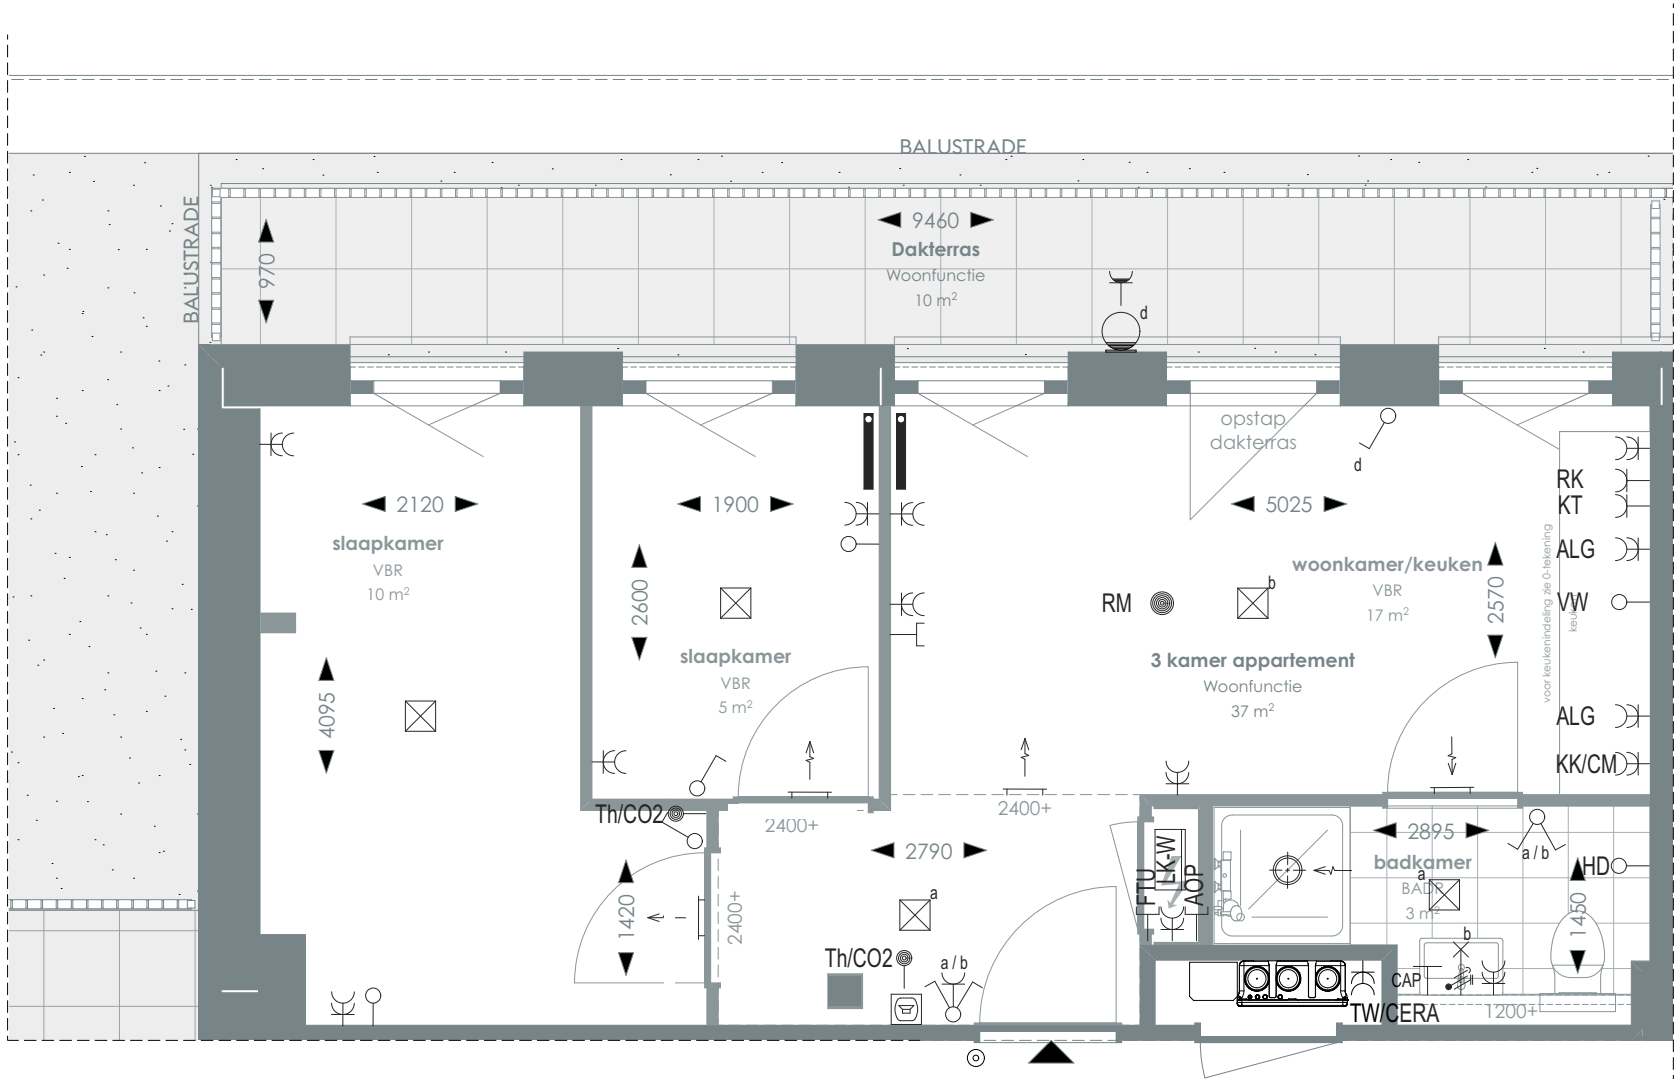

1:50 PLATTEGROND

RENVOOI

	Videofoon		Rookmelder		Enkelvoudige, dubbele wandcontactdoos
	Centraal aardpunt		Enkelpolige, serie schakelaar		Media
	Onbedraad, bedraad aansluitpunt		Radiator		Toevoerventilatie (wand) Verwarming/koeling
	Verdeelkast t.b.v. licht en kracht installatie		Bel drukknop aangesloten op videofoon		Afzuigventilatie (wand)
	Centraaldoos		Cera ventilatiesysteem Tapwater afleverzet		Afzuigventilatie (plafond)

AOP	Abonnee Overname Punt	FTU	Fiber Termination Unit	RK	Recirculatiekap 2250 mm +vl
CAP	Centraal aardpunt	HD	Loze leiding aansluiting elektrische handdoekradiator (kopersoptie)	RM	Rookmelder
CERA	Ventilatie unit	KT	Kooktoestel 100 mm +vl	TW	Tapwater 1500 mm +vl
TH/CO2	CO2-opnemer / Thermostaat 1500 mm +vl	KK/CM	Koelkast / Combi oven magnetron	VW	Vaatwasser 100 mm +vl
Overige hoogtes schakelmateriaal:					
-Wandcontactdozen & aansluitpunten algemeen 300mm +vl					
-Schakelaars 1050mm +vl					
-Wandcontactdozen boven aanrecht en wastafel					
-Aansluitpunt wandverlichting 1800mm +vl					
-Wandcontactdoos recirculatiekap 2250mm +vl					
-Videofoon en beeldruker 1500mm +vl					

SYMBOLEN

	Meterkast		Toilet
	Entree		Wastafel & planchet vl+1.200
	Vloerregelwerk		Douchebak
	Plafondovergang		

CORNER LOFTS
DEN HAAG

VERKOOPTEKENINGEN
3 KAMER APPARTEMENT TYPE 67

DOC NR
VK067

STATUS
DEFINITIEF

DATUM
17.01.2025


SCHAAL
1:50

PROJECT
3130

REVISIE

FORMAAT
A3



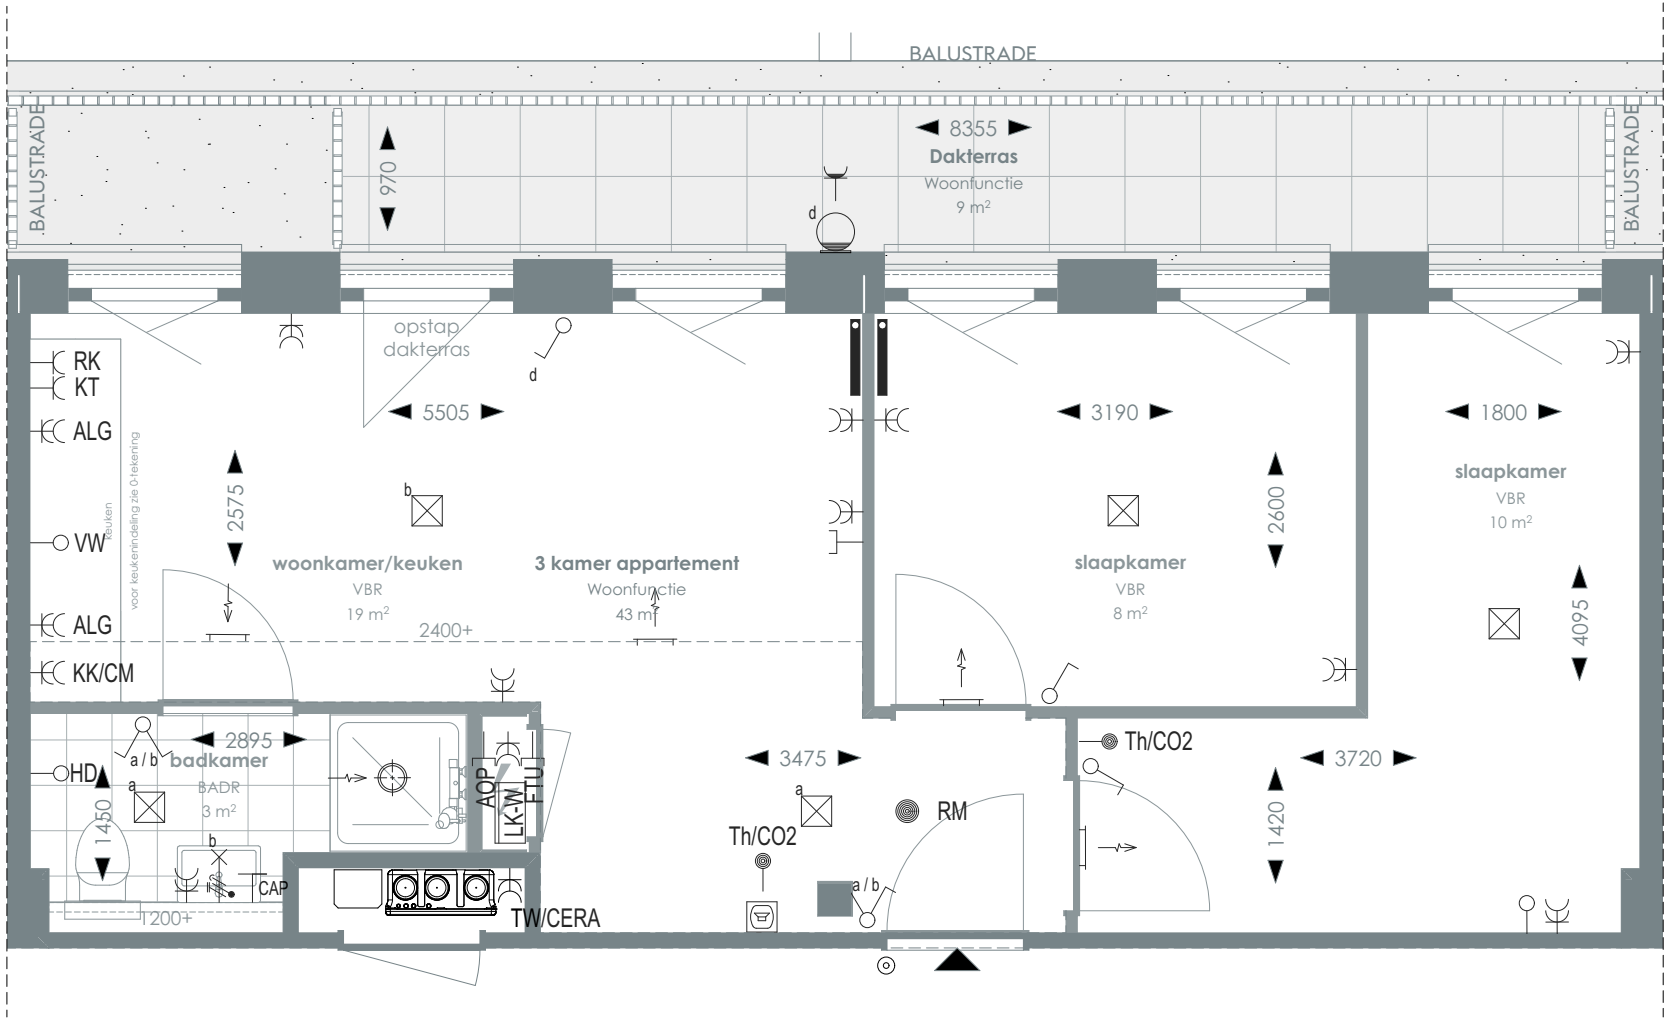

1:50 PLATTEGROND

RENVOOI

	Videofoon		Rookmelder		Enkelvoudige, dubbele wandcontactdoos
	Centraal aardpunt		Enkelpolige, serie schakelaar		Media
	Onbedraad, bedraad aansluitpunt		Radiator		Toevoerventilatie (wand) Verwarming/koeling
	Verdeelkast t.b.v. licht en kracht installatie		Bel drukknop aangesloten op videofoon		Afzuigventilatie (wand)
	Centraaldoos		Cera ventilatiesysteem Tapwater afleverzet		Afzuigventilatie (plafond)

AOP	Abonnee Overname Punt	FTU	Fiber Termination Unit	RK	Recirculatiekap 2250 mm +vl
CAP	Centraal aardpunt	HD	Loze leiding aansluiting elektrische handdoekradiator (kopersoptie)	RM	Rookmelder
CERA	Ventilatie unit	KT	Kooktoestel 100 mm +vl	TW	Tapwater 1500 mm +vl
TH/CO2	CO2-opnemer / Thermostaat 1500 mm +vl	KK/CM	Koelkast / Combi oven magnetron	VW	Vaatwasser 100 mm +vl
Overige hoogtes schakelmateriaal:					
-Wandcontactdozen & aansluitpunten algemeen 300mm +vl					
-Schakelaars 1050mm +vl					
-Wandcontactdozen boven aanrecht en wastafel					
-Aansluitpunt wandverlichting 1800mm +vl					
-Wandcontactdoos recirculatiekap 2250mm +vl					
-Videofoon en beeldrukker 1500mm +vl					

SYMBOLEN

	Meterkast		Toilet
	Entree		Wastafel & planchet vl+1.200
	Vloerregelwerk		Douchebak
	Plafondovergang		

CORNER LOFTS
DEN HAAG

VERKOOPTEKENINGEN
3 KAMER APPARTEMENT TYPE 68


DOC NR	STATUS
VK068	DEFINITIEF

DATUM	SCHAAL	PROJECT
17.01.2025	1:50	3130
REVISIE	FORMAAT	
	A3	



TYPE KOMT VOOR BIJ BOUWNUMMERS:
08.03 - 8e verdieping

TYPE 69

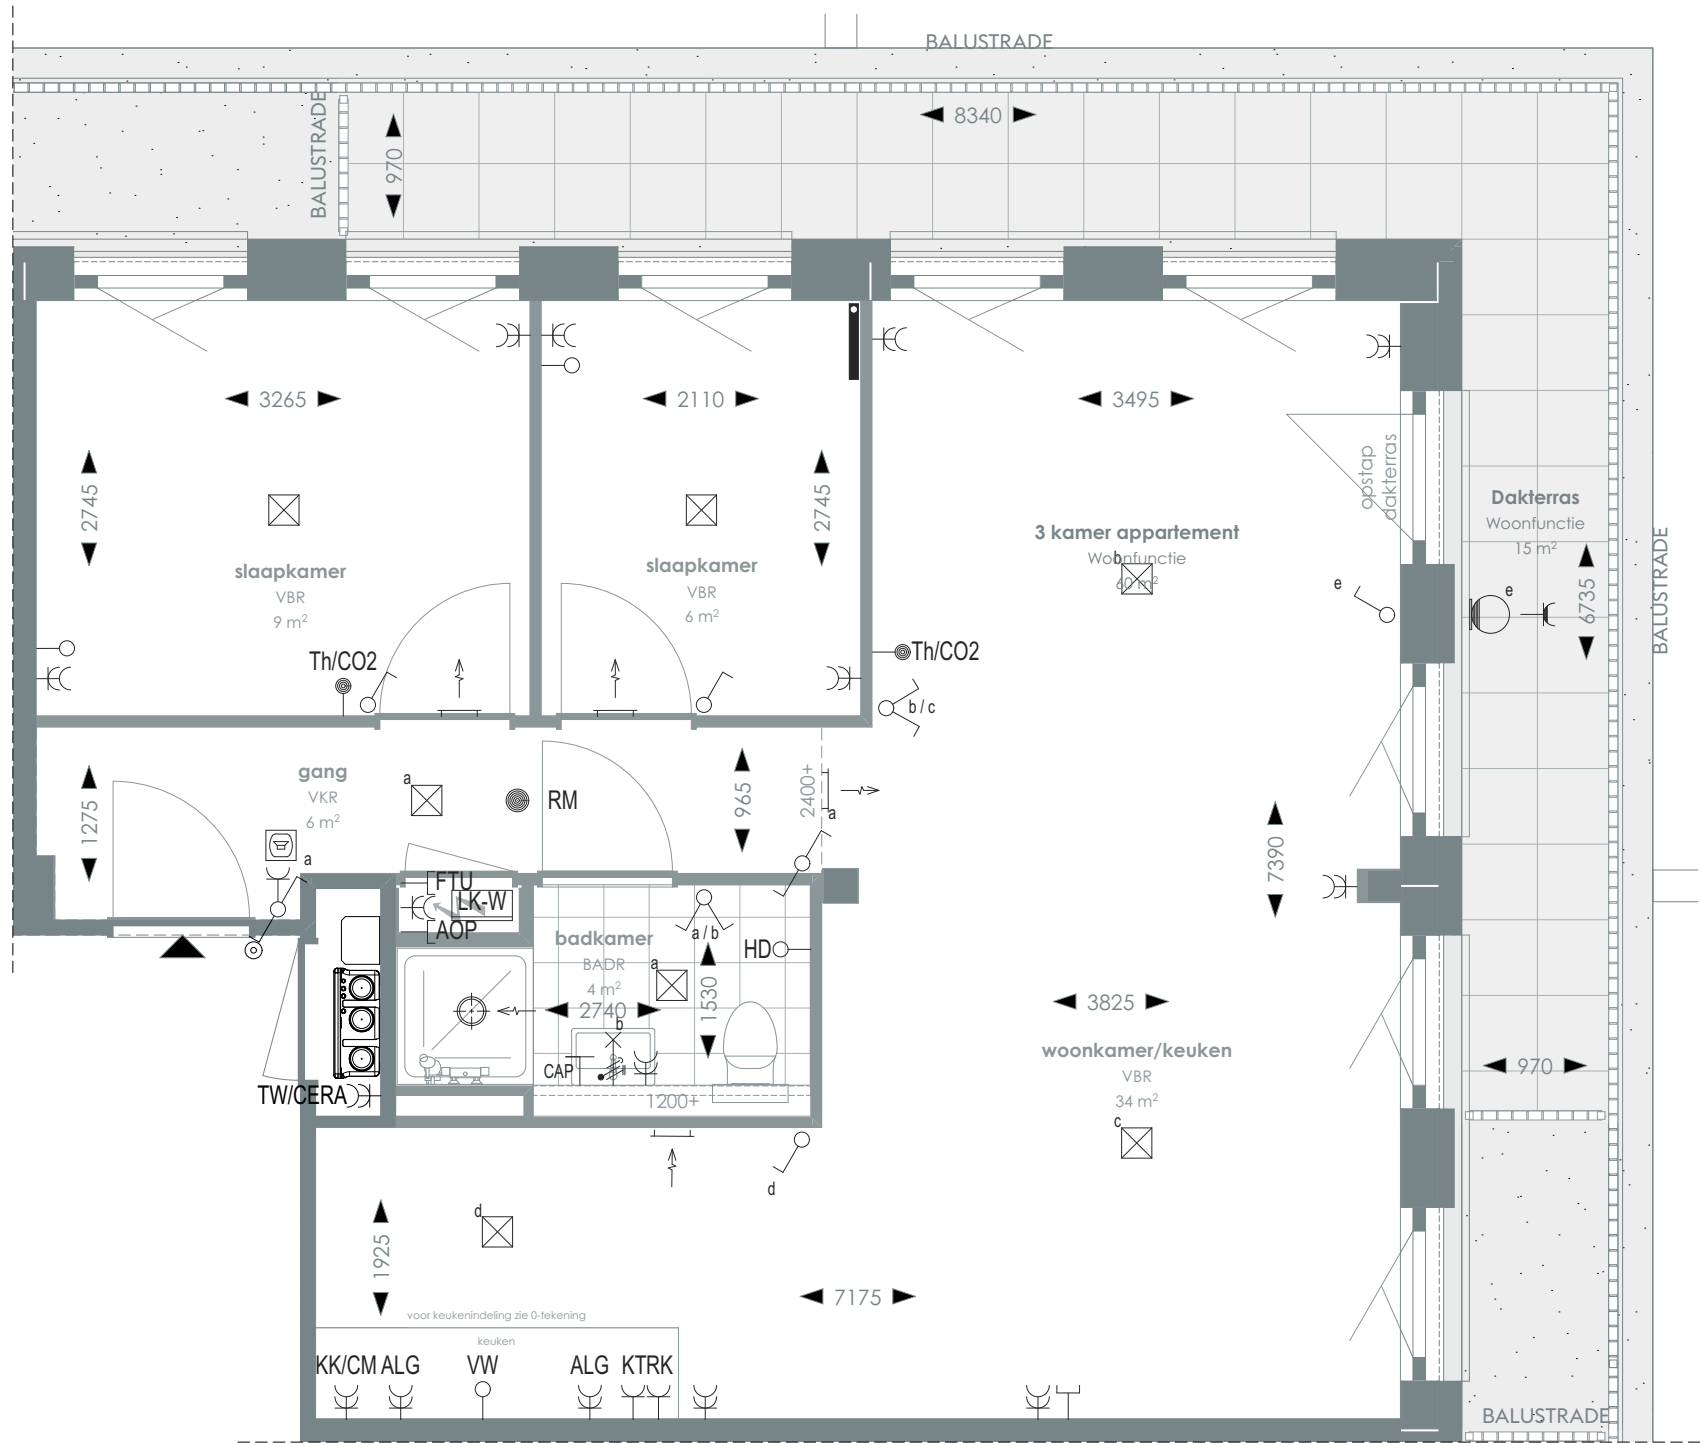

1:50 PLATTEGROND

RENVOOI

- | | | |
|--|--|---------------------------------------|
| Videofoon | Rookmelder | Enkelvoudige, dubbele wandcontactdoos |
| Centraal aardpunt | Enkelpolige, serie schakelaar | Media |
| Onbedraad, bedraad aansluitpunt | Radiator | Toevoerventilatie (wand) |
| Verdeelkast t.b.v. licht en kracht installatie | Bel drukknop aangesloten op videofoon | Verwarming/koeling |
| Centraaldoos | Cera ventilatiesysteem Tapwater afleverset | Afzuigventilatie (plafond) |

- AOP** Abonnee Overname Punt
- CAP** Centraal aardpunt
- CERA** Ventilatie unit
- TH/CO2** CO2-opnemer / Thermostaat 1500 mm +vl
- Overige hoogtes schakelmateriaal:**
- Wandcontactdozen & aansluitpunten algemeen 300mm +vl
 - Schakelaars 1050mm +vl
 - Wandcontactdozen boven aanrecht en wastafel

- FTU** Fiber Termination Unit
- HD** Loze leiding aansluiting elektrische handdoekradiator (kopersoptie)
- KT** Kooktoestel 100 mm +vl
- KK/CM** Koelkast / Combi oven magnetron
- RK** Recirculatiekap 2250 mm +vl
- RM** Rookmelder
- TW** Tapwater 1500 mm +vl
- VW** Vaatwasser 100 mm +vl
- Aansluitpunt wandverlichting 1800mm +vl
- Wandcontactdoos recirculatiekap 2250mm +vl
- Videfoon en beeldrukker 1500mm +vl

- Meterkast
- Entree
- Vloerregelwerk
- Plafondovergang

- Toilet
- Wastafel & planchet vl+1.200
- Douchebak



> Voor positie appartement zie overzichtstekeningen

CORNER LOFTS
DEN HAAG

>
VERKOOPTEKENINGEN
3 KAMER APPARTEMENT TYPE 69

>
DOC NR
VK069

>
STATUS
DEFINITIEF


>
DATUM
17.01.2025

>
SCHAAL
1:50

>
PROJECT
3130

>
REVISIE

>
FORMAAT
A3

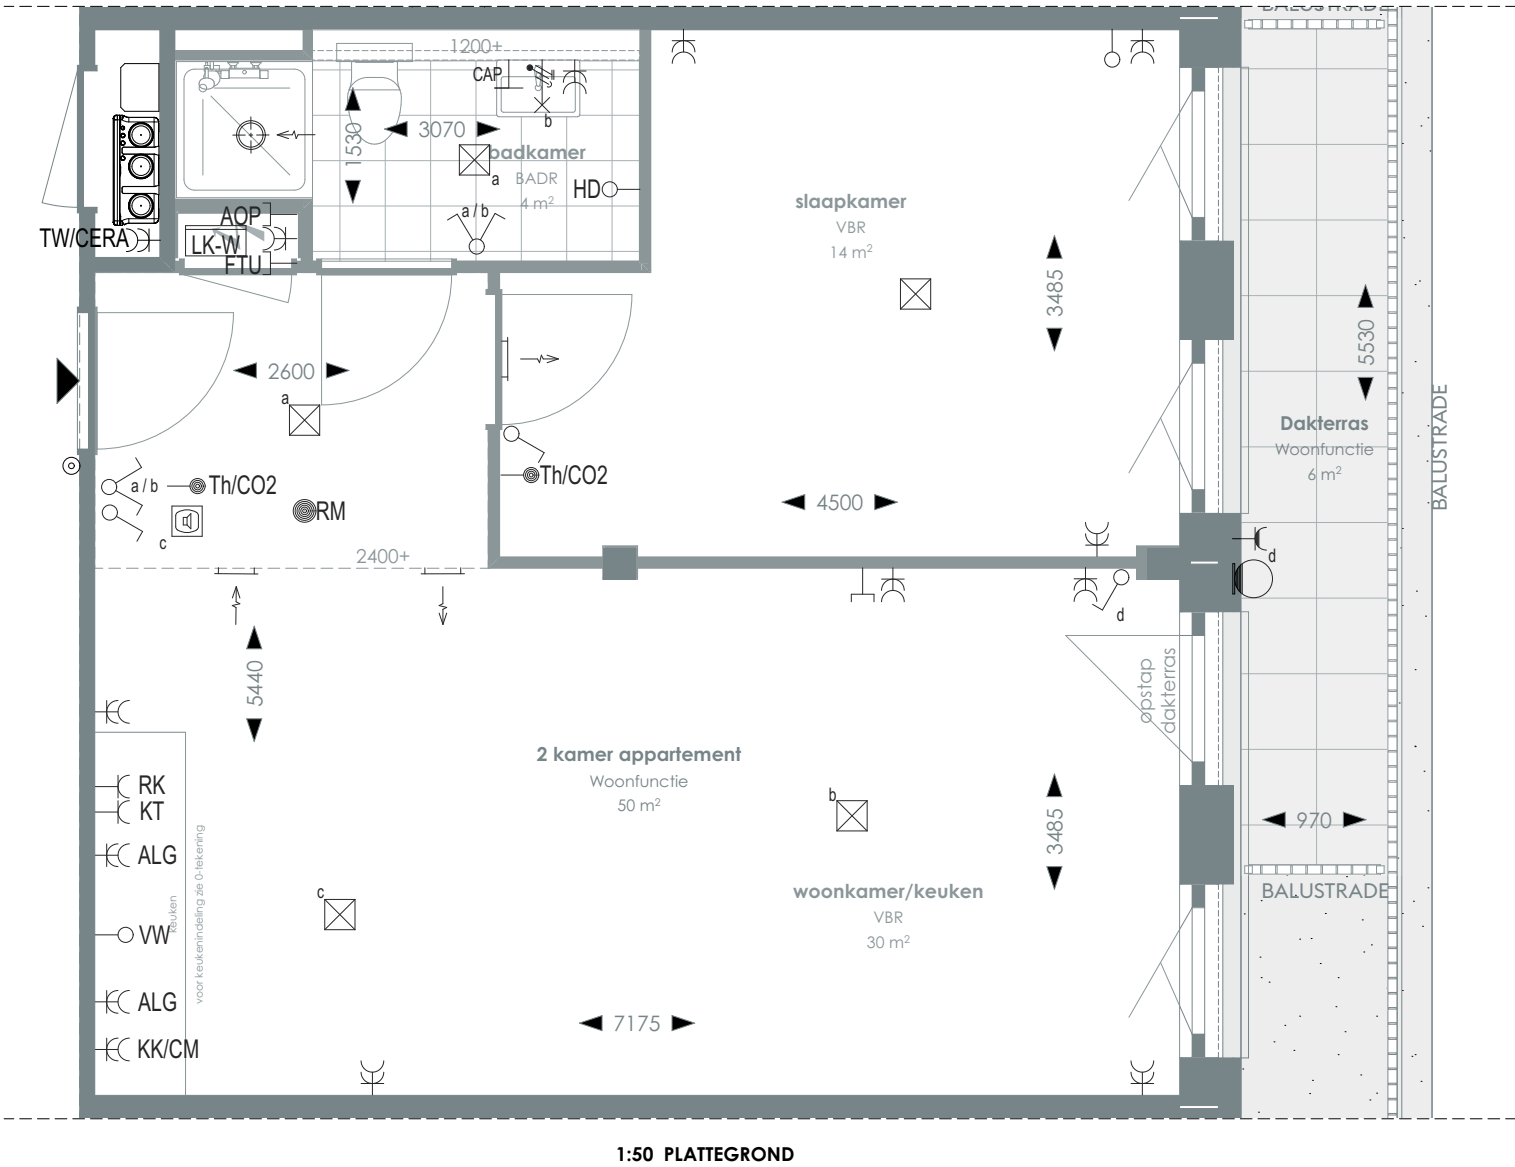

RENVOOI

	Videofoon		Rookmelder		Enkelvoudige, dubbele wandcontactdoos
	Centraal aardpunt		Enkelpolige, serie schakelaar		Media
	Onbedraad, bedraad aansluitpunt		Radiator		Toevoerventilatie (wand) Verwarming/koeling
	Verdeelkast t.b.v. licht en kracht installatie		Bel drukknop aangesloten op videofoon		Afzuigventilatie (wand)
	Centraaldoos		Cera ventilatiesysteem Tapwater afleverset		Afzuigventilatie (plafond)

AOP	Abonnee Overname Punt	FTU	Fiber Termination Unit	RK	Recirculatiekap 2250 mm +vl
CAP	Centraal aardpunt	HD	Loze leiding aansluiting elektrische handdoekradiator (kopersoptie)	RM	Rookmelder
CERA	Ventilatie unit	KT	Kooktoestel 100 mm +vl	TW	Tapwater 1500 mm +vl
TH/CO2	CO2-opnemer / Thermostaat 1500 mm +vl	KK/CM	Koelkast / Combi oven magnetron	VW	Vaatwasser 100 mm +vl

Overige hoogtes schakelmateriaal:

- Wandcontactdozen & aansluitpunten algemeen 300mm +vl
- Schakelaars 1050mm +vl
- Wandcontactdozen boven aanrecht en wastafel
- Aansluitpunt wandverlichting 1800mm +vl
- Wandcontactdoos recirculatiekap 2250mm +vl
- Videofoon en beeldrukker 1500mm +vl

SYMBOLEN

	Meterkast		Toilet
	Entree		Wastafel & planchet vl+1.200
	Vloeregelwerk		Douchebak
	Plafondovergang		

CORNER LOFTS
DEN HAAG

VERKOOPTEKENINGEN
2 KAMER APPARTEMENT TYPE 70

DOC NR
VK070

STATUS
DEFINITIEF

DATUM
17.01.2025

SCHAAL
1:50

PROJECT
3130


REVISIE

FORMAAT
A3



TYPE KOMT VOOR BIJ BOUWNUMMERS:
08.05 - 8e verdieping

TYPE 71

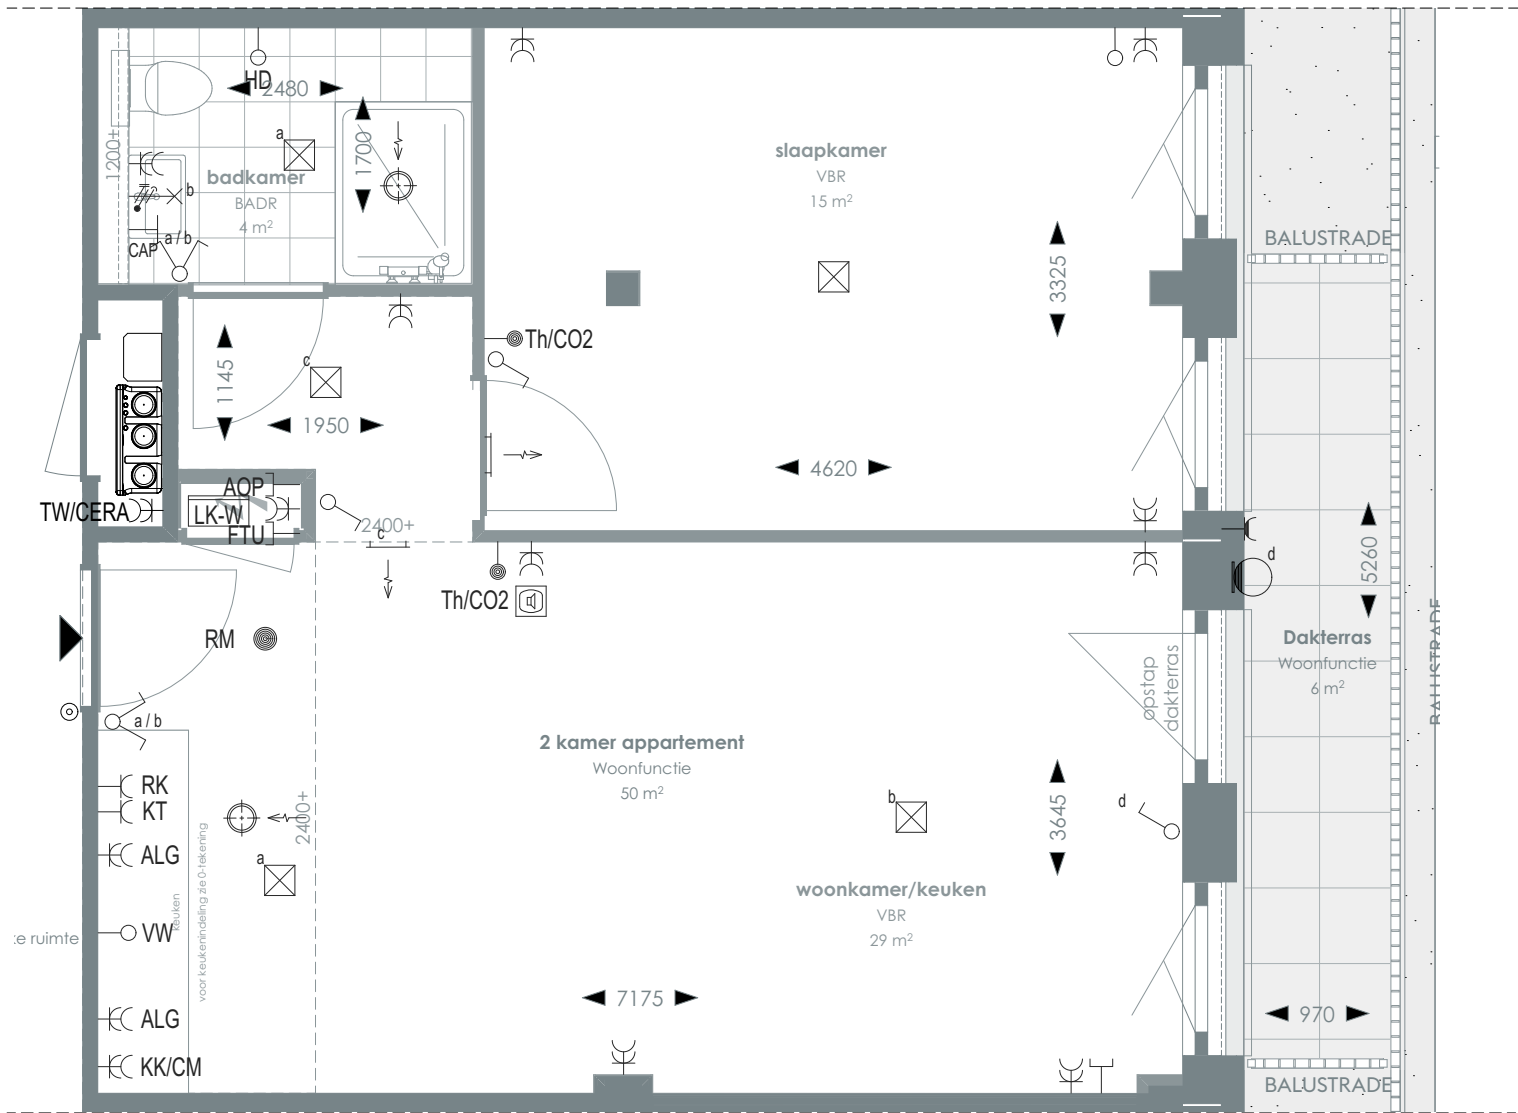

1:50 PLATTEGROND

RENVOOI

- | | | | | | |
|--|--|--|--|--|---|
| | Videofoon | | Rookmelder | | Enkelvoudige, dubbele wandcontactdoos |
| | Centraal aardpunt | | Enkelpolige, serie schakelaar | | Media |
| | Onbedraad, bedraad aansluitpunt | | Radiator | | Toevoerventilatie (wand) Verwarming/koeling |
| | Verdeelkast t.b.v. licht en kracht installatie | | Bel drukknop aangesloten op videofoon | | Afzuigventilatie (wand) |
| | Centraaldoos | | Cera ventilatiesysteem Tapwater afleverzet | | Afzuigventilatie (plafond) |

- | | | | | | |
|---------------|---------------------------------------|--------------|---|-----------|-----------------------------|
| AOP | Abonnee Overname Punt | FTU | Fiber Termination Unit | RK | Recirculatiekap 2250 mm +vl |
| CAP | Centraal aardpunt | HD | Loze leiding aansluiting elektrische handdoekradiator (kopersopfle) | RM | Rookmelder |
| CERA | Ventilatie unit | KT | Kooktoestel 100 mm +vl | TW | Tapwater 1500 mm +vl |
| TH/CO2 | CO2-opnemer / Thermostaat 1500 mm +vl | KK/CM | Koelkast / Combi oven magnetron | VW | Vaatwasser 100 mm +vl |
- Overige hoogtes schakelmateriaal:**
- Wandcontactdozen & aansluitpunten algemeen 300mm +vl
 - Schakelaars 1050mm +vl
 - Wandcontactdozen boven aanrecht en wastafel
 - Aansluitpunt wandverlichting 1800mm +vl
 - Wandcontactdoos recirculatiekap 2250mm +vl
 - Videofoon en beeldrukker 1500mm +vl

SYMBOLEN

- | | | | |
|--|-----------------|--|------------------------------|
| | Meterkast | | Toilet |
| | Entree | | Wastafel & planchet vl+1.200 |
| | Vloeregelwerk | | Douchebak |
| | Plafondovergang | | |

> Voor positie appartement zie overzichtstekeningen

CORNER LOFTS
DEN HAAG

>
VERKOOPTEKENINGEN
2 KAMER APPARTEMENT TYPE 71

>
DOC NR
VK071

>
STATUS
DEFINITIEF

>
DATUM
17.01.2025

>
SCHAAL
1:50

>
PROJECT
3130

>
REVISIE

>
FORMAAT
A3



TYPE KOMT VOOR BIJ BOUWNUMMERS:
08.06 - 8e verdieping

TYPE 72

> RENVOOI

- Videofoon
- CAP Centraal aardpunt
- Onbedraad, bedraad aansluitpunt
- Verdeelkast t.b.v. licht en kracht installatie
- Centraaldoos

- RM Rookmelder
- Enkelpolige, serie schakelaar
- Radiator
- Bel drukknop aangesloten op videofoon
- Cera ventilatiesysteem tapwater afleverset

- Enkeelvoudige, dubbele wandcontactdoos Media
- Toevoerventilatie (wand) Verwarming/koeling
- Afzuigventilatie (wand)
- Afzuigventilatie (plafond)


AOP	Abonnee Overname Punt	FTU	Fiber Termination Unit	RK	Recirculatiekap 2250 mm +vl
CAP	Centraal aardpunt	HD	Loze leiding aansluiting elektrische handdoekradiator (kopersoptie)	RM	Rookmelder
CERA	Ventilatie unit	KT	Kooktoestel 100 mm +vl	TW	Tapwater 1500 mm +vl
TH/CO2	CO2-opnemer / Thermostaat 1500 mm +vl	KK/CM	Koelkast / Combi oven magnetron	VW	Vaatwasser 100 mm +vl

Overige hoogtes schakelmateriaal:
-Wandcontactdozen & aansluitpunten algemeen 300mm +vl
-Schakelaars 1050mm +vl
-Wandcontactdozen boven aanrecht en wastafel

-Aansluitpunt wandverlichting 1800mm +vl
-Wandcontactdoos recirculatiekap 2250mm +vl
-Videofoon en beeldrukker 1500mm +vl

> SYMBOLEN

- Meterkast
- Entree
- Vloertegelwerk
- Plafondovergang
- Toilet
- Wastafel & planchet vH+1.200
- Douchebak

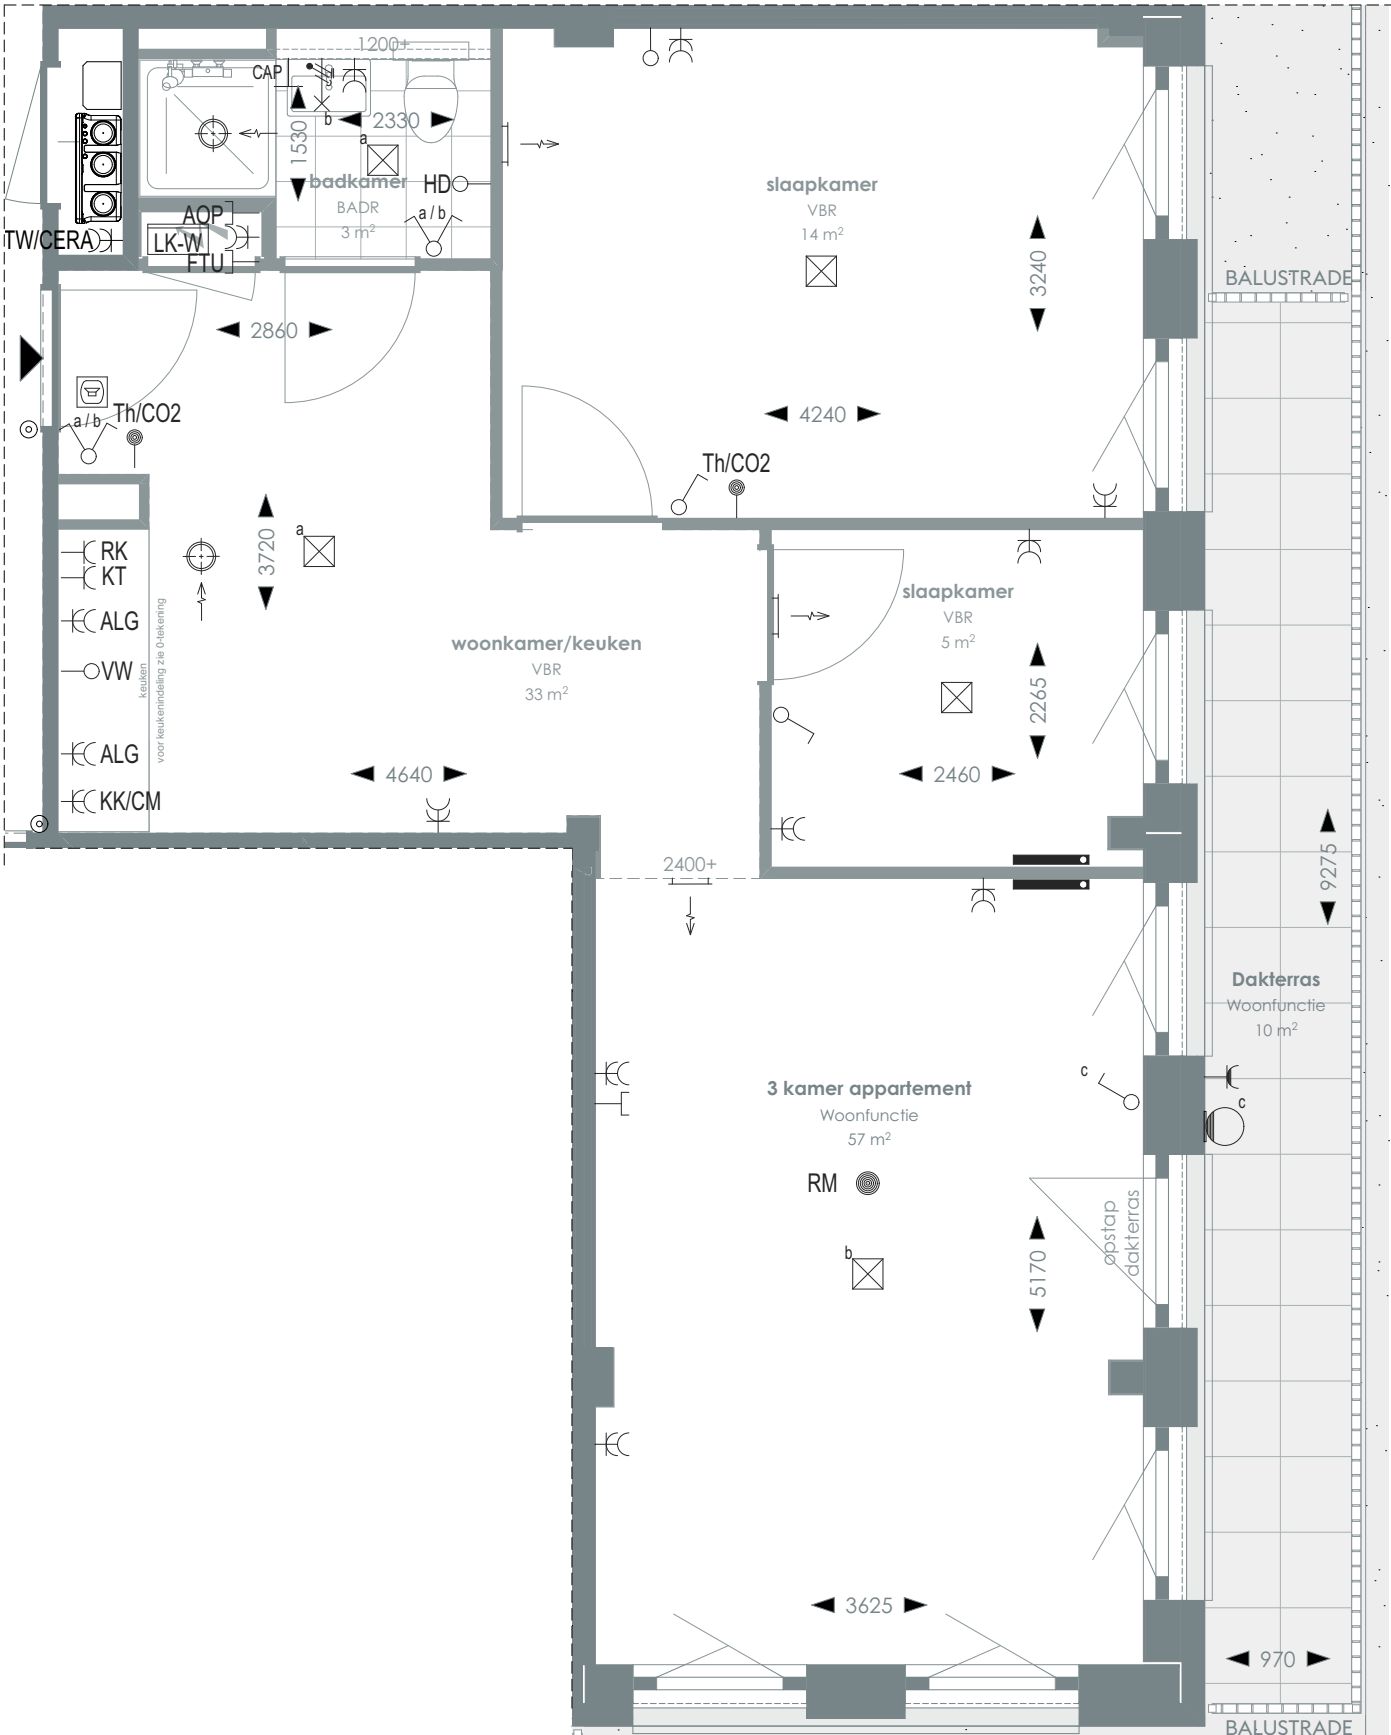

1:50 PLATTEGROND

> Voor positie appartement zie overzichtstekeningen

CORNER LOFTS DEN HAAG

> VERKOOPTEKENINGEN
3 KAMER APPARTEMENT TYPE 72

> DOC NR
VK072

> STATUS
DEFINITIEF

> DATUM
17.01.2025

> SCHAAL
1:50

> PROJECT
3130


> REVISIE

> FORMAAT
A3



TYPE KOMT VOOR BIJ BOUWNUMMERS:
08.07 - 8e verdieping

TYPE 73

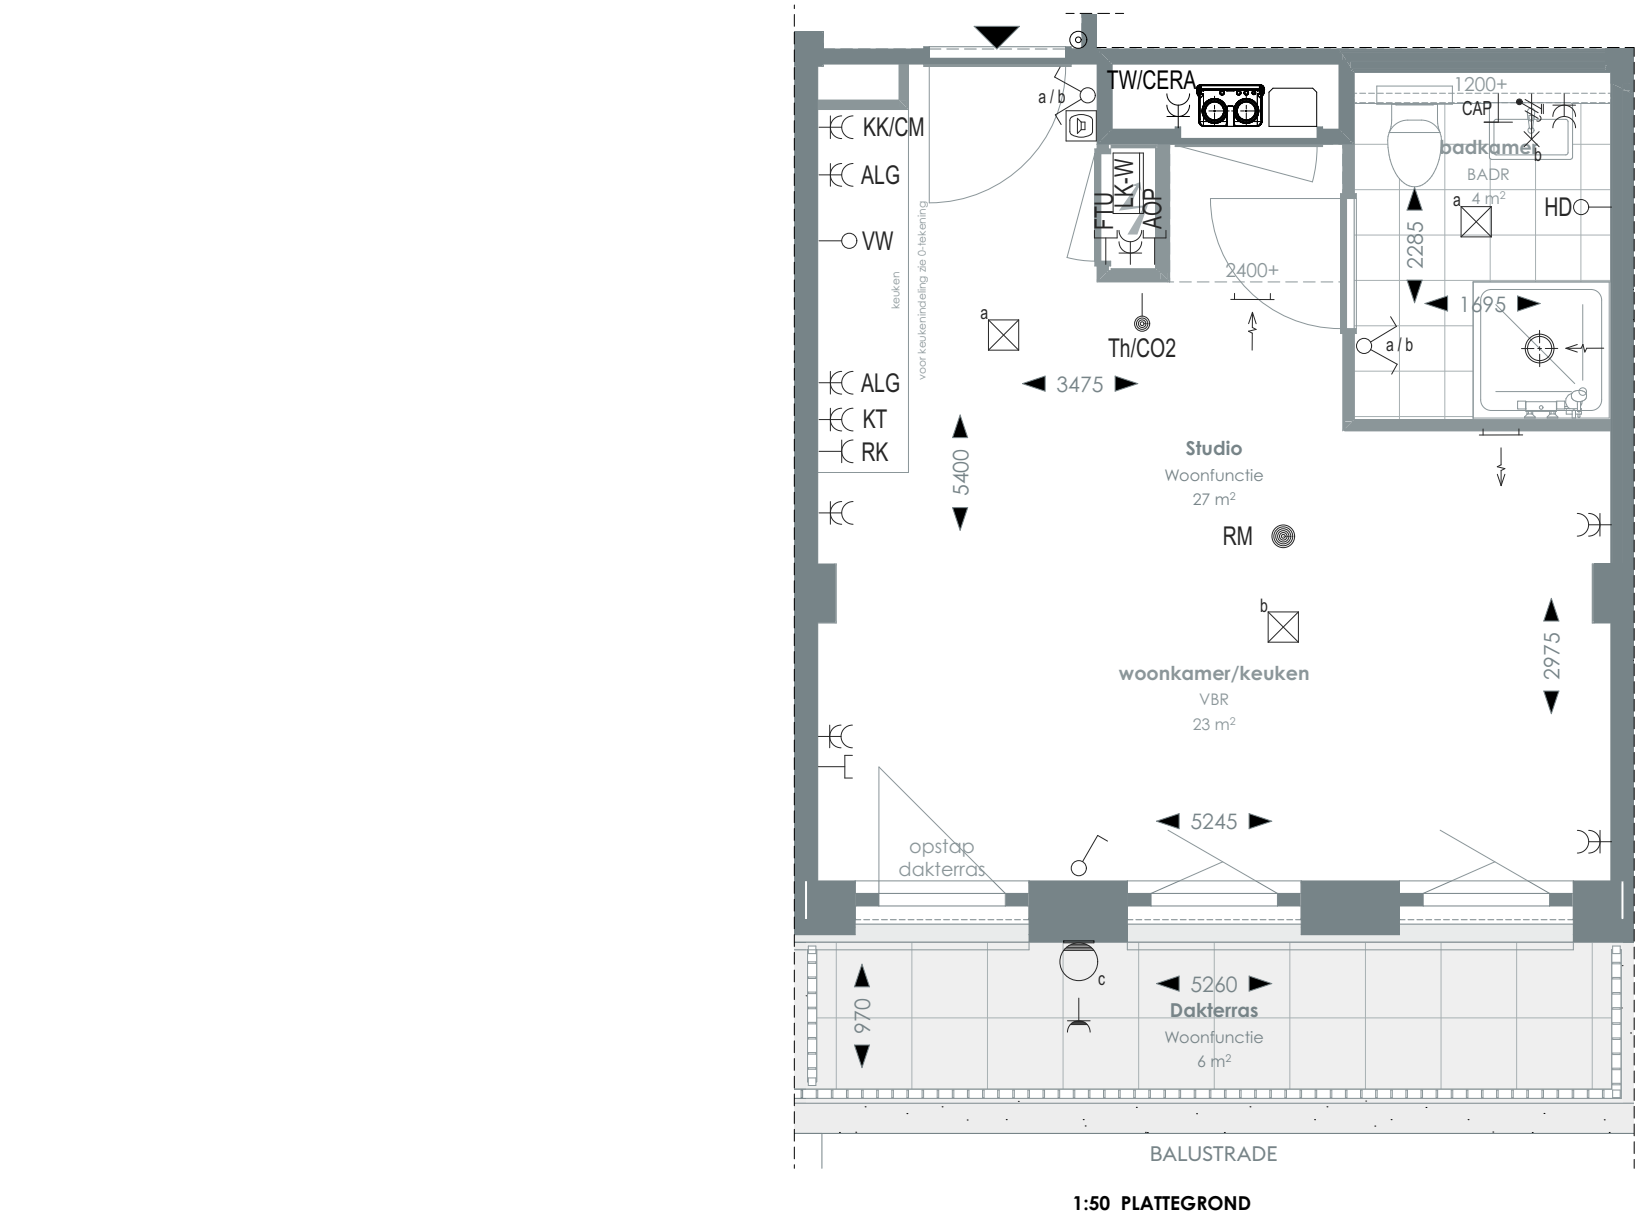

RENVOOI

	Videofoon		Rookmelder		Enkelvoudige, dubbele wandcontactdoos
	Centraal aardpunt		Enkelpolige, serie schakelaar		Media
	Onbedraad, bedraad aansluitpunt		Radiator		Toevoerventilatie (wand) Verwarming/koeling
	Verdeelkast t.b.v. licht en kracht installatie		Bel drukknop aangesloten op videofoon		Afzuigventilatie (wand)
	Centraaldoos		Cera ventilatiesysteem Tapwater afleverzet		Afzuigventilatie (plafond)

AOP	Abonnee Overname Punt	FTU	Fiber Termination Unit	RK	Recirculatiekap 2250 mm +vl
CAP	Centraal aardpunt	HD	Loze leiding aansluiting elektrische handdoekradiator (kopersoptie)	RM	Rookmelder
CERA	Ventilatie unit	KT	Kooktoestel 100 mm +vl	TW	Tapwater 1500 mm +vl
TH/CO2	CO2-opnemer / Thermostaat 1500 mm +vl	KK/CM	Koelkast / Combi oven magnetron	VW	Vaatwasser 100 mm +vl
Overige hoogtes schakelmateriaal: -Wandcontactdozen & aansluitpunten algemeen 300mm +vl -Schakelaars 1050mm +vl -Wandcontactdozen boven aanrecht en wastafel -Aansluitpunt wandverlichting 1800mm +vl -Wandcontactdoos recirculatiekap 2250mm +vl -Videofoon en beeldrukker 1500mm +vl					

SYMBOLEN

	Meterkast		Toilet
	Entree		Wastafel & planchet vl+1.200
	Vloerregelwerk		Douchebak
	Plafondovergang		



> Voor positie appartement zie overzichtstekeningen

CORNER LOFTS
DEN HAAG

>
VERKOOPTEKENINGEN
STUDIO TYPE 73

>

DOC NR

VK073

>

STATUS

DEFINITIEF

>

DATUM

17.01.2025

>

SCHAAL

1:50

>

PROJECT

3130

>

REVISIE

23.05.2024

>


FORMAAT

A3



TYPE KOMT VOOR BIJ BOUWNUMMERS:
08.08 - 8e verdieping

TYPE 74

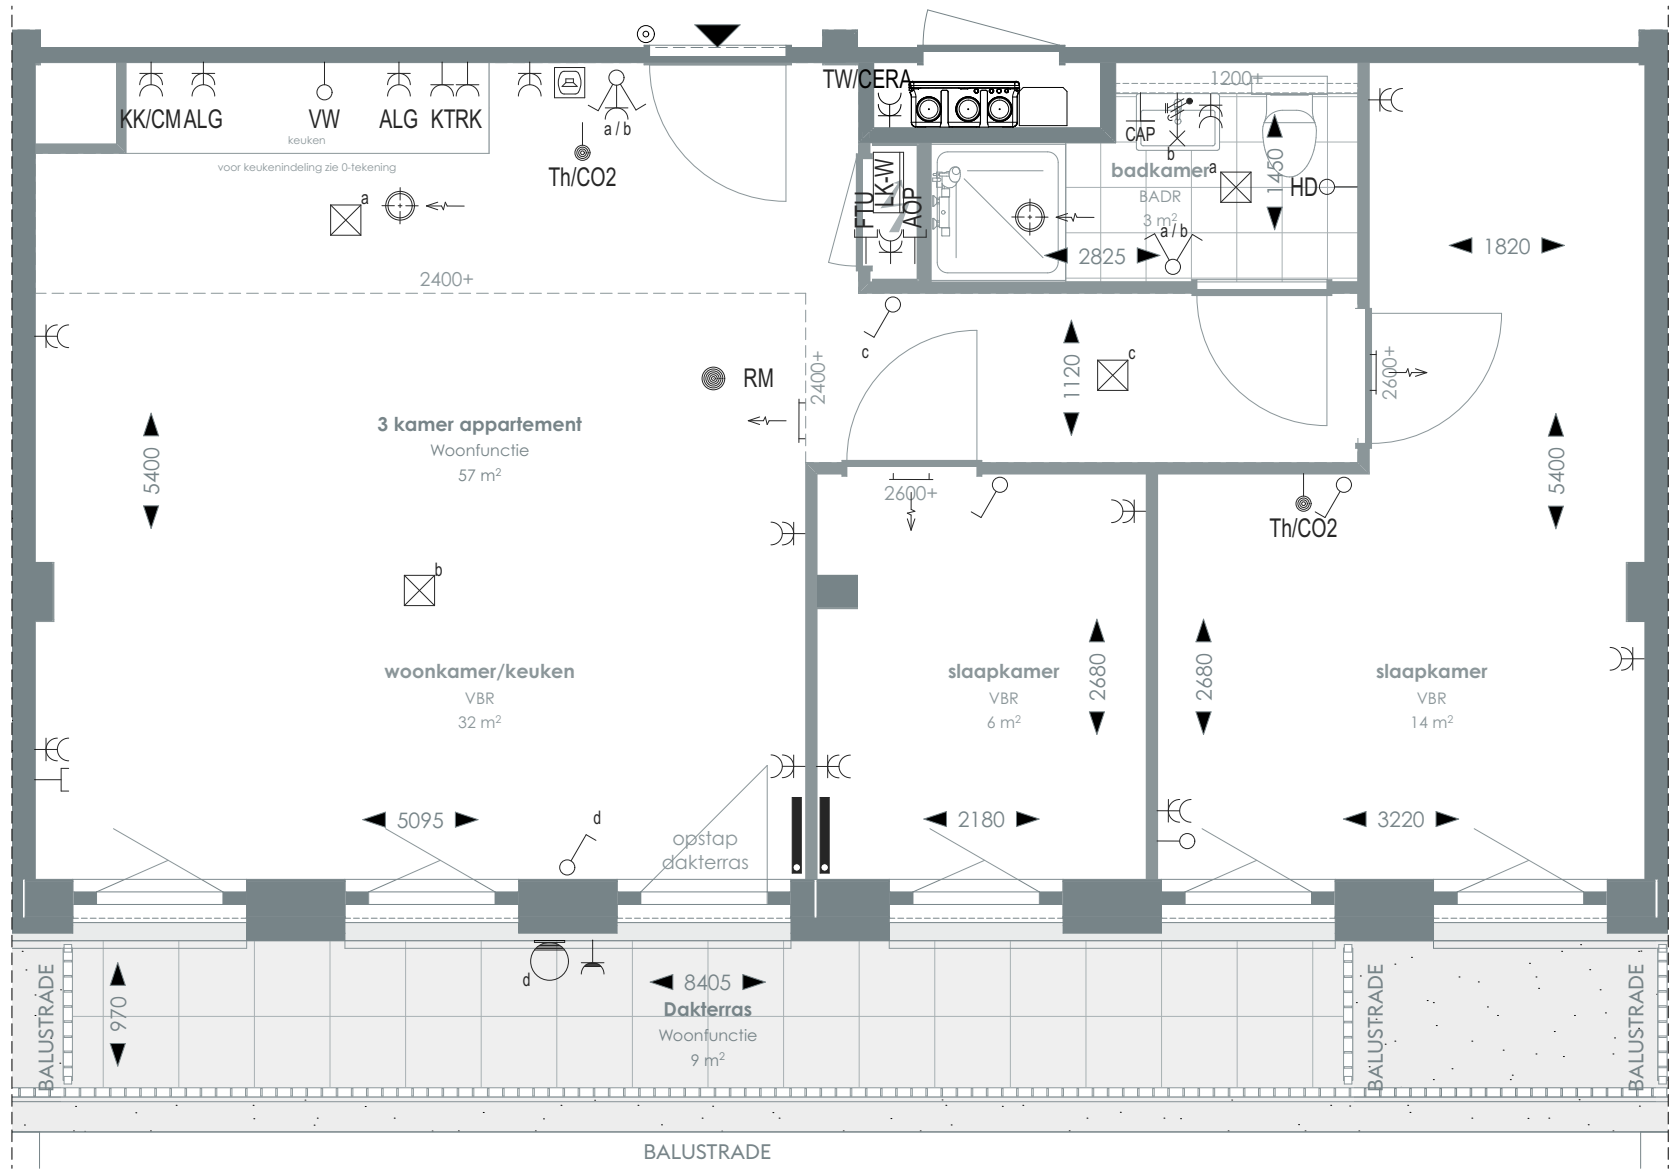

1:50 PLATTEGROND

RENVOOI

	Videofoon		Rookmelder		Enkelvoudige, dubbele wandcontactdoos
	Centraal aardpunt		Enkelpolige, serie schakelaar		Media
	Onbedraad, bedraad aansluitpunt		Radiator		Toevoerventilatie (wand)
	Verdeelkast t.b.v. licht en kracht installatie		Verwarming/koeling		Verwarming/koeling
	Centraaldoos		Afsuigventilatie (wand)		Afsuigventilatie (plafond)
			Bel drukknop aangesloten op videofoon		
			Cera ventilatiesysteem Tapwater afleverzet		

AOP	Abonnee Overname Punt	FTU	Fiber Termination Unit	RK	Recirculatiekap 2250 mm +vl
CAP	Centraal aardpunt	HD	Loze leiding aansluiting elektrische handdoekradiator (kopersopfle)	RM	Rookmelder
CERA	Ventilatie unit	KT	Kooktoestel 100 mm +vl	TW	Tapwater 1500 mm +vl
TH/CO2	CO2-opnemer / Thermostaat 1500 mm +vl	KK/CM	Koelkast / Combi oven magnetron	VW	Vaatwasser 100 mm +vl
Overige hoogtes schakelmateriaal:					
-Wandcontactdozen & aansluitpunten algemeen 300mm +vl					
-Schakelaars 1050mm +vl					
-Wandcontactdozen boven aanrecht en wastafel					
-Aansluitpunt wandverlichting 1800mm +vl					
-Wandcontactdoos recirculatiekap 2250mm +vl					
-Videfoon en beeldruker 1500mm +vl					

SYMBOLEN

	Meterkast		Toilet
	Entree		Wastafel & planchet vl+1.200
	Vloerregelwerk		Douchebak
	Plafondovergang		

> Voor positie appartement zie overzichtstekeningen

CORNER LOFTS
DEN HAAG

>
VERKOOPTEKENINGEN
3 KAMER APPARTEMENT TYPE 74

>
DOC NR
VK074

>
STATUS
DEFINITIEF

>
DATUM
17.01.2025

>
SCHAAL
1:50

>
PROJECT
3130


>
REVISIE

>
FORMAAT
A3



TYPE KOMT VOOR BIJ BOUWNUMMERS:
08.09 - 8e verdieping

TYPE 75

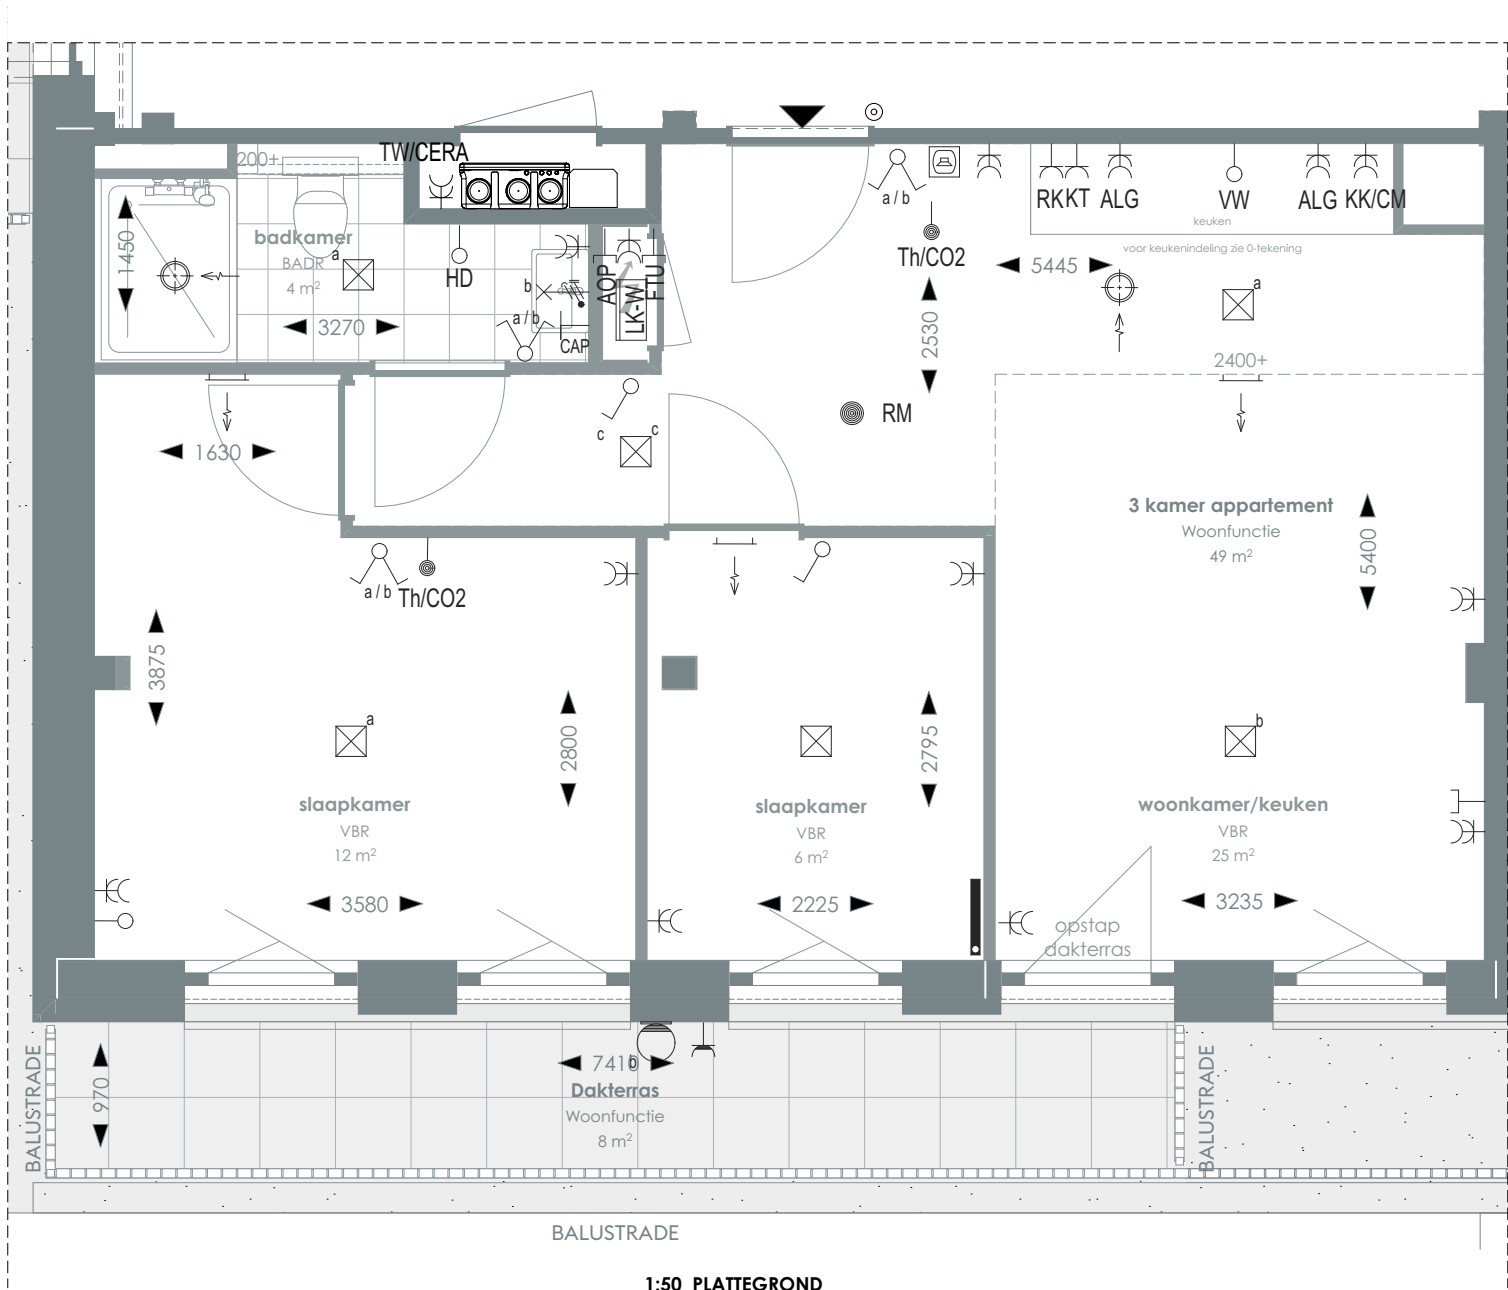

1:50 PLATTEGROND

RENVOOI

- | | | | | | |
|--|--|--|--|--|---|
| | Videofoon | | Rookmelder | | Enkelvoudige, dubbele wandcontactdoos |
| | Centraal aardpunt | | Enkelpolige, serie schakelaar | | Media |
| | Onbedraad, bedraad aansluitpunt | | Radiator | | Toevoerventilatie (wand) Verwarming/koeling |
| | Verdeelkast t.b.v. licht en kracht installatie | | Bel drukknop aangesloten op videfoon | | Afzuigventilatie (wand) |
| | Centraaldoos | | Cera ventilatiesysteem Tapwater afleverzet | | Afzuigventilatie (plafond) |

- | | | | | | |
|---------------|---------------------------------------|--------------|---|-----------|-----------------------------|
| AOP | Abonnee Overname Punt | FTU | Fiber Termination Unit | RK | Recirculatiekap 2250 mm +vl |
| CAP | Centraal aardpunt | HD | Loze leiding aansluiting elektrische handdoekradiator (kopersoptie) | RM | Rookmelder |
| CERA | Ventilatie unit | KT | Kooktoestel 100 mm +vl | TW | Tapwater 1500 mm +vl |
| TH/CO2 | CO2-opnemer / Thermostaat 1500 mm +vl | KK/CM | Koelkast / Combi oven magnetron | VW | Vaatwasser 100 mm +vl |
- Overige hoogtes schakelmateriaal:**
- Wandcontactdozen & aansluitpunten algemeen 300mm +vl
 - Schakelaars 1050mm +vl
 - Wandcontactdozen boven aanrecht en wastafel
 - Aansluitpunt wandverlichting 1800mm +vl
 - Wandcontactdoos recirculatiekap 2250mm +vl
 - Videfoon en beeldruker 1500mm +vl

SYMBOLEN

- | | | | |
|--|-----------------|--|------------------------------|
| | Meterkast | | Toilet |
| | Entree | | Wastafel & planchet vl+1.200 |
| | Vloerregelwerk | | Douchebak |
| | Plafondovergang | | |

> Voor positie appartement zie overzichtstekeningen

CORNER LOFTS
DEN HAAG

>
VERKOOPTEKENINGEN
3 KAMER APPARTEMENT TYPE 75

>
DOC NR
VK075

>
STATUS
DEFINITIEF

>
DATUM
17.01.2025

>
SCHAAL
1:50

>
PROJECT
3130


>
REVISIE

>
FORMAAT
A3



TYPE KOMT VOOR BIJ BOUWNUMMERS:
08.10 - 8e verdieping

TYPE 76

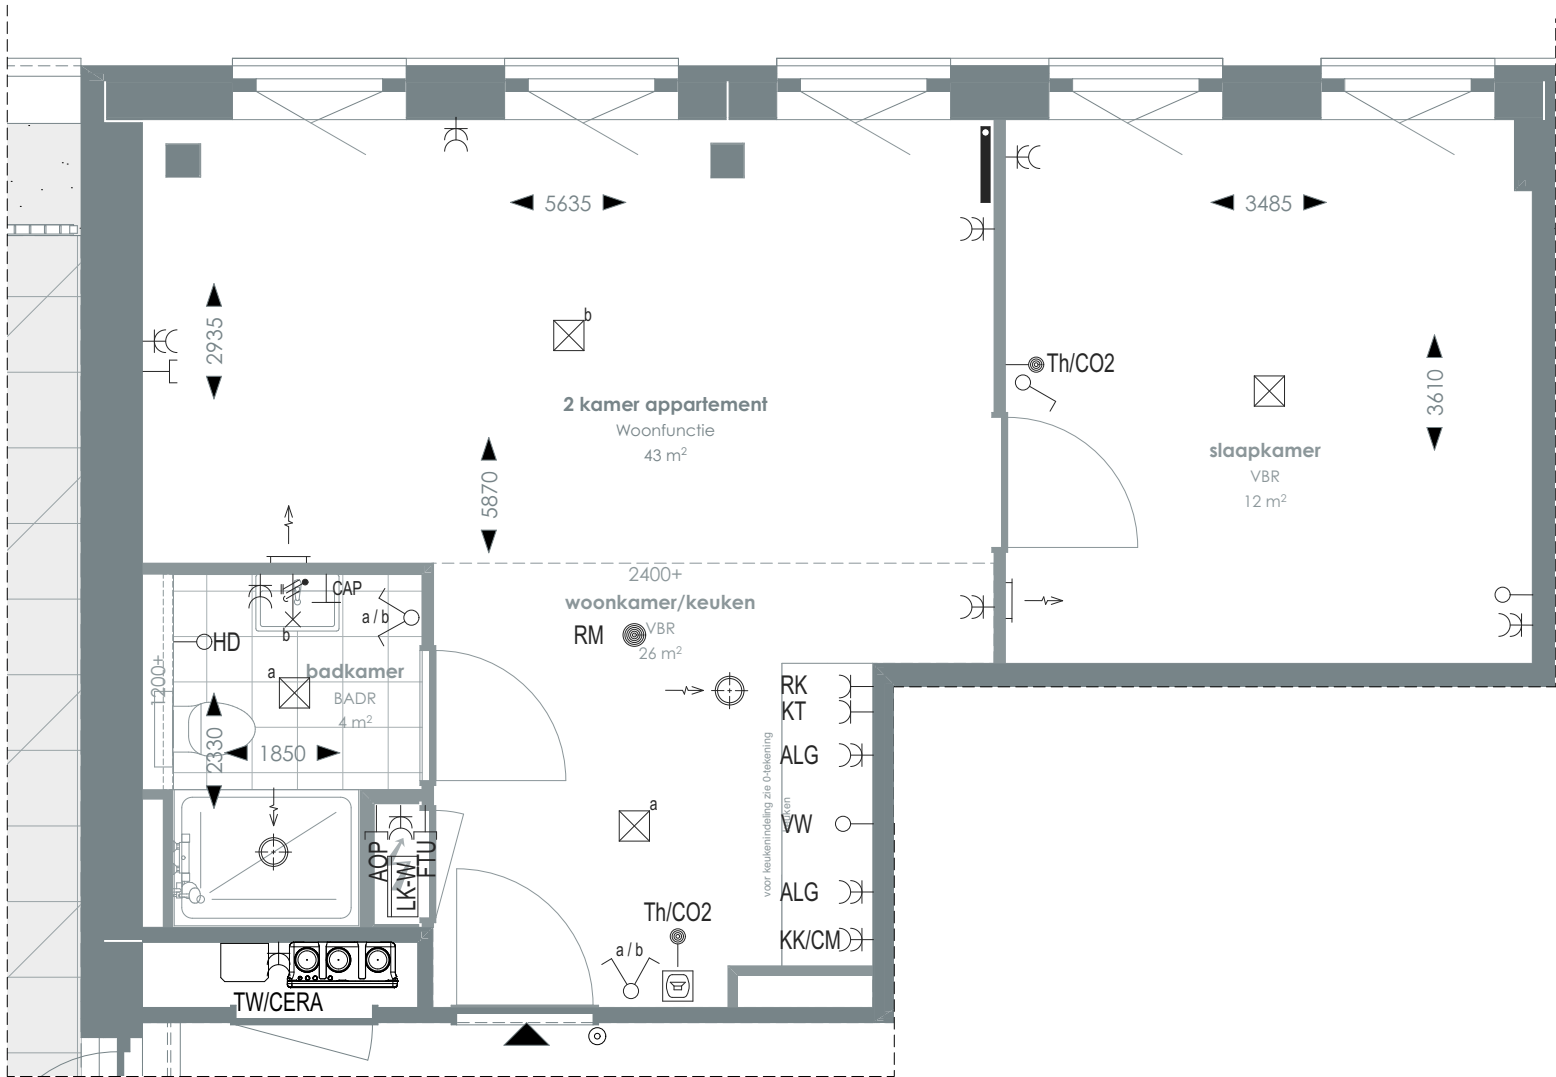

1:50 PLATTEGROND

RENVOOI

- Videofoon
- Centraal aardpunt
- Onbedraad, bedraad aansluitpunt
- Verdeelkast t.b.v. licht en kracht installatie
- Centraaldoos
- Rookmelder
- Enkelpolige, serie schakelaar
- Radiator
- Bel drukknop aangesloten op videfoon
- Cera ventilatiesysteem Tapwater afleverzet
- Enkelvoudige, dubbele wandcontactdoos
- Media
- Toevoerventilatie (wand) Verwarming/koeling
- Afzuigventilatie (wand)
- Afzuigventilatie (plafond)

- AOP**

Abonnee Overname Punt
- CAP**

Centraal aardpunt
- CERA**

Ventilatie unit
- TH/CO2**

CO2-opnemer / Thermostaat 1500 mm +vl
- FTU**

Fiber Termination Unit
- HD**

Loze leiding aansluiting elektrische handdoekradiator (kopersoptie)
- KT**

Kooktoestel 100 mm +vl
- KK/CM**

Koelkast / Combi oven magnetron
- RK**

Recirculatiekap 2250 mm +vl
- RM**

Rookmelder
- TW**

Tapwater 1500 mm +vl
- VW**

Vaatwasser 100 mm +vl
- Overige hoogtes schakelmateriaal:**

-Wandcontactdozen & aansluitpunten algemeen 300mm +vl
-Schakelaars 1050mm +vl
-Wandcontactdozen boven aanrecht en wastafel
- Th/CO2**

-Aansluitpunt wandverlichting 1800mm +vl
-Wandcontactdoos recirculatiekap 2250mm +vl
-Videfoon en beeldrukker 1500mm +vl

SYMBOLEN

- Meterkast
- Entree
- Vloertegelwerk
- Plafondovergang
- Toilet
- Wastafel & planchet vl+1.200
- Douchebak

CORNER LOFTS
DEN HAAG

VERKOOPTEKENINGEN
2 KAMER APPARTEMENT TYPE 76

DOC NR
VK076

STATUS
DEFINITIEF

DATUM
17.01.2025

SCHAAL
1:50

PROJECT
3130


REVISIE

FORMAAT
A3



TYPE KOMT VOOR BIJ BOUWNUMMERS:
08.11 - 8e verdieping

TYPE 77

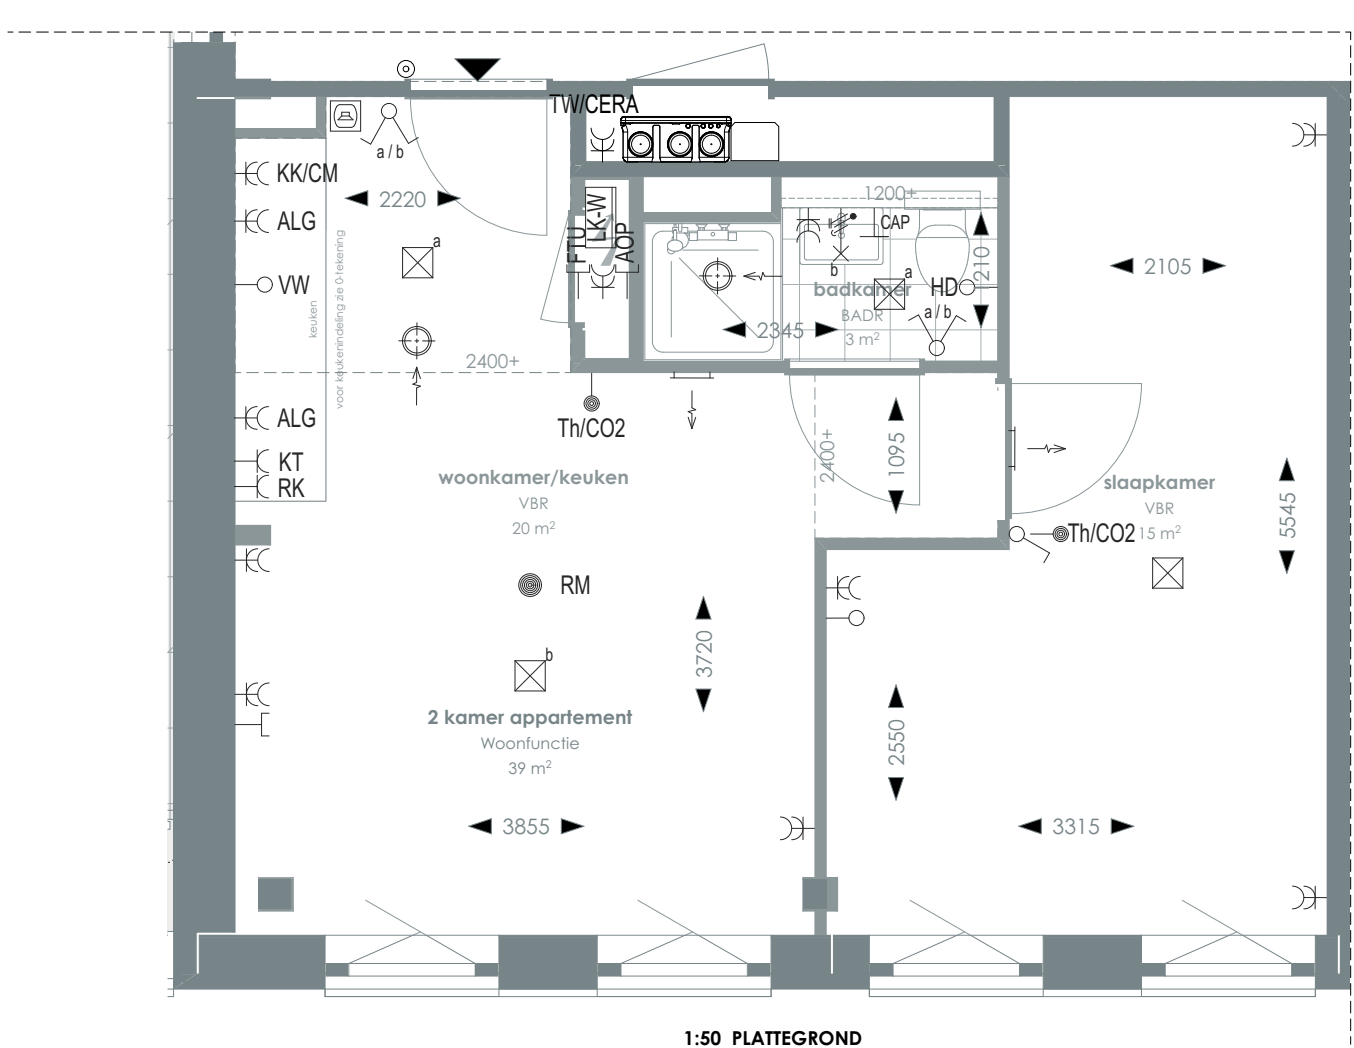

1:50 PLATTEGROND

RENVOOI

	Videofoon		Rookmelder		Enkelvoudige, dubbele wandcontactdoos
	Centraal aardpunt		Enkelpolige, serie schakelaar		Media
	Onbedraad, bedraad aansluitpunt		Radiator		Toevoerventilatie (wand) Verwarming/koeling
	Verdeelkast t.b.v. licht en kracht installatie		Bel drukknop aangesloten op videofoon		Afzuigventilatie (wand)
	Centraaldoos		Cera ventilatiesysteem Tapwater afleverzet		Afzuigventilatie (plafond)

AOP	Abonnee Overname Punt	FTU	Fiber Termination Unit	RK	Recirculatiekap 2250 mm +vl
CAP	Centraal aardpunt	HD	Loze leiding aansluiting elektrische handdoekradiator (kopersoptie)	RM	Rookmelder
CERA	Ventilatie unit	KT	Kooktoestel 100 mm +vl	TW	Tapwater 1500 mm +vl
TH/CO2	CO2-opnemer / Thermostaat 1500 mm +vl	KK/CM	Koelkast / Combi oven magnetron	VW	Vaatwasser 100 mm +vl
Overige hoogtes schakelmateriaal: -Wandcontactdozen & aansluitpunten algemeen 300mm +vl -Schakelaars 1050mm +vl -Wandcontactdozen boven aanrecht en wastafel -Aansluitpunt wandverlichting 1800mm +vl -Wandcontactdoos recirculatiekap 2250mm +vl -Videofoon en beeldrukker 1500mm +vl					

SYMBOLEN

	Meterkast		Toilet
	Entree		Wastafel & planchet vl+1.200
	Vloertegelwerk		Douchebak
	Plafondovergang		

> Voor positie appartement zie overzichtstekeningen

CORNER LOFTS
DEN HAAG

>
VERKOOPTEKENINGEN
2 KAMER APPARTEMENT TYPE 77

>
DOC NR
VK077

>
STATUS
DEFINITIEF

>
DATUM
17.01.2025

>
SCHAAL
1:50

>
PROJECT
3130


>
REVISIE

>
FORMAAT
A3



TYPE KOMT VOOR BIJ BOUWNUMMERS:
08.12 - 8e verdieping

TYPE 78

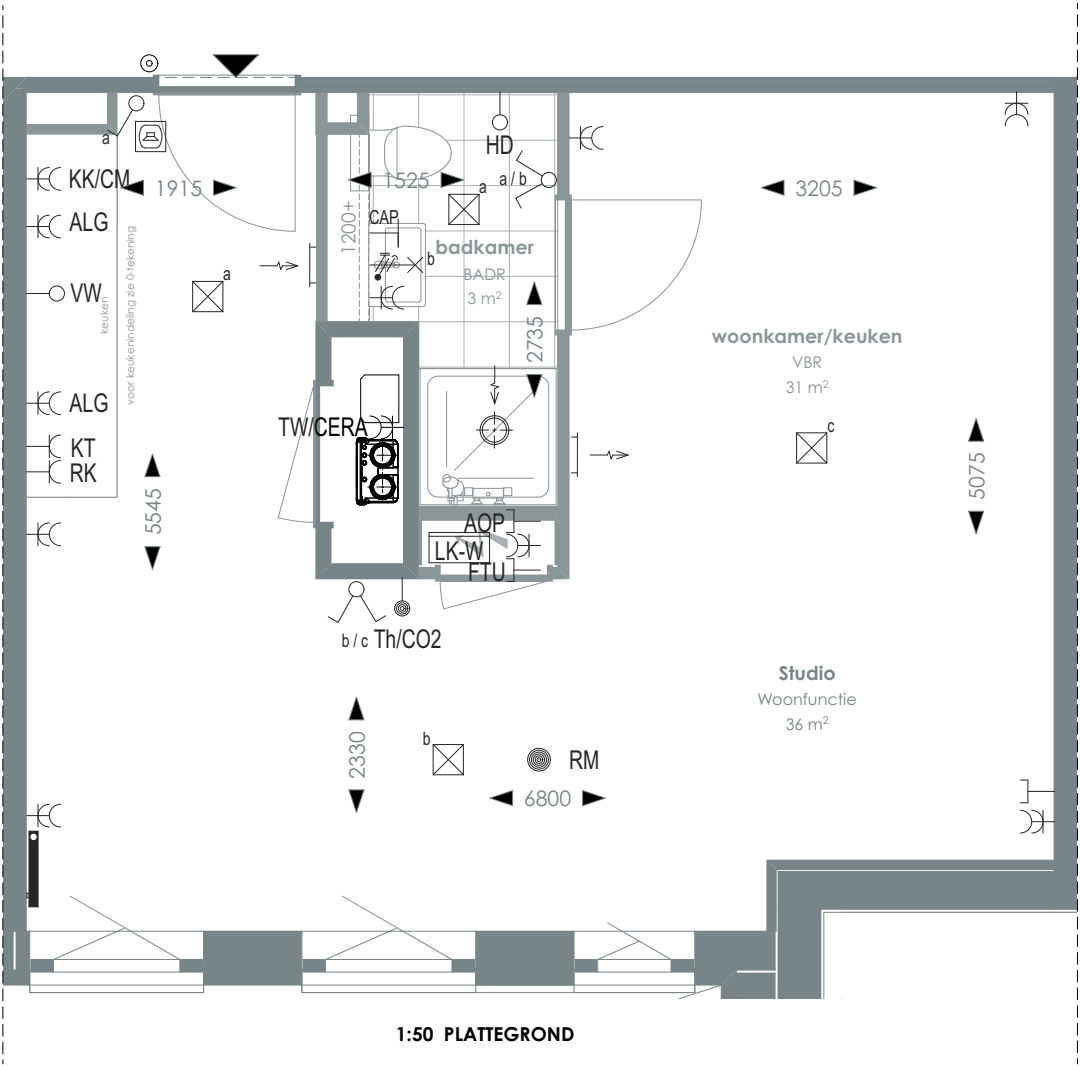

RENVOOI

	Videofoon		Rookmelder		Enkelvoudige, dubbele wandcontactdoos
	Centraal aardpunt		Enkelpolige, serie schakelaar		Media
	Onbedraad, bedraad aansluitpunt		Radiator		Toevoerventilatie (wand) Verwarming/koeling
	Verdeelkast t.b.v. licht en kracht installatie		Bel drukknop aangesloten op videofoon		Afzuigventilatie (wand)
	Centraaldoos		Cera ventilatiesysteem Tapwater afleverzet		Afzuigventilatie (plafond)

AOP	Abonnee Overname Punt	FTU	Fiber Termination Unit	RK	Recirculatiekap 2250 mm +vl
CAP	Centraal aardpunt	HD	Loze leiding aansluiting elektrische handdoekradiator (kopersoptie)	RM	Rookmelder
CERA	Ventilatie unit	KT	Kooktoestel 100 mm +vl	TW	Tapwater 1500 mm +vl
TH/CO2	CO2-opnemer / Thermostaat 1500 mm +vl	KK/CM	Koelkast / Combi oven magnetron	VW	Vaatwasser 100 mm +vl
Overige hoogtes schakelmateriaal: -Wandcontactdozen & aansluitpunten algemeen 300mm +vl -Schakelaars 1050mm +vl -Wandcontactdozen boven aanrecht en wastafel -Aansluitpunt wandverlichting 1800mm +vl -Wandcontactdoos recirculatiekap 2250mm +vl -Videfoon en beeldrukker 1500mm +vl					

SYMBOLEN

	Meterkast		Toilet
	Entree		Wastafel & planchet vl+1.200
	Vloertegelwerk		Douchebak
	Plafondovergang		

Voor positie appartement zie overzichtstekeningen

CORNER LOFTS
DEN HAAG

VERKOOPTEKENINGEN
STUDIO TYPE 78

DOC NR
VK078

STATUS
DEFINITIEF

DATUM
17.01.2025

SCHAAL
1:50

PROJECT
3130


REVISIE

FORMAAT
A3



TYPE KOMT VOOR BIJ BOUWNUMMERS:
08.13 - 8e verdieping

TYPE 79

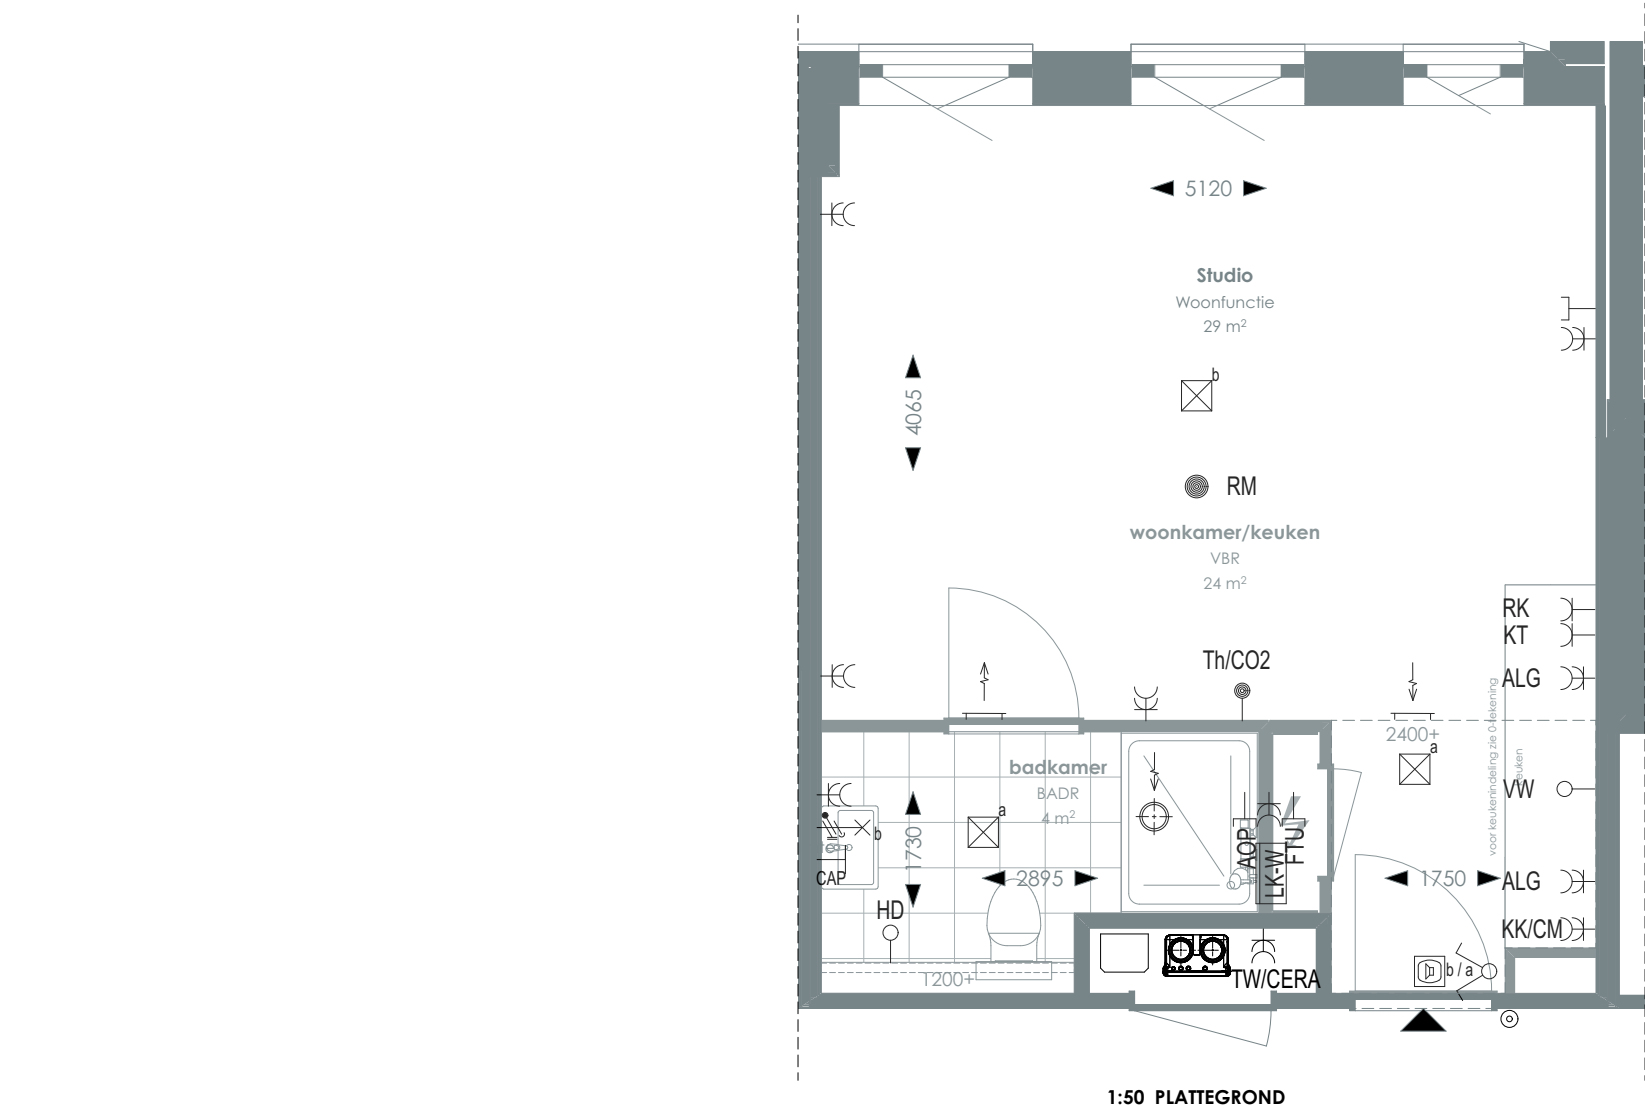

1:50 PLATTEGROND

RENVOOI

	Videofoon		Rookmelder		Enkelvoudige, dubbele wandcontactdoos
	Centraal aardpunt		Enkelpolige, serie schakelaar		Media
	Onbedraad, bedraad aansluitpunt		Radiator		Toevoerventilatie (wand) Verwarming/koeling
	Verdeelkast t.b.v. licht en kracht installatie		Bel drukknop aangesloten op videofoon		Afzuigventilatie (wand)
	Centraaldoos		Cera ventilatiesysteem Tapwater afleverzet		Afzuigventilatie (plafond)

AOP	Abonnee Overname Punt	FTU	Fiber Termination Unit	RK	Recirculatiekap 2250 mm +vl
CAP	Centraal aardpunt	HD	Loze leiding aansluiting elektrische handdoekradiator (kopersoptie)	RM	Rookmelder
CERA	Ventilatie unit	KT	Kooktoestel 100 mm +vl	TW	Tapwater 1500 mm +vl
TH/CO2	CO2-opnemer / Thermostaat 1500 mm +vl	KK/CM	Koelkast / Combi oven magnetron	VW	Vaatwasser 100 mm +vl
Overige hoogtes schakelmateriaal:					
-Wandcontactdozen & aansluitpunten algemeen 300mm +vl			-Aansluitpunt wandverlichting 1800mm +vl		
-Schakelaars 1050mm +vl			-Wandcontactdoos recirculatiekap 2250mm +vl		
-Wandcontactdozen boven aanrecht en wastafel			-Videofoon en beeldrukker 1500mm +vl		

SYMBOLEN

	Meterkast		Toilet
	Entree		Wastafel & planchet vl+1.200
	Vloerregelwerk		Douchebak
	Plafondovergang		

CORNER LOFTS DEN HAAG


VERKOOPTEKENINGEN STUDIO TYPE 79

>	>	
DOC NR	STATUS	
VK079	DEFINITIEF	
>	>	>
DATUM	SCHAAL	PROJECT
17.01.2025	1:50	3130
>	>	
REVISIE	FORMAAT	
	A3	



TYPE KOMT VOOR BIJ BOUWNUMMERS:
09.01 - 9e verdieping

TYPE 80

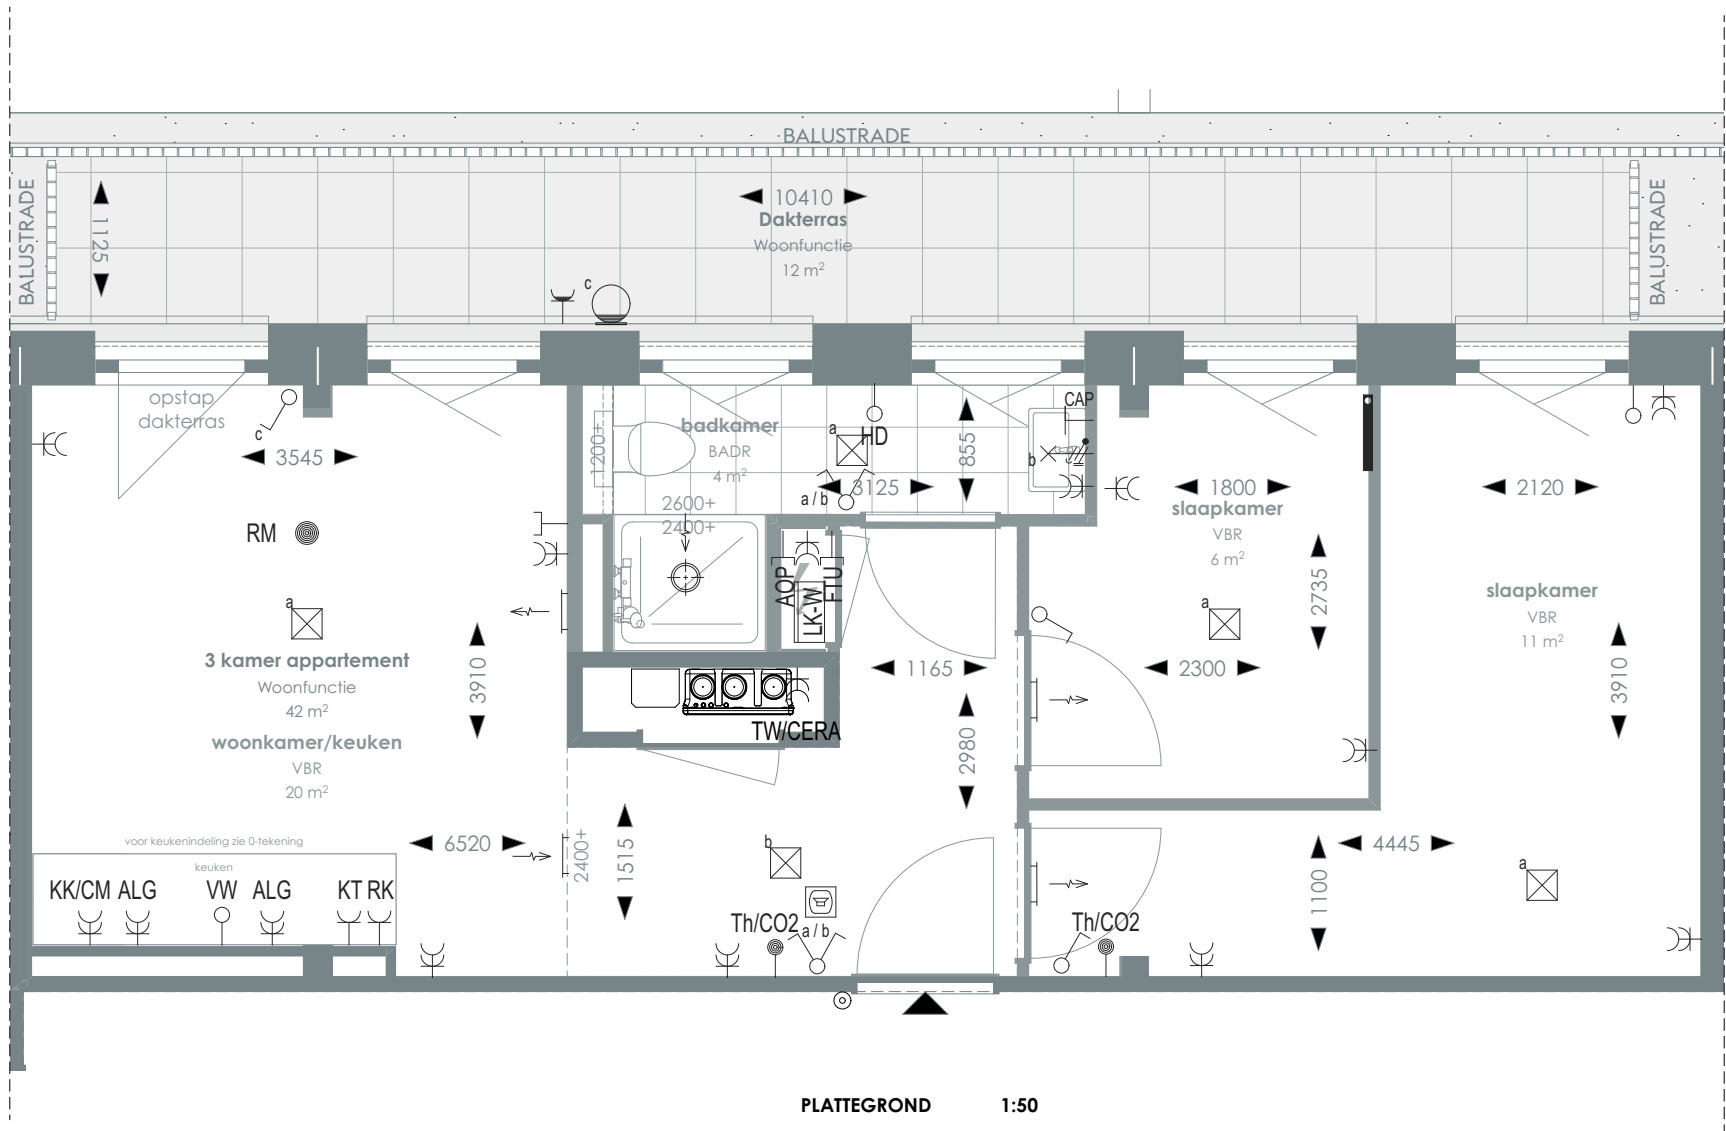

> Voor positie appartement zie overzichtstekeningen

CORNER LOFTS
DEN HAAG

>
VERKOOPTEKENINGEN
3 KAMER APPARTEMENT TYPE 80

>
DOC NR
VK080

>
STATUS
DEFINITIEF

>
DATUM
17.01.2025

>
SCHAAL
1:50

>
PROJECT
3130

>
REVISIE

>
FORMAAT
A3

>
RENVOOI


	Videofoon		Rookmelder		Enkelvoudige, dubbele wandcontactdoos
	Centraal aardpunt		Enkelpolige, serie schakelaar		Media
	Onbedraad, bedraad aansluitpunt		Radiator		Toevoerventilatie (wand) Verwarming/koeling
	Verdeelkast t.b.v. licht en kracht installatie		Bel drukknop aangesloten op videofoon		Afzuigventilatie (wand)
	Centraaldoos		Cera ventilatiesysteem Tapwater afleverzet		Afzuigventilatie (plafond)

AOP	Abonnee Overname Punt	FTU	Fiber Termination Unit	RK	Recirculatiekap 2250 mm +vl
CAP	Centraal aardpunt	HD	Loze leiding aansluiting elektrische handdoekradiator (kopersoptie)	RM	Rookmelder
CERA	Ventilatie unit	KT	Kooktoestel 100 mm +vl	TW	Tapwater 1500 mm +vl
TH/CO2	CO2-opnemer / Thermostaat 1500 mm +vl	KK/CM	Koelkast / Combi oven magnetron	VW	Vaatwasser 100 mm +vl
Overige hoogtes schakelmateriaal:					
-Wandcontactdozen & aansluitpunten algemeen 300mm +vl					
-Schakelaars 1050mm +vl					
-Wandcontactdozen boven aanrecht en wastafel					
-Aansluitpunt wandverlichting 1800mm +vl					
-Wandcontactdoos recirculatiekap 2250mm +vl					
-Videofoon en beeldruiker 1500mm +vl					

>
SYMBOLEN

	Meterkast		Toilet
	Entree		Wastafel & planchet vl+1.200
	Vloertegelwerk		Douchebak
	Plafondovergang		

CL. CORNER LOFTS.

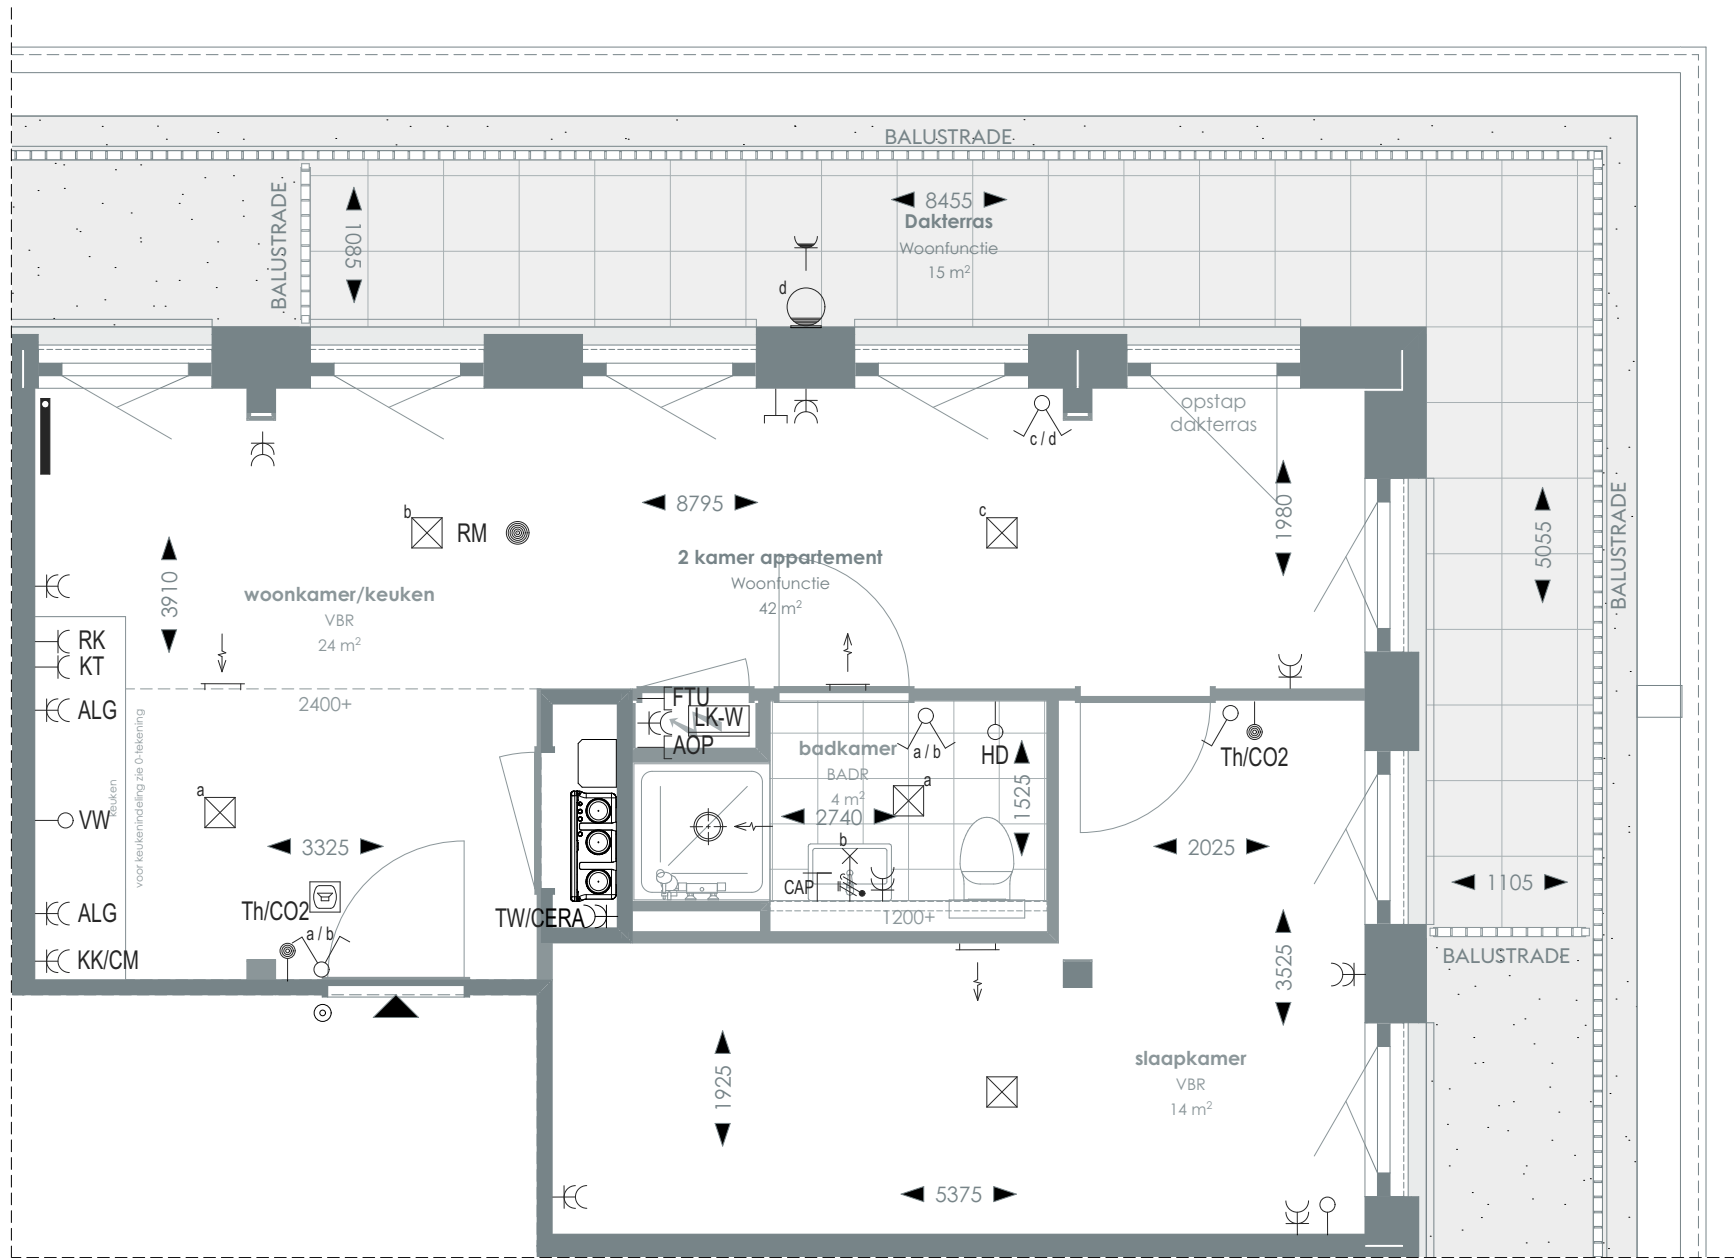

1:50 PLATTEGROND

RENVOOI

	Videofoon		Rookmelder		Enkelvoudige, dubbele wandcontactdoos
	Centraal aardpunt		Enkelpolige, serie schakelaar		Media
	Onbedraad, bedraad aansluitpunt		Radiator		Toevoerventilatie (wand)
	Verdeelkast t.b.v. licht en kracht installatie		Verwarming/koeling		Afzuigventilatie (wand)
	Centraaldoos		Bel drukknop aangesloten op videofoon		Afzuigventilatie (plafond)
			Cera ventilatiesysteem		
			Tapwater afleverzet		

AOP	Abonnee Overname Punt	FTU	Fiber Termination Unit	RK	Recirculatiekap 2250 mm +vl
CAP	Centraal aardpunt	HD	Loze leiding aansluiting elektrische handdoekradiator (kopersoptie)	RM	Rookmelder
CERA	Ventilatie unit	KT	Kooktoestel 100 mm +vl	TW	Tapwater 1500 mm +vl
TH/CO2	CO2-opnemer / Thermostaat 1500 mm +vl	KK/CM	Koelkast / Combi oven magnetron	VW	Vaatwasser 100 mm +vl
Overige hoogtes schakelmateriaal:					
-Wandcontactdozen & aansluitpunten algemeen 300mm +vl					
-Schakelaars 1050mm +vl					
-Wandcontactdozen boven aanrecht en wastafel					
-Aansluitpunt wandverlichting 1800mm +vl					
-Wandcontactdoos recirculatiekap 2250mm +vl					
-Videfoon en beeldruker 1500mm +vl					

SYMBOLEN

	Meterkast		Toilet
	Entree		Wastafel & planchet vl+1.200
	Vloerregelwerk		Douchebak
	Plafondovergang		

> Voor positie appartement zie overzichtstekeningen

CORNER LOFTS
DEN HAAG

>
VERKOOPTEKENINGEN
2 KAMER APPARTEMENT TYPE 81

>
DOC NR
VK081

>
STATUS
DEFINITIEF

>
DATUM
17.01.2025

>
SCHAAL
1:50

>
PROJECT
3130


>
REVISIE

>
FORMAAT
A3



TYPE KOMT VOOR BIJ BOUWNUMMERS:
09.03 - 9e verdieping

TYPE 82

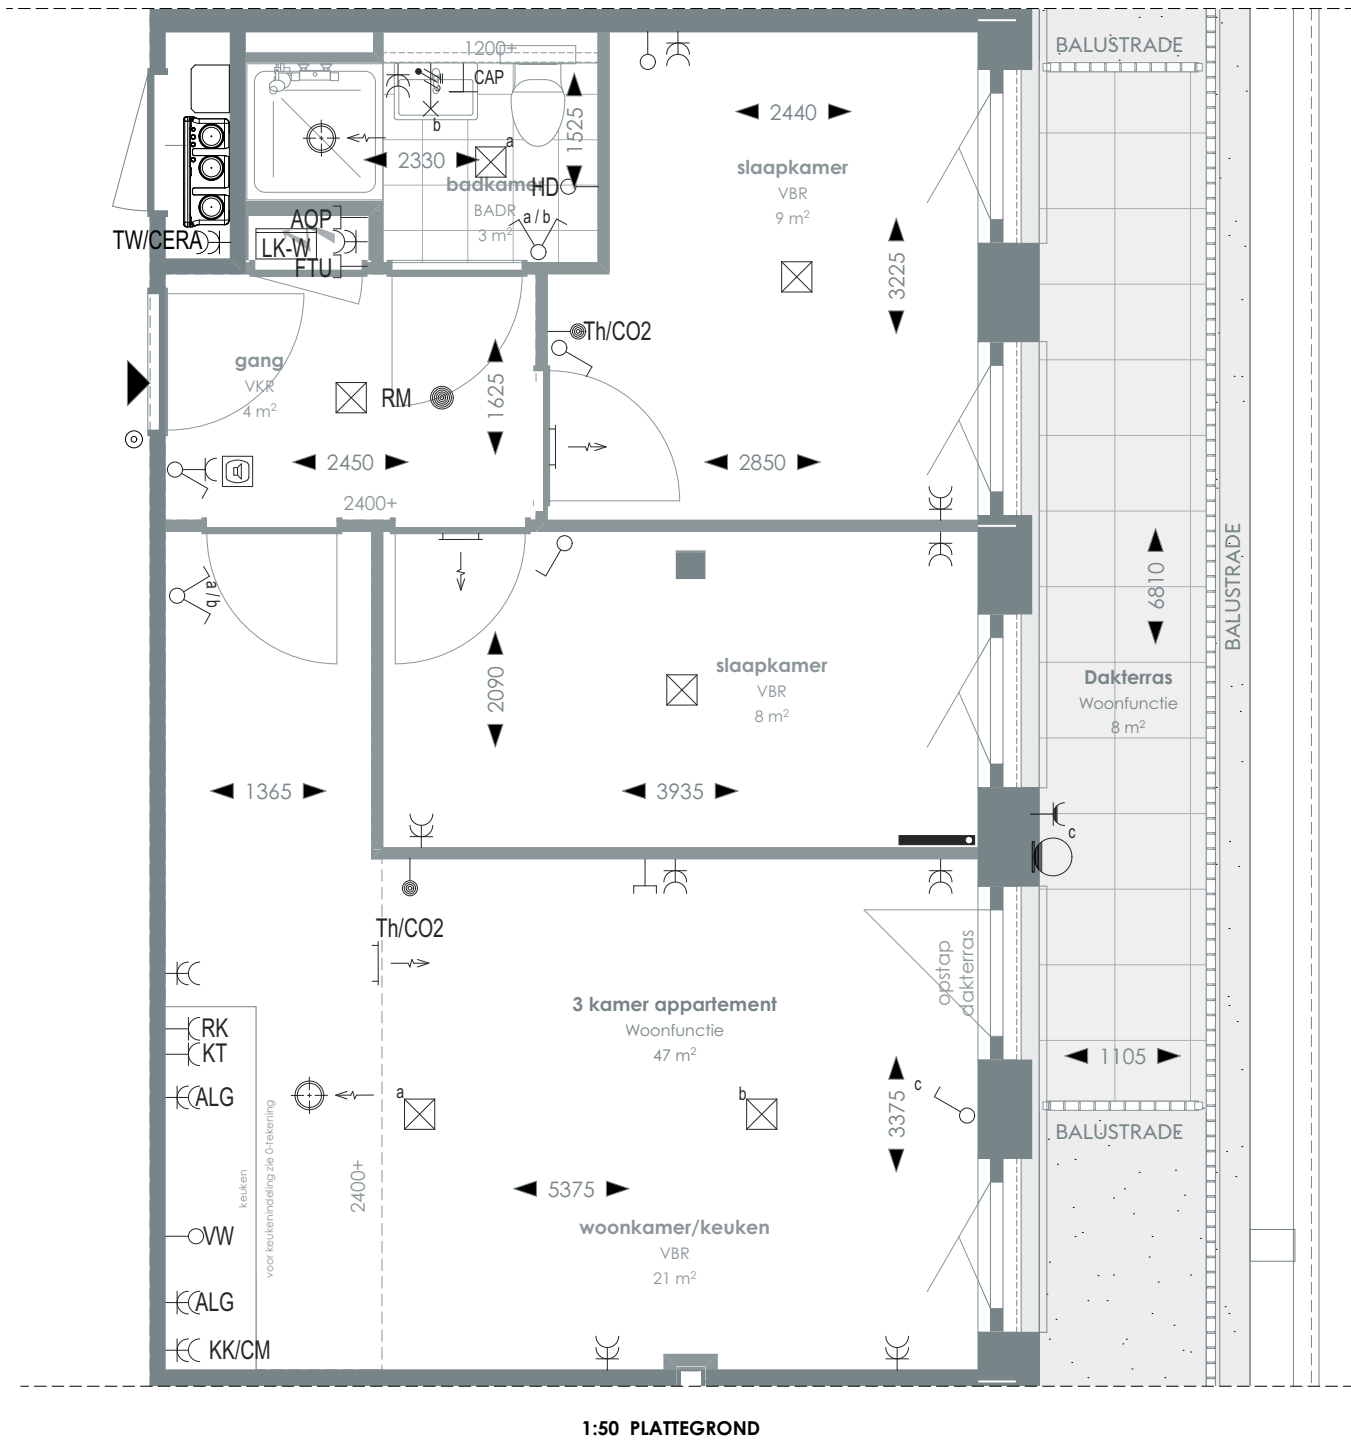

1:50 PLATTEGROND

RENVOOI

	Videofoon		Rookmelder		Enkelvoudige dubbele wandcontactdoos
	Centraal aardpunt		Enkelpolige serie schakelaar		Media
	Onbedraad aansluitpunt		Radiator		Toevoerventilatie (wand)
	Verdeelkast t.b.v. licht en kracht installatie		Verwarming/koeling		Afzuigventilatie (wand)
	Centraaldoos		Bel drukknop aangesloten op videofoon		Afzuigventilatie (plafond)
			Cera ventilatiesysteem Tapwater afleverzet		

AOP	Abonnee Overname Punt	FTU	Fiber Termination Unit	RK	Recirculatiekap 2250 mm +vl
CAP	Centraal aardpunt	HD	Loze leiding aansluiting elektrische handdoekradiator (kopersoptie)	RM	Rookmelder
CERA	Ventilatie unit	KT	Kooktoestel 100 mm +vl	TW	Tapwater 1500 mm +vl
TH/CO2	CO2-opnemer / Thermostaat 1500 mm +vl	KK/CM	Koelkast / Combi oven magnetron	VW	Vaatwasser 100 mm +vl
Overige hoogtes schakelmateriaal:					
-Wandcontactdozen & aansluitpunten algemeen 300mm +vl					
-Schakelaars 1050mm +vl					
-Wandcontactdozen boven aanrecht en wastafel					
-Aansluitpunt wandverlichting 1800mm +vl					
-Wandcontactdoos recirculatiekap 2250mm +vl					
-Videofoon en beeldrukker 1500mm +vl					

SYMBOLEN

	Meterkast		Toilet
	Entree		Wastafel & planchet vl+1.200
	Vloerregelwerk		Douchebak
	Plafondovergang		

> Voor positie appartement zie overzichtstekeningen

CORNER LOFTS
DEN HAAG

>
VERKOOPTEKENINGEN
3 KAMER APPARTEMENT TYPE 82

>
DOC NR
VK082

>
STATUS
DEFINITIEF

>
DATUM
17.01.2025

>
SCHAAL
1:50

>
PROJECT
3130


>
REVISIE

>
FORMAAT
A3



TYPE KOMT VOOR BIJ BOUWNUMMERS:
09.04 - 9e verdieping

TYPE 83

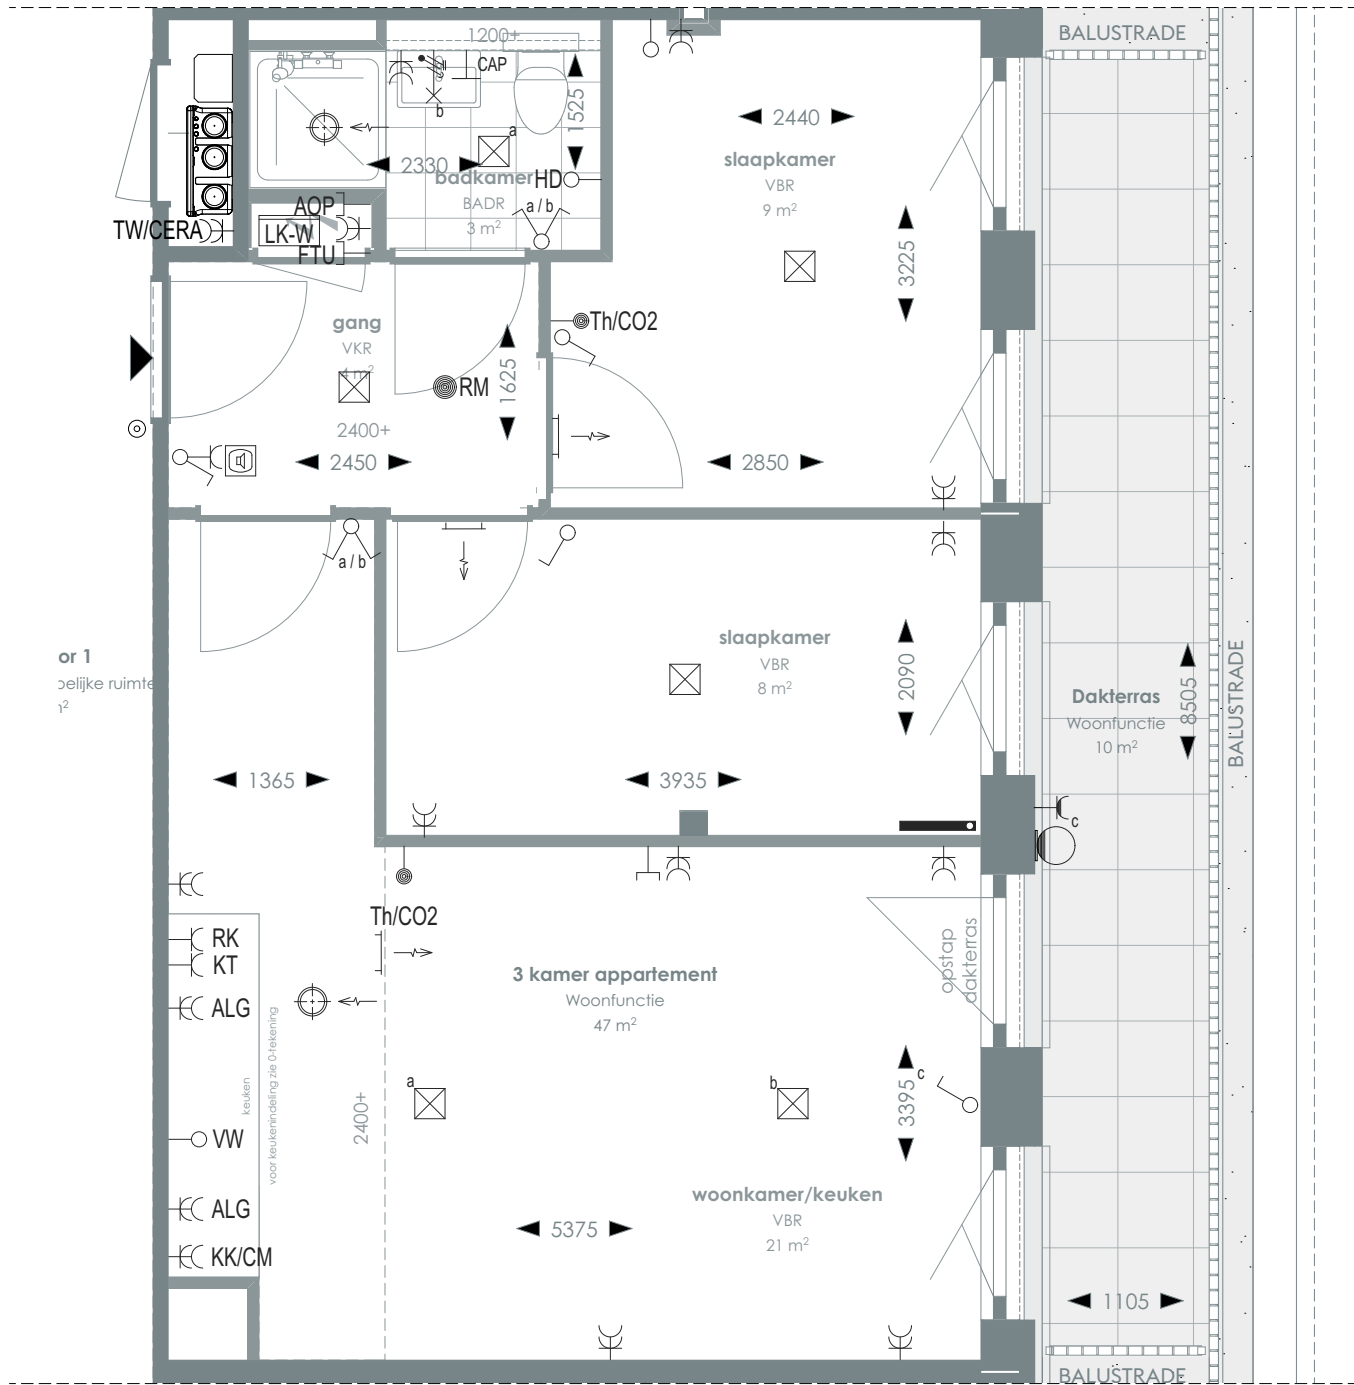

1:50 PLATTEGROND

RENVOOI

- Videofoon
- Centraal aardpunt
- Onbedraad, bedraad aansluitpunt
- Verdeelkast t.b.v. licht en kracht installatie
- Centraaldoos

- Rookmelder
- Enkelpolige, serie schakelaar
- Radiator
- Bel drukknop aangesloten op videfoon
- Cera ventilatiesysteem Tapwater afleverset

- Enkelvoudige, dubbele wandcontactdoos
- Media
- Toevoerventilatie (wand)
- Verwarming/koeling
- Afzuigventilatie (wand)
- Afzuigventilatie (plafond)

- AOP Abonnee Overname Punt
- CAP Centraal aardpunt
- CERA Ventilatie unit
- TH/CO2 CO2-opnemer / Thermostaat 1500 mm +vl

Overige hoogtes schakelmateriaal:
-Wandcontactdozen & aansluitpunten algemeen 300mm +vl
-Schakelaars 1050mm +vl
-Wandcontactdozen boven aanrecht en wastafel

- FTU Fiber Termination Unit
- HD Loze leiding aansluiting elektrische handdoekradiator (kopersoptie)
- KT Kooktoestel 100 mm +vl
- KK/CM Koelkast / Combi oven magnetron
- RK Recirculatiekap 2250 mm +vl
- RM Rookmelder
- TW Tapwater 1500 mm +vl
- VW Vaatwasser 100 mm +vl

-Aansluitpunt wandverlichting 1800mm +vl
-Wandcontactdoos recirculatiekap 2250mm +vl
-Videfoon en beeldrukker 1500mm +vl

SYMBOLEN

- Meterkast
- Entree
- Vloeregelwerk
- Plafondovergang

- Toilet
- Wastafel & planchet vl+1.200
- Douchebak



> Voor positie appartement zie overzichtstekeningen

CORNER LOFTS
DEN HAAG

>
VERKOOPTEKENINGEN
3 KAMER APPARTEMENT TYPE 83

>
DOC NR
VK083

>
STATUS
DEFINITIEF

>
DATUM
17.01.2025

>
SCHAAL
1:50

>
PROJECT
3130


>
REVISIE

>
FORMAAT
A3



TYPE KOMT VOOR BIJ BOUWNUMMERS:
09.05 - 9e verdieping

TYPE 84

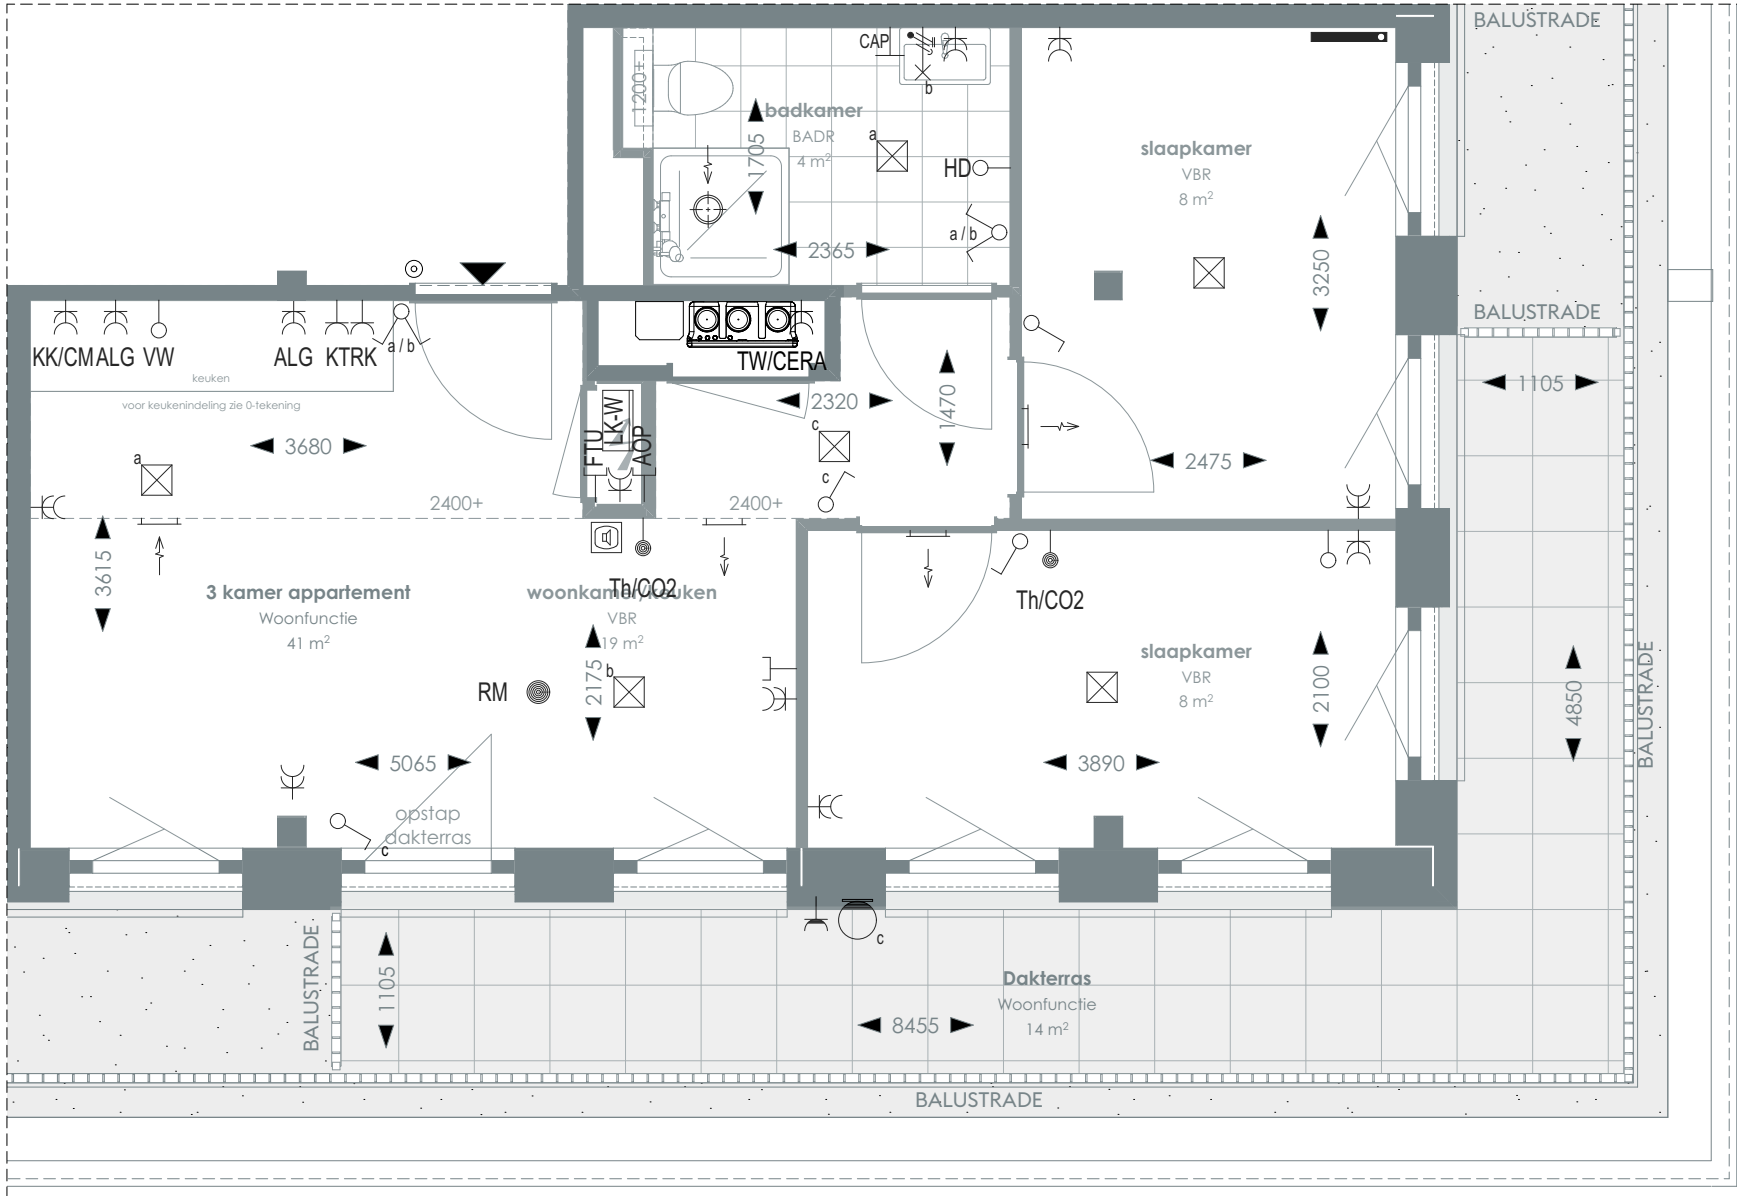

1:50 PLATTEGROND

RENVOOI

	Videofoon		Rookmelder		Enkelvoudige, dubbele wandcontactdoos
	Centraal aardpunt		Enkelpolige, serie schakelaar		Media
	Onbedraad, bedraad aansluitpunt		Radiator		Toevoerventilatie (wand) Verwarming/koeling
	Verdeelkast t.b.v. licht en kracht installatie		Bel drukknop aangesloten op videofoon		Afzuigventilatie (wand)
	Centraaldoos		Cera ventilatiesysteem Tapwater afleverset		Afzuigventilatie (plafond)

AOP	Abonnee Overname Punt	FTU	Fiber Termination Unit	RK	Recirculatiekap 2250 mm +vl
CAP	Centraal aardpunt	HD	Loze leiding aansluiting elektrische handdoekradiator (kopersoptie)	RM	Rookmelder
CERA	Ventilatie unit	KT	Kooktoestel 100 mm +vl	TW	Tapwater 1500 mm +vl
TH/CO2	CO2-opnemer / Thermostaat 1500 mm +vl	KK/CM	Koelkast / Combi oven magnetron	VW	Vaatwasser 100 mm +vl
Overige hoogtes schakelmateriaal:					
-Wandcontactdozen & aansluitpunten algemeen 300mm +vl					
-Schakelaars 1050mm +vl					
-Wandcontactdozen boven aanrecht en wastafel					
-Aansluitpunt wandverlichting 1800mm +vl					
-Wandcontactdoos recirculatiekap 2250mm +vl					
-Videofoon en beeldrukker 1500mm +vl					

SYMBOLEN

	Meterkast		Toilet
	Entree		Wastafel & planchet vl+1.200
	Vloeregelwerk		Douchebak
	Plafondovergang		

> Voor positie appartement zie overzichtstekeningen

CORNER LOFTS
DEN HAAG

>
VERKOOPTEKENINGEN
3 KAMER APPARTEMENT TYPE 84

>
DOC NR
VK084

>
STATUS
DEFINITIEF

>
DATUM
17.01.2025

>
SCHAAL
1:50

>
PROJECT
3130


>
REVISIE

>
FORMAAT
A3



TYPE KOMT VOOR BIJ BOUWNUMMERS:
09.06 - 9e verdieping

TYPE 85

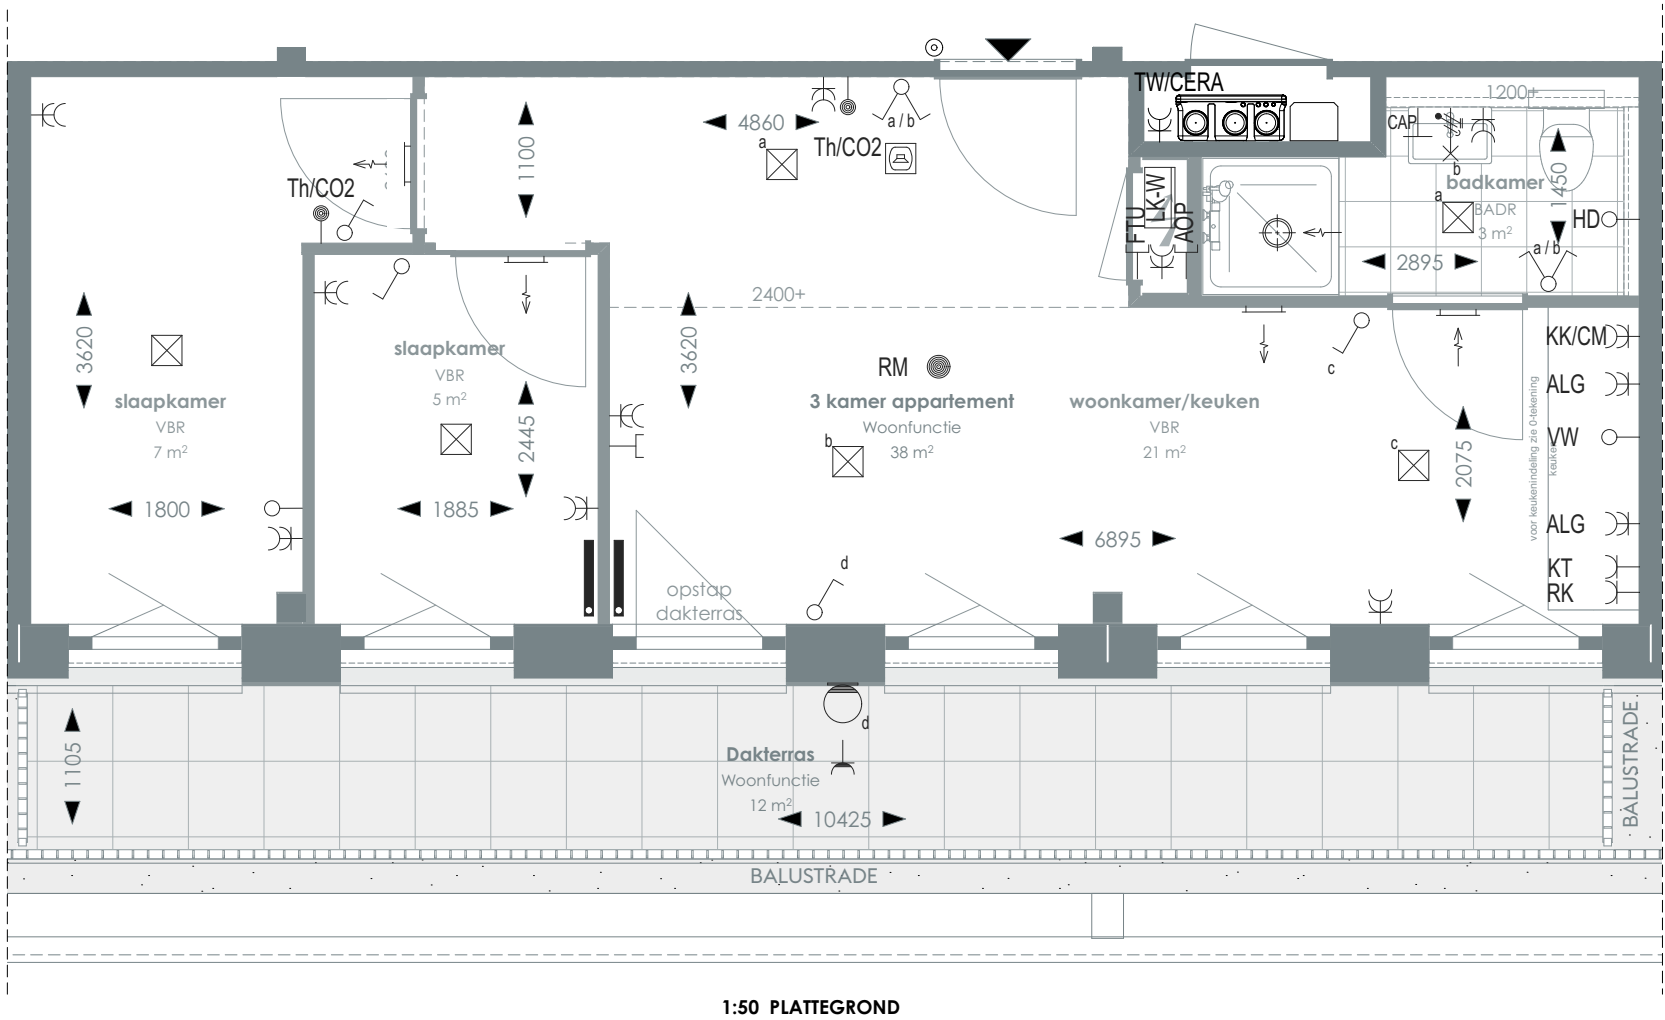

> Voor positie appartement zie overzichtstekeningen

CORNER LOFTS
DEN HAAG

>
VERKOOPTEKENINGEN
3 KAMER APPARTEMENT TYPE 85

>
DOC NR
VK085

>
STATUS
DEFINITIEF

>
DATUM
17.01.2025

>
SCHAAL
1:50

>
PROJECT
3130

>
REVISIE

>
FORMAAT
A3

>
RENVOOI

	Videofoon		Rookmelder		Enkelvoudige, dubbele wandcontactdoos
	Centraal aardpunt		Enkelpolige, serie schakelaar		Media
	Onbedraad, bedraad aansluitpunt		Radiator		Toevoerventilatie (wand) Verwarming/koeling
	Verdeelkast t.b.v. licht en kracht installatie		Bel drukknop aangesloten op videofoon		Afzuigventilatie (wand)
	Centraaldoos		Cera ventilatiesysteem Tapwater afleverzet		Afzuigventilatie (plafond)

AOP	Abonnee Overname Punt	FTU	Fiber Termination Unit	RK	Recirculatiekap 2250 mm +vl
CAP	Centraal aardpunt	HD	Loze leiding aansluiting elektrische handdoekradiator (kopersoptie)	RM	Rookmelder
CERA	Ventilatie unit	KT	Kooktoestel 100 mm +vl	TW	Tapwater 1500 mm +vl
TH/CO2	CO2-opnemer / Thermostaat 1500 mm +vl	KK/CM	Koelkast / Combi oven magnetron	VW	Vaatwasser 100 mm +vl
Overige hoogtes schakelmateriaal: -Wandcontactdozen & aansluitpunten algemeen 300mm +vl -Schakelaars 1050mm +vl -Wandcontactdozen boven aanrecht en wastafel -Aansluitpunt wandverlichting 1800mm +vl -Wandcontactdoos recirculatiekap 2250mm +vl -Videofoon en beeldrukker 1500mm +vl					

>
SYMBOLEN

	Meterkast		Toilet
	Entree		Wastafel & planchet vl+1.200
	Vloerregelwerk		Douchebak
	Plafondovergang		



TYPE KOMT VOOR BIJ BOUWNUMMERS:
09.07 - 9e verdieping

TYPE 86

> **RENVOOI**

	Videofoon		Rookmelder		Enkelvoudige, dubbele wandcontactdoos Media
	Centraal aardpunt		Enkelpolige, serie schakelaar		Radiator
	Onbedraad, bedraad aansluitpunt		Bel drukknop aangesloten op videfoon		Cera ventilatiesysteem Tapwater afleverset
	Verdeelkast t.b.v. licht en kracht installatie				Afzuigventilatie (wand)
	Centraaldoos				Afzuigventilatie (plafond)


AOP	Abonnee Overname Punt	FTU	Fiber Termination Unit	RK	Recirculatiekap 2250 mm +vl
CAP	Centraal aardpunt	HD	Loze leiding aansluiting elektrische handdoekradiator (kopersoptie)	RM	Rookmelder
CERA	Ventilatie unit	KT	Kooktoestel 100 mm +vl	TW	Tapwater 1500 mm +vl
TH/CO2	CO2-opnemer / Thermostaat 1500 mm +vl	KK/CM	Koelkast / Combi oven magnetron	VW	Vaatwasser 100 mm +vl

Overige hoogtes schakelmateriaal:
-Wandcontactdozen & aansluitpunten algemeen 300mm +vl
-Schakelaars 1050mm +vl
-Wandcontactdozen boven aanrecht en wastafel

-Aansluitpunt wandverlichting 1800mm +vl
-Wandcontactdoos recirculatiekap 2250mm +vl
-Videfoon en beldrucker 1500mm +vl

> **SYMBOLEN**

	Meterkast		Toilet
	Entree		Wastafel & planchet vH+1.200
	Vloertegelwerk		Douchebak
	Plafondovergang		

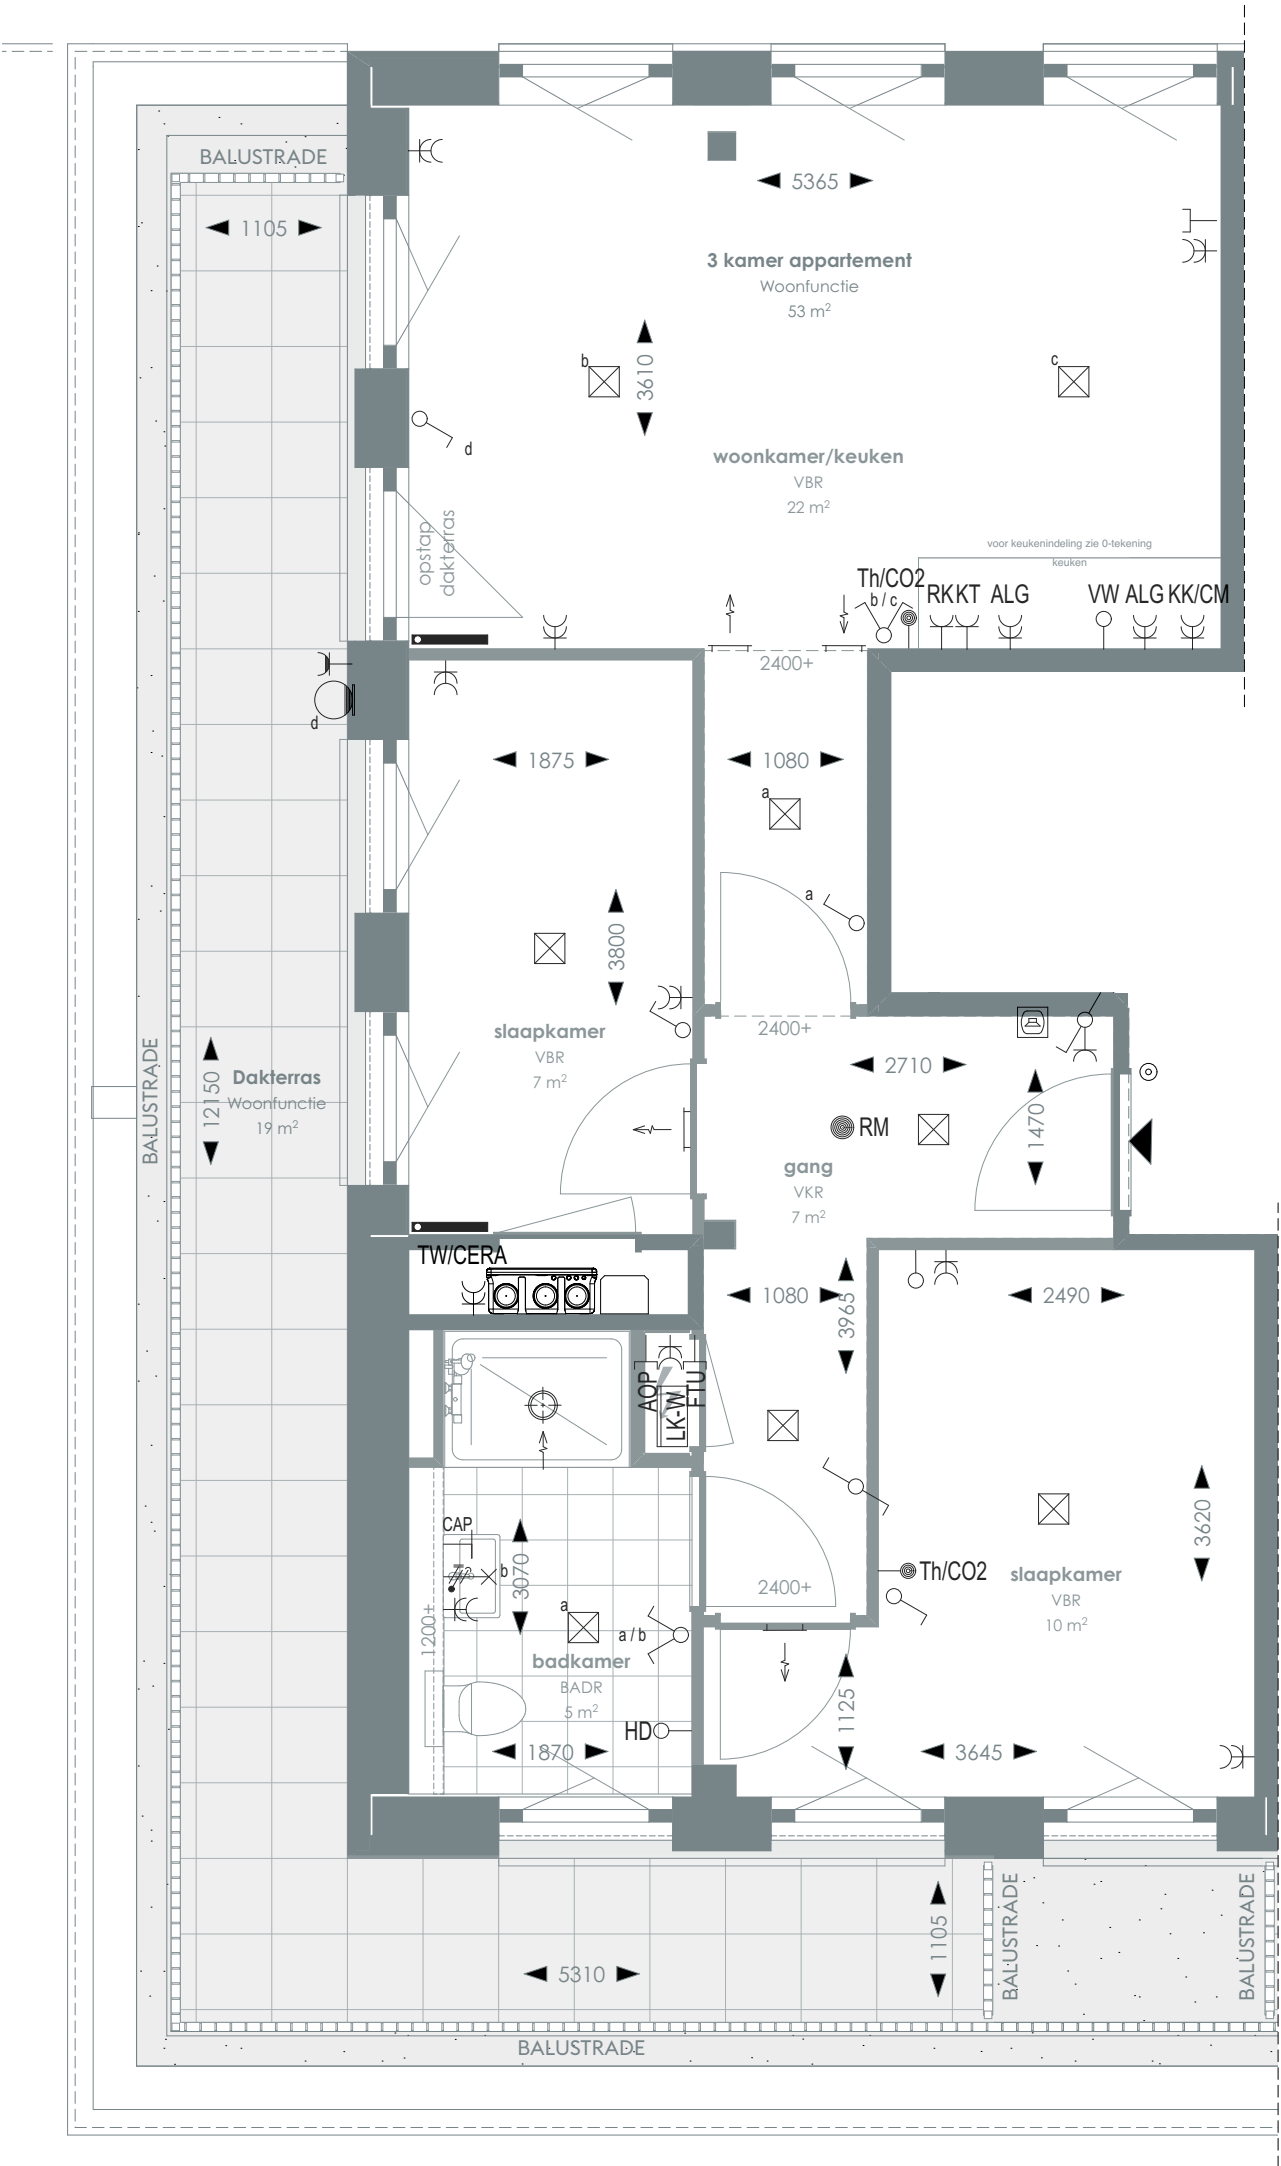

1:50 PLATTEGROND

> Voor positie appartement zie overzichtstekeningen

CORNER LOFTS DEN HAAG

> **VERKOOPTEKENINGEN**
3 KAMER APPARTEMENT TYPE 86

> **DOC NR**
VK086

> **STATUS**
DEFINITIEF

> **DATUM**
17.01.2025

> **SCHAAL**
1:50

> **PROJECT**
3130

> **REVISIE**

> **FORMAAT**
A3



TYPE KOMT VOOR BIJ BOUWNUMMERS:
09.08 - 9e verdieping

TYPE 87

> **RENVOOI**

- Videofoon
- CAP Centraal aardpunt
- Onbedraad, bedraad aansluitpunt
- Verdeelkast t.b.v. licht en kracht installatie
- Centraaldoos

- RM Rookmelder
- Enkelpolige, serie schakelaar
- Radiator
- Bel drukknop aangesloten op videofoon
- Cera ventilatiesysteem Tapwater afleverset

- Enkeelvoudige, dubbele wandcontactdoos Media
- Toevoerventilatie (wand) Verwarming/koeling
- Afzuigventilatie (wand)
- Afzuigventilatie (plafond)


- | | | | | | |
|---------------|---------------------------------------|--------------|---|-----------|-----------------------------|
| AOP | Abonnee Overname Punt | FTU | Fiber Termination Unit | RK | Recirculatiekap 2250 mm +vl |
| CAP | Centraal aardpunt | HD | Loze leiding aansluiting elektrische handdoekradiator (kopersoptie) | RM | Rookmelder |
| CERA | Ventilatie unit | KT | Kooktoestel 100 mm +vl | TW | Tapwater 1500 mm +vl |
| TH/CO2 | CO2-opnemer / Thermostaat 1500 mm +vl | KK/CM | Koelkast / Combi oven magnetron | VW | Vaatwasser 100 mm +vl |

Overige hoogtes schakelmateriaal:
-Wandcontactdozen & aansluitpunten algemeen 300mm +vl
-Schakelaars 1050mm +vl
-Wandcontactdozen boven aanrecht en wastafel

-Aansluitpunt wandverlichting 1800mm +vl
-Wandcontactdoos recirculatiekap 2250mm +vl
-Videofoon en beeldrukker 1500mm +vl

> **SYMBOLEN**

- | | | | |
|--|-----------------|--|------------------------------|
| | Meterkast | | Toilet |
| | Entree | | Wastafel & planchet vH+1.200 |
| | Vloerregelwerk | | Douchebak |
| | Plafondovergang | | |

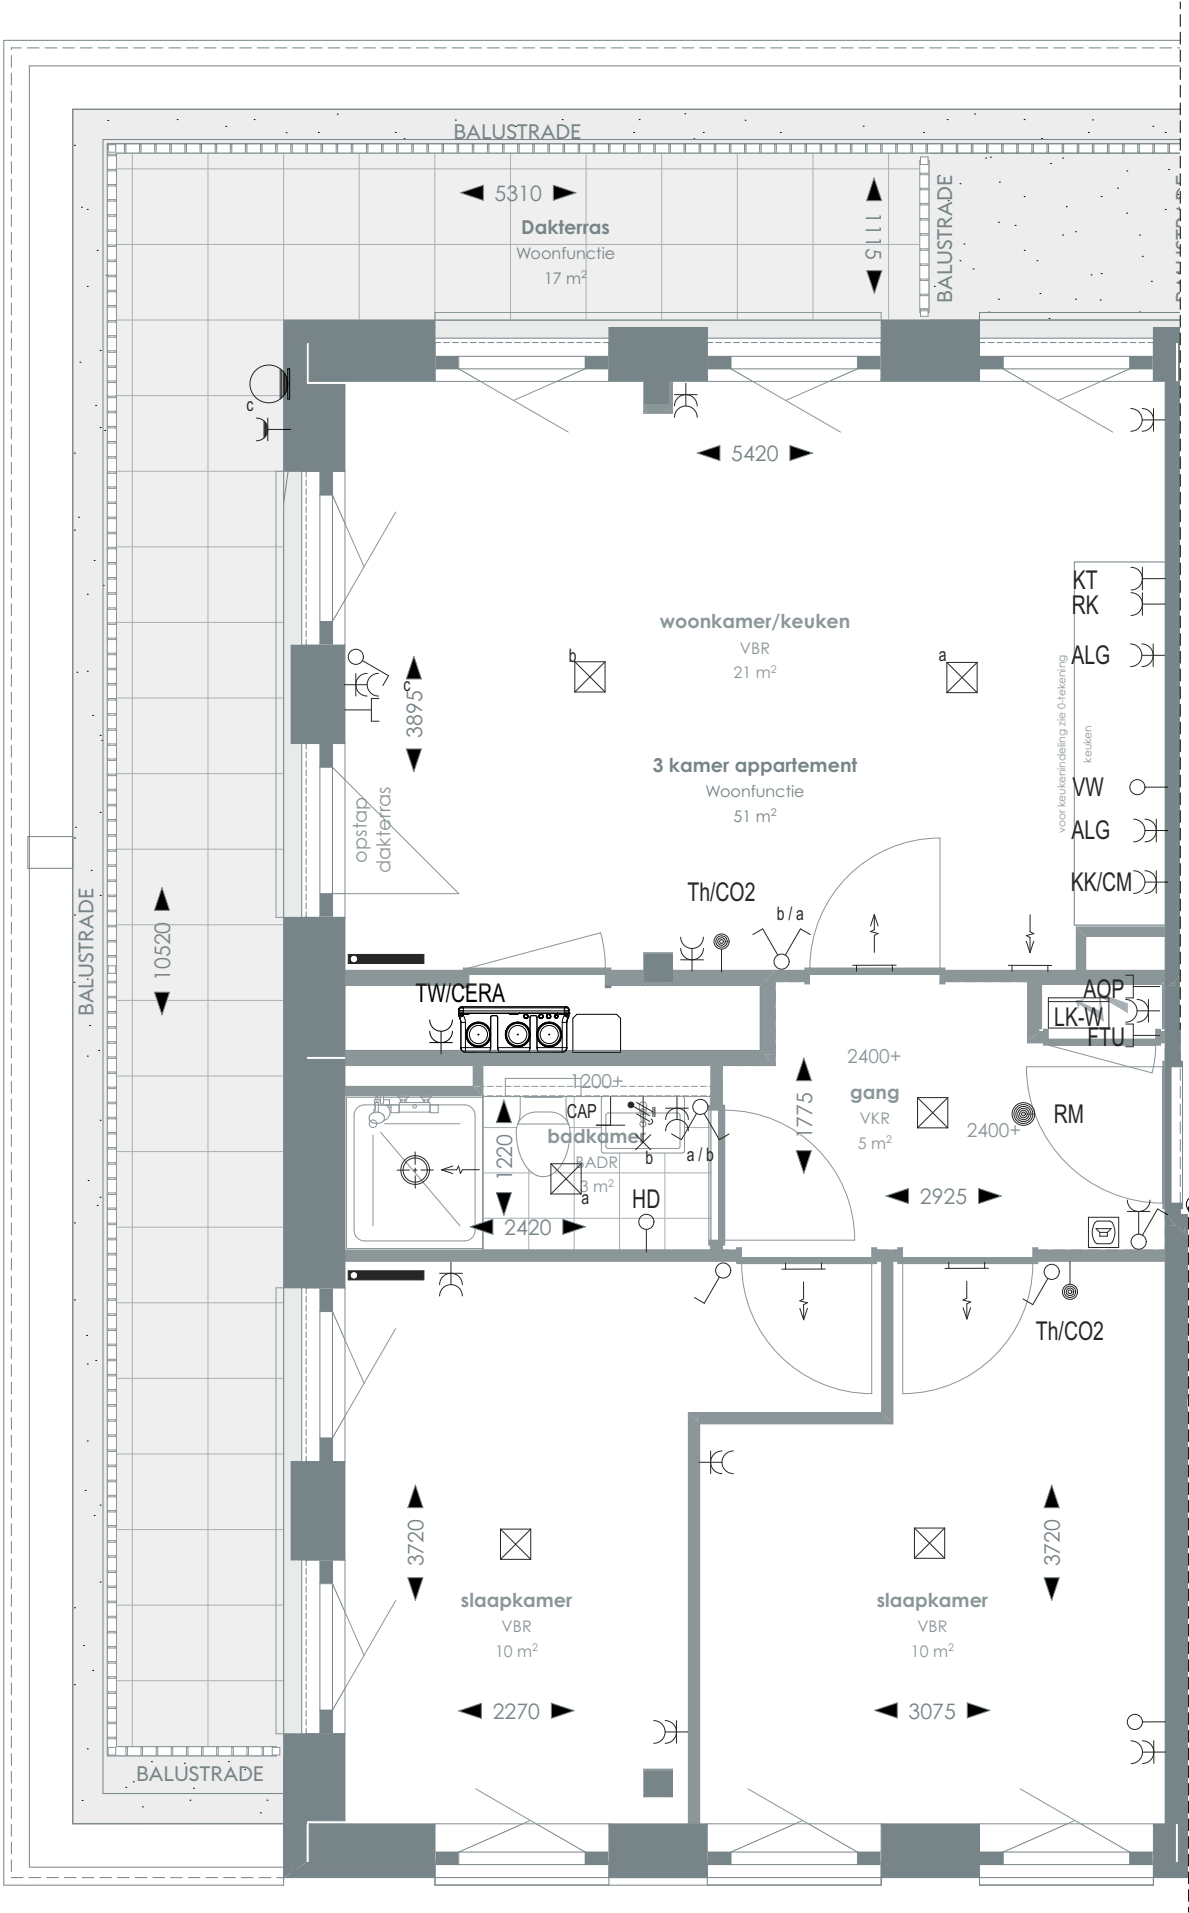

1:50 PLATTEGROND

> Voor positie appartement zie overzichtstekeningen

CORNER LOFTS DEN HAAG

> **VERKOOPTEKENINGEN**
3 KAMER APPARTEMENT TYPE 87

> **DOC NR**
VK087

> **STATUS**
DEFINITIEF

> **DATUM**
17.01.2025

> **SCHAAL**
1:50

> **PROJECT**
3130


> **REVISIE**

> **FORMAAT**
A3



TYPE KOMT VOOR BIJ BOUWNUMMERS:
09.09 - 9e verdieping

TYPE 88

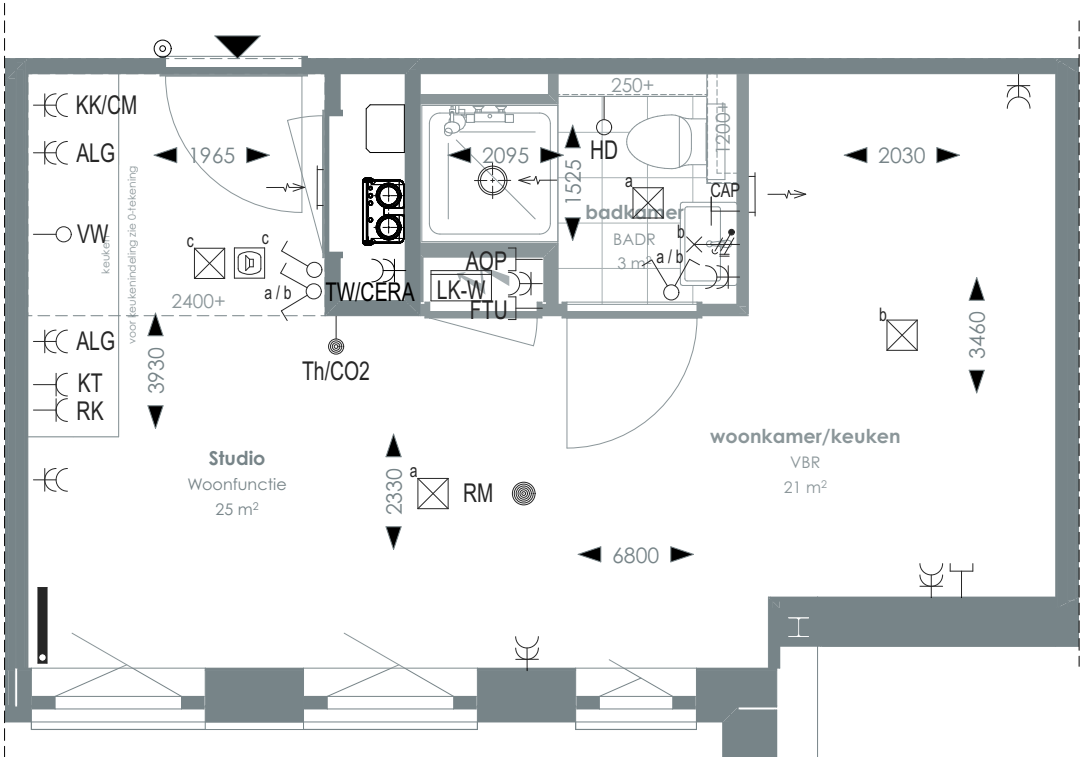

1:50 PLATTEGROND



> Voor positie appartement zie overzichtstekeningen

CORNER LOFTS
DEN HAAG

>
VERKOOPTEKENINGEN
STUDIO TYPE 88

>
DOC NR
VK088

>
STATUS
DEFINITIEF

>
DATUM
17.01.2025

>
SCHAAL
1:50

>
PROJECT
3130

>
REVISIE

>
FORMAAT
A3

>
RENVOOI

	Videofoon		Rookmelder		Enkelvoudige, dubbele wandcontactdoos
	Centraal aardpunt		Enkelpolige, serie schakelaar		Media
	Onbedraad, bedraad aansluitpunt		Radiator		Toevoerventilatie (wand) Verwarming/koeling
	Verdeelkast t.b.v. licht en kracht installatie		Bel drukknop aangesloten op videofoon		Afzuigventilatie (wand)
	Centraaldoos		Cera ventilatiesysteem Tapwater afleverset		Afzuigventilatie (plafond)

AOP	Abonnee Overname Punt	FTU	Fiber Termination Unit	RK	Recirculatiekap 2250 mm +vl
CAP	Centraal aardpunt	HD	Loze leiding aansluiting elektrische handdoekradiator (kopersoptie)	RM	Rookmelder
CERA	Ventilatie unit	KT	Kooktoestel 100 mm +vl	TW	Tapwater 1500 mm +vl
TH/CO2	CO2-opnemer / Thermostaat 1500 mm +vl	KK/CM	Koelkast / Combi oven magnetron	VW	Vaatwasser 100 mm +vl
Overige hoogtes schakelmateriaal:					
-Wandcontactdozen & aansluitpunten algemeen 300mm +vl			-Aansluitpunt wandverlichting 1800mm +vl		
-Schakelaars 1050mm +vl			-Wandcontactdoos recirculatiekap 2250mm +vl		
-Wandcontactdozen boven aanrecht en wastafel			-Videofoon en beeldrukker 1500mm +vl		


>
SYMBOLLEN

	Meterkast		Toilet
	Entree		Wastafel & planchet vl+1.200
	Vloerregelwerk		Douchebak
	Plafondovergang		



TYPE KOMT VOOR BIJ BOUWNUMMERS:
09.10 - 9e verdieping

TYPE 89

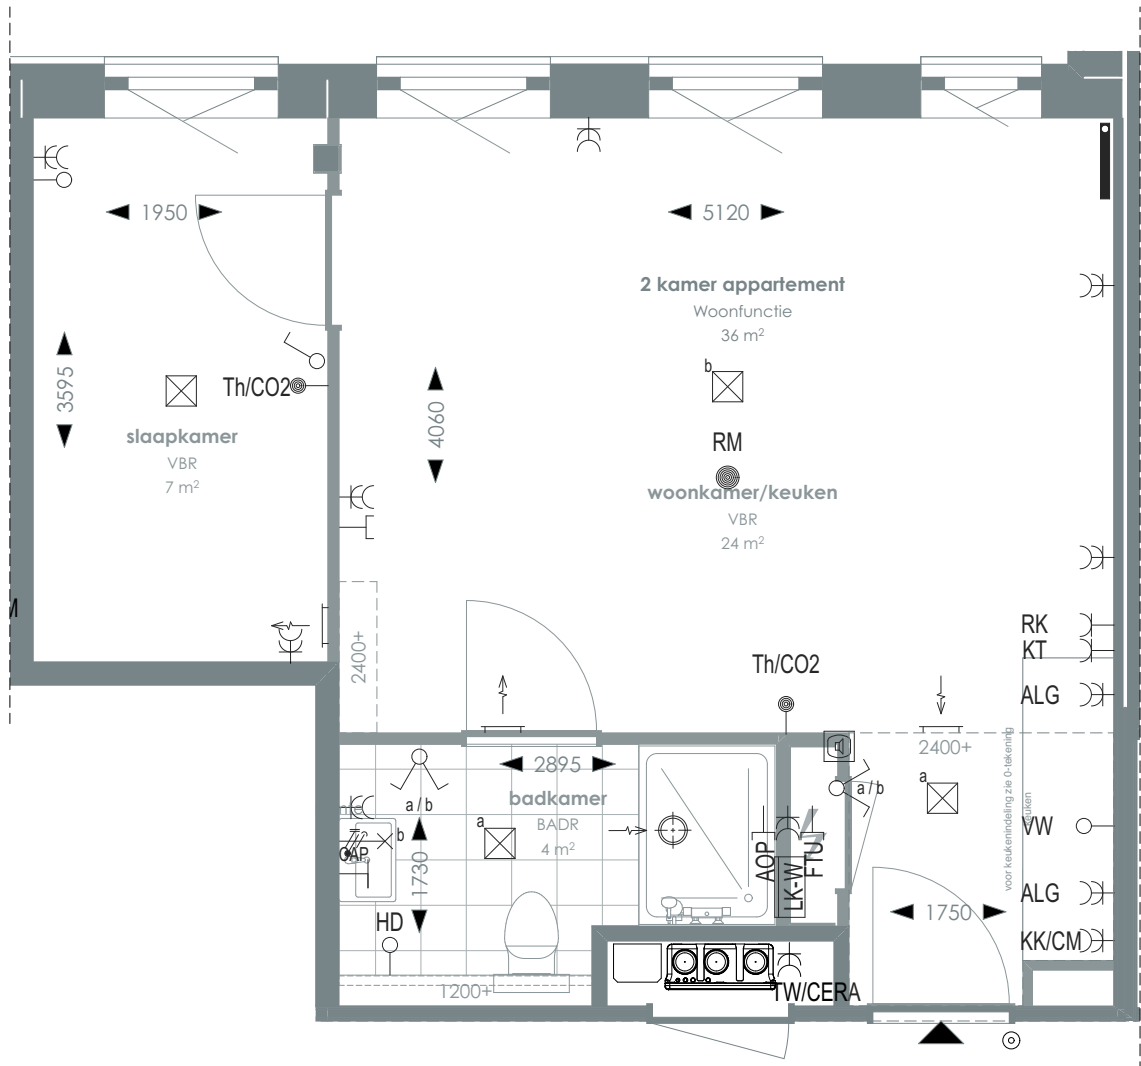

1:50 PLATTEGROND

RENVOOI

	Videofoon		Rookmelder		Enkelvoudige, dubbele wandcontactdoos
	Centraal aardpunt		Enkelpolige, serie schakelaar		Media
	Onbedraad, bedraad aansluitpunt		Radiator		Toevoerventilatie (wand) Verwarming/koeling
	Verdeelkast t.b.v. licht en kracht installatie		Bel drukknop aangesloten op videofoon		Afzuigventilatie (wand)
	Centraaldoos		Cera ventilatiesysteem Tapwater afleverzet		Afzuigventilatie (plafond)

AOP	Abonnee Overname Punt	FTU	Fiber Termination Unit	RK	Recirculatiekap 2250 mm +vl
CAP	Centraal aardpunt	HD	Loze leiding aansluiting elektrische handdoekradiator (kopersoptie)	RM	Rookmelder
CERA	Ventilatie unit	KT	Kooktoestel 100 mm +vl	TW	Tapwater 1500 mm +vl
TH/CO2	CO2-opnemer / Thermostaat 1500 mm +vl	KK/CM	Koelkast / Combi oven magnetron	VW	Vaatwasser 100 mm +vl
Overige hoogtes schakelmateriaal:					
-Wandcontactdozen & aansluitpunten algemeen 300mm +vl			-Aansluitpunt wandverlichting 1800mm +vl		
-Schakelaars 1050mm +vl			-Wandcontactdoos recirculatiekap 2250mm +vl		
-Wandcontactdozen boven aanrecht en wastafel			-Videofoon en beeldrukker 1500mm +vl		

SYMBOLEN

	Meterkast		Toilet
	Entree		Wastafel & planchet vl+1.200
	Vloerregelwerk		Douchebak
	Plafondovergang		

> Voor positie appartement zie overzichtstekeningen

CORNER LOFTS
DEN HAAG

>
VERKOOPTEKENINGEN
2 KAMER APPARTEMENT TYPE 89

>
DOC NR
VK089

>
STATUS
DEFINITIEF

>
DATUM
17.01.2025

>
SCHAAL
1:50

>
PROJECT
3130

>
REVISIE

>
FORMAAT
A3

