


TYPE KOMT VOOR BIJ BOUWNUMMERS:

- 01.17 - 1e verdieping
- 02.18 - 2e verdieping
- 03.18 - 3e verdieping

TYPE 90

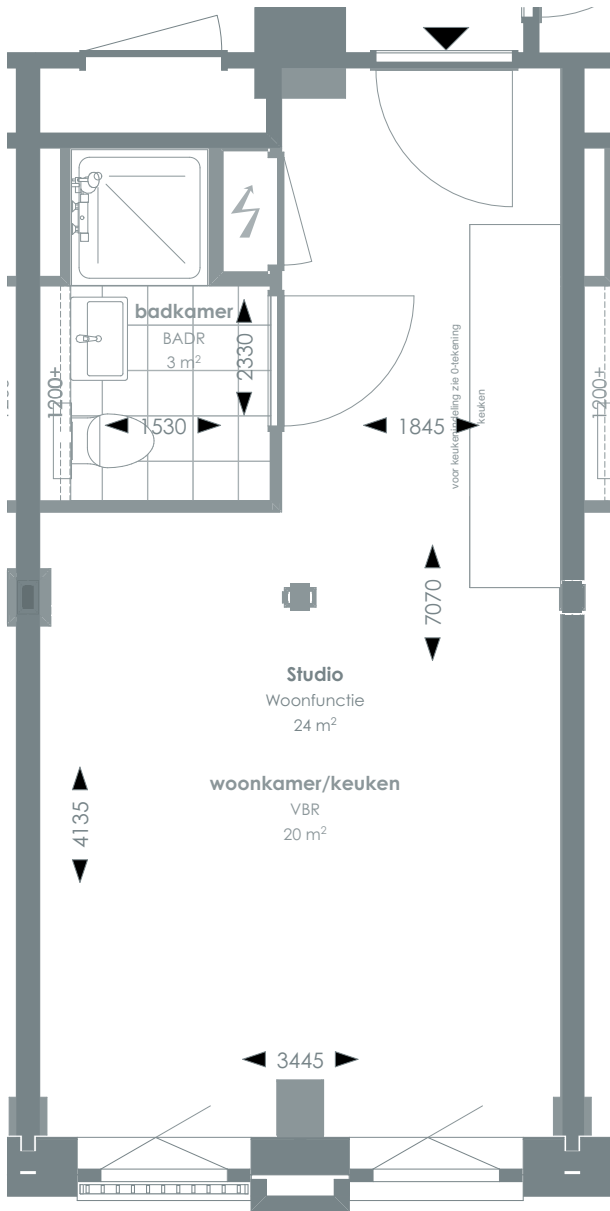

1:50 PLATTEGROND

RENVOOI

- | | | |
|--|--|---|
| Videofoon | Rookmelder | Enkelvoudige, dubbele wandcontactdoos |
| CAP Centraal aardpunt | Enkelpolige, serie schakelaar | Media |
| Onbedraad, bedraad aansluitpunt | Radiator | Toevoerventilatie (wand) Verwarming/koeling |
| Verdeelkast t.b.v. licht en kracht installatie | Bel drukknop aangesloten op videofoon | Afzuigventilatie (wand) |
| Centraaldoos | Cera ventilatiesysteem Tapwater afleverzet | Afzuigventilatie (plafond) |

- | | | |
|---|---|---------------------------------------|
| AOP Abonnee Overname Punt | FTU Fiber Termination Unit | RK Recirculatiekap 2250 mm +vl |
| CAP Centraal aardpunt | HD Loze leiding aansluiting elektrische handdoekradiator (kopersoptie) | RM Rookmelder |
| CERA Ventilatie unit | KT Kooktoestel 100 mm +vl | TW Tapwater 1500 mm +vl |
| TH/CO2 CO2-opnemer / Thermostaat 1500 mm +vl | KK/CM Koelkast / Combi oven magnetron | VW Vaatwasser 100 mm +vl |
- Overige hoogtes schakelmateriaal:**
-Wandcontactdozen & aansluitpunten algemeen 300mm +vl
-Schakelaars 1050mm +vl
-Wandcontactdozen boven aanrecht en wastafel
-Aansluitpunt wandverlichting 1800mm +vl
-Wandcontactdoos recirculatiekap 2250mm +vl
-Videofoon en beeldrukker 1500mm +vl

SYMBOLEN

- | | |
|-----------------|------------------------------|
| Meterkast | Toilet |
| Entree | Wastafel & planchet vl+1.200 |
| Vloeregelwerk | Douchebak |
| Plafondovergang | |

CORNER LOFTS
DEN HAAG


VERKOOPTEKENINGEN
STUDIO TYPE 90

>	>	
DOC NR	STATUS	
VK090	DEFINITIEF	
>	>	>
DATUM	SCHAAL	PROJECT
08.12.2025	1:50	3130
>	>	
REVISIE	FORMAAT	
	A3	



TYPE KOMT VOOR BIJ BOUWNUMMERS:
01.88 - 1e verdieping
02.86 - 2e verdieping
03.86 - 3e verdieping

TYPE 91

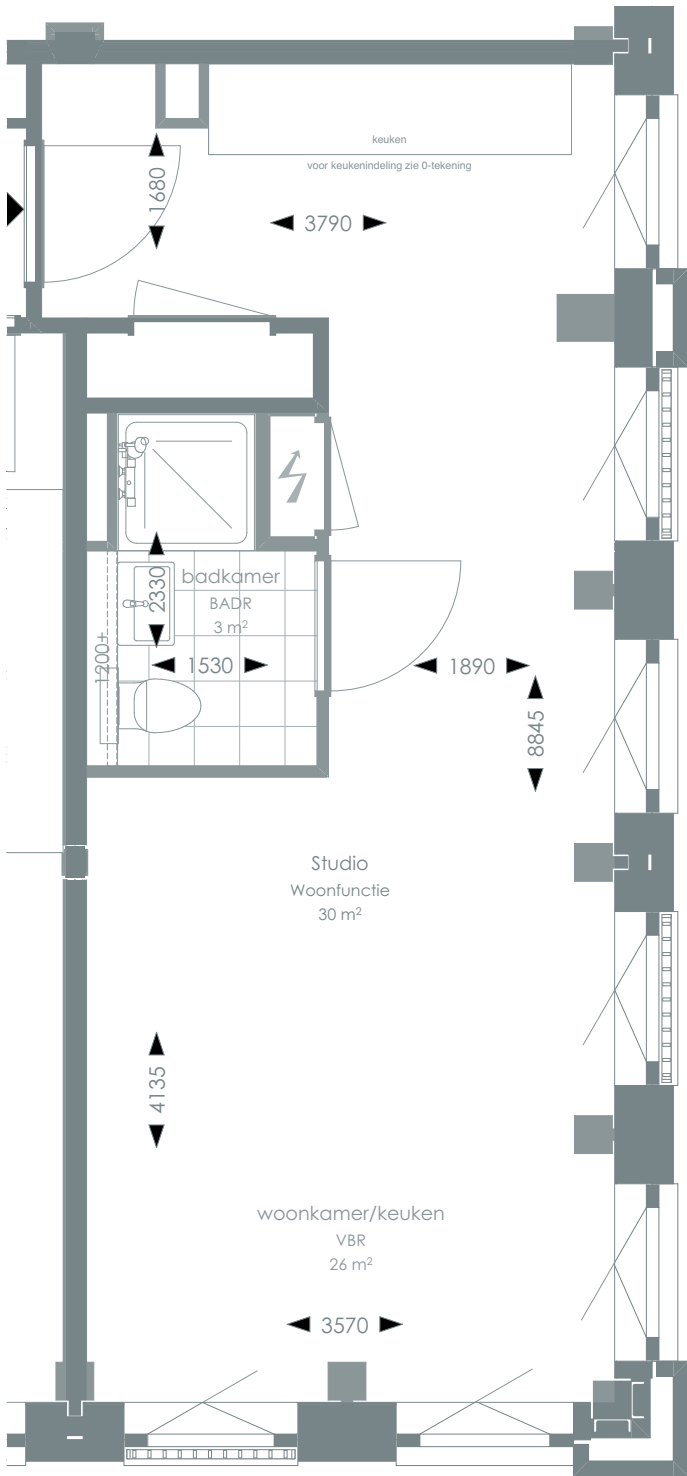

1:50 PLATTEGROND



> Voor positie appartement zie overzichtstekeningen

CORNER LOFTS
DEN HAAG

>
VERKOOPTEKENINGEN
STUDIO TYPE 91

>
DOC NR
VK091

>
STATUS
DEFINITIEF

>
DATUM
08.12.2025

>
SCHAAL
1:50

>
PROJECT
3130

>
REVISIE
B: 22.12.2025

>
FORMAAT
A3

>
RENVOOI

	Videofoon		Rookmelder		Enkelvoudige, dubbele wandcontactdoos
	Centraal aardpunt		Enkelpolige, serie schakelaar		Media
	Onbedraad, bedraad aansluitpunt		Radiator		Toevoerventilatie (wand) Verwarming/koeling
	Verdeelkast t.b.v., licht en kracht installatie		Bel drukknop aangesloten op videfoon		Afzuigventilatie (wand)
	Centraaldoos		Cera ventilatiesysteem Tapwater afleverset		Afzuigventilatie (plafond)

AOP	Abonnee Overname Punt	FTU	Fiber Termination Unit	RK	Recirculatiekap 2250 mm +vl
CAP	Centraal aardpunt	HD	Loze leiding aansluiting elektrische handdoekradiator (kopersoptie)	RM	Rookmelder
CERA	Ventilatie unit	KT	Kooktoestel 100 mm +vl	TW	Tapwater 1500 mm +vl
TH/CO2	CO2-opnemer / Thermostaat 1500 mm +vl	KK/CM	Koelkast / Combi oven magnetron	VW	Vaatwasser 100 mm +vl
Overige hoogtes schakelmateriaal: -Wandcontactdozen & aansluitpunten algemeen 300mm +vl -Schakelaars 1050mm +vl -Wandcontactdozen boven aanrecht en wastafel -Aansluitpunt wandverlichting 1800mm +vl -Wandcontactdoos recirculatiekap 2250mm +vl -Videfoon en beeldruker 1500mm +vl					

>
SYMBOLEN


	Meterkast		Toilet
	Entree		Wastafel & planchet vl+1.200
	Vloeregelwerk		Douchebak
	Plafondovergang		



TYPE KOMT VOOR BIJ BOUWNUMMERS:

- 05.61 - 5e verdieping
- 06.10 - 6e verdieping
- 07.08 - 7e verdieping

TYPE 92

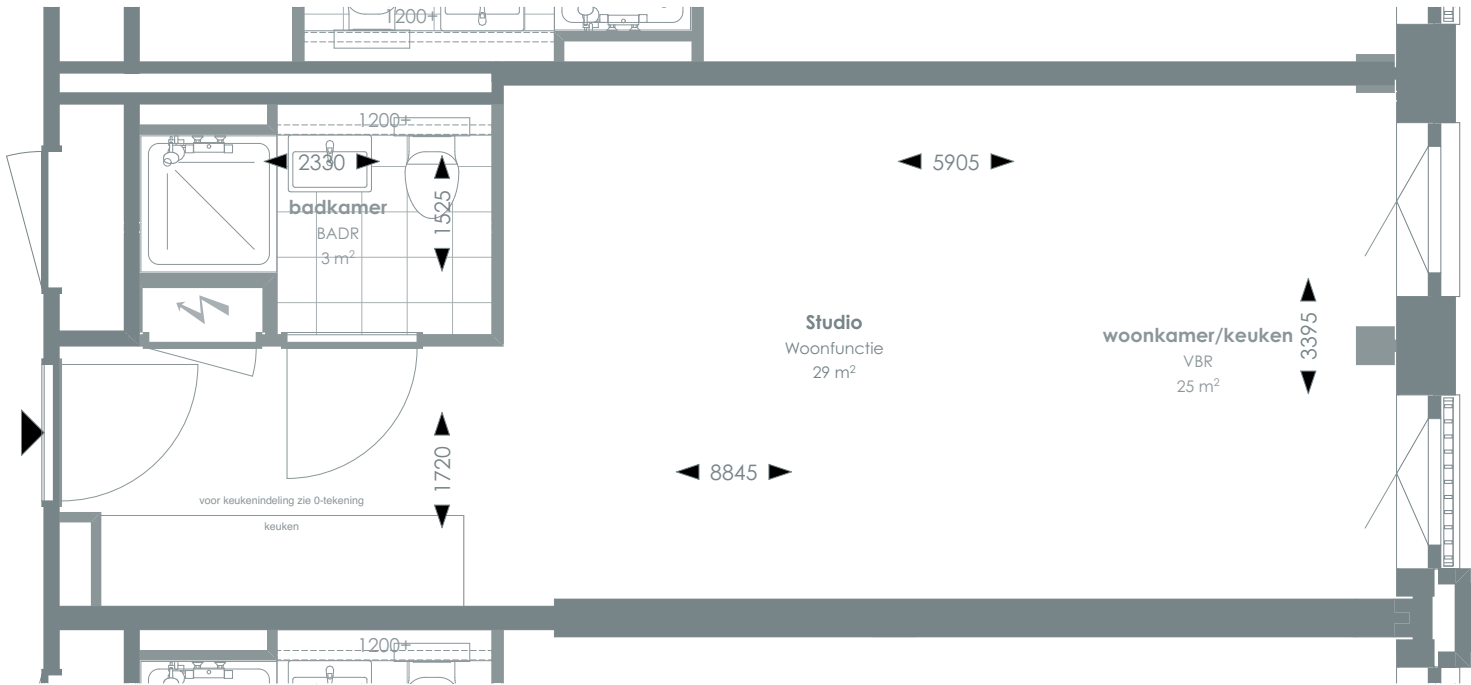

1:50 PLATTEGROND

> Voor positie appartement zie overzichtstekeningen

CORNER LOFTS
DEN HAAG

>
VERKOOPTEKENINGEN
STUDIO TYPE 92

>
DOC NR
VK092

>
STATUS
DEFINITIEF

>
DATUM
08.12.2025

>
SCHAAL
1:50

>
PROJECT
3130

>
REVISIE

>
FORMAAT
A3

>
RENVOOI

	Videofoon		Rookmelder		Enkelvoudige, dubbele wandcontactdoos
	Centraal aardpunt		Enkelpolige, serie schakelaar		Media
	Onbedraad, bedraad aansluitpunt		Radiator		Toevoerventilatie (wand) Verwarming/koeling
	Verdeelkast t.b.v. licht en kracht installatie		Bel drukknop aangesloten op videofoon		Afzuigventilatie (wand)
	Centraaldoos		Cera ventilatiesysteem Tapwater afleverzet		Afzuigventilatie (plafond)

AOP	Abonnee Overname Punt	FTU	Fiber Termination Unit	RK	Recirculatiekap 2250 mm +vl
CAP	Centraal aardpunt	HD	Loze leiding aansluiting elektrische handdoekradiator (kopersoptie)	RM	Rookmelder
CERA	Ventilatie unit	KT	Kooktoestel 100 mm +vl	TW	Tapwater 1500 mm +vl
TH/CO2	CO2-opnemer / Thermostaat 1500 mm +vl	KK/CM	Koelkast / Combi oven magnetron	VW	Vaatwasser 100 mm +vl
Overige hoogtes schakelmateriaal:					
-Wandcontactdozen & aansluitpunten algemeen 300mm +vl					
-Schakelaars 1050mm +vl					
-Wandcontactdozen boven aanrecht en wastafel					
-Aansluitpunt wandverlichting 1800mm +vl					
-Wandcontactdoos recirculatiekap 2250mm +vl					
-Videofoon en belddrukker 1500mm +vl					

>
SYMBOLEN


	Meterkast		Toilet
	Entree		Wastafel & planchet vl+1.200
	Vloerregelwerk		Douchebak
	Plafondovergang		



TYPE KOMT VOOR BIJ BOUWNUMMERS:

- 05.10 - 5e verdieping
- 06.54 - 6e verdieping
- 07.51 - 7e verdieping

TYPE 93

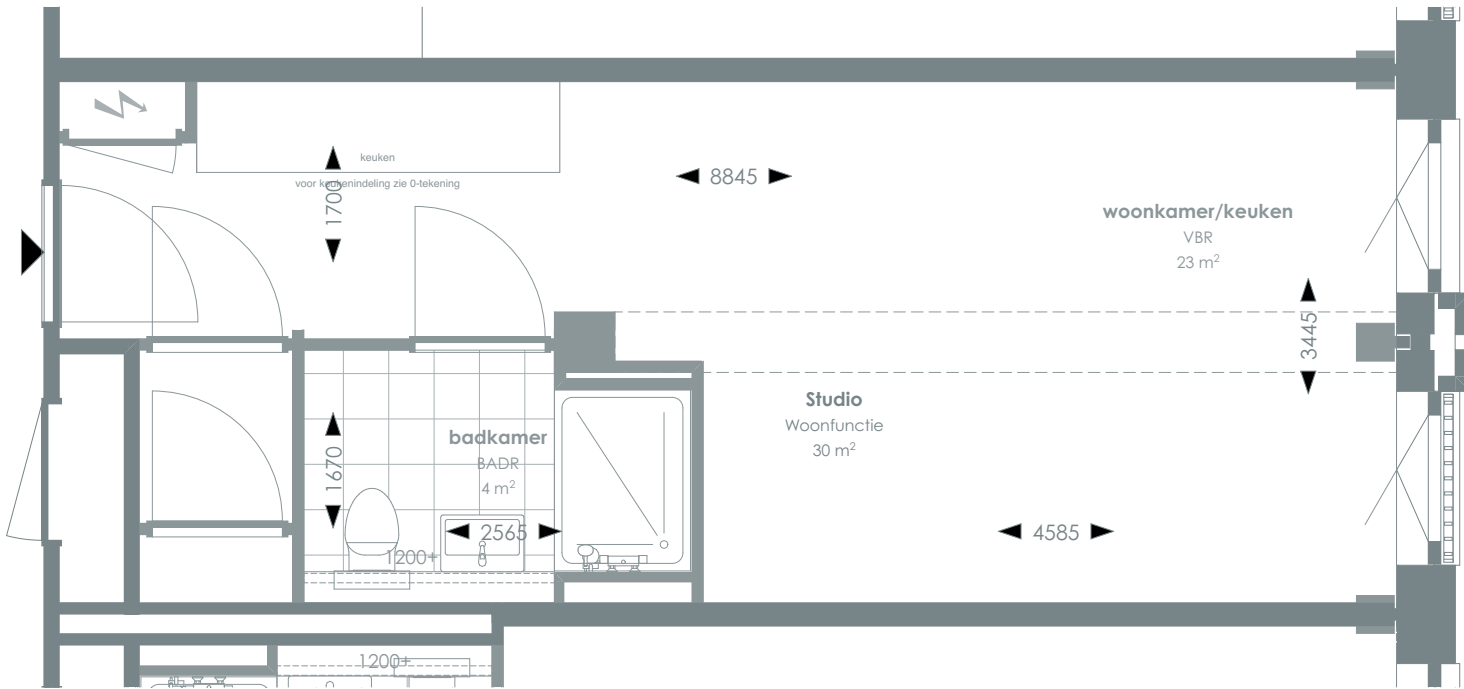

1:50 PLATTEGROND



> Voor positie appartement zie overzichtstekeningen

CORNER LOFTS
DEN HAAG

>
VERKOOPTEKENINGEN
STUDIO TYPE 93

>
DOC NR
VK093

>
STATUS
DEFINITIEF

>
DATUM
08.12.2025

>
SCHAAL
1:50

>
PROJECT
3130

>
REVISIE

>
FORMAAT
A3

>
RENVOOI

	Videofoon		Rookmelder		Enkelvoudige, dubbele wandcontactdoos
	Centraal aardpunt		Enkelpolige, serie schakelaar		Media
	Onbedraad, bedraad aansluitpunt		Radiator		Toevoerventilatie (wand)
	Verdeelkast t.b.v. licht en kracht installatie		Bel drukknop aangesloten op videfoon		Afzuigventilatie (wand)
	Centraaldoos		Cera ventilatiesysteem Tapwater afleverset		Afzuigventilatie (plafond)

AOP	Abonnee Overname Punt	FTU	Fiber Termination Unit	RK	Recirculatiekap 2250 mm +vl
CAP	Centraal aardpunt	HD	Loze leiding aansluiting elektrische handdoekradiator (kopersoptie)	RM	Rookmelder
CERA	Ventilatie unit	KT	Kooktoestel 100 mm +vl	TW	Tapwater 1500 mm +vl
TH/CO2	CO2-opnemer / Thermostaat 1500 mm +vl	KK/CM	Koelkast / Combi oven magnetron	VW	Vaatwasser 100 mm +vl
Overige hoogtes schakelmateriaal:					
-Wandcontactdozen & aansluitpunten algemeen 300mm +vl			-Aansluitpunt wandverlichting 1800mm +vl		
-Schakelaars 1050mm +vl			-Wandcontactdoos recirculatiekap 2250mm +vl		
-Wandcontactdozen boven aanrecht en wastafel			-Videfoon en beeldrukker 1500mm +vl		

>
SYMBOLEN


	Meterkast		Toilet
	Entree		Wastafel & planchet vl+1.200
	Vloerregelwerk		Douchebak
	Plafondovergang		



TYPE KOMT VOOR BIJ BOUWNUMMERS:

- 05.09 - 5e verdieping
- 06.09 - 6e verdieping
- 07.07 - 7e verdieping

TYPE 94

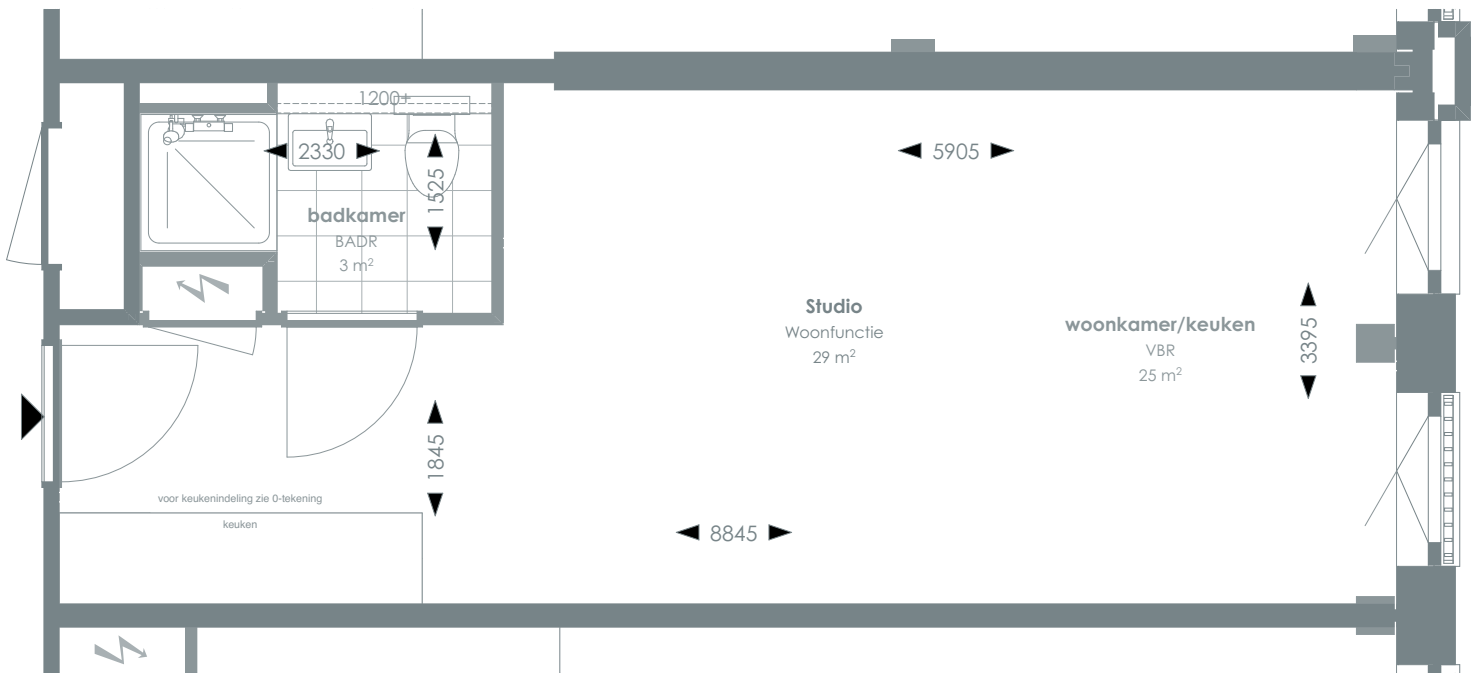

1:50 PLATTEGROND



> Voor positie appartement zie overzichtstekeningen

CORNER LOFTS
DEN HAAG

>
VERKOOPTEKENINGEN
STUDIO TYPE 94

> DOC NR VK094	> STATUS DEFINITIEF
-----------------------------	----------------------------------

> DATUM 08.12.2025	> SCHAAL 1:50	> PROJECT 3130
> REVISIE	> FORMAAT A3	

>
RENVOOI

	Videofoon		Rookmelder		Enkelvoudige, dubbele wandcontactdoos
	CAP Centraal aardpunt		Enkelpolige, serie schakelaar		Radiator
	Onbedraad, bedraad aansluitpunt		Toevoerventilatie (wand) Verwarming/koeling		Afzuigventilatie (wand)
	Verdeelkast t.b.v. licht en kracht installatie		Bel drukknop aangesloten op videfoon		Afzuigventilatie (plafond)
	Centraaldoos		Cera ventilatiesysteem Tapwater afleverzet		

AOP	Abonnee Overname Punt	FTU	Fiber Termination Unit	RK	Recirculatiekap 2250 mm +vl
CAP	Centraal aardpunt	HD	Loze leiding aansluiting elektrische handdoekradiator (kopersoptie)	RM	Rookmelder
CERA	Ventilatie unit	KT	Kooktoestel 100 mm +vl	TW	Tapwater 1500 mm +vl
TH/CO2	CO2-opnemer / Thermostaat 1500 mm +vl	KK/CM	Koelkast / Combi oven magnetron	VW	Vaatwasser 100 mm +vl
Overige hoogtes schakelmateriaal:					
-Wandcontactdozen & aansluitpunten algemeen 300mm +vl			-Aansluitpunt wandverlichting 1800mm +vl		
-Schakelaars 1050mm +vl			-Wandcontactdoos recirculatiekap 2250mm +vl		
-Wandcontactdozen boven aanrecht en wastafel			-Videfoon en belddrukker 1500mm +vl		

>
SYMBOLEN


	Meterkast		Toilet
	Entree		Wastafel & planchet vl+1.200
	Vloertegelwerk		Douchebak
	Plafondovergang		



TYPE KOMT VOOR BIJ BOUWNUMMERS:

- 05.08 - 5e verdieping
- 06.08 - 6e verdieping
- 07.06 - 7e verdieping

TYPE 95

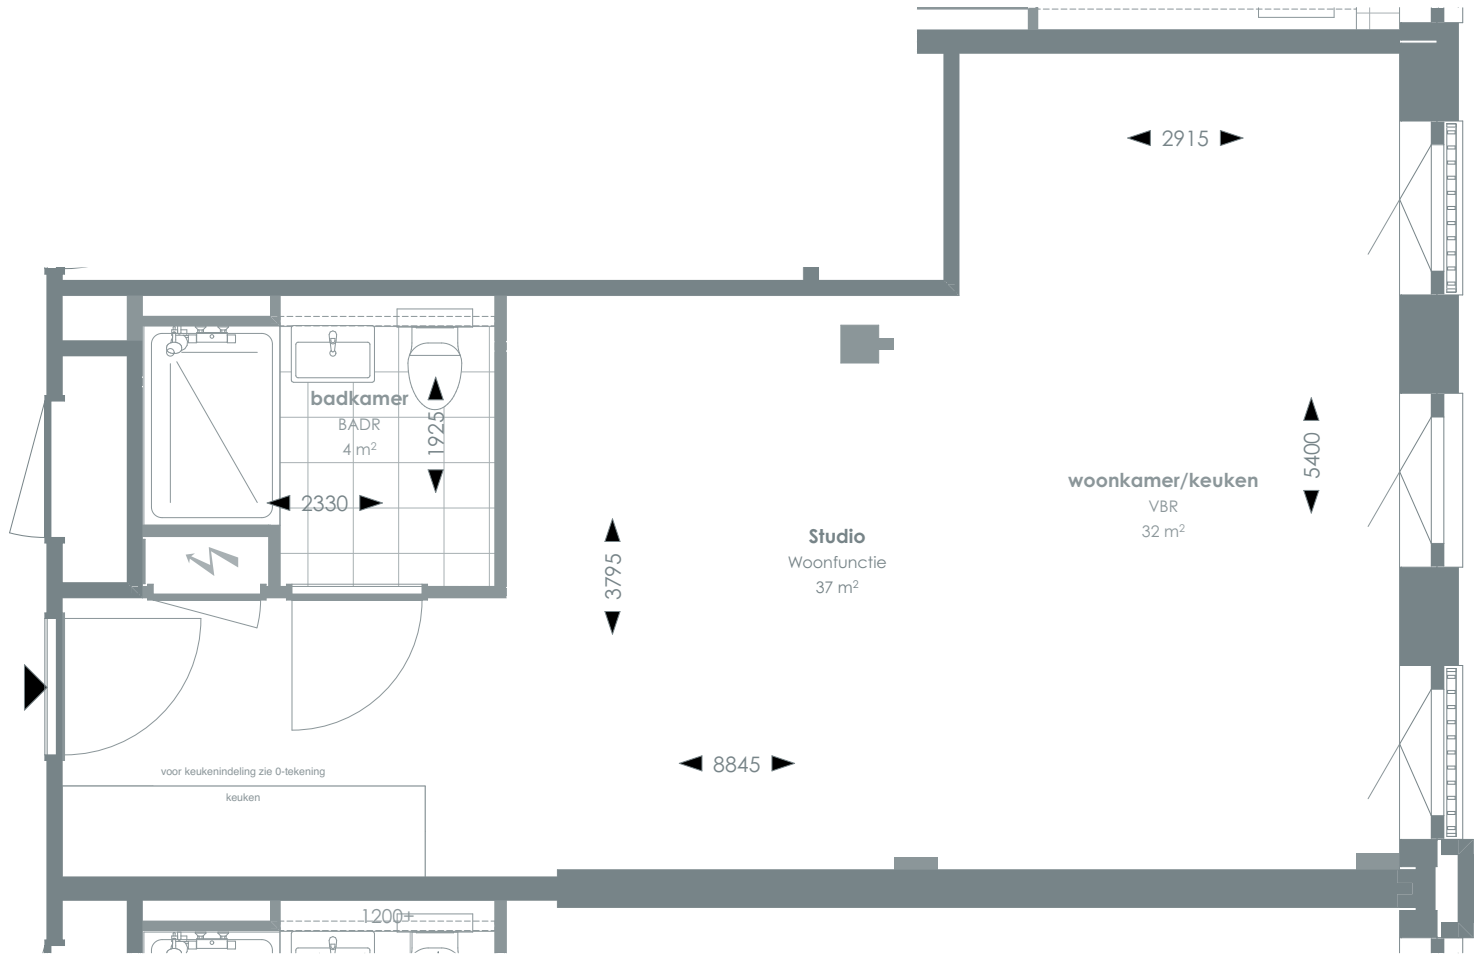

1:50 PLATTEGROND



> Voor positie appartement zie overzichtstekeningen

CORNER LOFTS
DEN HAAG

>
VERKOOPTEKENINGEN
STUDIO TYPE 95

>
DOC NR
VK095

>
STATUS
DEFINITIEF

>
DATUM
08.12.2025

>
SCHAAL
1:50

>
PROJECT
3130

>
REVISIE

>
FORMAAT
A3

>
RENVOOI

	Videofoon		Rookmelder		Enkelvoudige, dubbele wandcontactdoos
	Centraal aardpunt		Enkelpolige, serie schakelaar		Media
	Onbedraad, bedraad aansluitpunt		Radiator		Toevoerventilatie (wand) Verwarming/koeling
	Verdeelkast t.b.v. licht en kracht installatie		Bel drukknop aangesloten op videofoon		Afzuigventilatie (wand)
	Centraaldoos		Cera ventilatiesysteem Tapwater afleverset		Afzuigventilatie (plafond)

AOP	Abonnee Overname Punt	FTU	Fiber Termination Unit	RK	Recirculatiekap 2250 mm +vl
CAP	Centraal aardpunt	HD	Loze leiding aansluiting elektrische handdoekradiator (kopersoptie)	RM	Rookmelder
CERA	Ventilatie unit	KT	Kooktoestel 100 mm +vl	TW	Tapwater 1500 mm +vl
TH/CO2	CO2-opnemer / Thermostaat 1500 mm +vl	KK/CM	Koelkast / Combi oven magnetron	VW	Vaatwasser 100 mm +vl
Overige hoogtes schakelmateriaal: -Wandcontactdozen & aansluitpunten algemeen 300mm +vl -Wandcontactdoos recirculatiekap 2250mm +vl -Schakelaars 1050mm +vl -Wandcontactdozen boven aanrecht en wastafel -Aansluitpunt wandverlichting 1800mm +vl -Wandcontactdoos recirculatiekap 2250mm +vl -Videofoon en beeldrukker 1500mm +vl					

>
SYMBOLEN


	Meterkast		Toilet
	Entree		Wastafel & planchet vl+1.200
	Vloerregelwerk		Douchebak
	Plafondovergang		



TYPE KOMT VOOR BIJ BOUWNUMMERS:

- 05.07 - 5e verdieping
- 06.07 - 6e verdieping
- 07.05 - 7e verdieping

TYPE 96

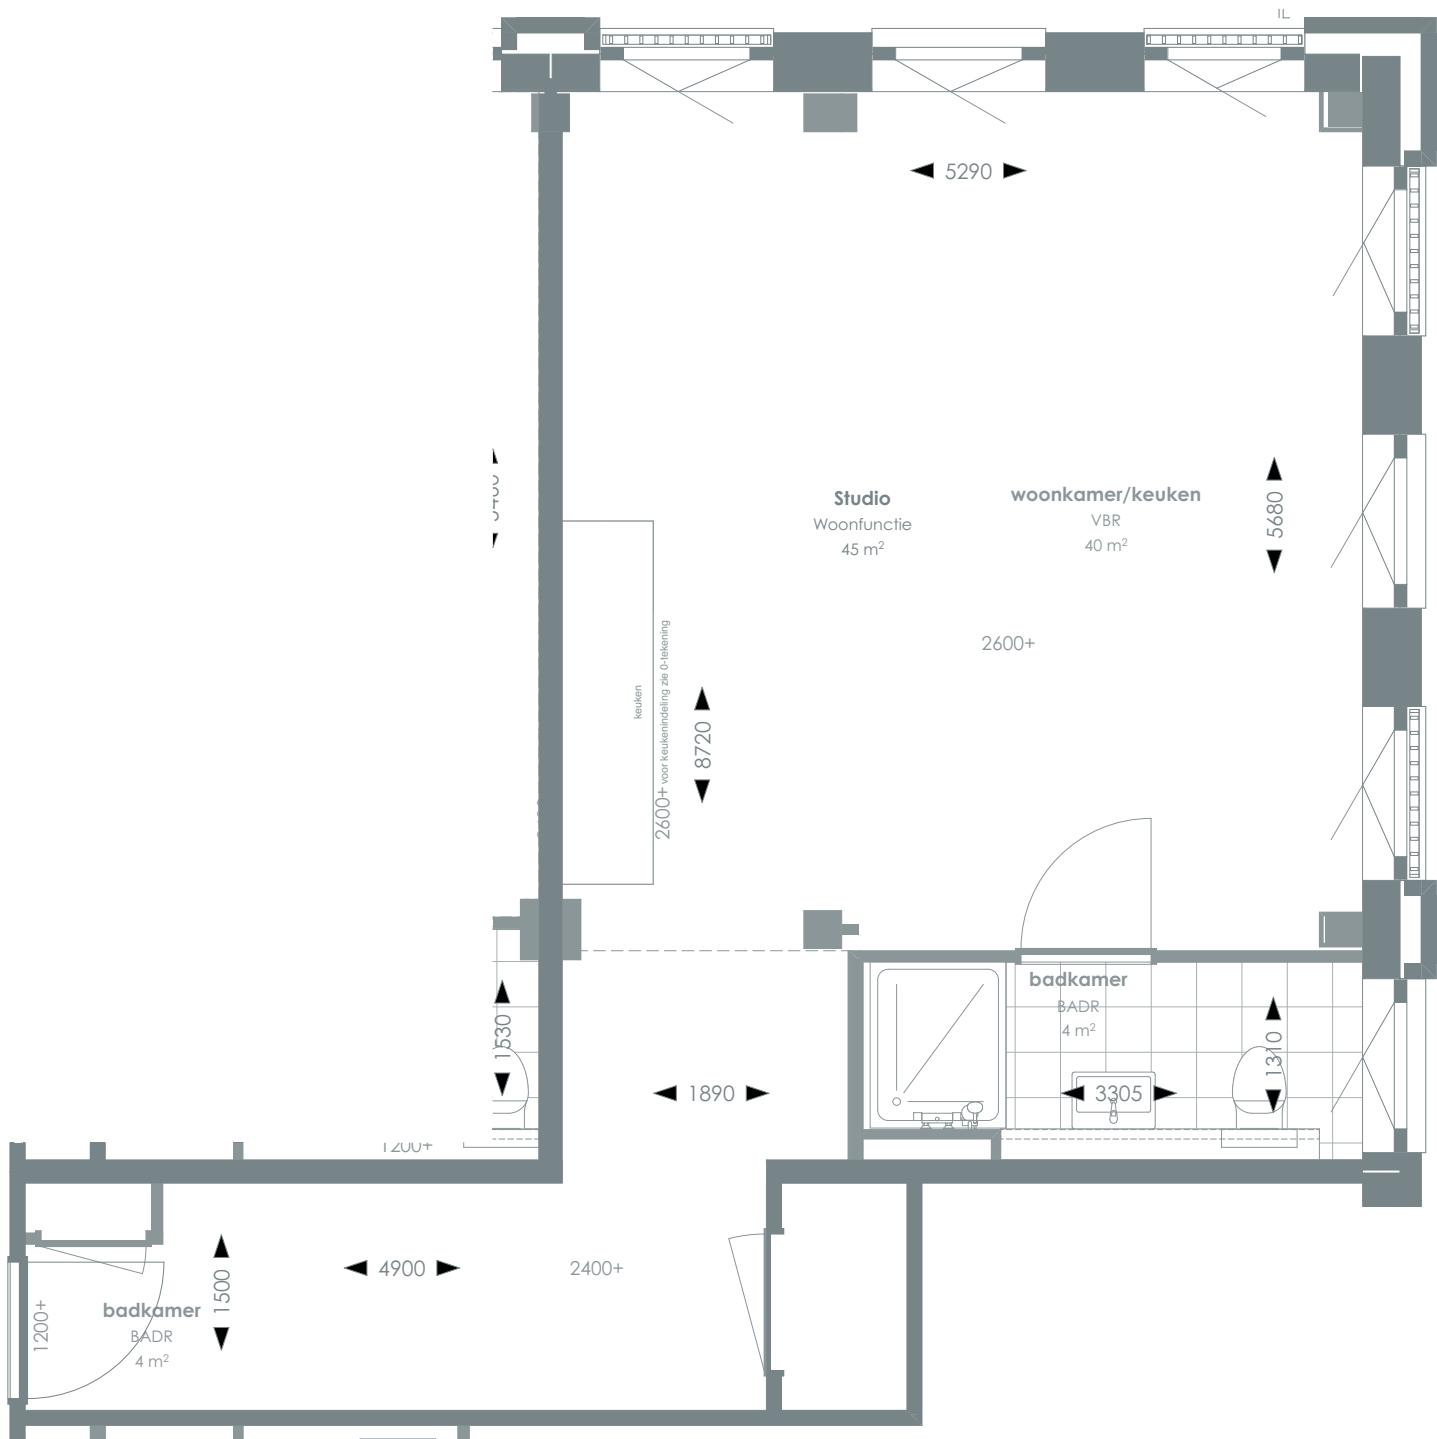

> Voor positie appartement zie overzichtstekeningen

CORNER LOFTS
DEN HAAG

>
VERKOOPTEKENINGEN
STUDIO TYPE 96

>
DOC NR
VK096

>
STATUS
DEFINITIEF

>
DATUM
08.12.2025

>
SCHAAL
1:50

>
PROJECT
3130

>
REVISIE

>
FORMAAT
A3

>
RENVOOI

	Videofoon		Rookmelder		Enkelvoudige, dubbele wandcontactdoos
	CAP Centraal aardpunt		Enkelpolige, serie schakelaar		Media
	Onbedraad, bedraad aansluitpunt		Radiator		Toevoerventilatie (wand) Verwarming/koeling
	Verdeelkast t.b.v. licht en kracht installatie		Bel drukknop aangesloten op videofoon		Afzuigventilatie (wand)
	Centraaldoos		Cera ventilatiesysteem Tapwater afleverzet		Afzuigventilatie (plafond)

AOP	Abonnee Overname Punt	FTU	Fiber Termination Unit	RK	Recirculatiekap 2250 mm +vl
CAP	Centraal aardpunt	HD	Loze leiding aansluiting elektrische handdoekradiator (kopersoptie)	RM	Rookmelder
CERA	Ventilatie unit	KT	Kooktoestel 100 mm +vl	TW	Tapwater 1500 mm +vl
TH/CO2	CO2-opnemer / Thermostaat 1500 mm +vl	KK/CM	Koelkast / Combi oven magnetron	VW	Vaatwasser 100 mm +vl
Overige hoogtes schakelmateriaal:					
-Wandcontactdozen & aansluitpunten algemeen 300mm +vl			-Aansluitpunt wandverlichting 1800mm +vl		
-Schakelaars 1050mm +vl			-Wandcontactdoos recirculatiekap 2250mm +vl		
-Wandcontactdozen boven aanrecht en wastafel			-Videofoon en beeldrukker 1500mm +vl		

>
SYMBOLEN


	Meterkast		Toilet
	Entree		Wastafel & planchet vl+1.200
	Vloerregelwerk		Douchebak
	Plafondovergang		



TYPE KOMT VOOR BIJ BOUWNUMMERS:

- 05.60 - 5e verdieping
- 06.53 - 6e verdieping
- 07.50 - 7e verdieping

TYPE 97

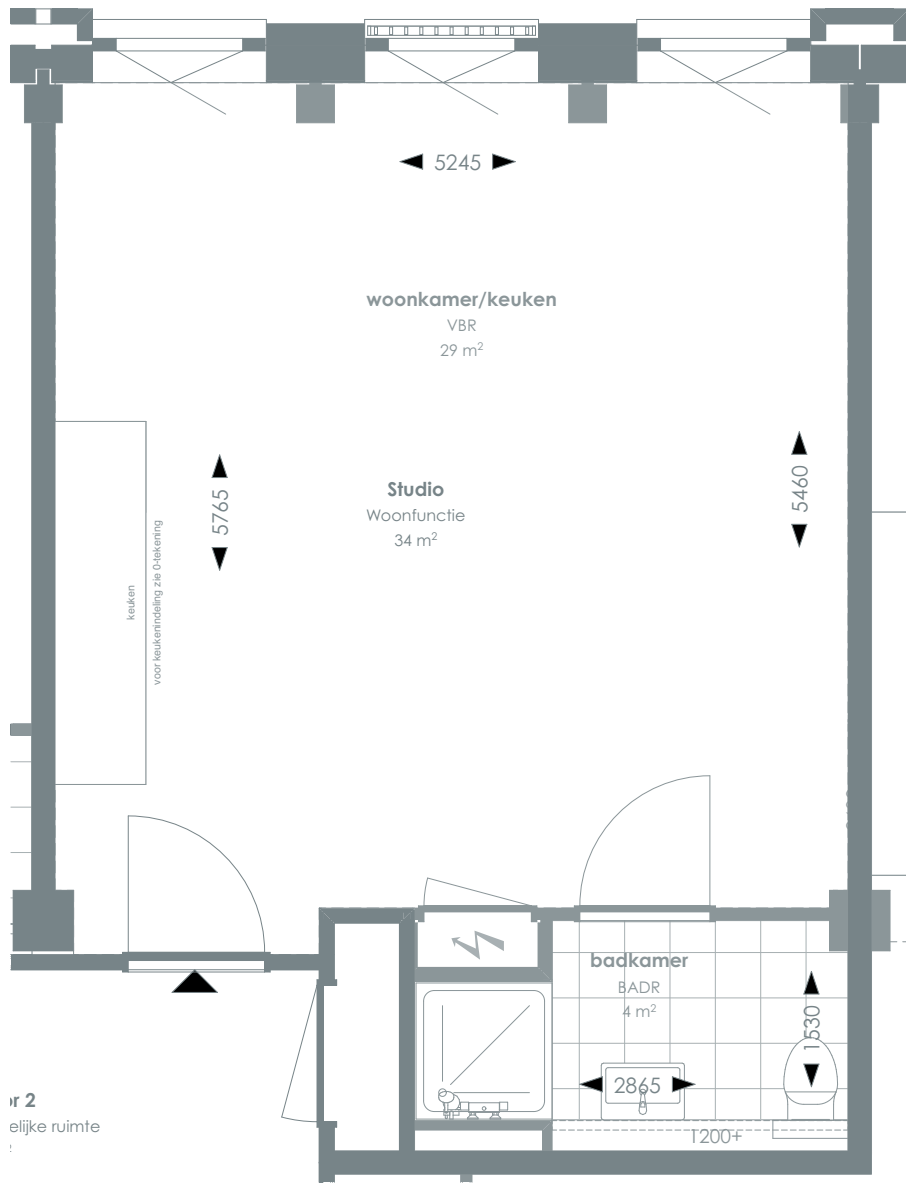

1:50 PLATTEGROND



> Voor positie appartement zie overzichtstekeningen

CORNER LOFTS

DEN HAAG

> VERKOOPTEKENINGEN
STUDIO TYPE 97

> DOC NR
VK097

> STATUS
DEFINITIEF

> DATUM
08.12.2025

> SCHAAL
1:50

> PROJECT
3130

> REVISIE

> FORMAAT
A3

> RENVOOI

	Videofoon		Rookmelder		Enkelvoudige, dubbele wandcontactdoos
	CAP Centraal aardpunt		Enkelpolige, serie schakelaar		Media
	Onbedraad, bedraad aansluitpunt		Radiator		Toevoerventilatie (wand)
	Verdeelkast t.b.v. licht en kracht installatie		Bel drukknop aangesloten op videofoon		Verwarming/koeling
	Centraaldoos		Cera ventilatiesysteem Tapwater afleverset		Afzuigventilatie (wand)
					Afzuigventilatie (plafond)

AOP	Abonnee Overname Punt	FTU	Fiber Termination Unit	RK	Recirculatiekap 2250 mm +vl
CAP	Centraal aardpunt	HD	Loze leiding aansluiting elektrische handdoekradiator (kopersopfle)	RM	Rookmelder
CERA	Ventilatie unit	KT	Kooktoestel 100 mm +vl	TW	Tapwater 1500 mm +vl
TH/CO2	CO2-opnemer / Thermostaat 1500 mm +vl	KK/CM	Koelkast / Combi oven magnetron	VW	Vaatwasser 100 mm +vl
Overige hoogtes schakelmateriaal:					
-Wandcontactdozen & aansluitpunten algemeen 300mm +vl					
-Schakelaars 1050mm +vl					
-Wandcontactdozen boven aanrecht en wastafel					
-Aansluitpunt wandverlichting 1800mm +vl					
-Wandcontactdoos recirculatiekap 2250mm +vl					
-Videofoon en beeldrukker 1500mm +vl					


> SYMBOLEN

	Meterkast		Toilet
	Entree		Wastafel & planchet vl+1.200
	Vloerregelwerk		Douchebak
	Plafondovergang		



TYPE KOMT VOOR BIJ BOUWNUMMERS:
06.34 - 6e verdieping

TYPE 98

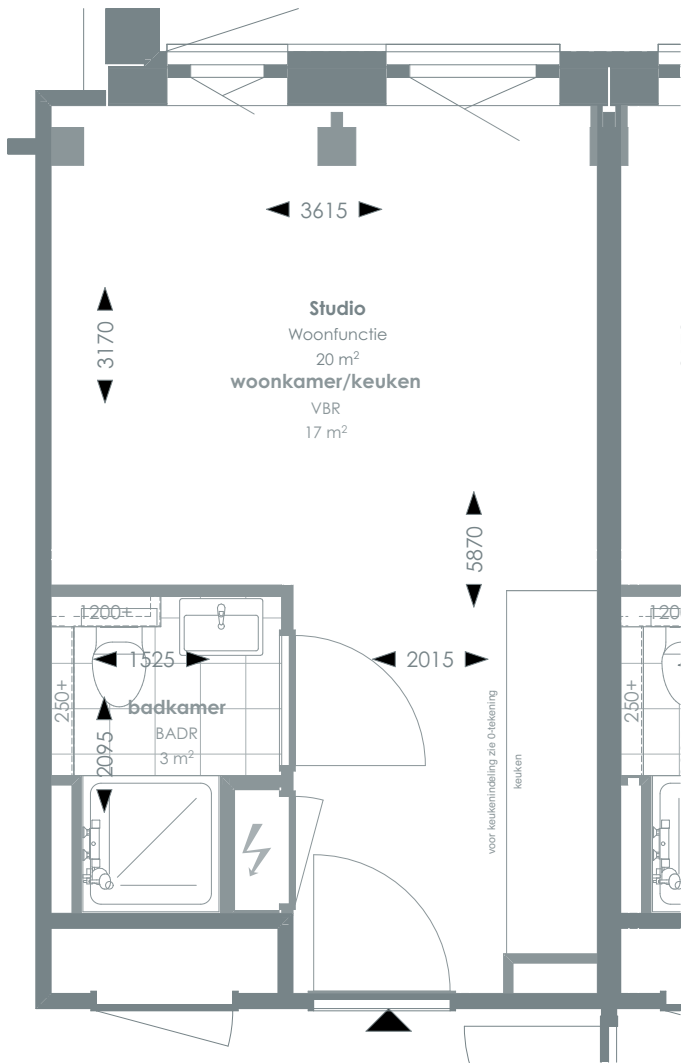

1:50 PLATTEGROND



> Voor positie appartement zie overzichtstekeningen

CORNER LOFTS
DEN HAAG

>
VERKOOPTEKENINGEN
STUDIO TYPE 98

>
DOC NR
VK098

>
STATUS
DEFINITIEF

>
DATUM
08.12.2025

>
SCHAAL
1:50

>
PROJECT
3130

>
REVISIE

>
FORMAAT
A3

>
RENVOOI

	Videofoon		Rookmelder		Enkelvoudige, dubbele wandcontactdoos
	Centraal aardpunt		Enkelpolige, serie schakelaar		Media
	Onbedraad, bedraad aansluitpunt		Radiator		Toevoerventilatie (wand) Verwarming/koeling
	Verdeelkast t.b.v. licht en kracht installatie		Bel drukknop aangesloten op videofoon		Afzuigventilatie (wand)
	Centraaldoos		Cera ventilatiesysteem Tapwater afleverset		Afzuigventilatie (plafond)

AOP	Abonnee Overname Punt	FTU	Fiber Termination Unit	RK	Recirculatiekap 2250 mm +vl
CAP	Centraal aardpunt	HD	Loze leiding aansluiting elektrische handdoekradiator (kopersoptie)	RM	Rookmelder
CERA	Ventilatie unit	KT	Kooktoestel 100 mm +vl	TW	Tapwater 1500 mm +vl
TH/CO2	CO2-opnemer / Thermostaat 1500 mm +vl	KK/CM	Koelkast / Combi oven magnetron	VW	Vaatwasser 100 mm +vl
Overige hoogtes schakelmateriaal:					
-Wandcontactdozen & aansluitpunten algemeen 300mm +vl			-Aansluitpunt wandverlichting 1800mm +vl		
-Schakelaars 1050mm +vl			-Wandcontactdoos recirculatiekap 2250mm +vl		
-Wandcontactdozen boven aanrecht en wastafel			-Videfoon en belddrukker 1500mm +vl		


>
SYMBOLLEN

	Meterkast		Toilet
	Entree		Wastafel & planchet vl+1.200
	Vloerregelwerk		Douchebak
	Plafondovergang		



TYPE KOMT VOOR BIJ BOUWNUMMERS:
06.55 - 6e verdieping

TYPE 99

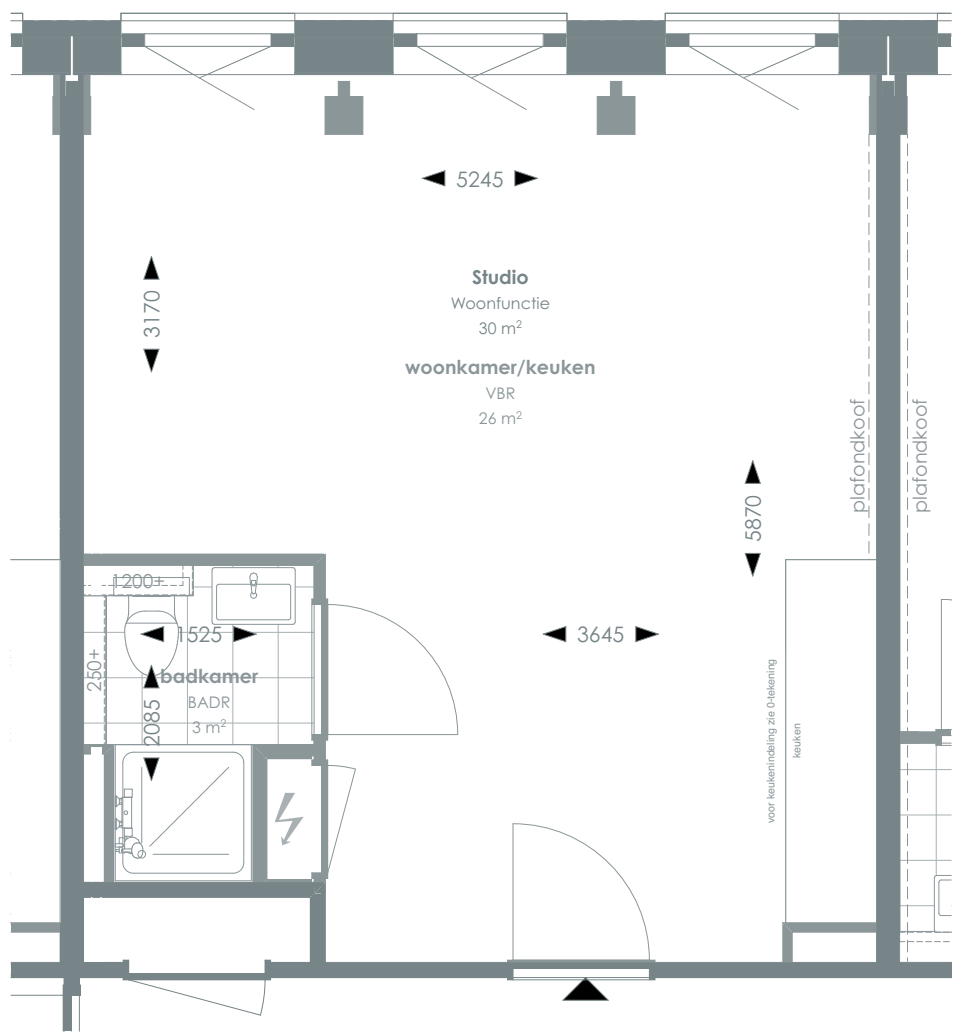

1:50 PLATTEGROND

RENVOOI

	Videofoon		Rookmelder		Enkelvoudige, dubbele wandcontactdoos
	Centraal aardpunt		Enkelpolige, serie schakelaar		Media
	Onbedraad, bedraad aansluitpunt		Radiator		Toevoerventilatie (wand) Verwarming/koeling
	Verdeelkast t.b.v. licht en kracht installatie		Bel drukknop aangesloten op videofoon		Afzuigventilatie (wand)
	Centraaldoos		Cera ventilatiesysteem Tapwater afleverzet		Afzuigventilatie (plafond)

AOP	Abonnee Overname Punt	FTU	Fiber Termination Unit	RK	Recirculatiekap 2250 mm +vl
CAP	Centraal aardpunt	HD	Loze leiding aansluiting elektrische handdoekradiator (kopersoptie)	RM	Rookmelder
CERA	Ventilatie unit	KT	Kooktoestel 100 mm +vl	TW	Tapwater 1500 mm +vl
TH/CO2	CO2-opnemer / Thermostaat 1500 mm +vl	KK/CM	Koelkast / Combi oven magnetron	VW	Vaatwasser 100 mm +vl
Overige hoogtes schakelmateriaal:					
-Wandcontactdozen & aansluitpunten algemeen 300mm +vl			-Aansluitpunt wandverlichting 1800mm +vl		
-Schakelaars 1050mm +vl			-Wandcontactdoos recirculatiekap 2250mm +vl		
-Wandcontactdozen boven aanrecht en wastafel			-Videofoon en beeldrukker 1500mm +vl		

SYMBOLEN

	Meterkast		Toilet
	Entree		Wastafel & planchet vl+1.200
	Vloeregelwerk		Douchebak
	Plafondovergang		

> Voor positie appartement zie overzichtstekeningen

CORNER LOFTS
DEN HAAG

>
VERKOOPTEKENINGEN
STUDIO TYPE 99

>
DOC NR
VK099

>
STATUS
DEFINITIEF

>
DATUM
08.12.2025

>
SCHAAL
1:50

>
PROJECT
3130

>
REVISIE

>
FORMAAT
A3

